



上游開關:男研舍變電站MVCB盤

總電源開關:中大會館變電站VCB盤

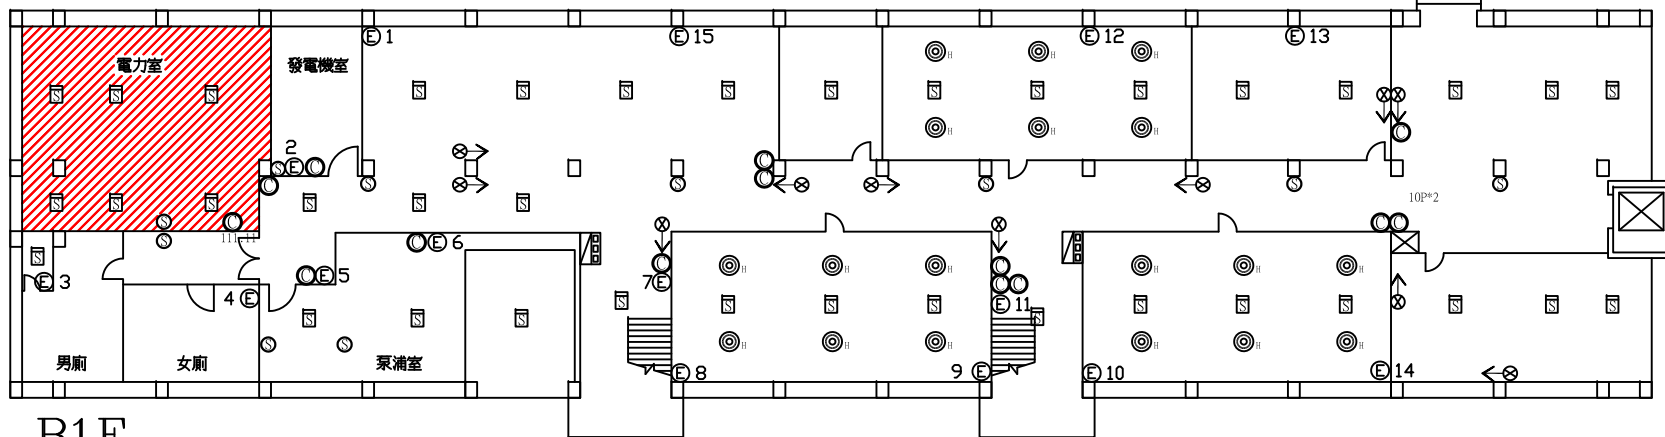

B1F

圖例	〔設置數量〕
○	ABC乾粉滅火器 14
⊕	自動式懸掛式海龍滅火器 18
☒	消防栓箱及火警綜合盤 2
⊞	偵煙式感知器 37
⊙	揚聲器 10
⊗→	避難方向指示燈 11
⊕	緊急照明燈 15

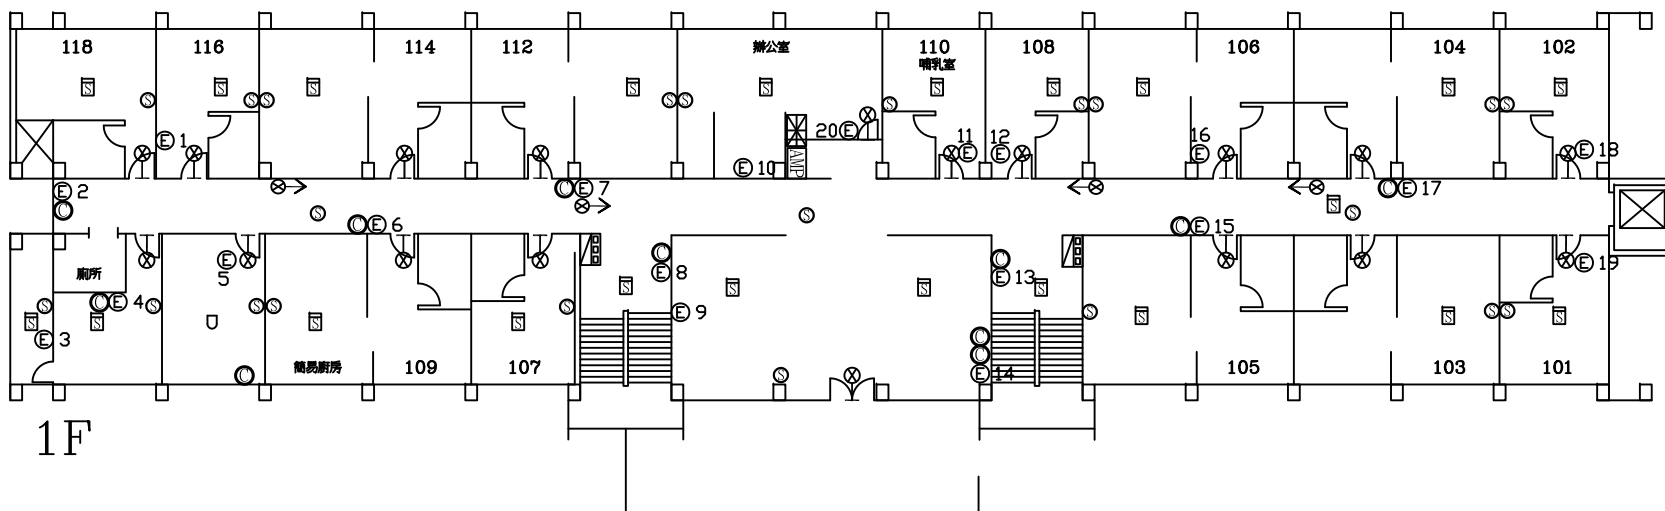

1F


圖例	〔設置數量〕
○	ABC乾粉滅火器 11
☒	消防栓箱及火警綜合盤 2
⊞	火警受信總機 1
⊞	定溫式感知器 1
⊞	偵煙式感知器 22
AMP	緊急廣播主機 1
⊙	揚聲器 22
⊞	出口標示燈 18
⊗→	避難方向指示燈 4
⊕	緊急照明燈 20

受檢場所 名稱 國立中央大學
地址 桃園市中壢區中大路300號

區域 中大會館
樓層 B1F、1F


天佑消防製

圖號 3-1

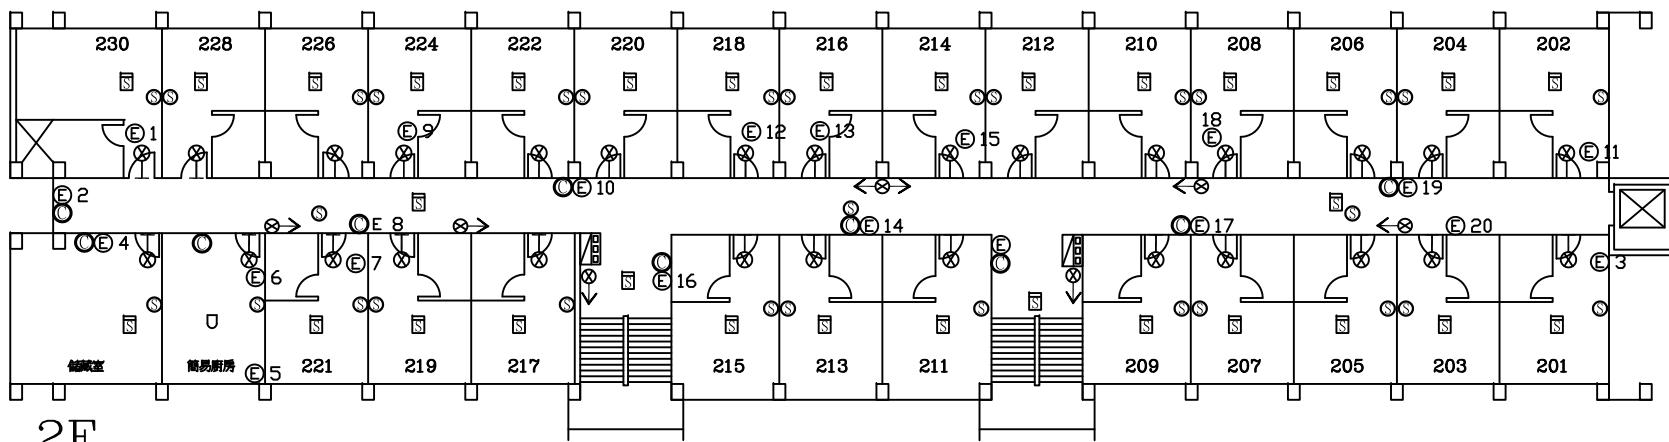

2F


圖例	[設置數量]
⊙	ABC乾粉滅火器 10
☒	消防栓箱及火警綜合盤 2
⊔	定溫式感知器 1
⊓	偵煙式感知器 31
⊙	揚聲器 31
⊗→	出口標示燈 28
⊗→	避難方向指示燈 7
⊕	緊急照明燈 20

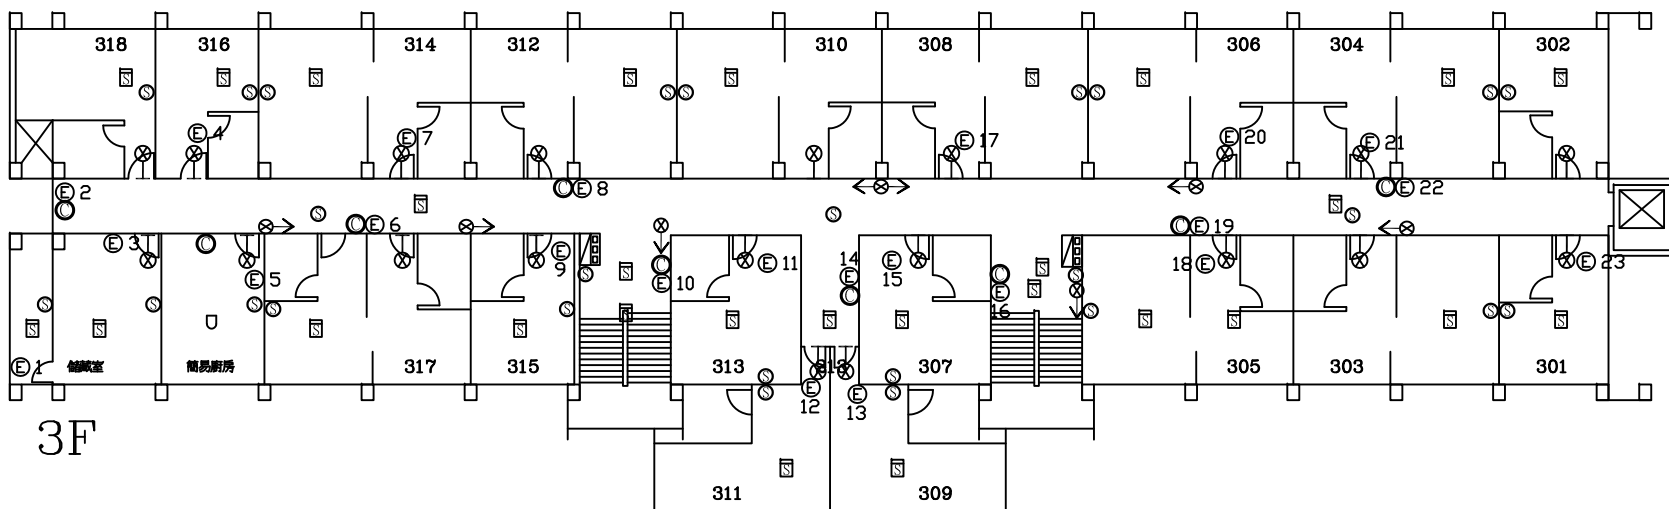


3F

圖例	[設置數量]
⊙	ABC乾粉滅火器 9
☒	消防栓箱及火警綜合盤 2
⊔	定溫式感知器 1
⊓	偵煙式感知器 28
⊙	揚聲器 26
⊗→	出口標示燈 20
⊗→	避難方向指示燈 7
⊕	緊急照明燈 23

受檢場所	名稱	國立中央大學	區域	中大會館	天佑消防製	圖號
	地址	桃園市中壢區中大路300號	樓層	2F、3F		

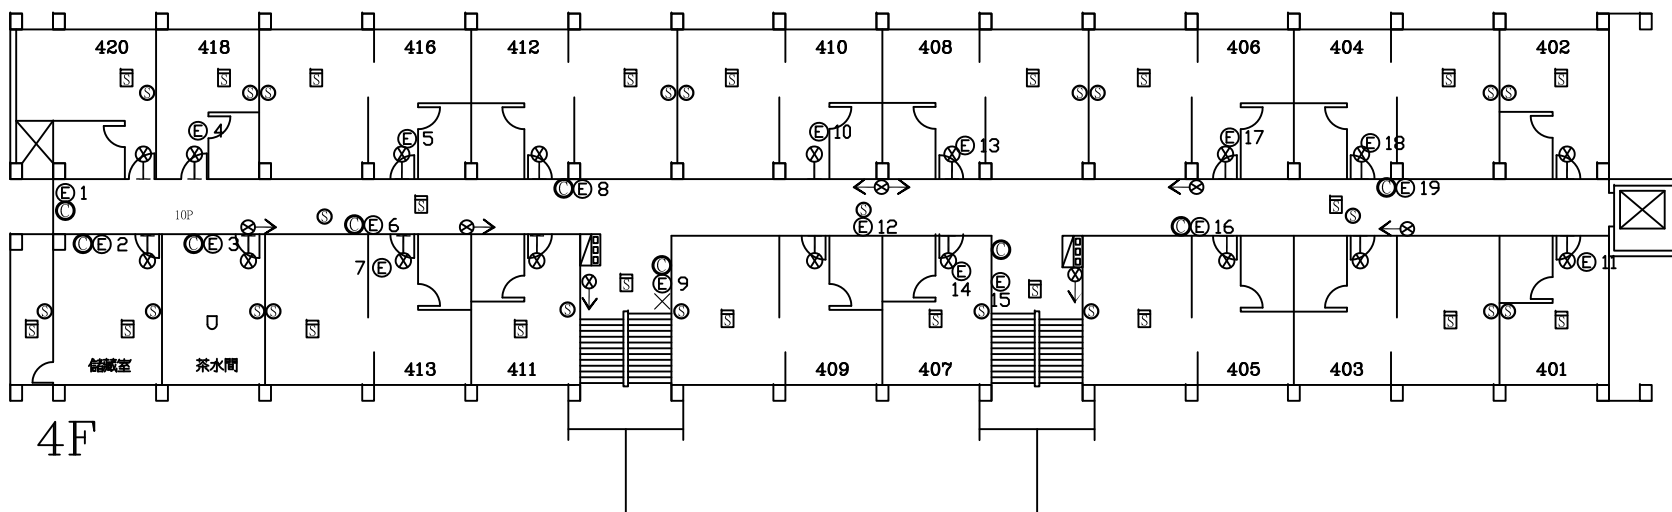


圖例	[設置數量]
⊙	ABC乾粉滅火器 9
☒	消防栓箱及火警綜合盤 2
⊔	定溫式感知器 1
⊓	偵煙式感知器 22
⊙	揚聲器 22
⊗	出口標示燈 18
⊗→	避難方向指示燈 7
⊕	緊急照明燈 19

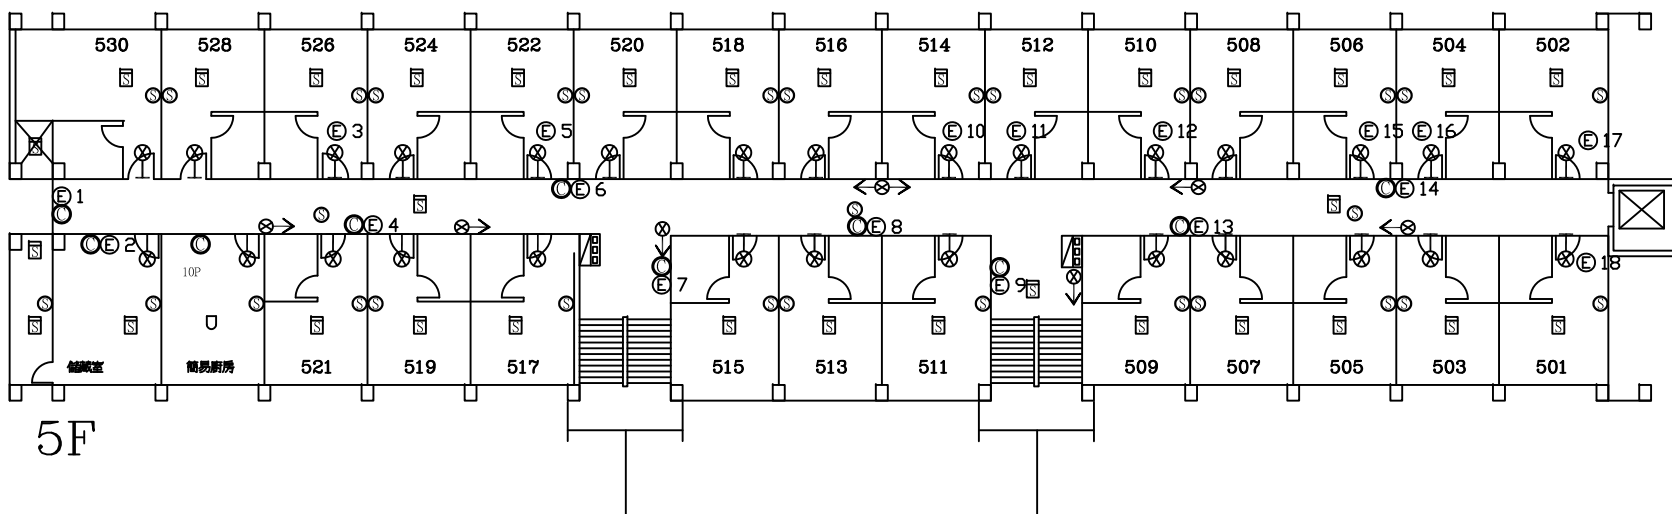

圖例	[設置數量]
⊙	ABC乾粉滅火器 10
☒	消防栓箱及火警綜合盤 2
⊔	定溫式感知器 1
⊓	偵煙式感知器 33
⊙	揚聲器 32
⊗	出口標示燈 28
⊗→	避難方向指示燈 7
⊕	緊急照明燈 18

受檢場所	名稱	國立中央大學	區域	中大會館	天佑消防製	圖號
	地址	桃園市中壢區中大路300號	樓層	4F、5F		

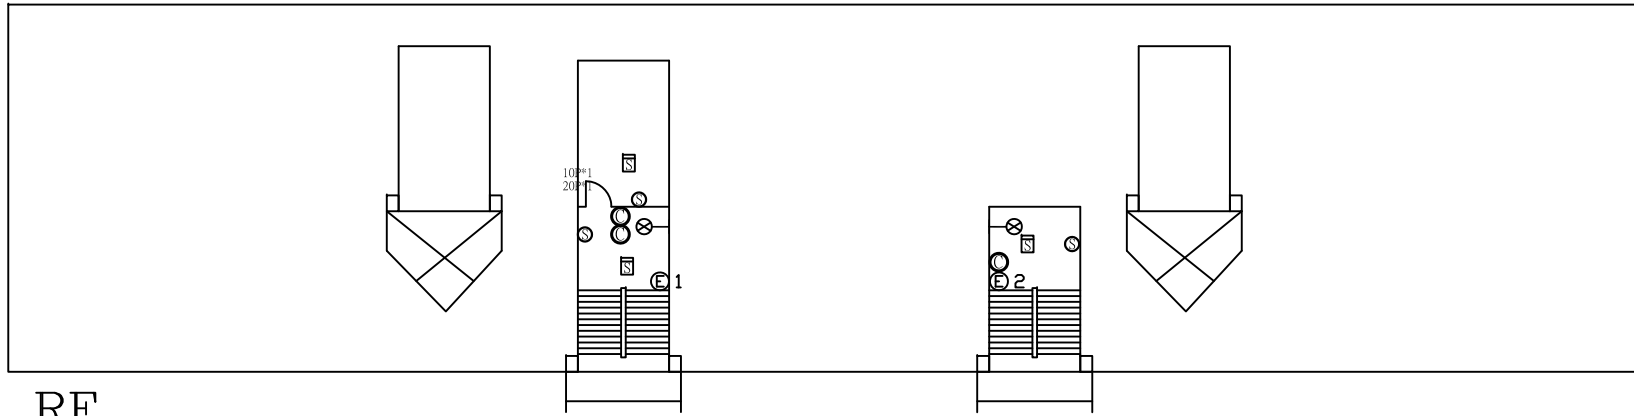

RF

* 測試出水口 *

圖例	〔設置數量〕	
⊙	ABC乾粉滅火器	3
☒	偵煙式感知器	3
⊙	揚聲器	3
⊗-	出口標示燈	2
⊕	緊急照明燈	2

受檢場所	名稱	國立中央大學	區域	中大會館	天佑消防製	圖號
	地址	桃園市中壢區中大路300號	樓層	RF		