



總電源開關：西區總變電站HC-6盤LBS

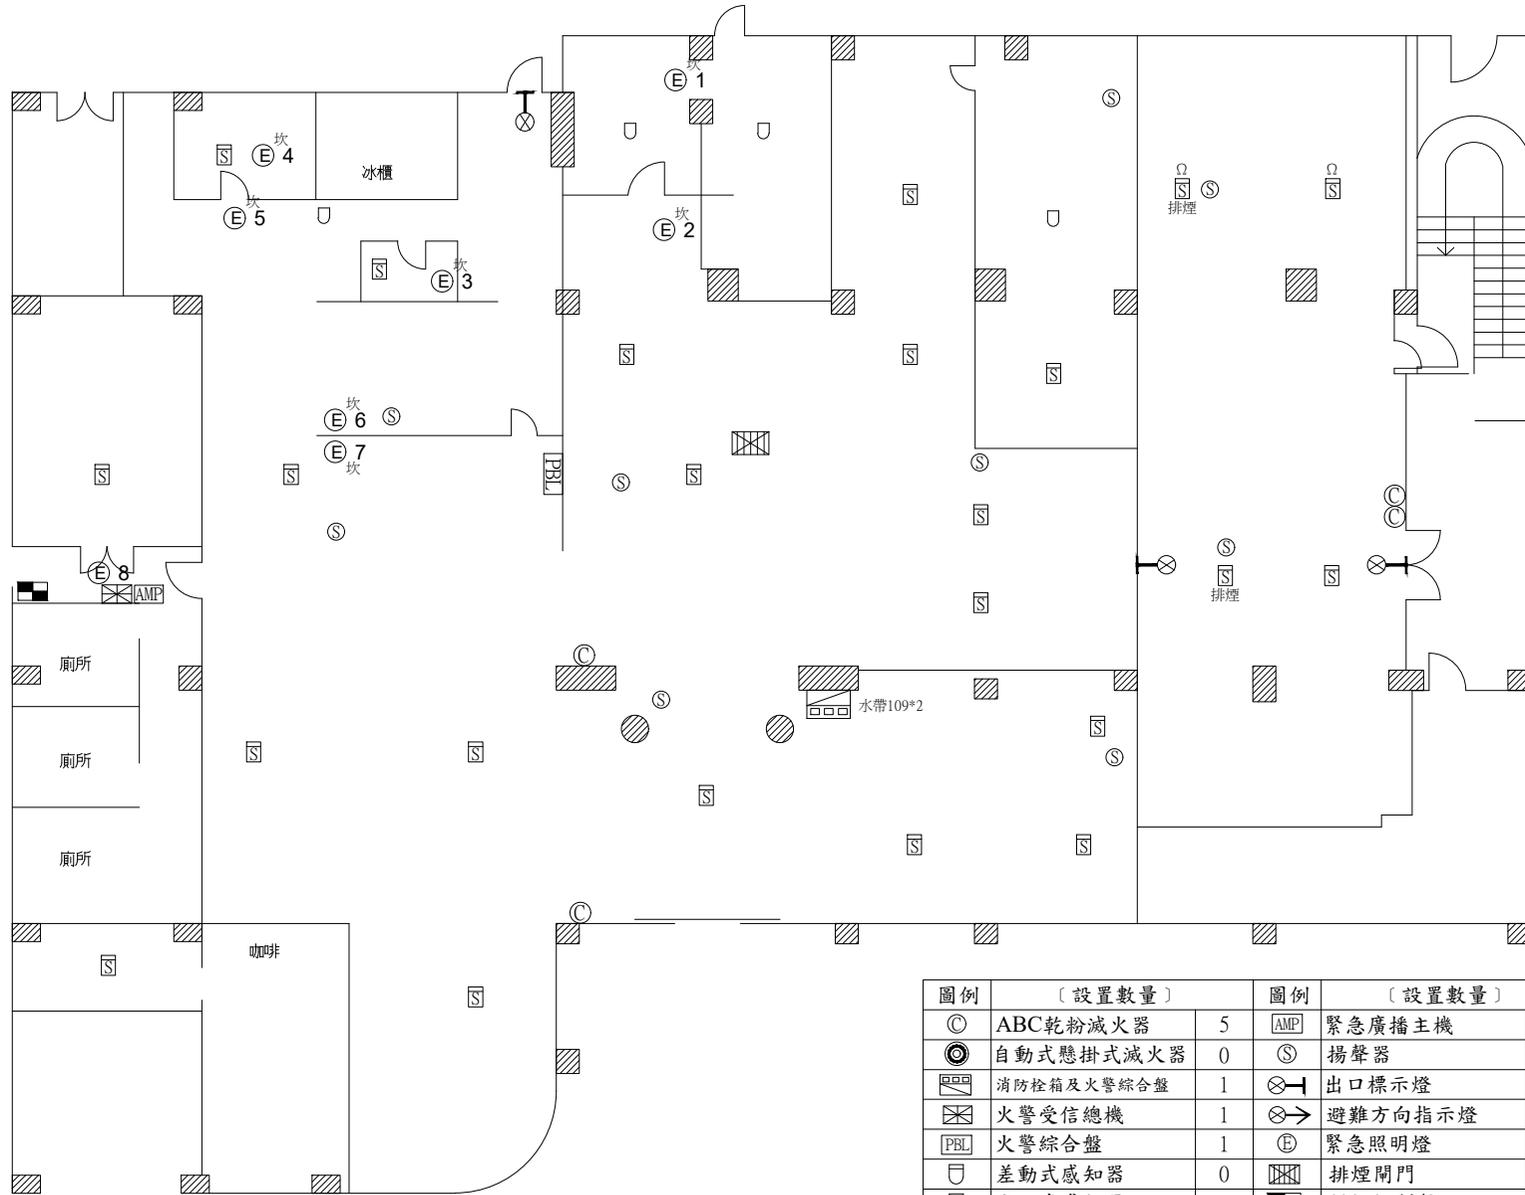

圖例	〔設置數量〕	圖例	〔設置數量〕
◎	ABC乾粉滅火器 5	AMP	緊急廣播主機 1
◎	自動式懸掛式滅火器 0	⊙	揚聲器 9
☒	消防栓箱及火警綜合盤 1	⊗	出口標示燈 3
☒	火警受信總機 1	⊗→	避難方向指示燈 0
PBL	火警綜合盤 1	⊕	緊急照明燈 8
⊖	差動式感知器 0	☒	排煙開門 1
⊖	定溫式感知器 4	■	排煙控制盤 1
⊖	偵煙式感知器 23		

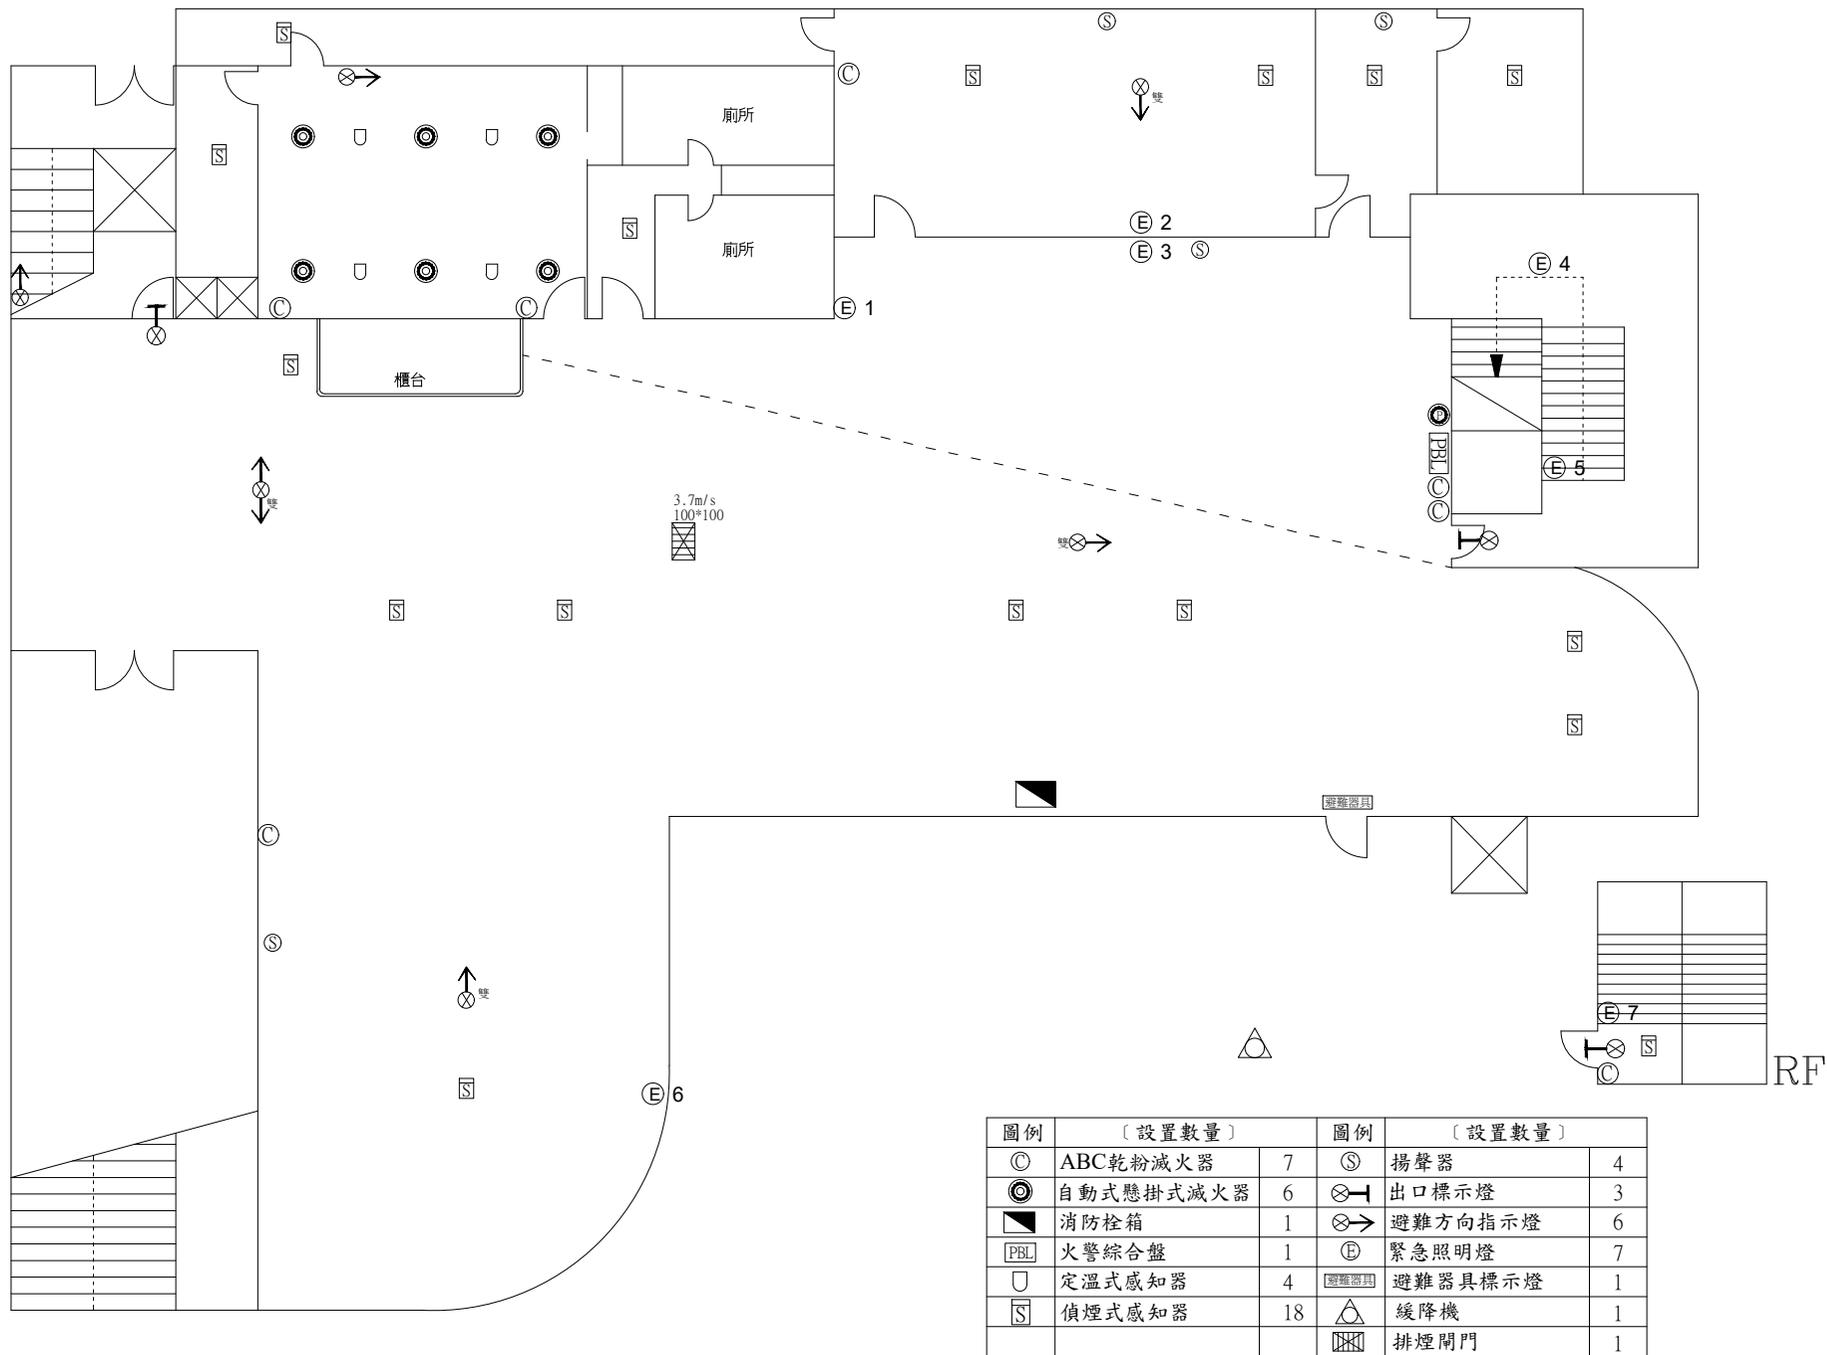

圖例	〔設置數量〕		圖例	〔設置數量〕	
◎	ABC乾粉滅火器	7	⊙	揚聲器	4
⊙	自動式懸掛式滅火器	6	⊗	出口標示燈	3
■	消防栓箱	1	⊗→	避難方向指示燈	6
PBL	火警綜合盤	1	⊕	緊急照明燈	7
⊔	定溫式感知器	4	避難器具	避難器具標示燈	1
⊓	偵煙式感知器	18	△	緩降機	1
			⊗	排煙開門	1

展昕消防安全設備有限公司

場所名稱：學生松苑餐廳2F

繪圖

比例

圖號

2/5

工程名稱：消防安全設備檢查

日期

圖別

消防設備配置圖