


上游開關:科一館變電站HA8盤VCB



總電源開關:國際學生宿舍變電站LBS

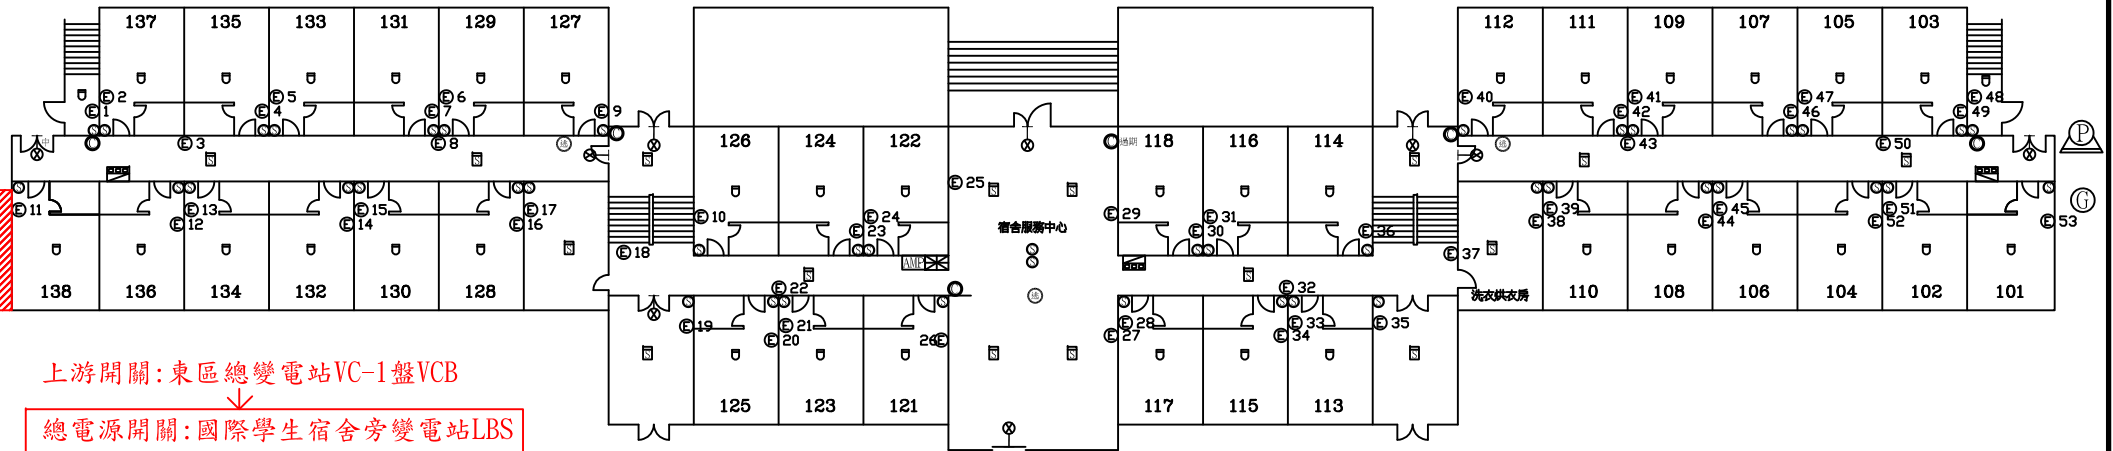


上游開關:東區總變電站VC-1盤VCB



總電源開關:國際學生宿舍旁變電站LBS


圖例	〔設置數量〕	
⊙	ABC乾粉滅火器	6
☒	消防栓箱及火警綜合盤	3
☒	火警受信總機	1
⊖	差動式感知器	38
⊖	偵煙式感知器	16
AMP	緊急廣播主機	1
⊙	揚聲器	44
⊗	出口標示燈	9
⊙	緊急照明燈	53

受檢場所	名稱	國立中央大學	區域	國際學生宿舍	天佑消防製	圖號
	地址	桃園市中壢區中大路300號	樓層	1F		

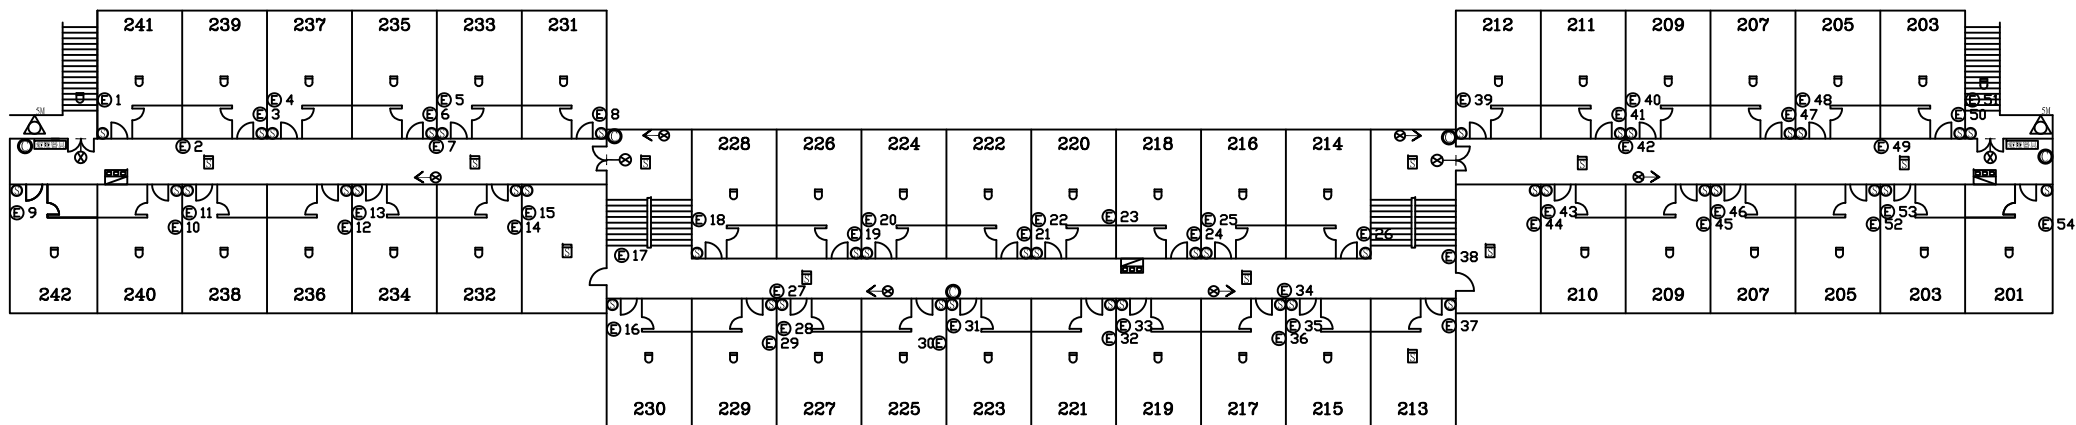


圖例	〔設置數量〕	
⊙	ABC乾粉滅火器	5
☒	消防栓箱及火警綜合盤	3
⊡	差動式感知器	43
⊡	偵煙式感知器	11
⊙	揚聲器	45
⊗	出口標示燈	4
⊗→	避難方向指示燈	6
⊙	緊急照明燈	54
△	緩降機	2
☒	避難器具標示燈	2

受檢場所	名稱	國立中央大學	區域	國際學生宿舍	天佑消防製	圖號
	地址	桃園市中壢區中大路300號	樓層	2F		

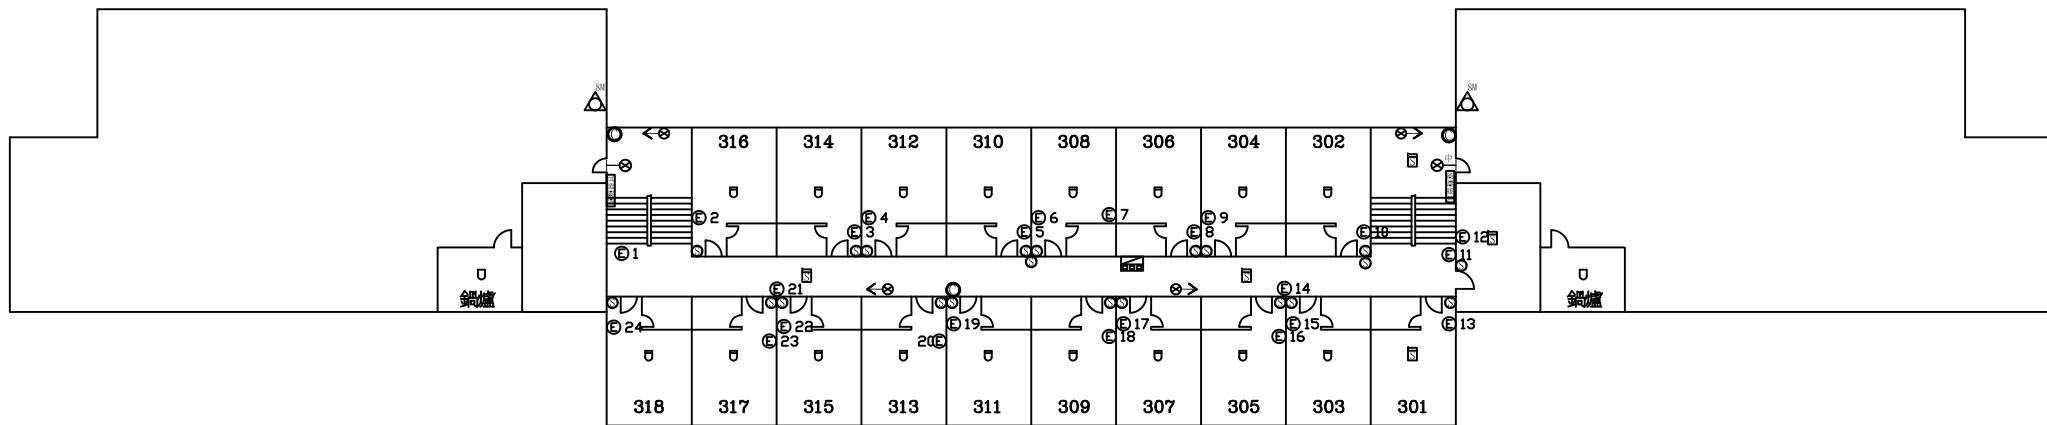

圖例	〔設置數量〕	
◎	ABC乾粉滅火器	3
☒	消防栓箱及火警綜合盤	1
☐	差動式感知器	17
☐	定溫式感知器	2
☐	偵煙式感知器	5
◎	揚聲器	21
◎→	出口標示燈	2
◎→	避難方向指示燈	4
◎	緊急照明燈	24
△	緩降機	2
◎	避難器具標示燈	2

受檢場所	名稱	國立中央大學	區域	國際學生宿舍	天佑消防製	圖號
	地址	桃園市中壢區中大路300號	樓層	3F		

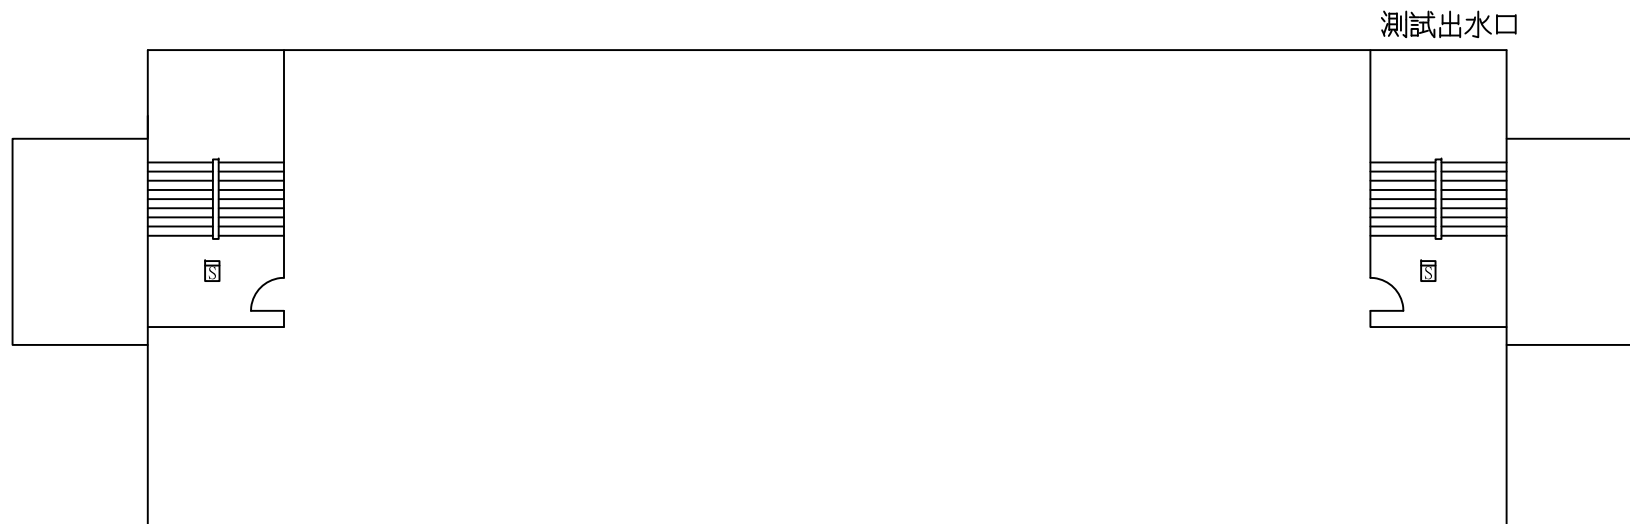

圖例	〔設置數量〕	
S	偵煙式感知器	2

受檢場所	名稱	國立中央大學		區域	國際學生宿舍		天佑消防製	圖號	*1-4
	地址	桃園市中壢區中大路300號			樓層	RF			