


本棟低壓供電

上游開關：東區總變電站HVC-1盤VCB




總電源開關：國際學生宿舍旁變電站LBS

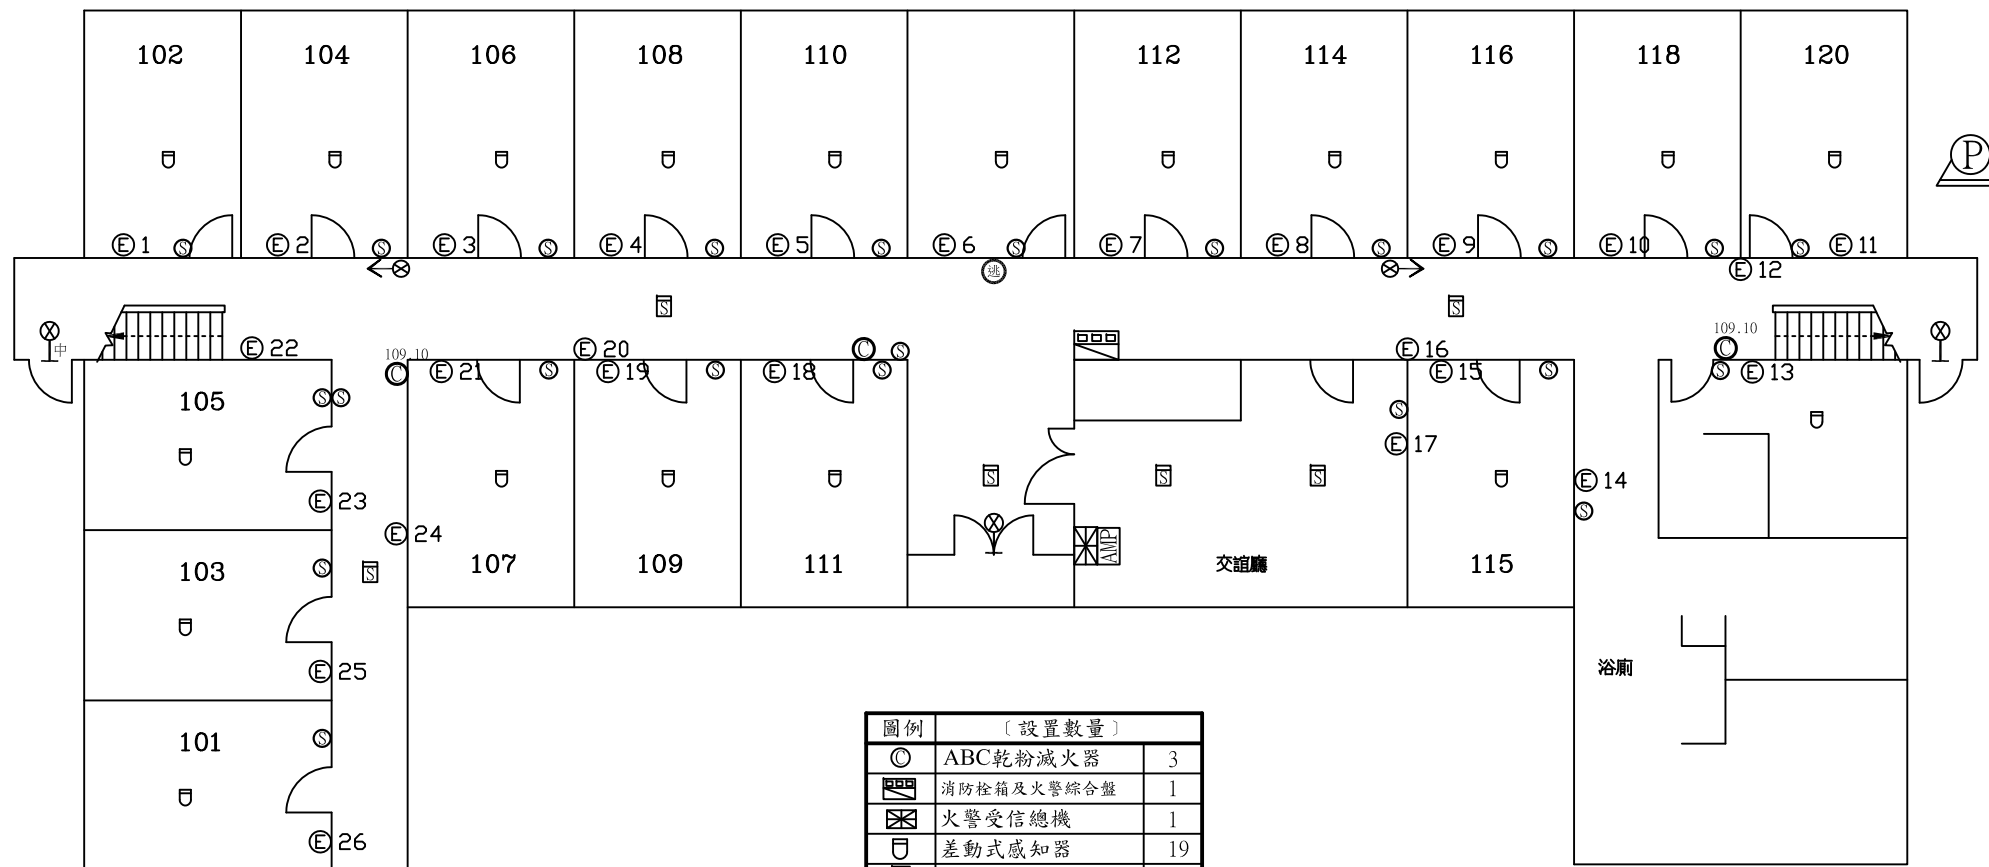


圖例	〔設置數量〕	
◎	ABC乾粉滅火器	3
☒	消防栓箱及火警綜合盤	1
☒	火警受信總機	1
⊞	差動式感知器	19
⊞	偵煙式感知器	6
AMP	緊急廣播主機	1
⊙	揚聲器	23
⊗	出口標示燈	3
⊗→	避難方向指示燈	2
⊕	緊急照明燈	26

受檢場所	名稱	國立中央大學	棟別	男生第三宿舍	天佑消防製	圖號
	地址	桃園市中壢區中大路300號	樓層	1F		

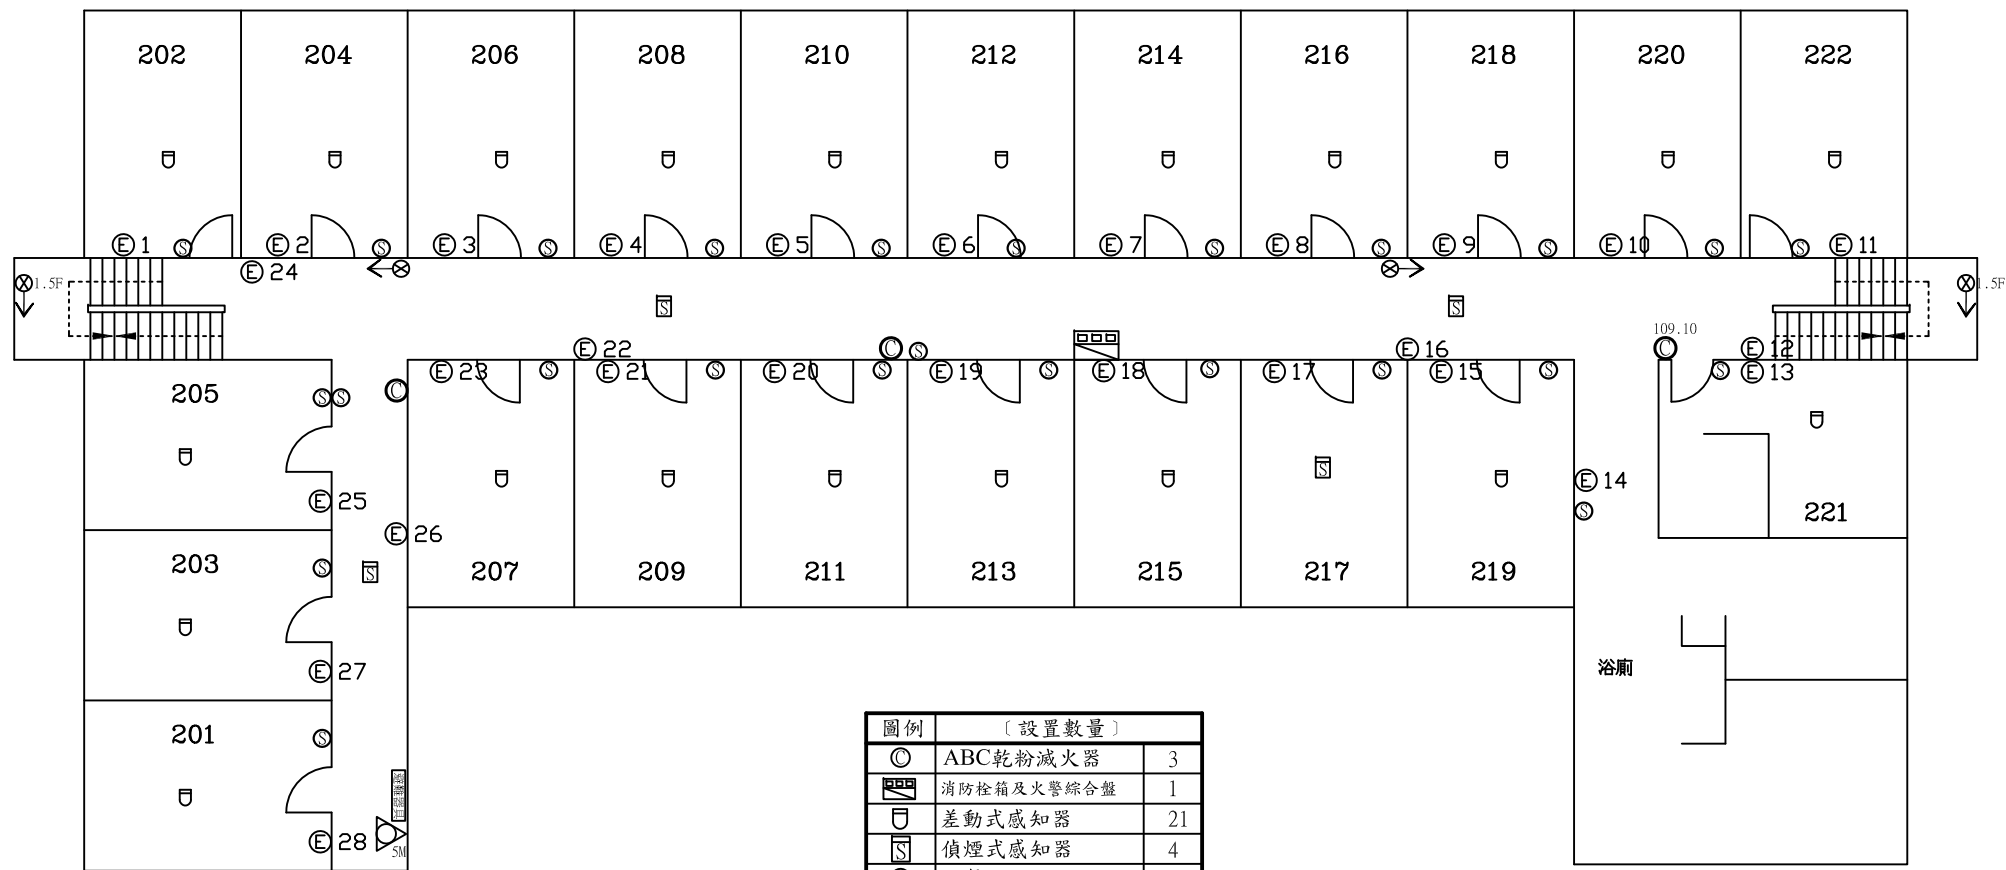

圖例	〔設置數量〕	
◎	ABC乾粉滅火器	3
☒	消防栓箱及火警綜合盤	1
⊔	差動式感知器	21
⊓	偵煙式感知器	4
⊙	揚聲器	25
⊗→	避難方向指示燈	4
⊕	緊急照明燈	28
△	緩降機	1
⊞	避難器具標示燈	1

受檢場所	名稱	國立中央大學	棟別	男生第三宿舍	天佑消防製	圖號
	地址	桃園市中壢區中大路300號	樓層	2F		

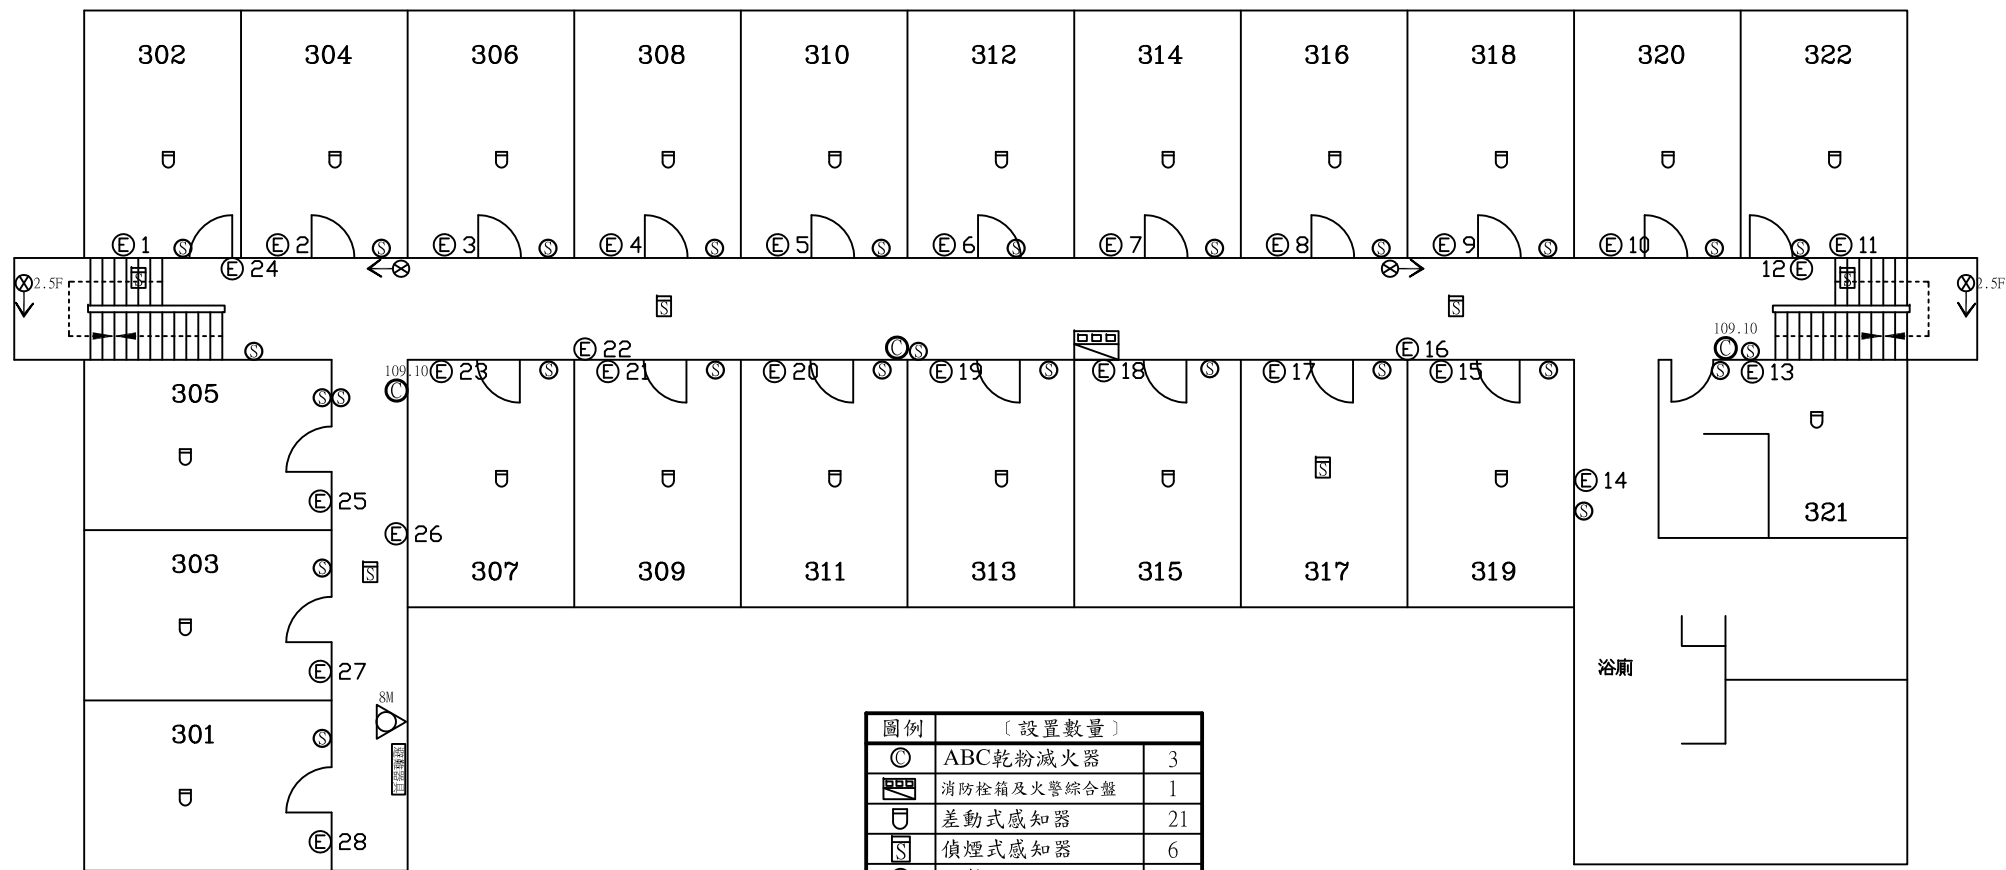

圖例	〔設置數量〕	
●	ABC乾粉滅火器	3
⊠	消防栓箱及火警綜合盤	1
⊔	差動式感知器	21
⊞	偵煙式感知器	6
⊙	揚聲器	27
⊗→	避難方向指示燈	4
⊕	緊急照明燈	28
△	緩降機	1
⊠	避難器具標示燈	1

受檢場所	名稱	國立中央大學	棟別	男生第三宿舍	天佑消防製	圖號
	地址	桃園市中壢區中大路300號	樓層	3F		