


受檢場所	名稱	國立中央大學	棟別	男生第六宿舍	圖號	*4-1
	地址	桃園市中壢區中大路300號	樓層	B1F	天佑消防製	

本棟低壓供電

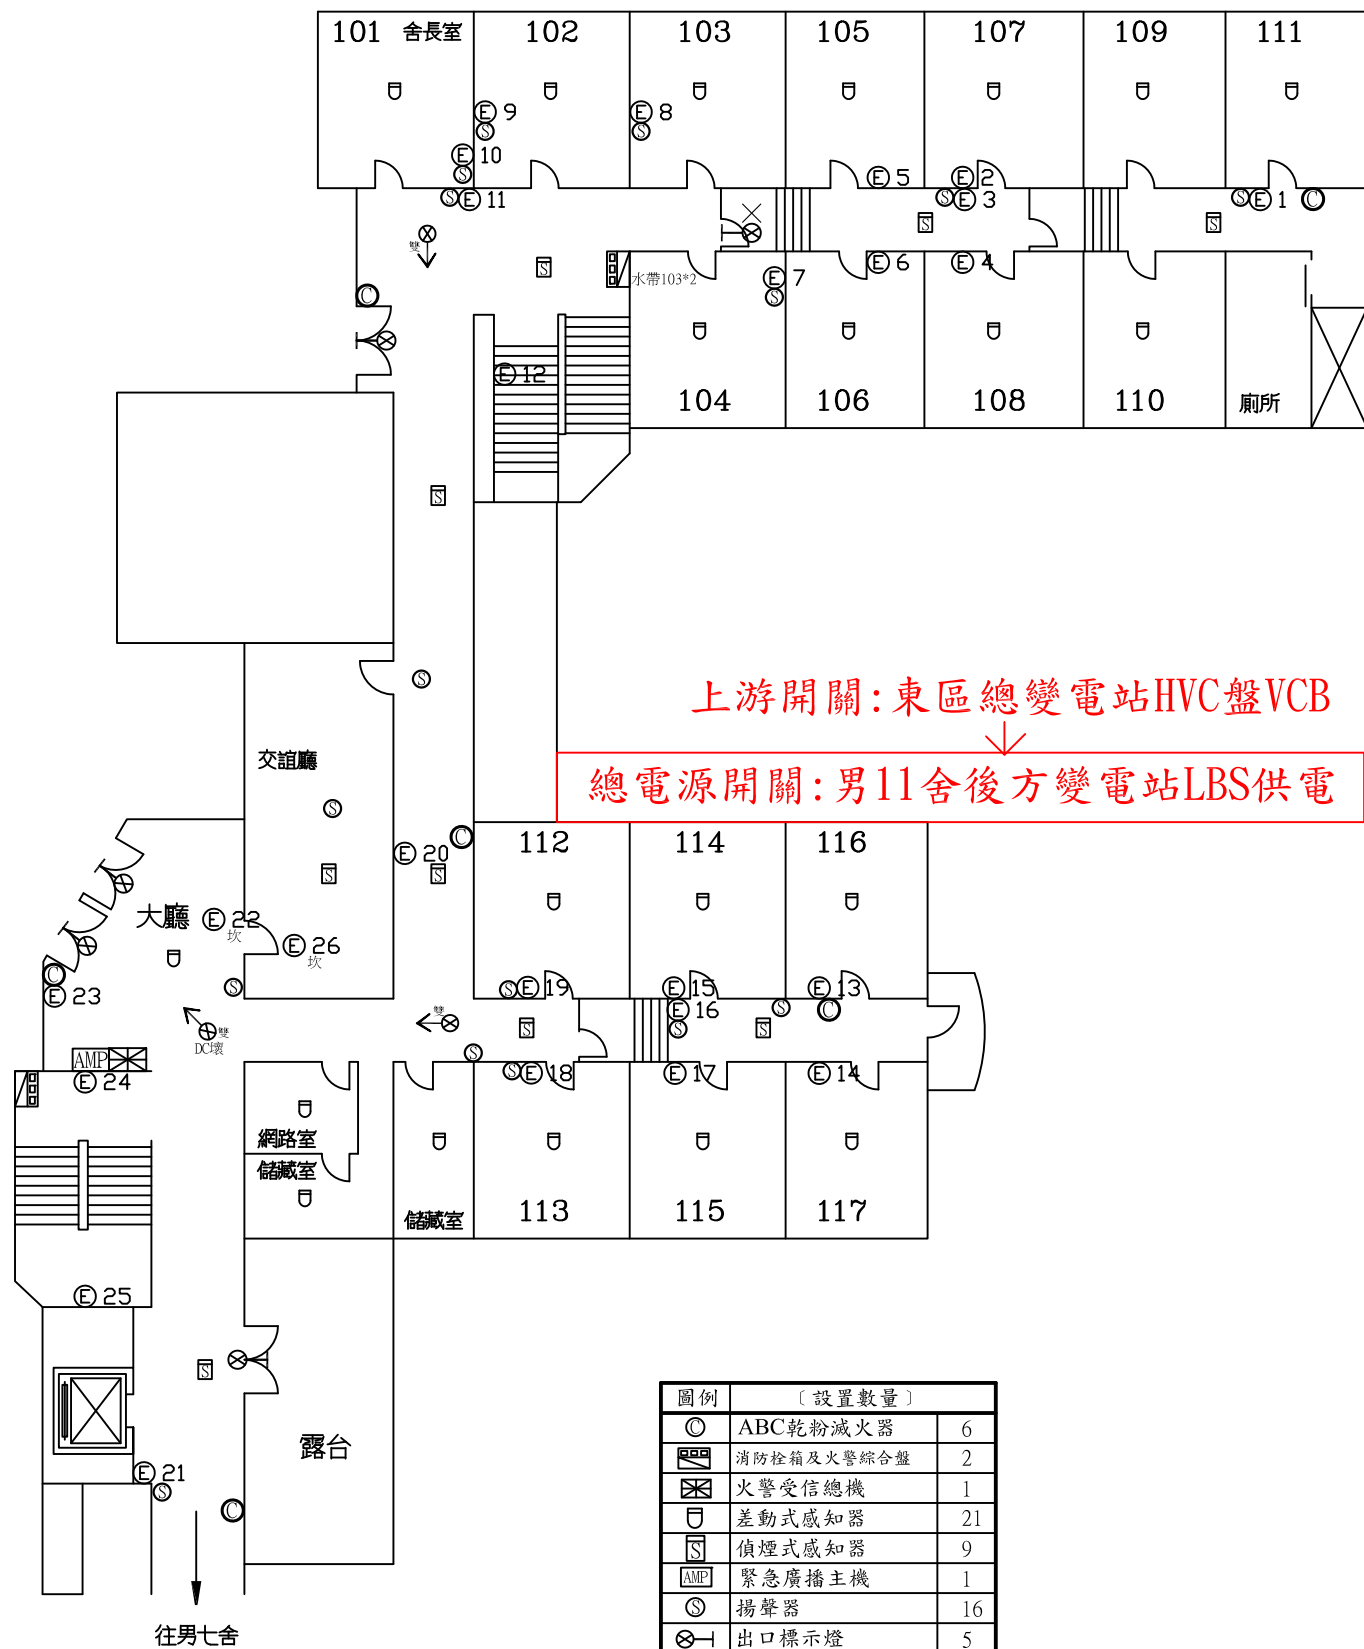

上游開關: 東區總變電站HVC盤VCB
 ↓
 總電源開關: 男11舍後方變電站LBS供電


圖例	[設置數量]
⊙	ABC乾粉滅火器 6
☒	消防栓箱及火警綜合盤 2
⊠	火警受信總機 1
⊔	差動式感知器 21
⊓	偵煙式感知器 9
AMP	緊急廣播主機 1
⊙	揚聲器 16
⊗	出口標示燈 5
⊗→	避難方向指示燈 3
⊕	緊急照明燈 26

受檢場所

名稱 國立中央大學
 地址 桃園市中壢區中大路300號


棟別 男生第六宿舍
 樓層 1F

圖號 *4-2
 天佑消防製

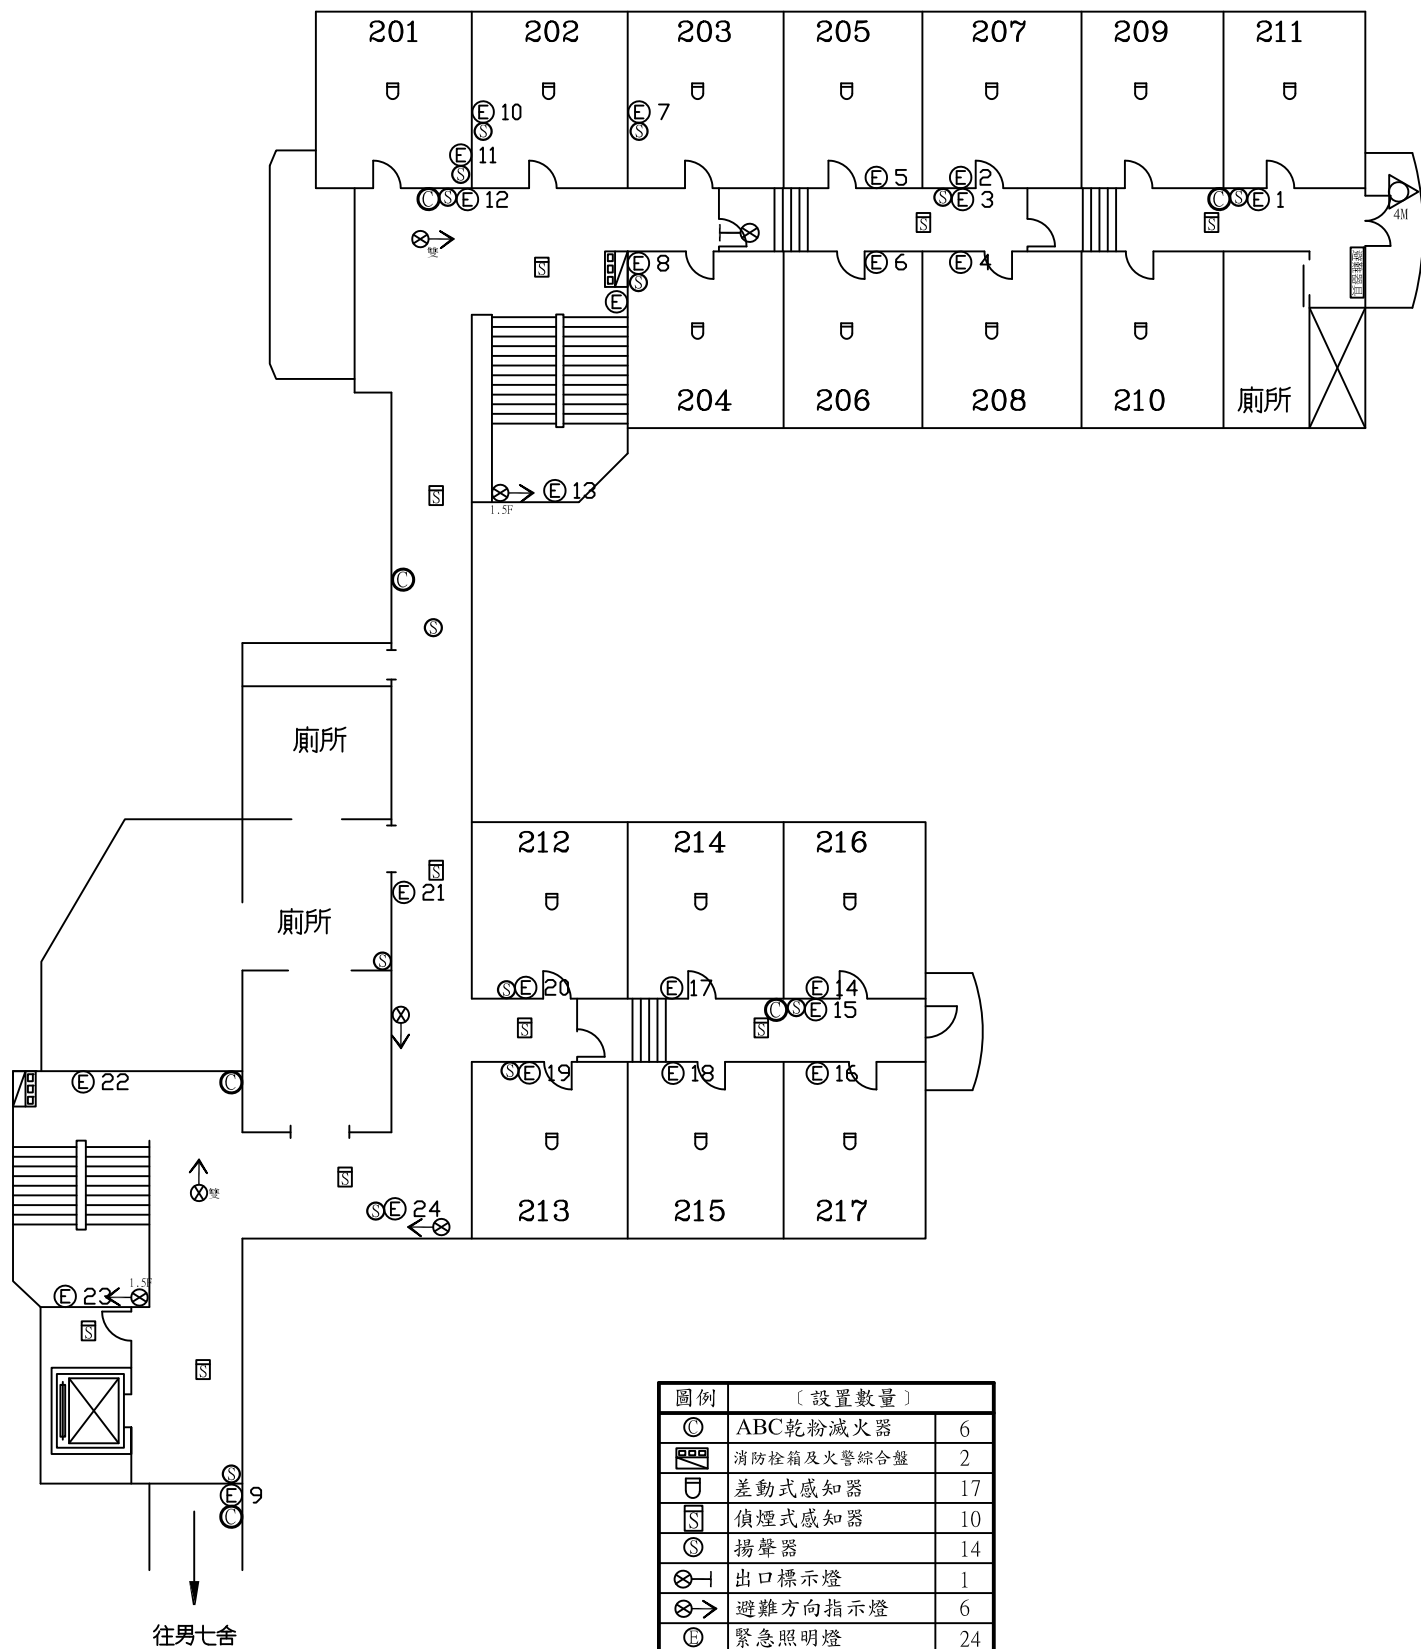

圖例	〔設置數量〕	
◎	ABC乾粉滅火器	6
☒	消防栓箱及火警綜合盤	2
⊖	差動式感知器	17
⊖	偵煙式感知器	10
⊙	揚聲器	14
⊗	出口標示燈	1
⊗→	避難方向指示燈	6
⊕	緊急照明燈	24
△	緩降機	1
⊗	避難器具標示燈	1

受檢場所	名稱	國立中央大學	棟別	男生第六宿舍	圖號	*4-3
	地址	桃園市中壢區中大路300號	樓層	2F	天佑消防製	

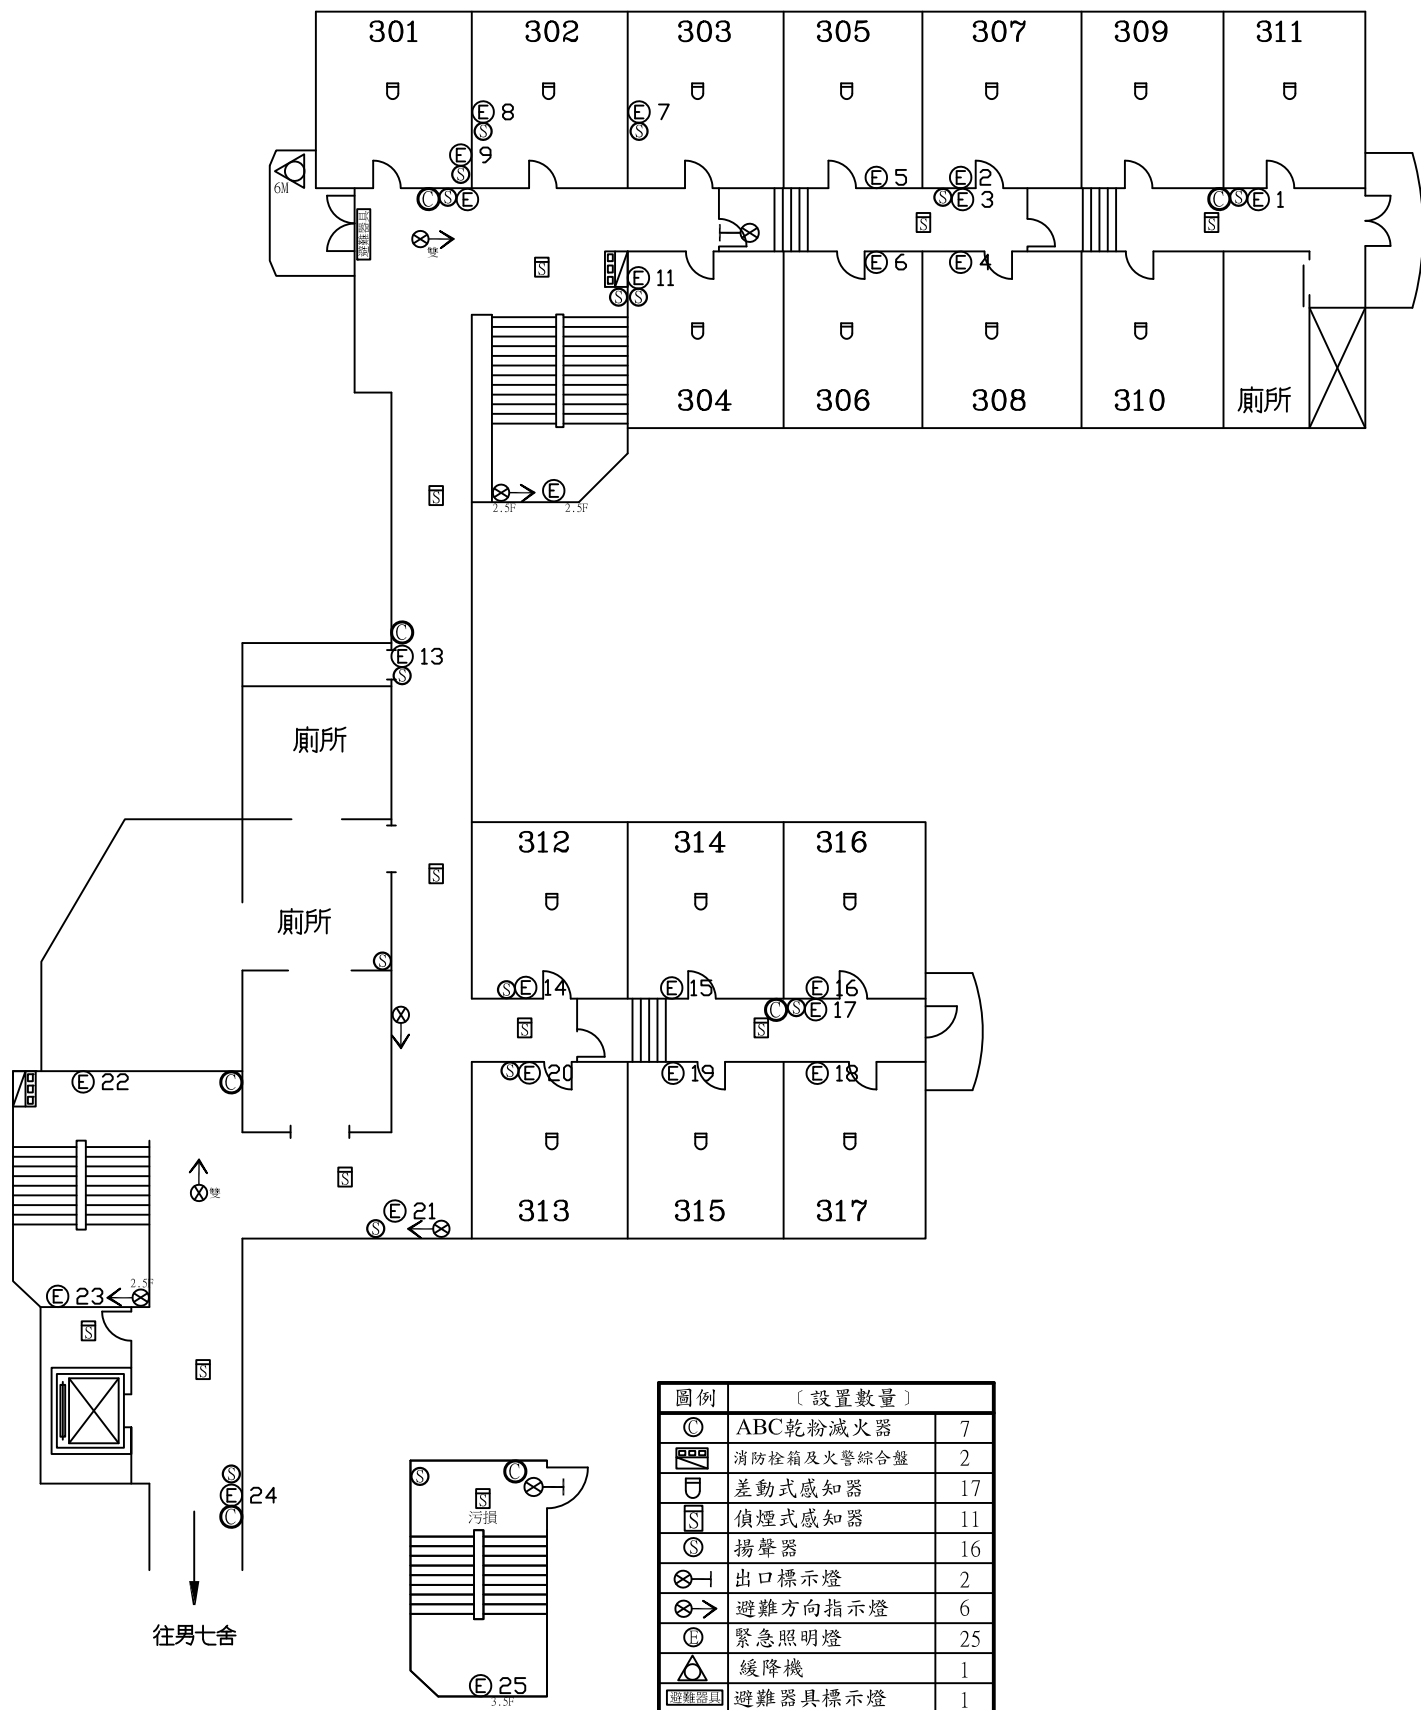

圖例	〔設置數量〕	
◎	ABC乾粉滅火器	7
☐	消防栓箱及火警綜合盤	2
⊔	差動式感知器	17
⊔	偵煙式感知器	11
⊙	揚聲器	16
⊗←	出口標示燈	2
⊗→	避難方向指示燈	6
⊕	緊急照明燈	25
△	緩降機	1
⊗	避難器具標示燈	1

受檢場所	名稱	國立中央大學	棟別	男生第六宿舍	圖號	*4-4
	地址	桃園市中壢區中大路300號	樓層	3F、RF	天佑消防製	