



圖例	〔設置數量〕	
◎	ABC乾粉滅火器	9
☒	消防栓箱及火警綜合盤	2
⊖	差動式感知器	9
⊖	偵煙式感知器	18
⊙	揚聲器	10
⊗→	出口標示燈	4
⊗→	避難方向指示燈	1
⊙	緊急照明燈	13

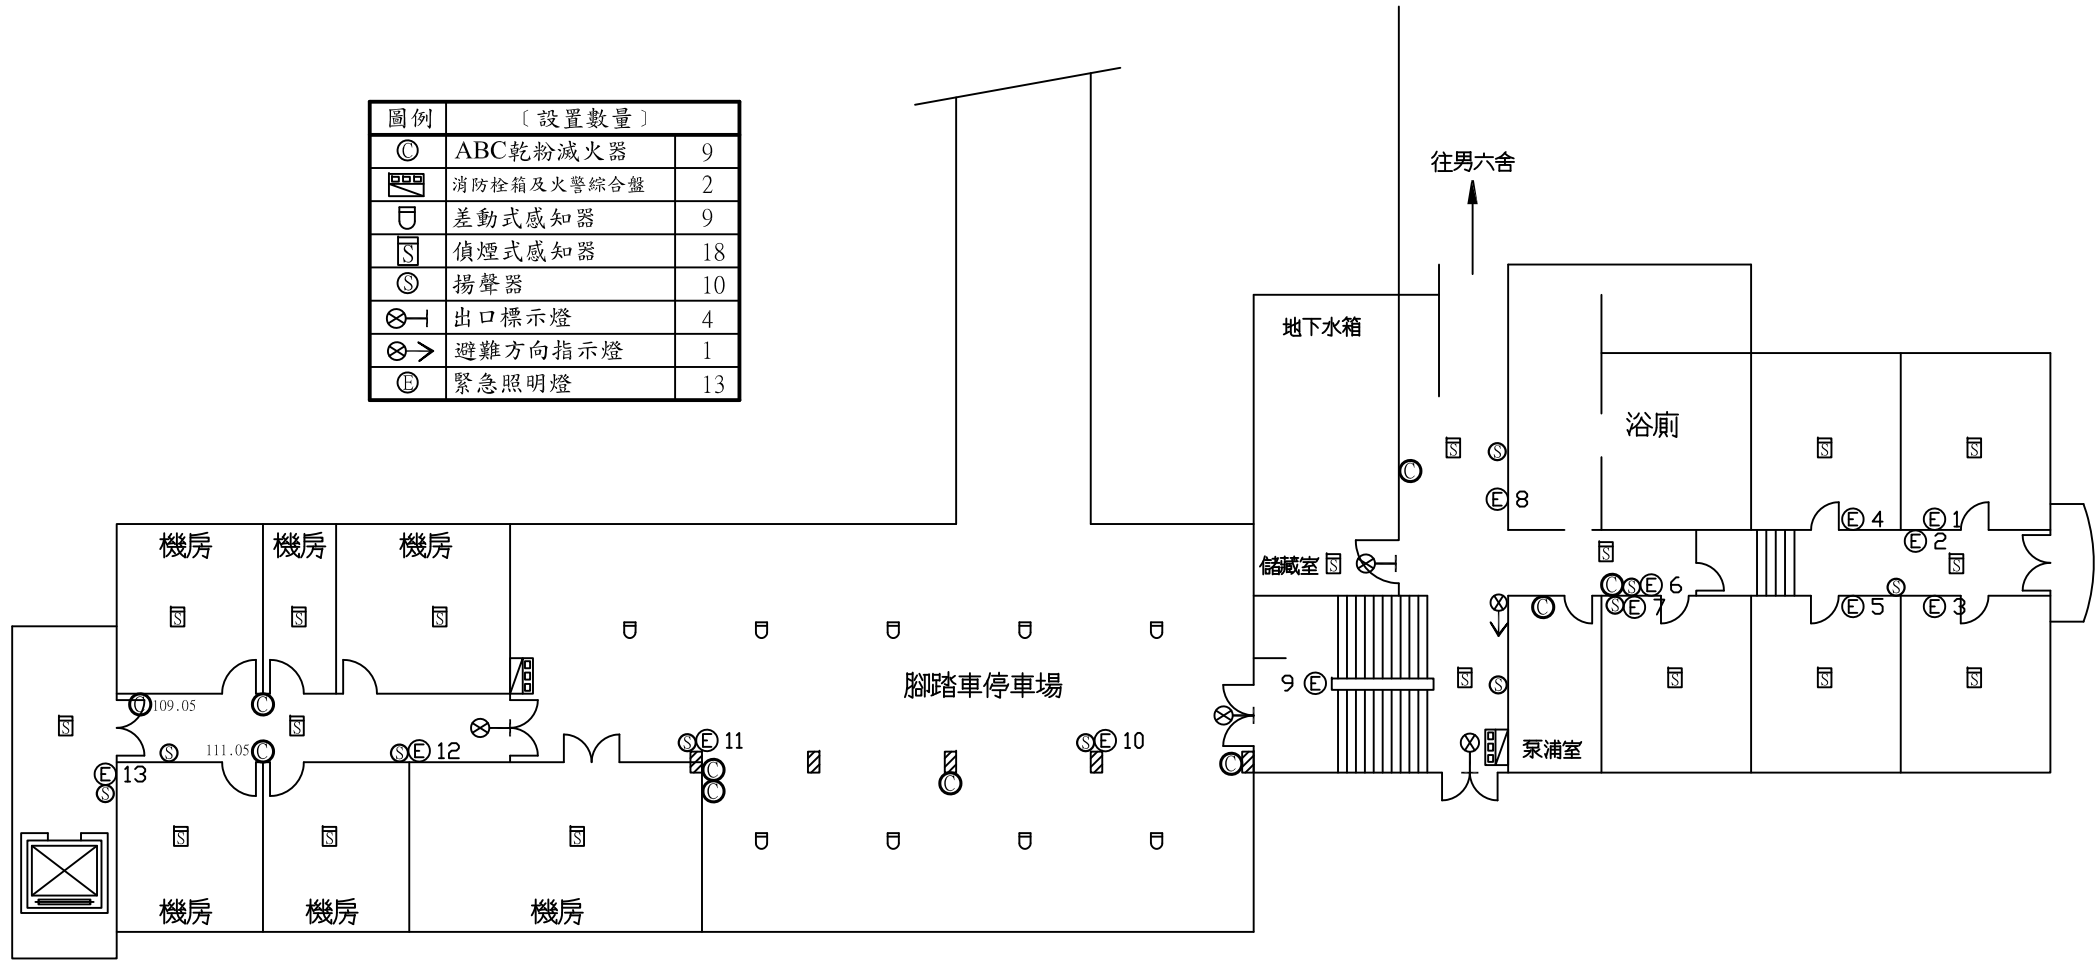

受檢場所	名稱	國立中央大學	區域	男生第七宿舍	天佑消防製	圖號
	地址	桃園市中壢區中大路300號	樓層	B1F		

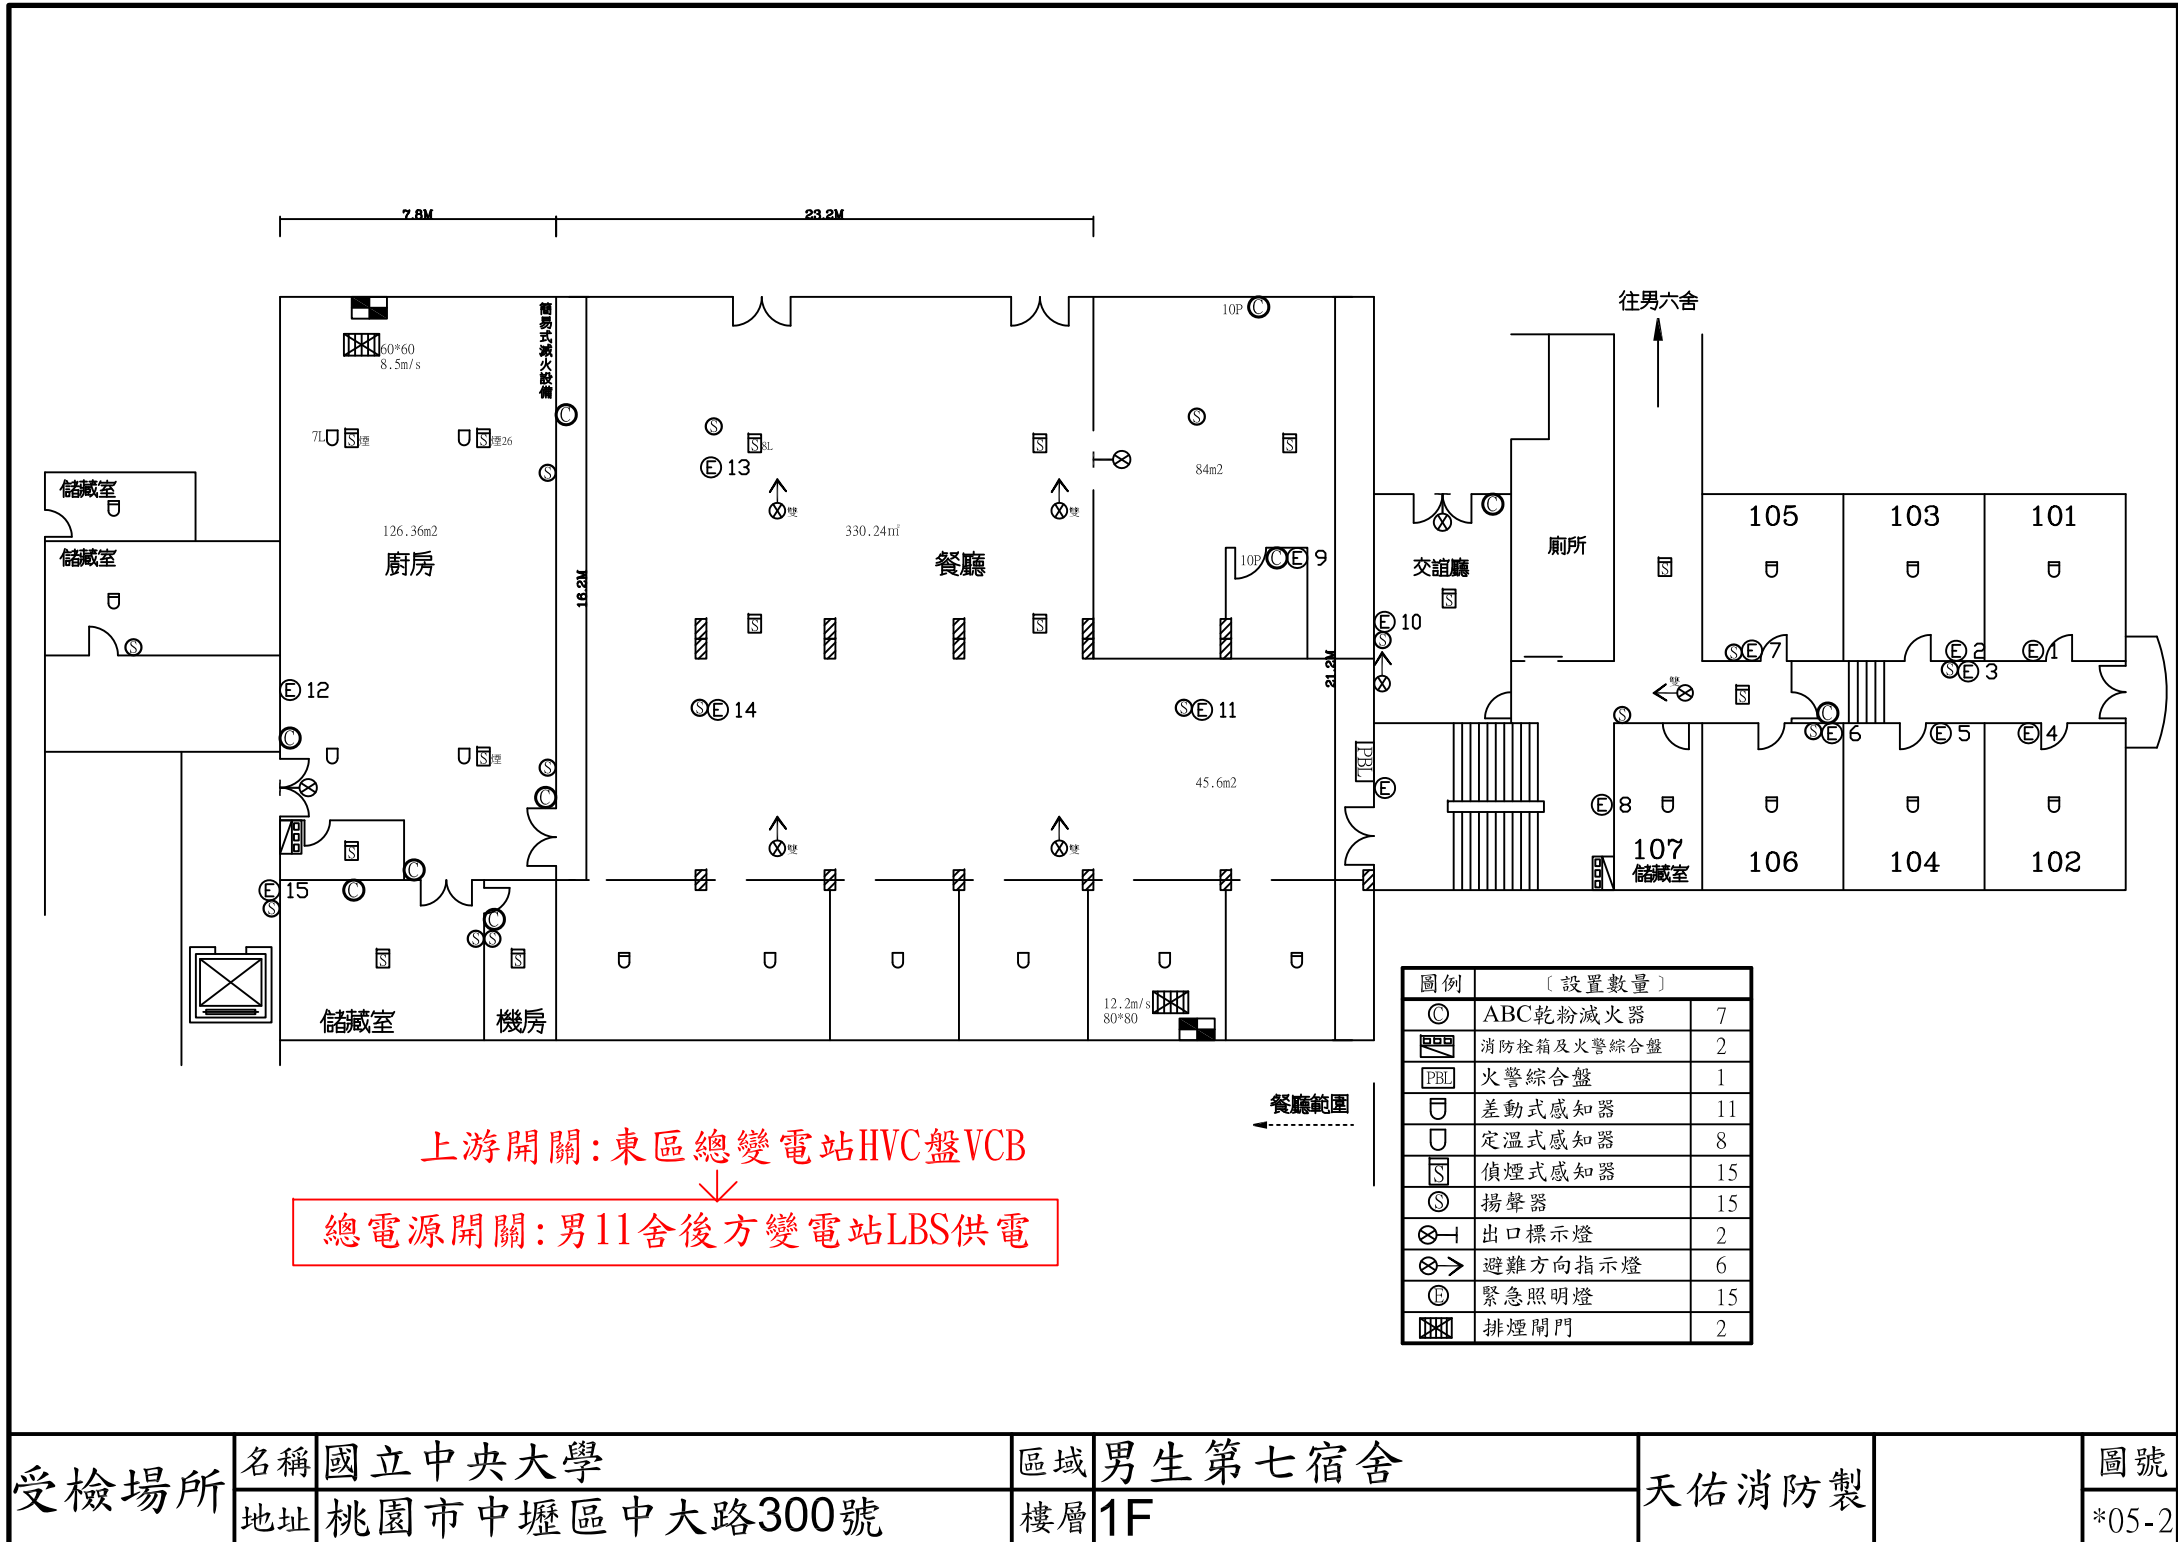


上游開關: 東區總變電站HVC盤VCB
 ↓
 總電源開關: 男11舍後方變電站LBS供電

圖例	〔設置數量〕	
◎	ABC乾粉滅火器	7
☒	消防栓箱及火警綜合盤	2
PBL	火警綜合盤	1
⊖	差動式感知器	11
⊖	定溫式感知器	8
⊖	偵煙式感知器	15
⊙	揚聲器	15
⊗→	出口標示燈	2
⊗→	避難方向指示燈	6
⊕	緊急照明燈	15
⊗	排煙開門	2


受檢場所	名稱	國立中央大學	區域	男生第七宿舍	天佑消防製	圖號
	地址	桃園市中壢區中大路300號	樓層	1F		

圖例	〔設置數量〕	
◎	ABC乾粉滅火器	5
☒	消防栓箱及火警綜合盤	2
⊔	差動式感知器	21
⊓	偵煙式感知器	8
⊙	揚聲器	24
⊗←	出口標示燈	1
⊗→	避難方向指示燈	4
⊕	緊急照明燈	28

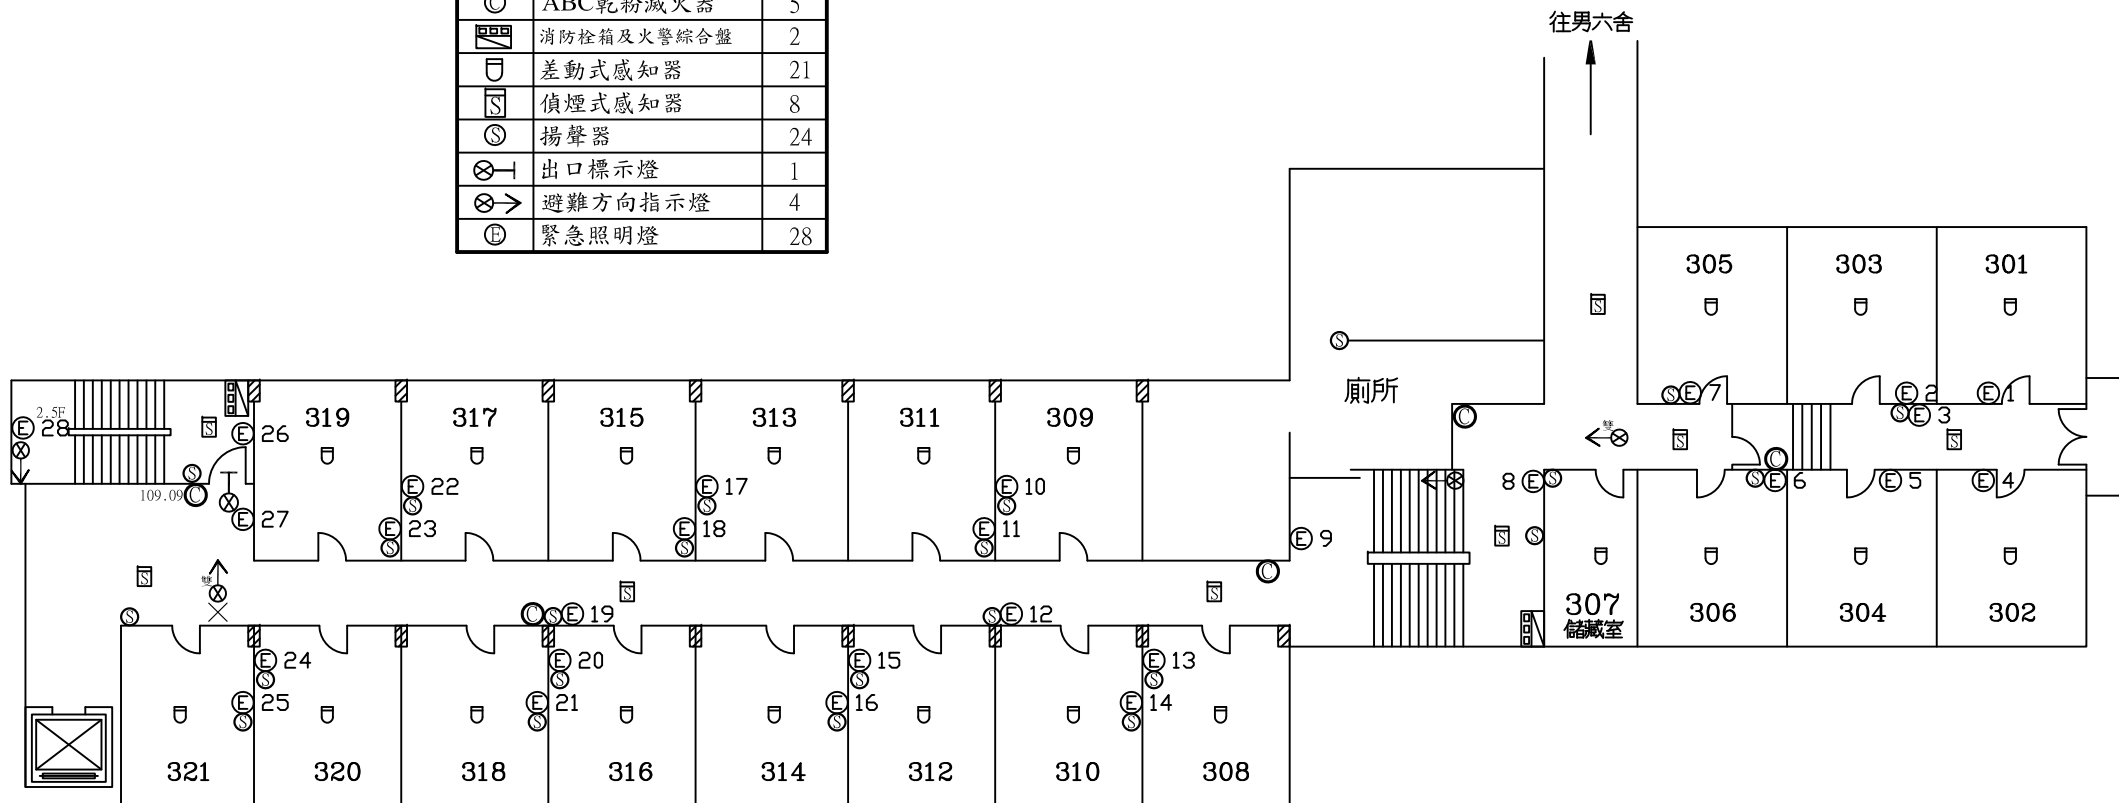


受檢場所	名稱	國立中央大學	區域	男生第七宿舍	天佑消防製	圖號
	地址	桃園市中壢區中大路300號	樓層	3F		

圖例	〔設置數量〕	
◎	ABC乾粉滅火器	5
☒	消防栓箱及火警綜合盤	2
⊔	差動式感知器	14
⊔	定溫式感知器	1
⊔	偵煙式感知器	4
⊙	揚聲器	18
⊗	出口標示燈	1
⊗→	避難方向指示燈	3
⊕	緊急照明燈	21
△	緩降機	1
☒	避難器具標示燈	1

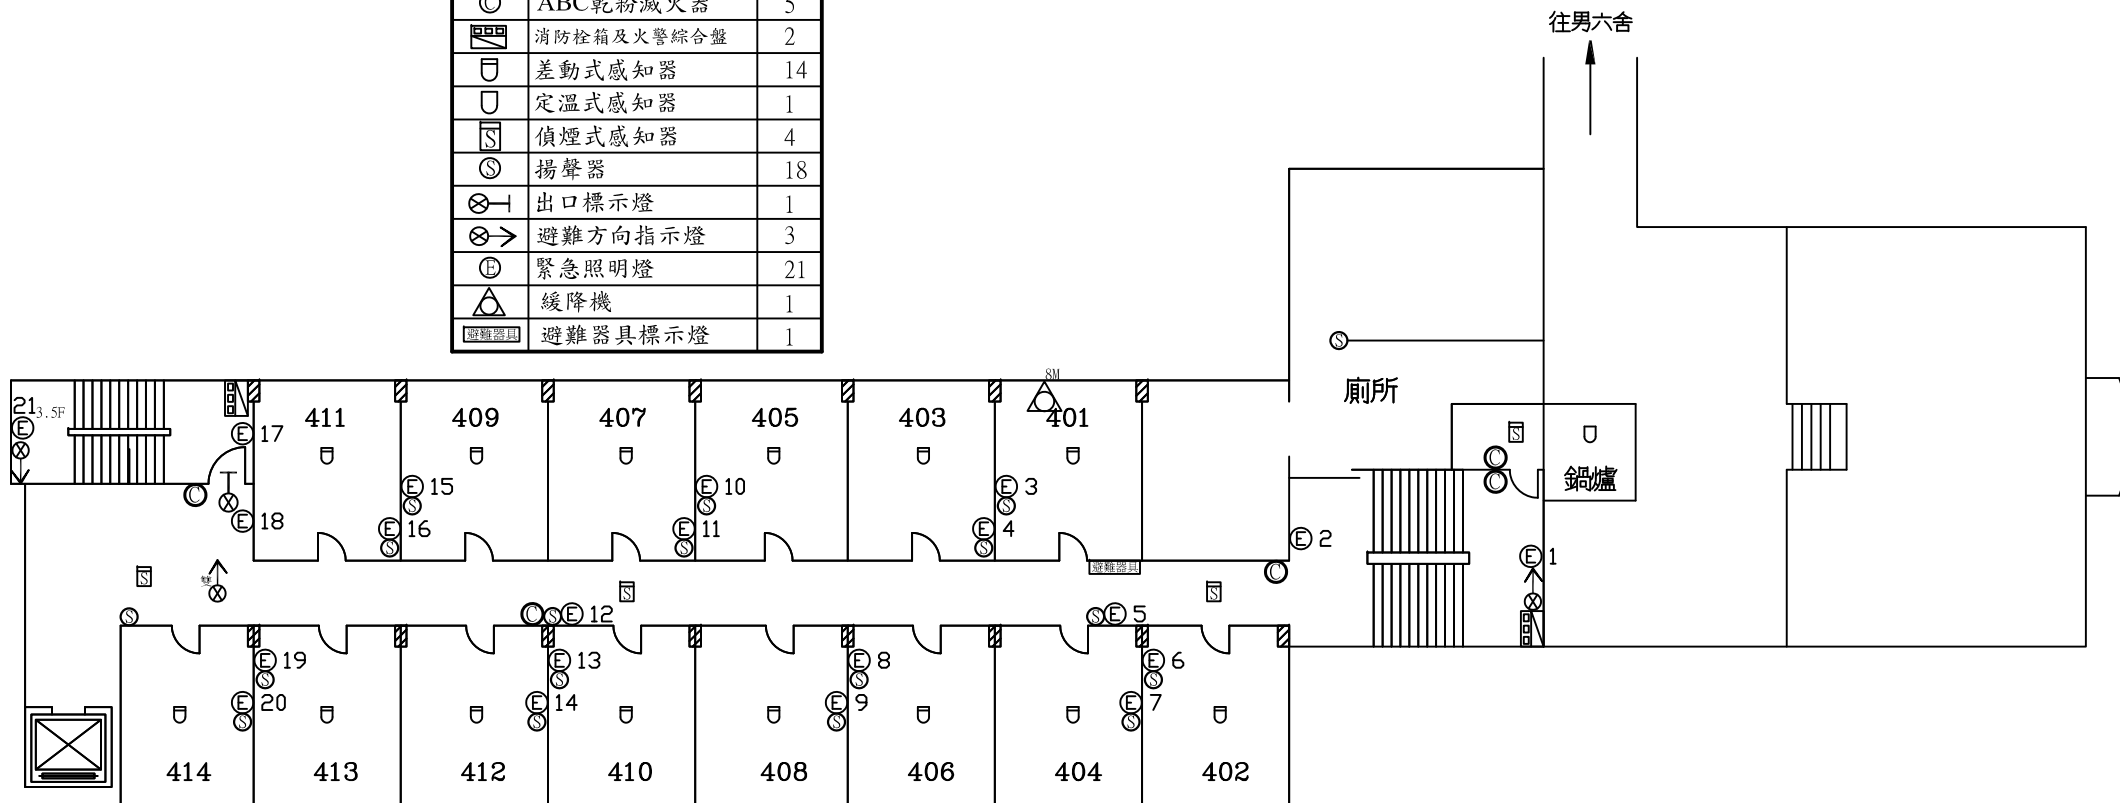

受檢場所	名稱	國立中央大學	區域	男生第七宿舍	天佑消防製	圖號
	地址	桃園市中壢區中大路300號	樓層	4F		

圖例	〔設置數量〕	
⊙	ABC乾粉滅火器	2
☒	偵煙式感知器	2
⊙	揚聲器	2
⊗←	出口標示燈	2
⊗→	避難方向指示燈	1
ⓔ	緊急照明燈	2

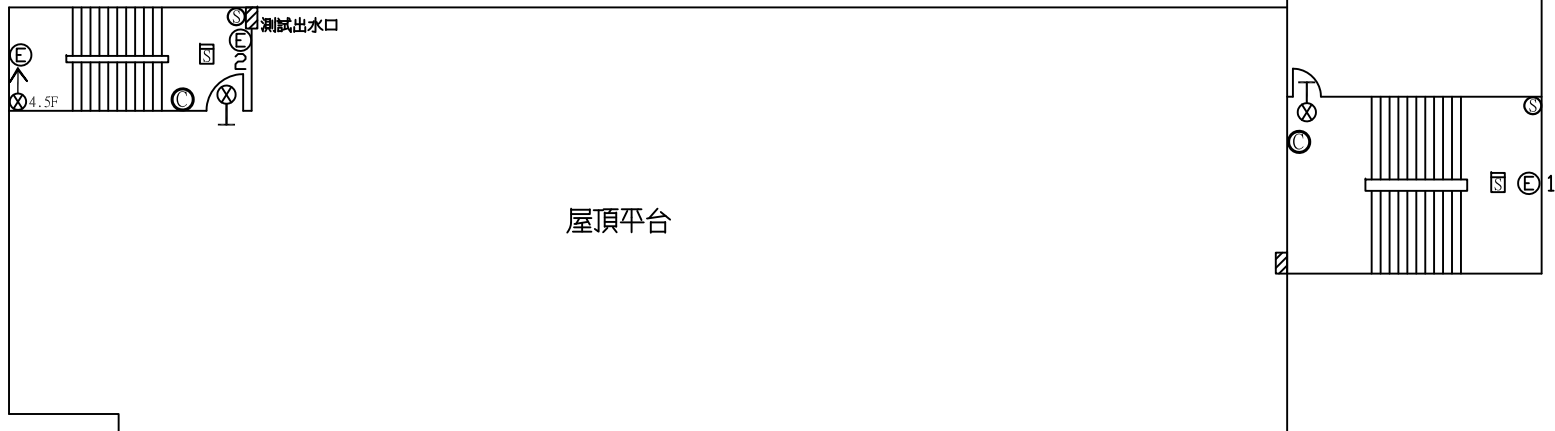

受檢場所	名稱	國立中央大學	區域	男生第七宿舍	天佑消防製	圖號
	地址	桃園市中壢區中大路300號	樓層	RF		