

B1

A=959.37m²

圖例	數量	圖例	數量
	4		8
	6		29
	20		29
	1		9
	1		5
	1		2
	1		29
	1		2

滅火器：


照明燈：

出口燈：

採水泵浦：

消防泵浦：

探測器：

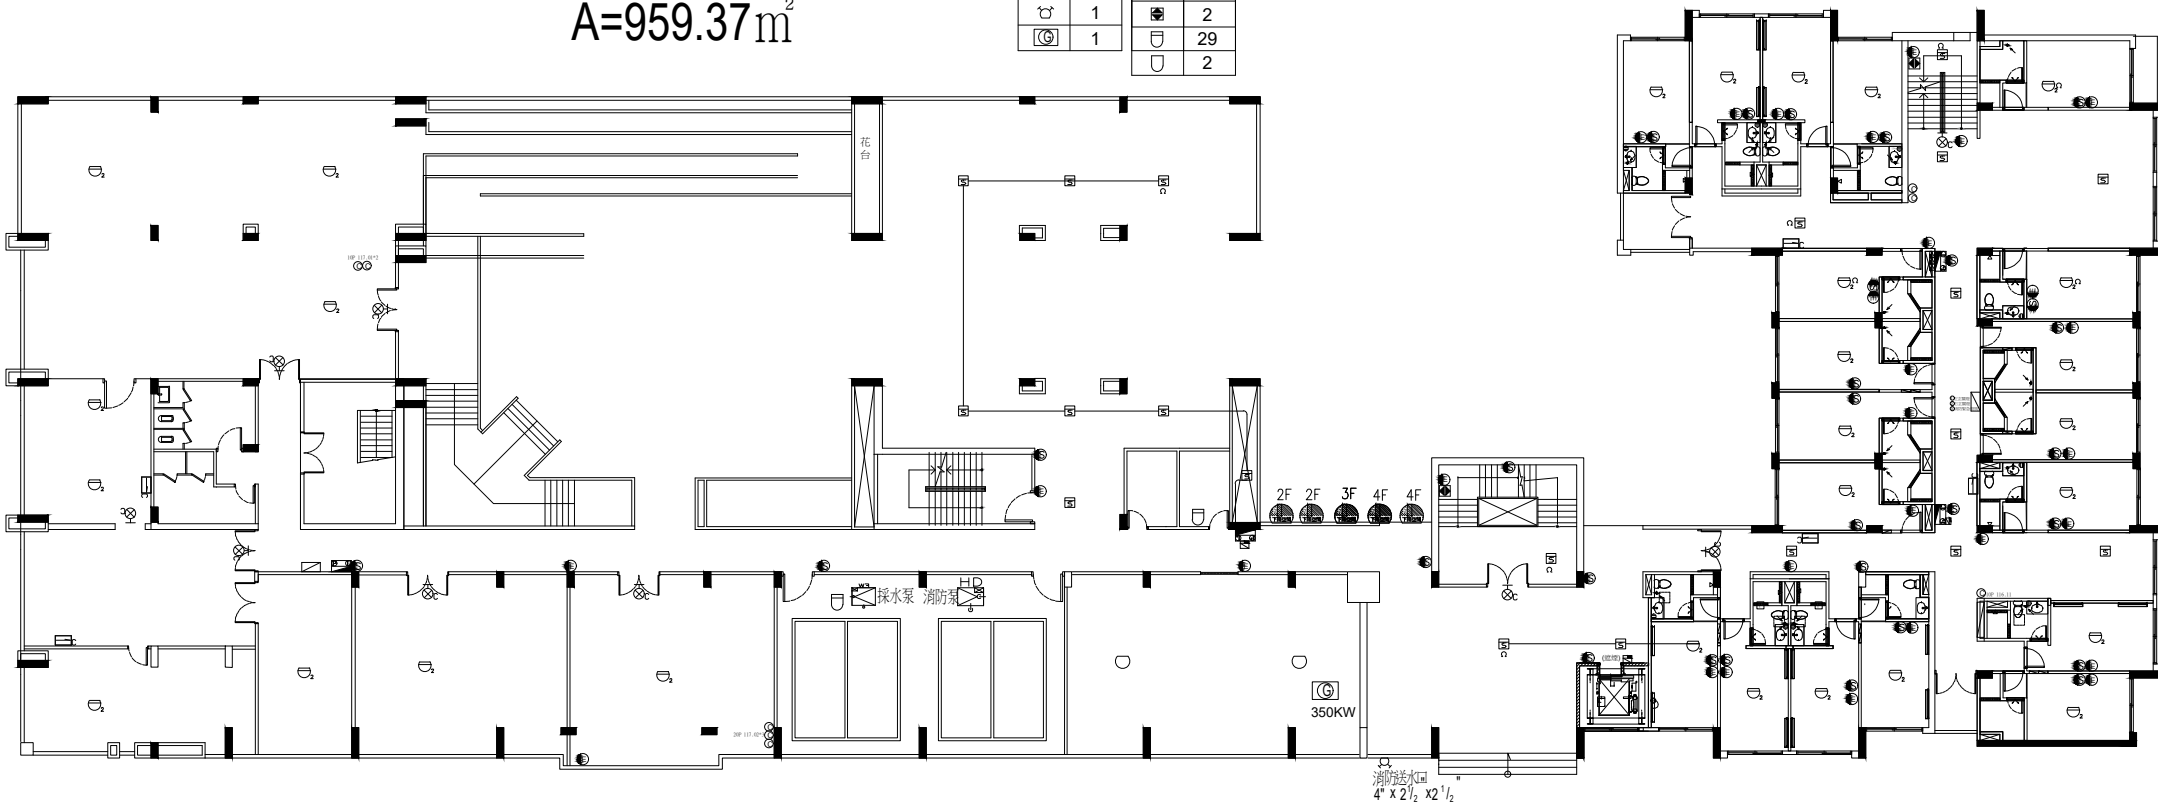

水帶2022，滅火器114.07 10P

A 棟 ← → B 棟



展昕消防安全設備有限公司

場所名稱：中大 男研究生宿舍B1F

工程名稱：消防安全設備檢查

繪圖

日期


比例

圖別

圖號

消防設備配置圖



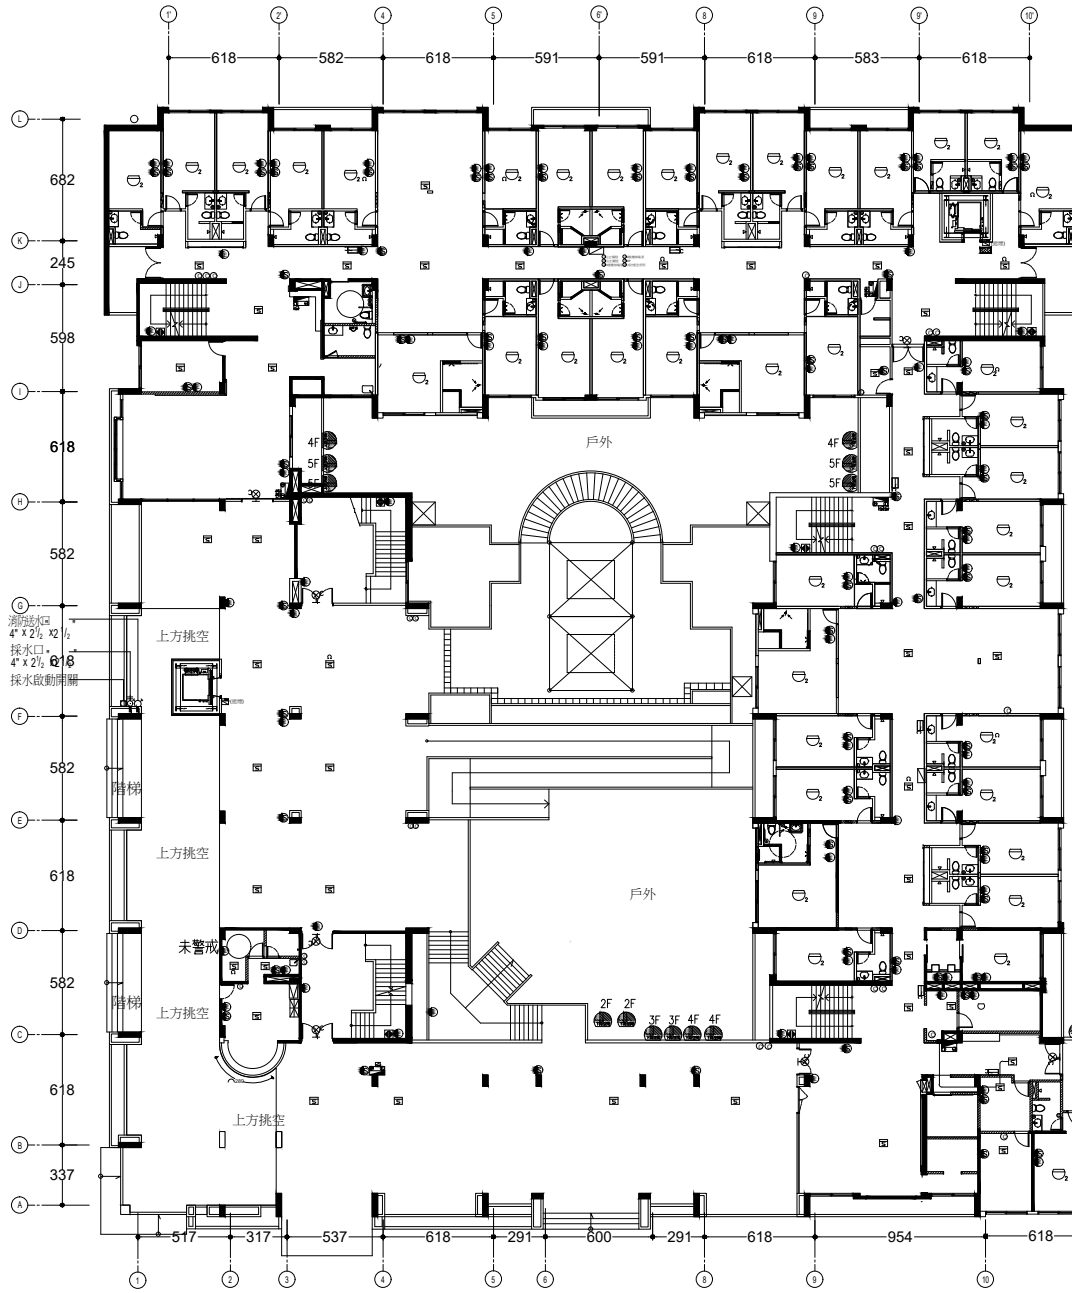

圖例	數量	圖例	數量
☐	8	○	32
☐	16	●	93
☐	53	●	102
○	1	☐	7
☐	1	☐	10
☐	3	☐	8
☐	1	☐	2
☐	1	☐	3
☐	63		

受信總機：


照明燈：

探測器：

1F

A=2212.92m²

水帶2022，滅火器114.07 10P

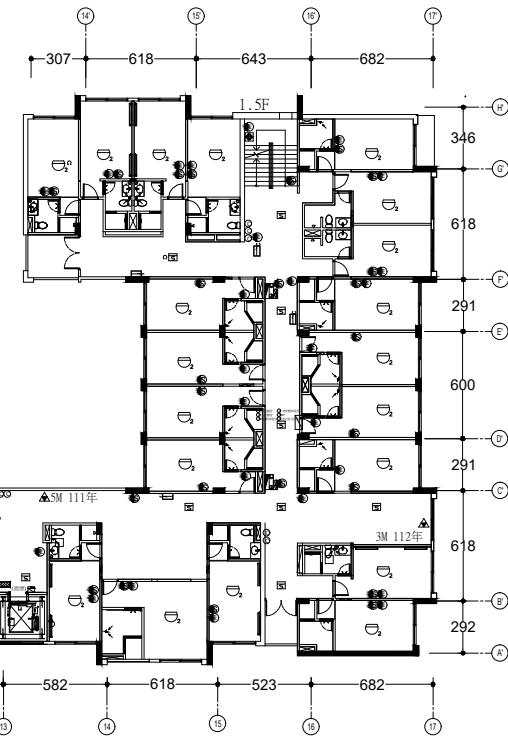

A棟 ←→ B棟



展昕消防安全設備有限公司

場所名稱：中大 男研究生宿舍1F

工程名稱：消防安全設備檢查

繪圖

日期


比例

圖別

圖號

消防設備配置圖

2/6

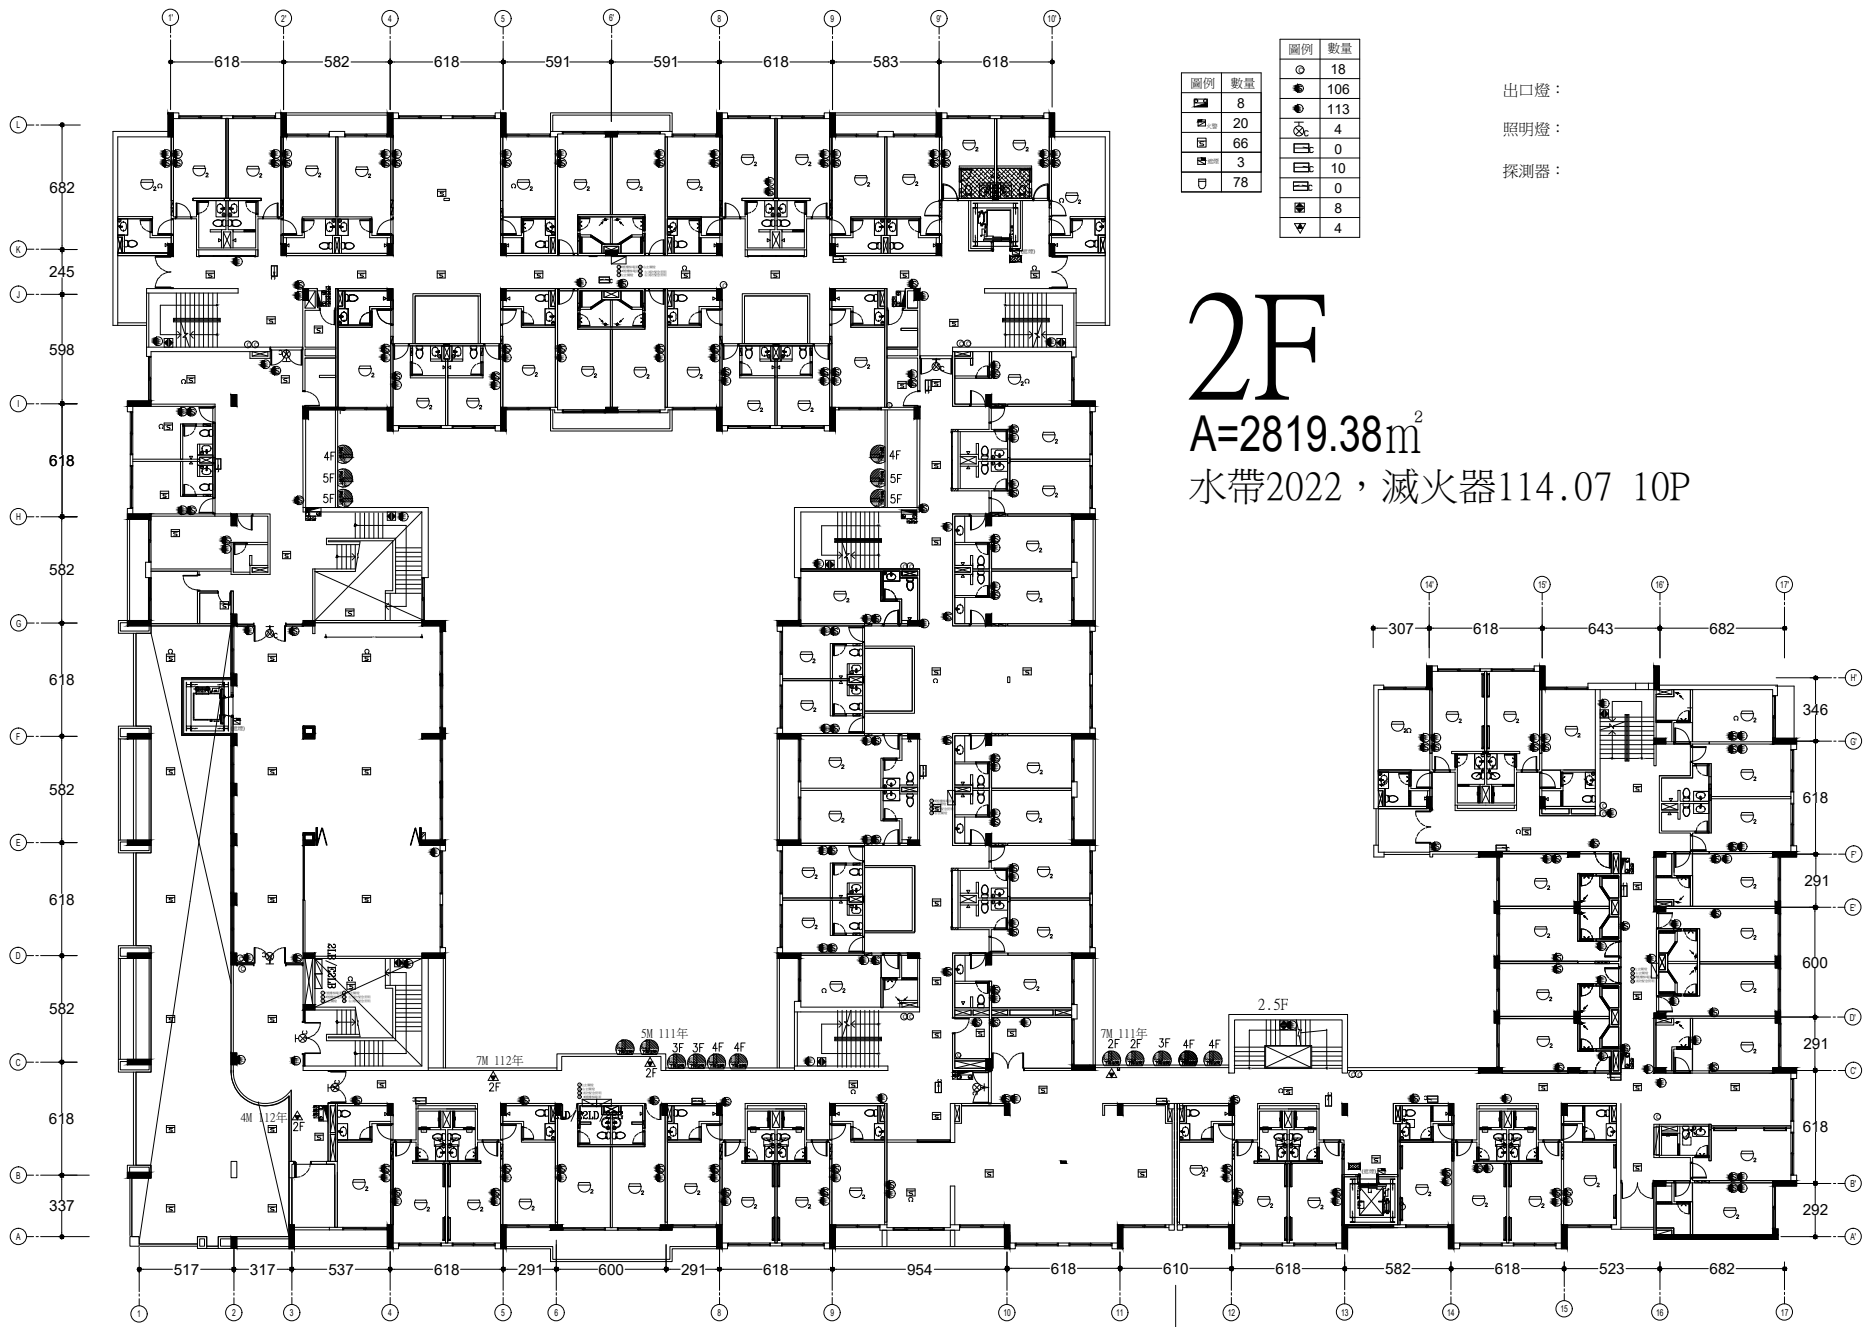

圖例	數量
○	18
●	106
●	113
○	4
○	10
○	0
○	8
▽	4

出口燈：
 照明燈：
 探測器：

2F
 A=2819.38m²
 水帶2022，滅火器114.07 10P

A 棟 ← → B 棟



展昕消防安全設備有限公司


場所名稱：中大 男研究生宿舍2F
 工程名稱：消防安全設備檢查

繪圖
 日期

比例
 圖別

圖號
 消防設備配置圖

3/6

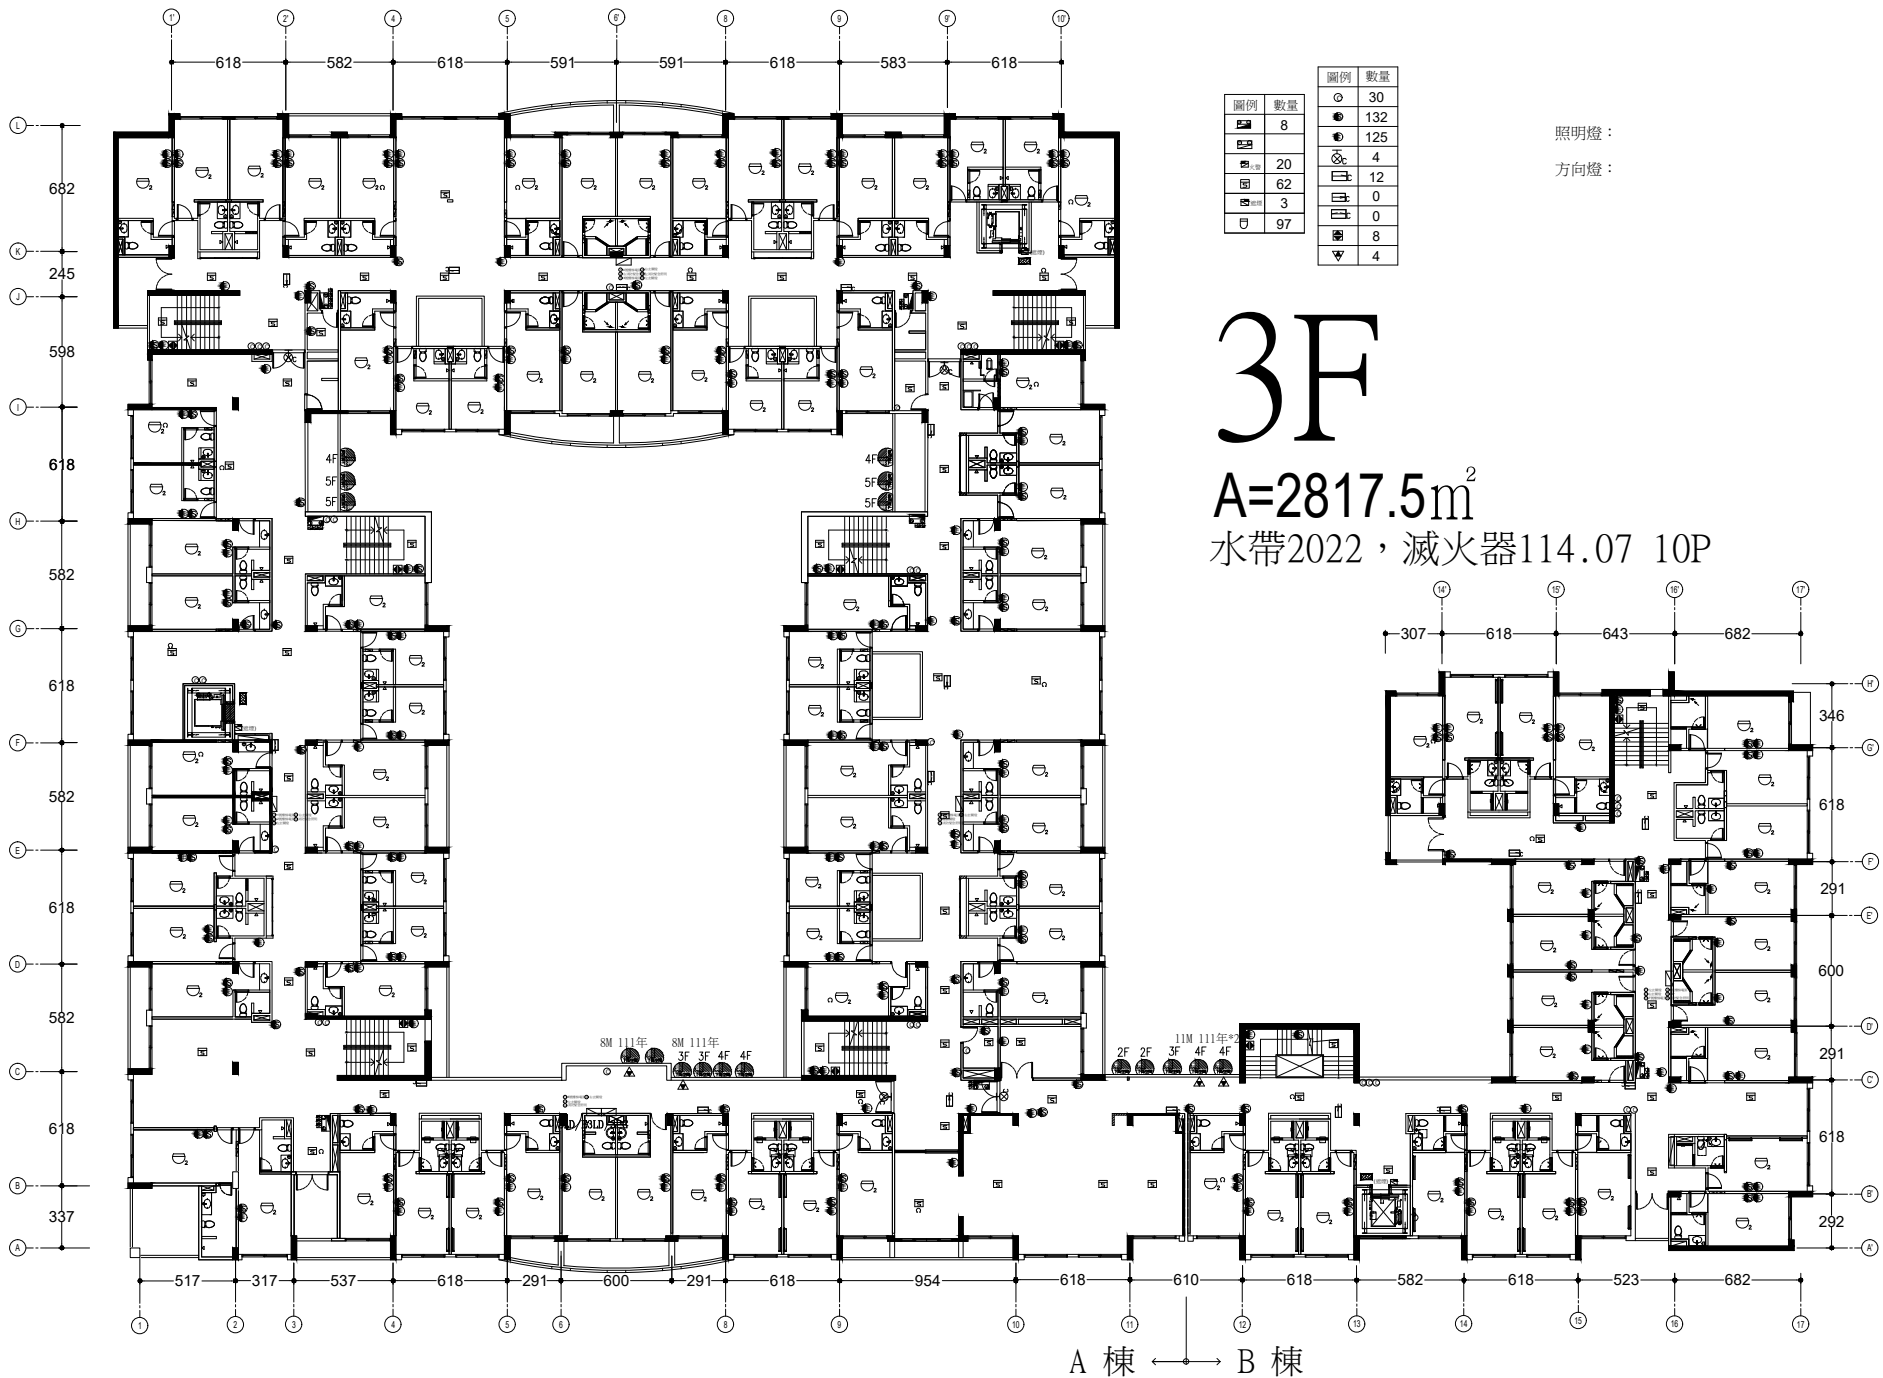

圖例	數量
○	30
●	132
●	125
○	4
○	12
○	0
○	0
○	8
▽	4

照明燈：
方向燈：

3F

A=2817.5m²

水帶202, 滅火器114.07 10P

A棟 ← B棟



展昕消防安全設備有限公司

場所名稱：中大 男研究生宿舍3F

工程名稱：消防安全設備檢查

繪圖

日期


比例

圖別

圖號

消防設備配置圖

4/6

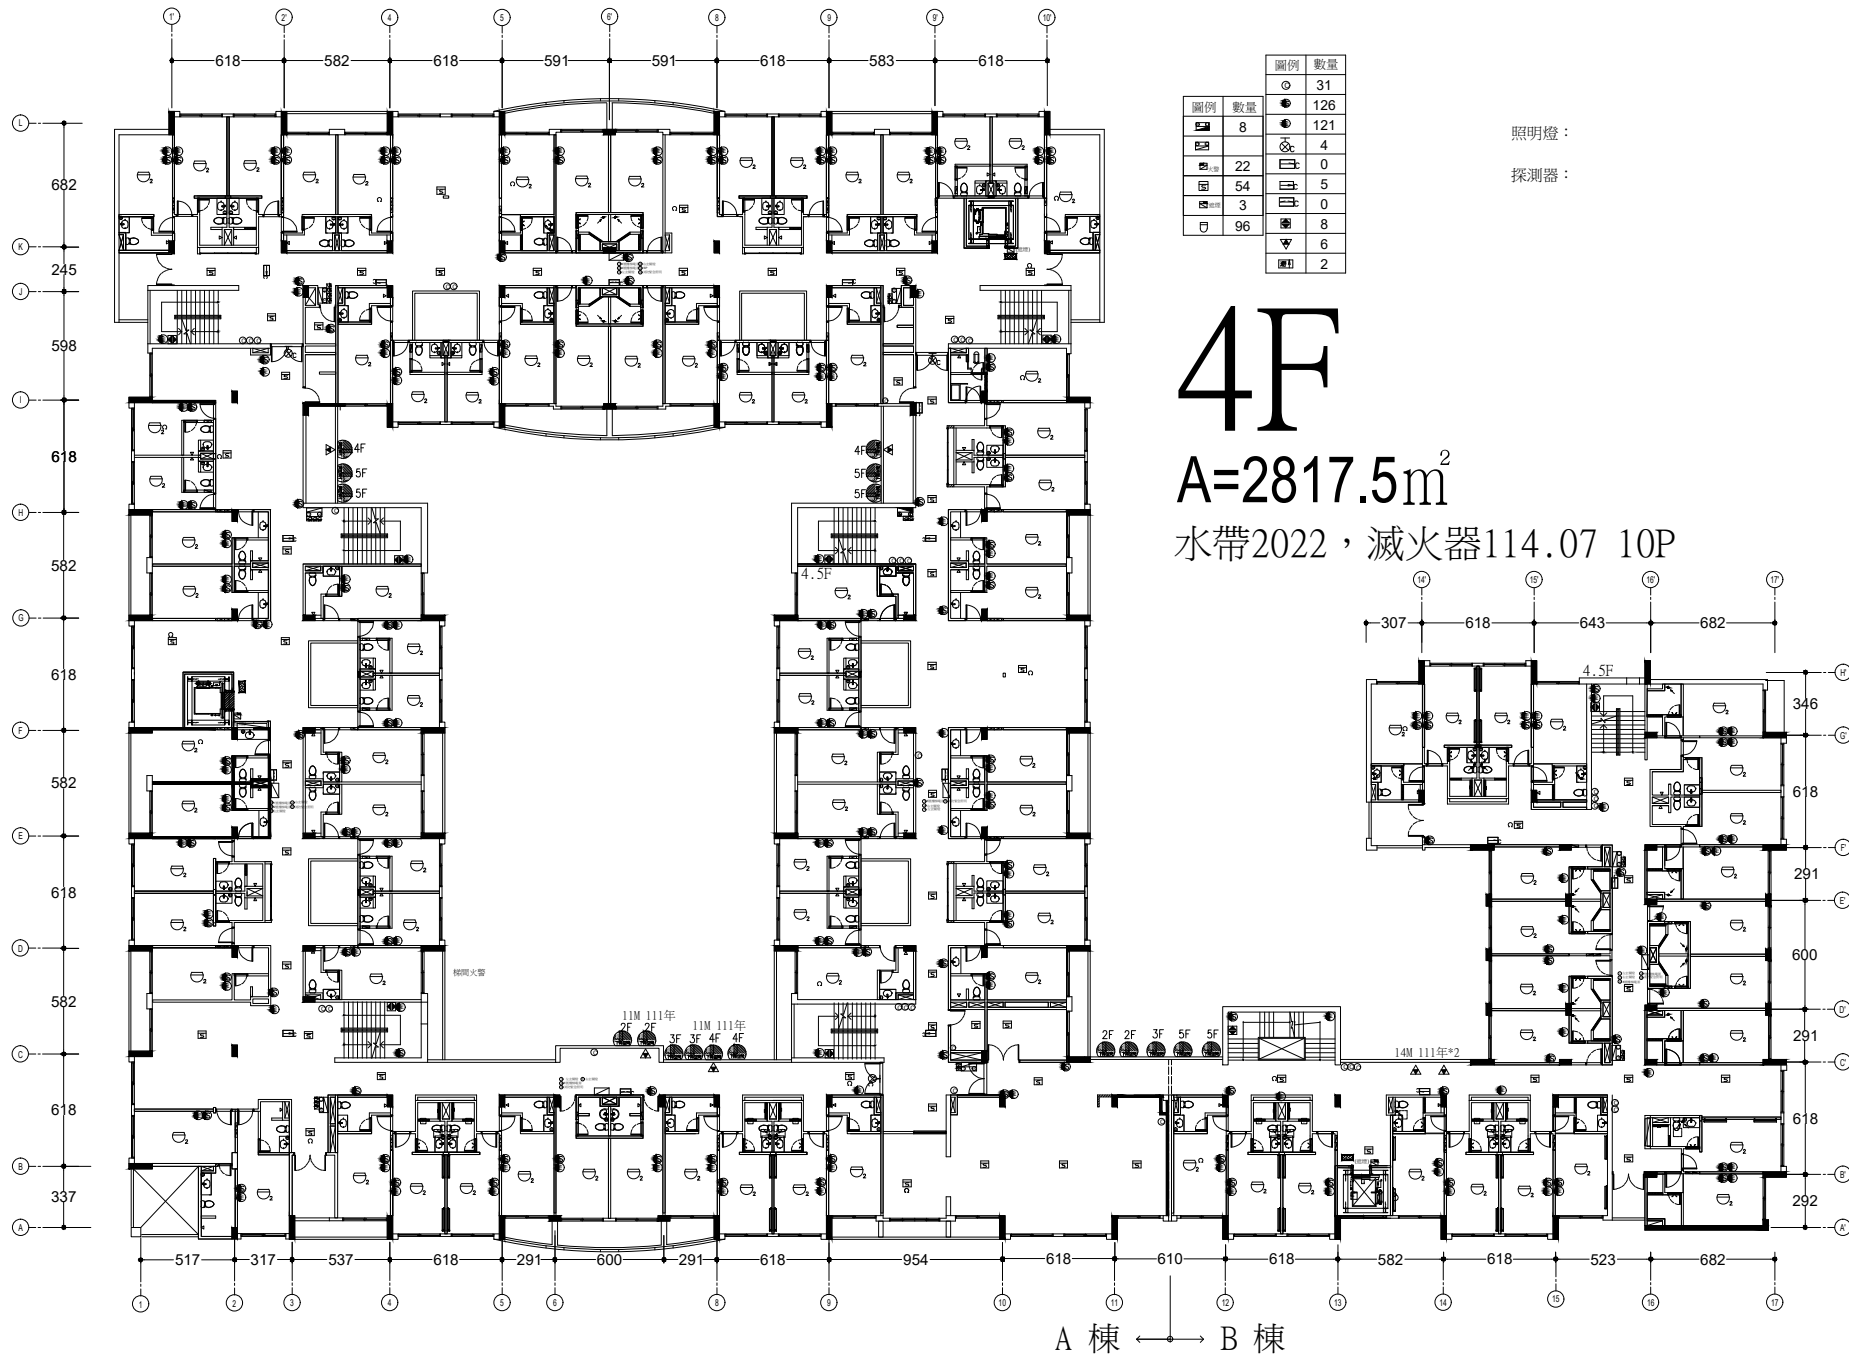

圖例	數量
○	31
●	126
☼	121
☼	4
☼	0
☼	5
☼	0
☼	8
☼	6
☼	2

照明燈：

探測器：

4F

A=2817.5m²

水帶2022，滅火器114.07 10P



展昕消防安全設備有限公司

場所名稱：中大 男研究生宿舍4F

工程名稱：消防安全設備檢查

繪圖

日期


比例

圖別

圖號

消防設備配置圖

5/6

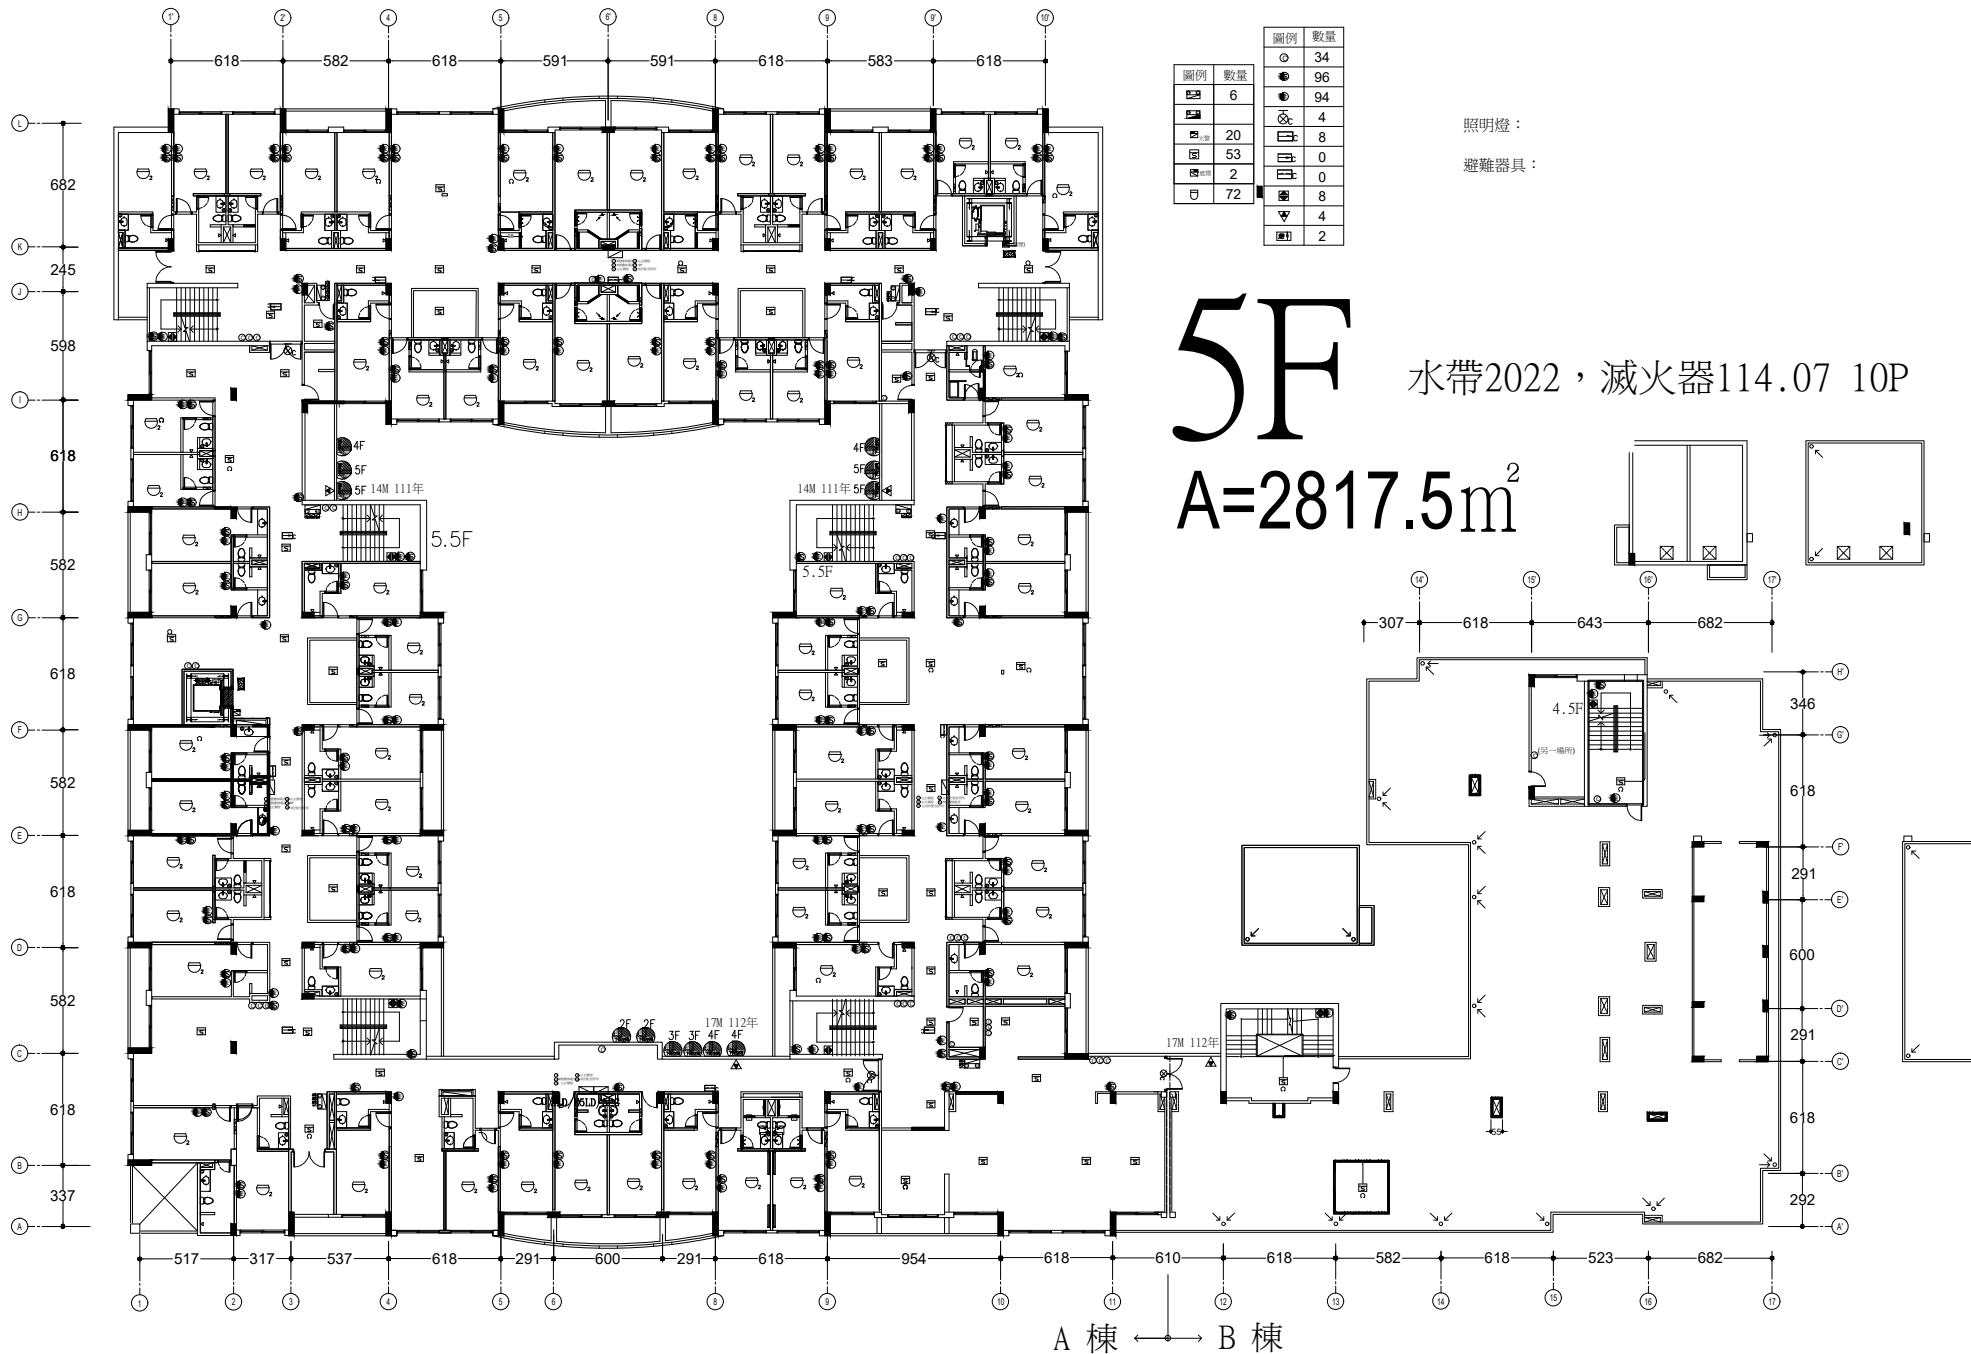

圖例	數量
○	34
●	96
●	94
⊗	4
⊗	8
⊗	0
⊗	0
⊗	8
⊗	4
⊗	2

照明燈：
避難器具：

5F 水帶2022, 滅火器114.07 10P
A=2817.5m²

A棟 ← B棟



展昕消防安全設備有限公司

場所名稱：中大 男研究生宿舍5F

工程名稱：消防安全設備檢查

繪圖

日期


比例

圖別

圖號

消防設備配置圖

6/6

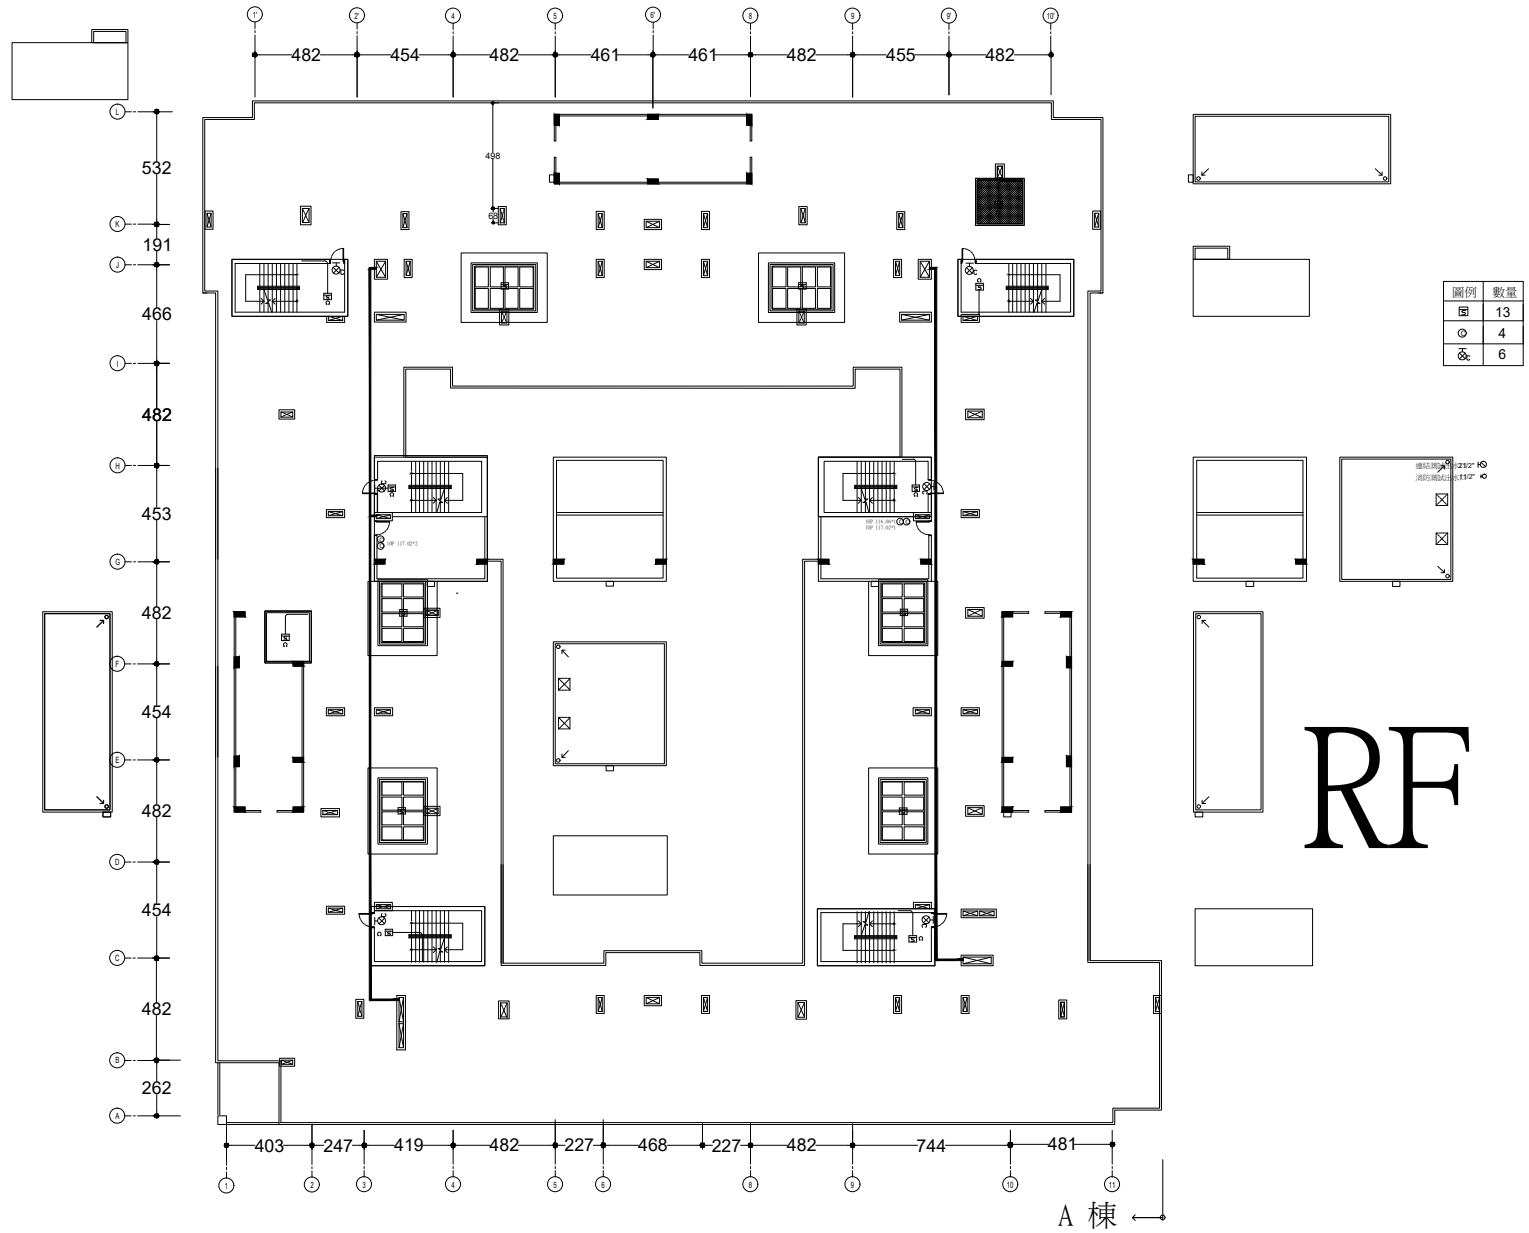

展昕消防安全設備有限公司

場所名稱：中大 男研究生宿舍RF

工程名稱：消防安全設備檢查

繪圖

日期

比例

圖別

圖號

消防設備配置圖

7
*6