


上游開關:科一館變電站HA7盤VCB

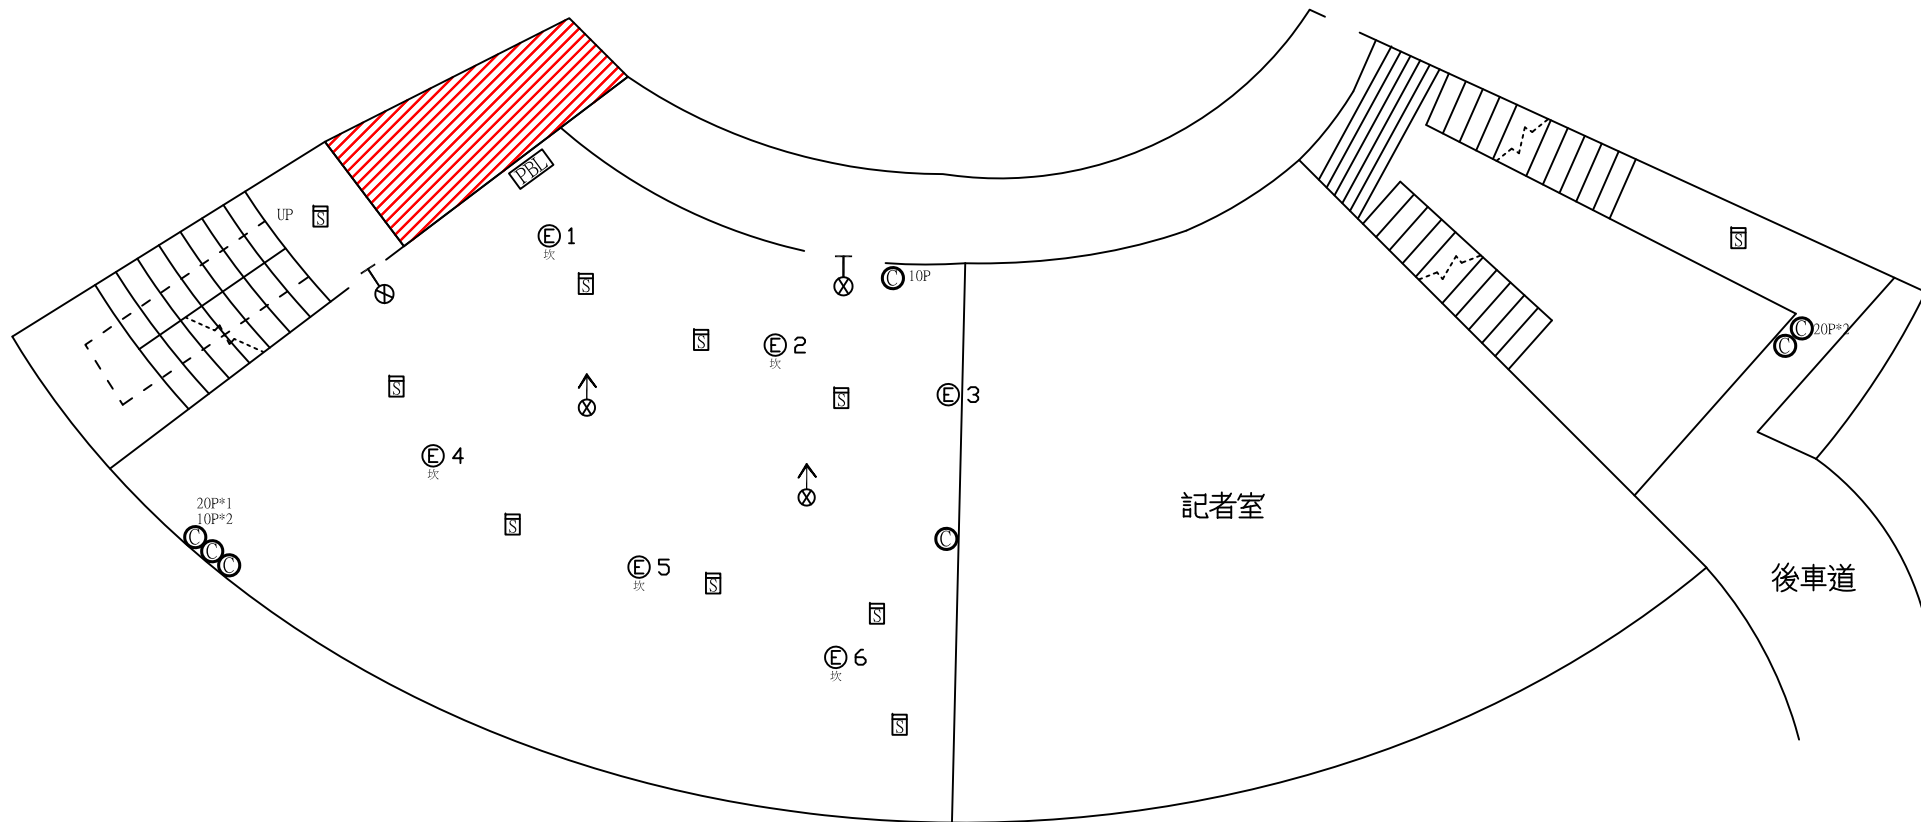


總電源開關:男9A棟及B棟高壓變電站MVCB




圖例	〔設置數量〕	
◎	ABC乾粉滅火器	7
☒	偵煙式感知器	10
⊗-	出口標示燈	2
⊗->	避難方向指示燈	2
Ⓢ	緊急照明燈	6

受檢場所	名稱	國立中央大學	區域	男生第九宿舍A棟	天佑消防製	圖號
	地址	桃園市中壢區中大路300號	樓層	B1F(餐廳)		

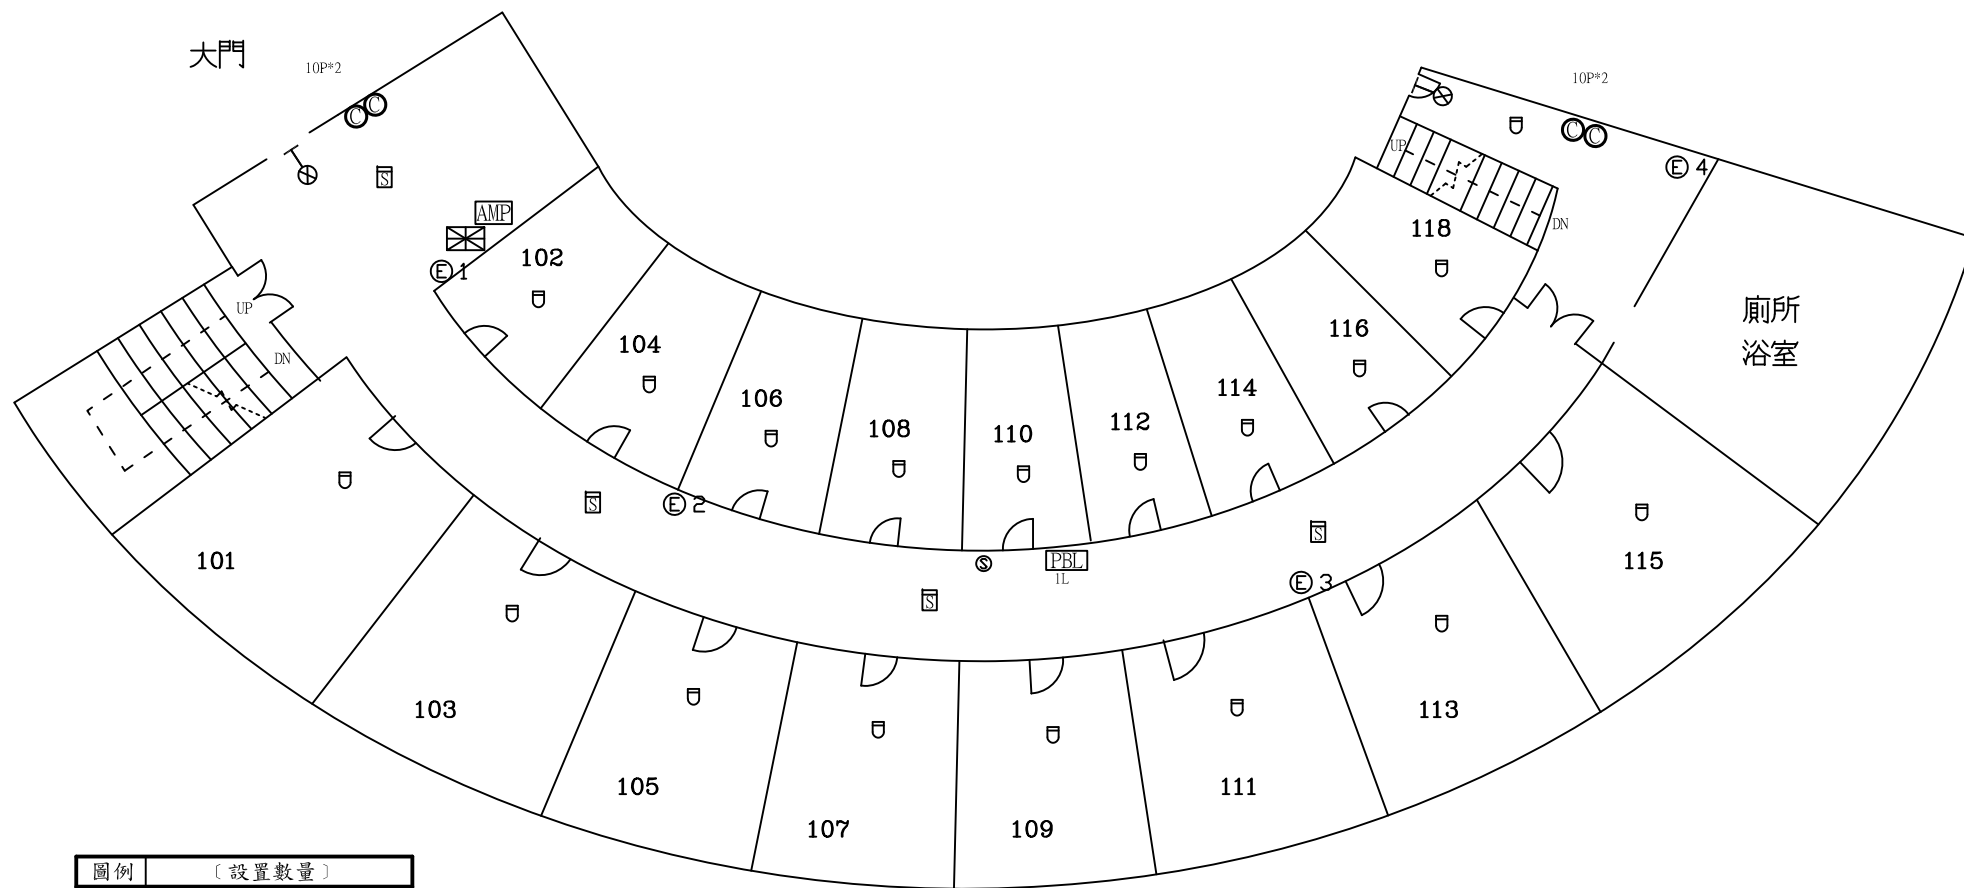


圖例	〔設置數量〕	
◎	ABC乾粉滅火器	4
PBL	火警綜合盤	1
⊠	火警受信總機	1
⊔	差動式感知器	18
⊓	偵煙式感知器	4
AMP	緊急廣播主機	1
⊙	揚聲器	1
⊗	出口標示燈	2
⊕	緊急照明燈	4

受檢場所	名稱	國立中央大學	區域	男生第九宿舍A棟	天佑消防製	圖號
	地址	桃園市中壢區中大路300號	樓層	1F		*7-2

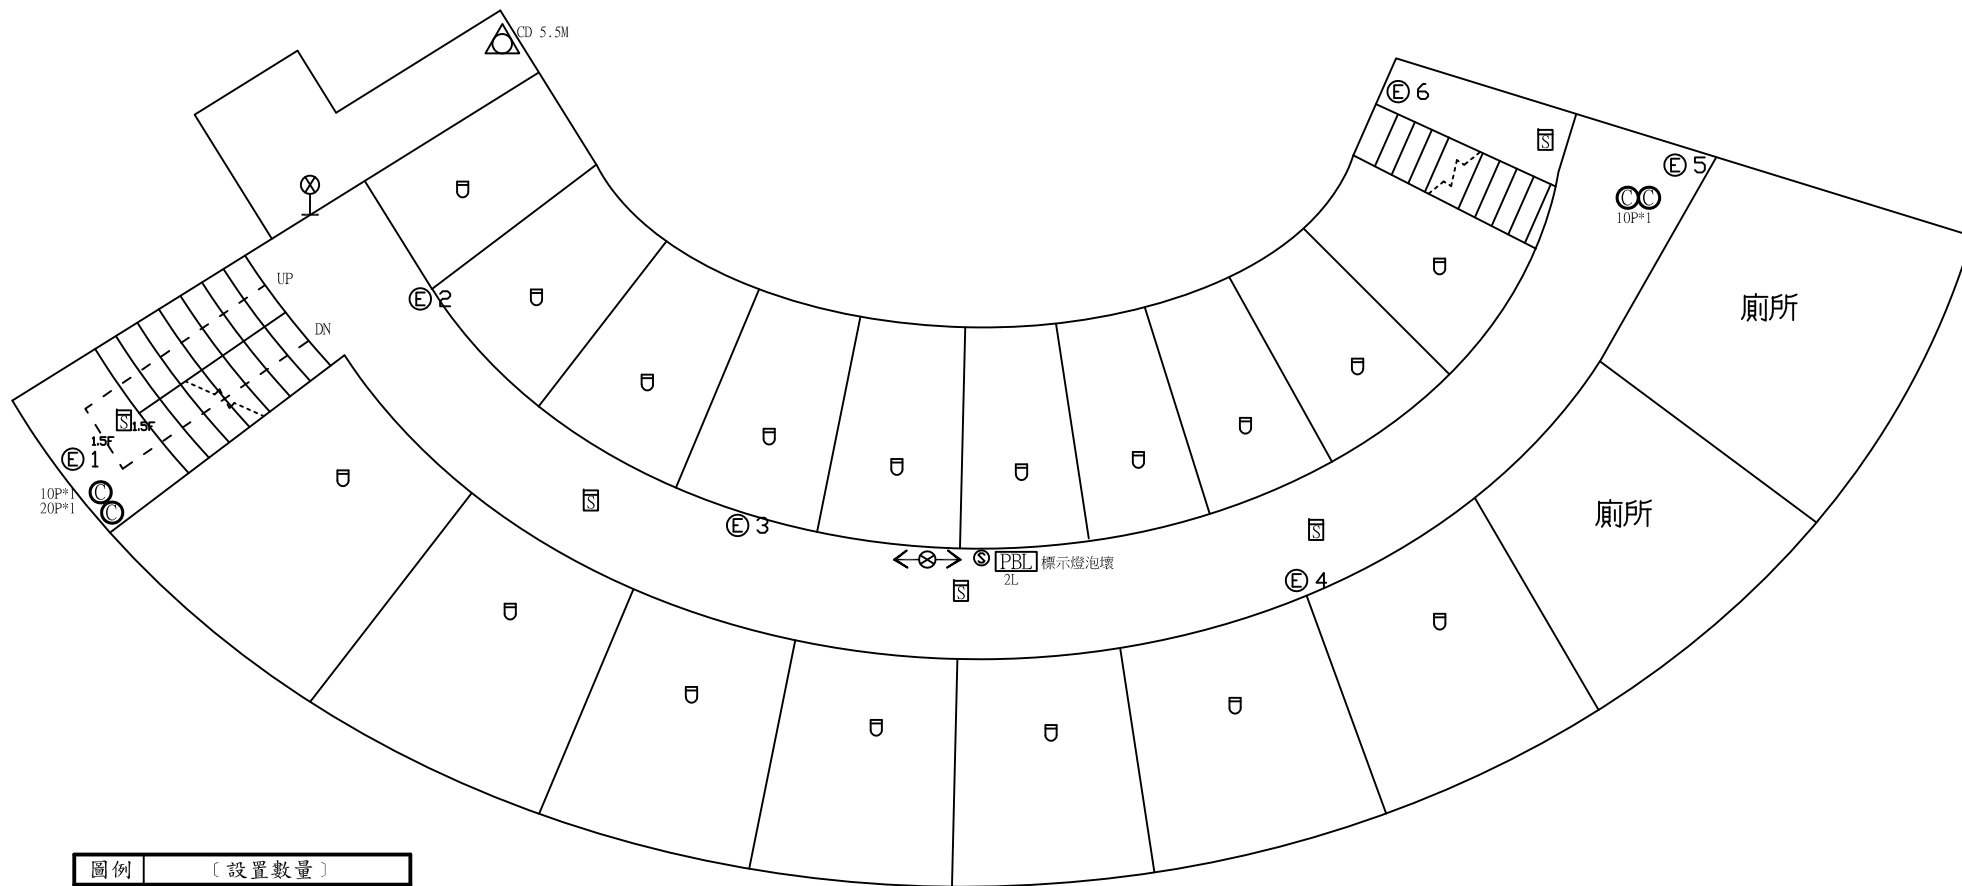


圖例	〔設置數量〕	
◎	ABC乾粉滅火器	4
PBL	火警綜合盤	1
⌊	差動式感知器	17
⌊	偵煙式感知器	5
⊙	揚聲器	1
⊗-	出口標示燈	1
⊗->	避難方向指示燈	1
⊕	緊急照明燈	6
△	緩降機	1

受檢場所	名稱	國立中央大學	區域	男生第九宿舍A棟	天佑消防製	圖號
	地址	桃園市中壢區中大路300號	樓層	2F		

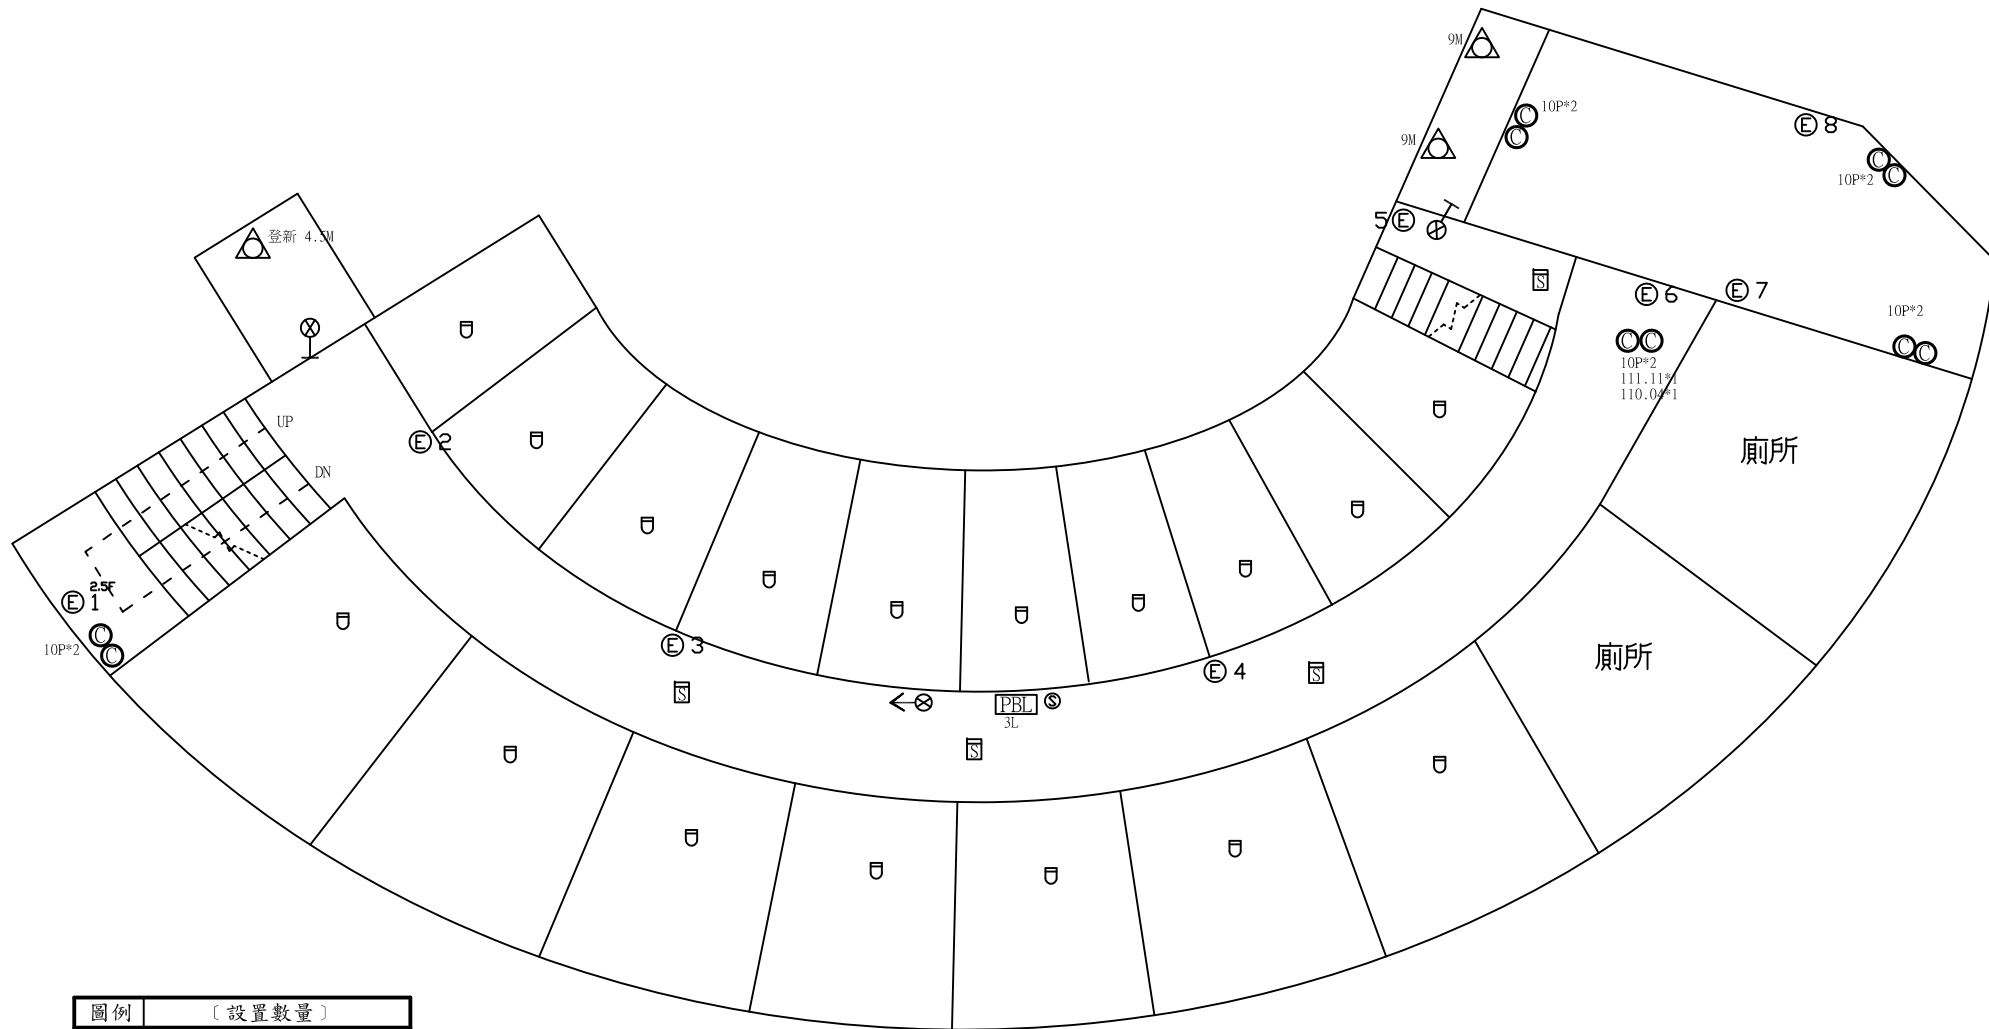


圖例	〔設置數量〕	
◎	ABC乾粉滅火器	10
PBL	火警綜合盤	1
D	差動式感知器	17
S	偵煙式感知器	4
⊙	揚聲器	1
⊗←	出口標示燈	2
⊗→	避難方向指示燈	1
⊕	緊急照明燈	8
△	緩降機	3

受檢場所	名稱	國立中央大學	區域	男生第九宿舍A棟	天佑消防製	圖號
	地址	桃園市中壢區中大路300號	樓層	3F		

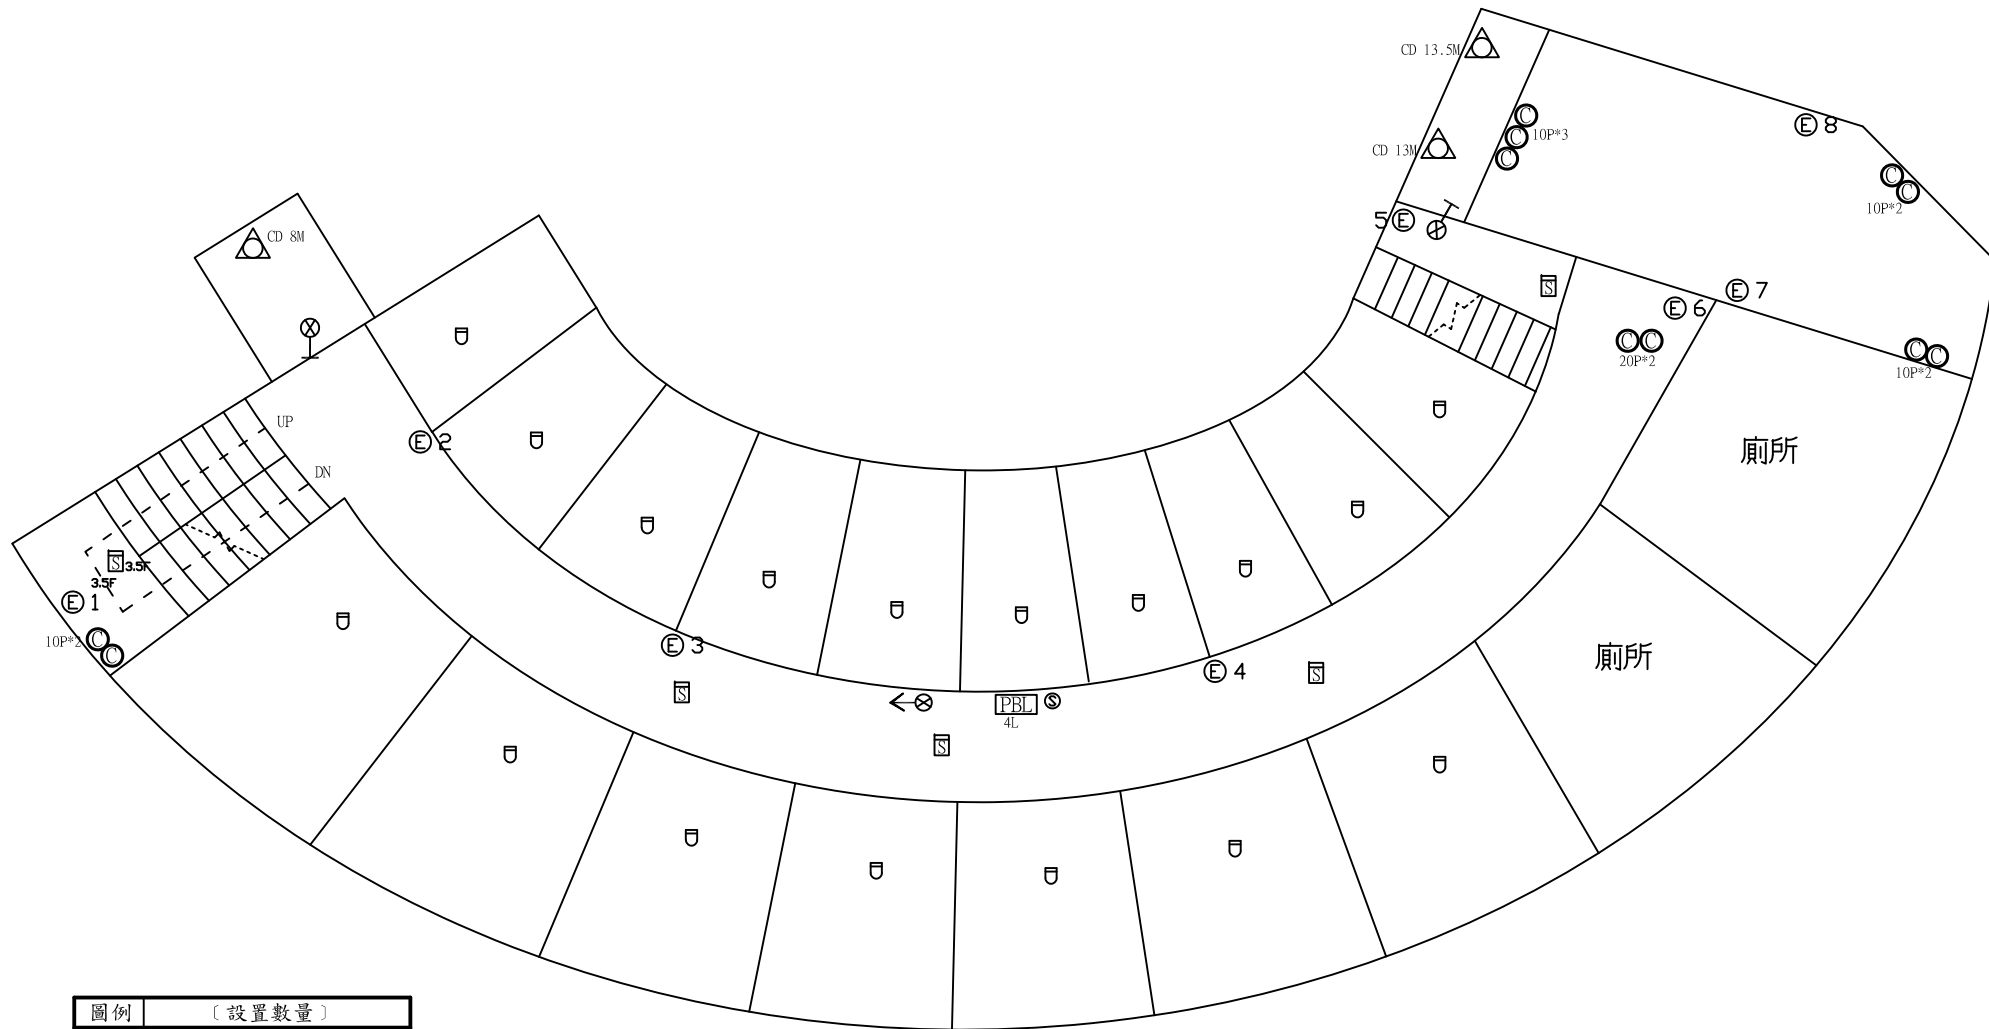


圖例	〔設置數量〕	
◎	ABC乾粉滅火器	11
PBL	火警綜合盤	1
U	差動式感知器	17
□	偵煙式感知器	5
⊙	揚聲器	1
⊗←	出口標示燈	2
⊗→	避難方向指示燈	1
⊕	緊急照明燈	8
△	緩降機	3

受檢場所	名稱	國立中央大學	區域	男生第九宿舍A棟	天佑消防製	圖號
	地址	桃園市中壢區中大路300號	樓層	4F		

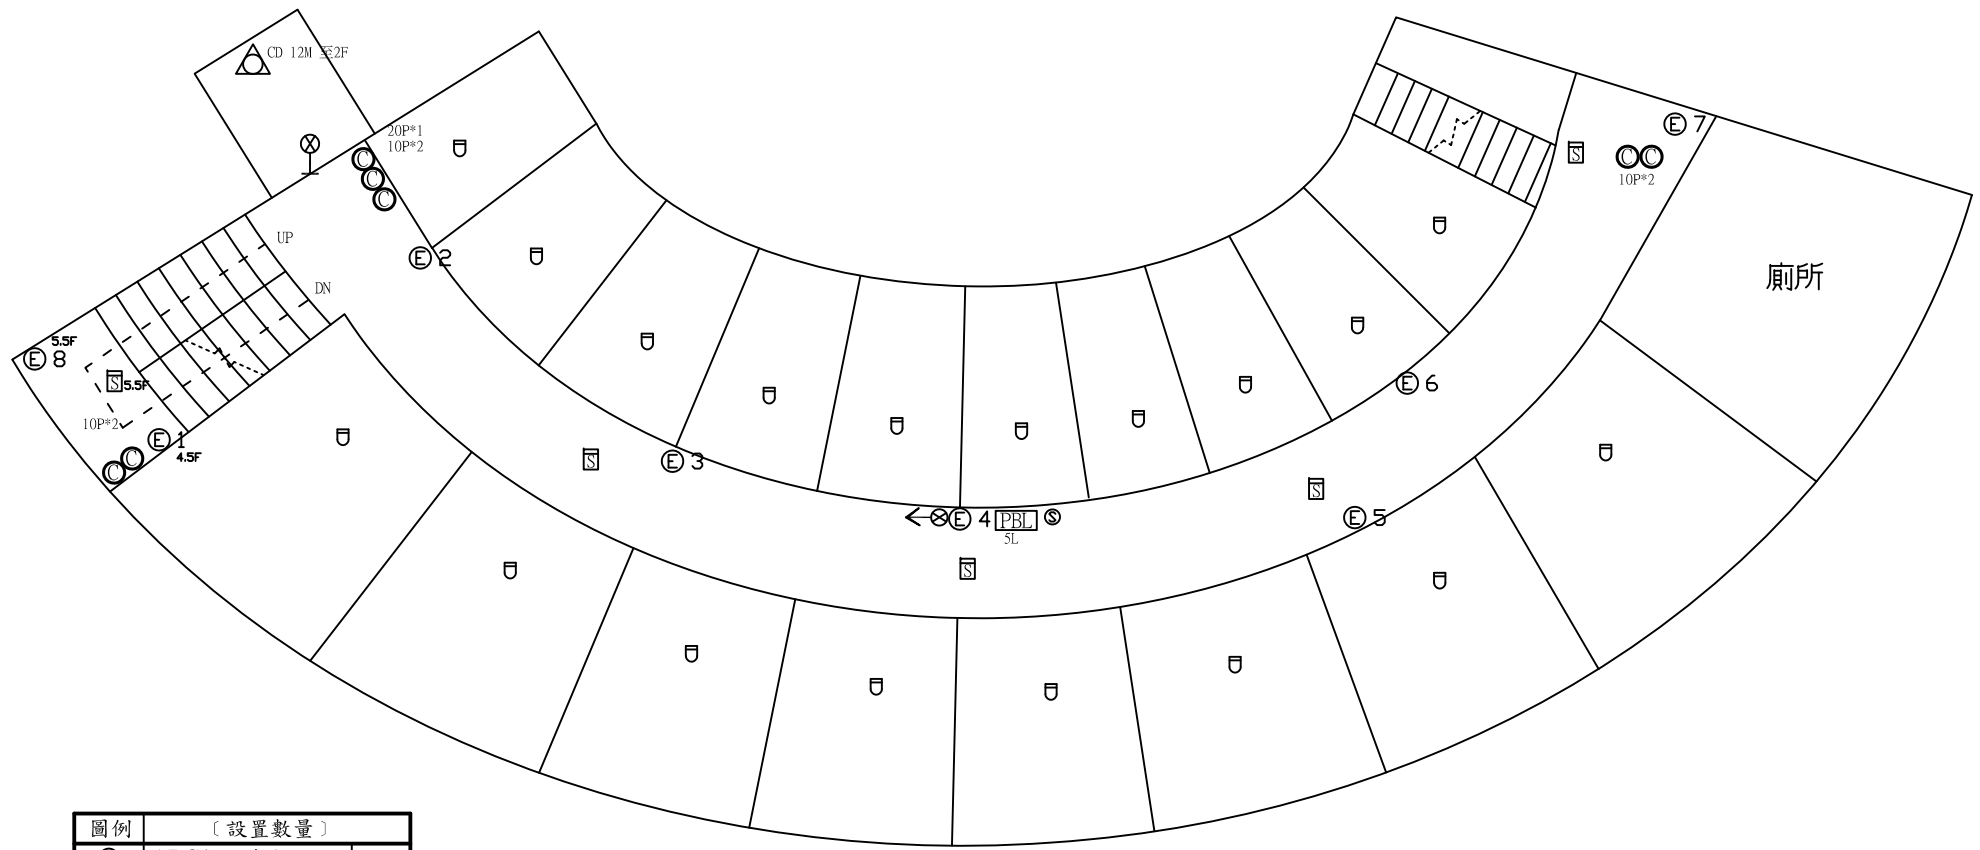

圖例	〔設置數量〕	
⊙	ABC乾粉滅火器	7
PBL	火警綜合盤	1
U	差動式感知器	18
S	偵煙式感知器	5
S	揚聲器	1
⊗-	出口標示燈	1
⊗->	避難方向指示燈	1
⊕	緊急照明燈	8
△	緩降機	1

受檢場所	名稱	國立中央大學	區域	男生第九宿舍A棟	天佑消防製	圖號
	地址	桃園市中壢區中大路300號	樓層	5F		

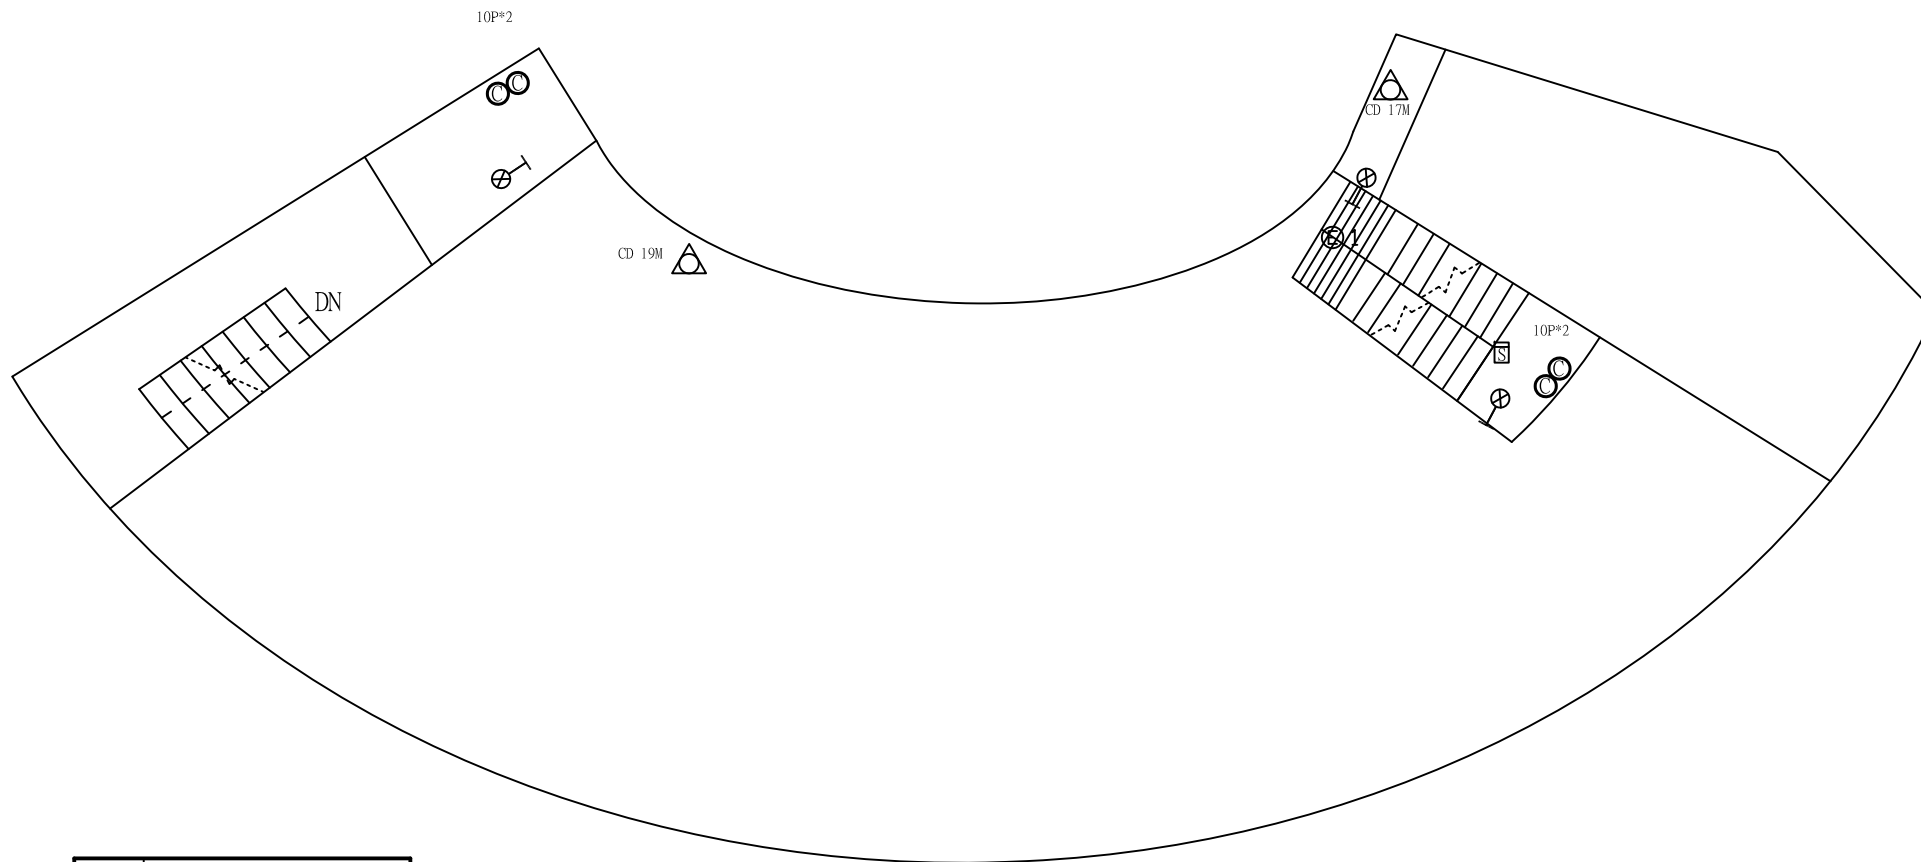

圖例	〔設置數量〕	
◎	ABC乾粉滅火器	4
⊠	偵煙式感知器	1
⊗	出口標示燈	3
⊕	緊急照明燈	1
△	緩降機	2

受檢場所	名稱	國立中央大學	區域	男生第九宿舍A棟	天佑消防製	圖號
	地址	桃園市中壢區中大路300號	樓層	RF		