



圖例	〔設置數量〕	
⊙	ABC乾粉滅火器	12
⊠	火警綜合盤	1
⊔	差動式感知器	8
⊔	定溫式感知器	3
⊠	偵煙式感知器	1
⊗	出口標示燈	2
⊗→	避難方向指示燈	1
⊕	緊急照明燈	5

受檢場所	名稱	國立中央大學	區域	學生九舍餐廳	天佑消防製	圖號
	地址	桃園市中壢區中大路300號	樓層	B1F		

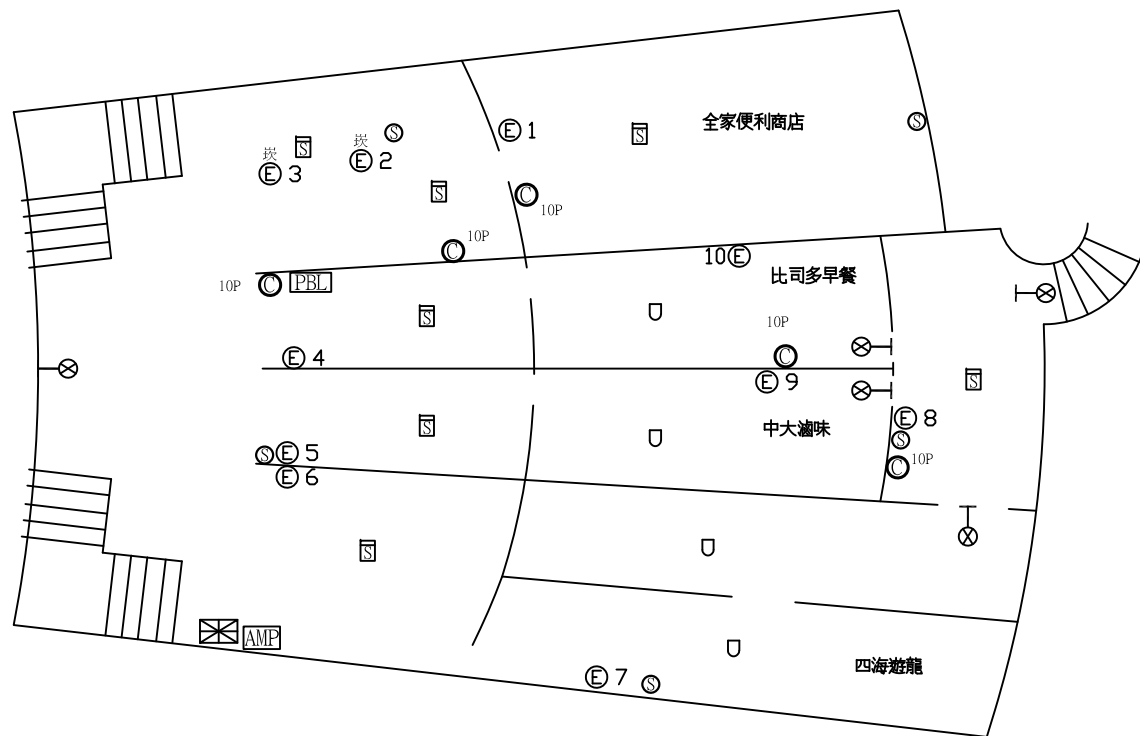


圖例	〔設置數量〕	
⊙	ABC乾粉滅火器	5
⊠	火警受信總機	1
⊡	火警綜合盤	1
⊔	定溫式感知器	4
⊡	偵煙式感知器	7
⊡	緊急廣播主機	1
⊙	揚聲器	5
⊗	出口標示燈	5
⊕	緊急照明燈	10

受檢場所	名稱	國立中央大學	區域	學生九舍餐廳	天佑消防製	圖號
	地址	桃園市中壢區中大路300號	樓層	1F		

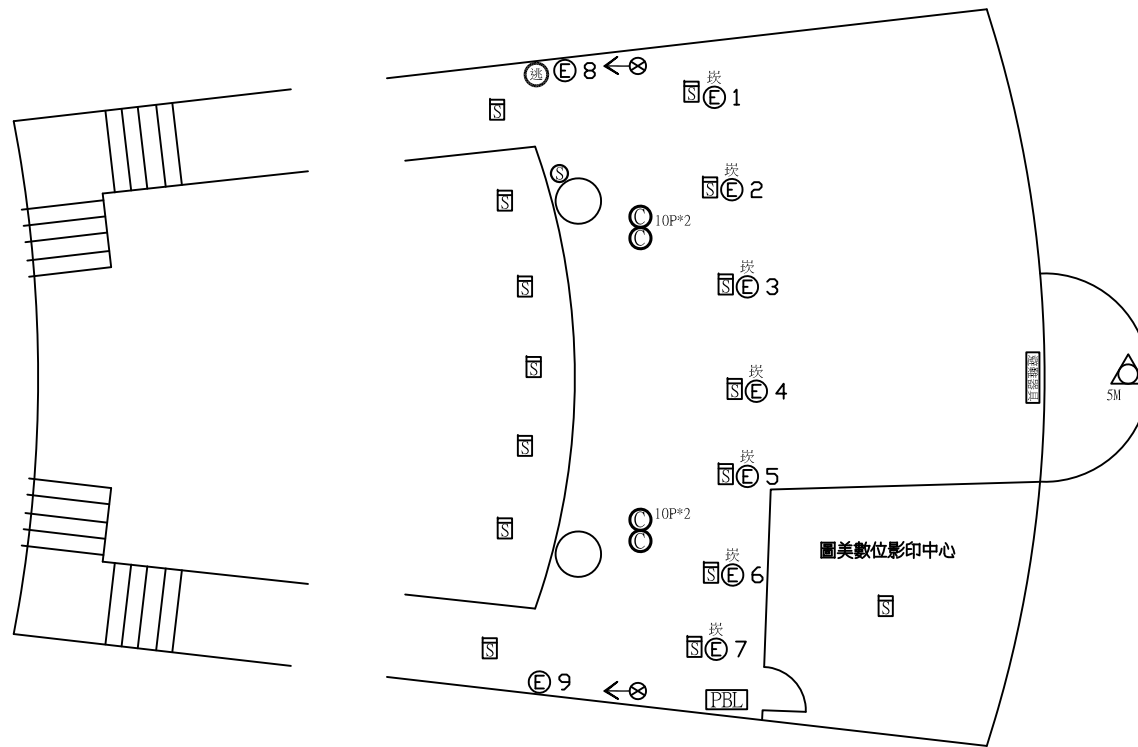


圖例	〔設置數量〕	
◎	ABC乾粉滅火器	4
PBL	火警綜合盤	1
⊠	偵煙式感知器	15
⊙	揚聲器	1
⊗→	避難方向指示燈	2
⊕	緊急照明燈	9
△	緩降機	1
⊠	避難器具標示燈	1

受檢場所	名稱	國立中央大學	區域	學生九舍餐廳	天佑消防製	圖號
	地址	桃園市中壢區中大路300號	樓層	2F		

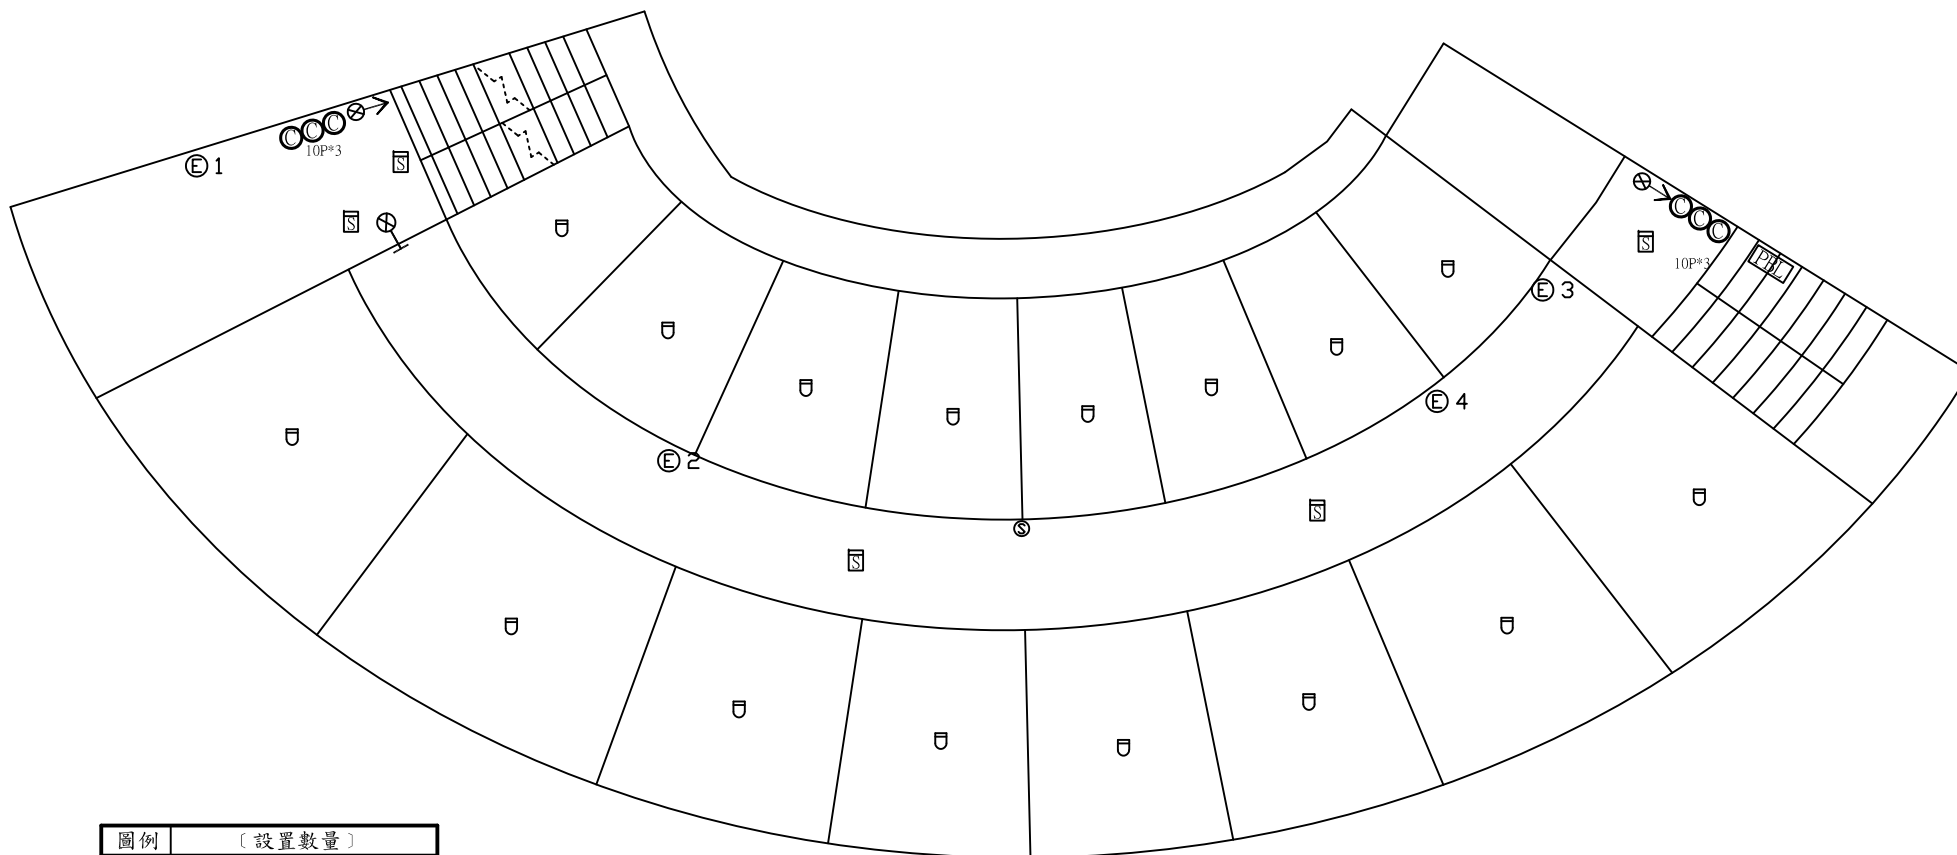


圖例	〔設置數量〕	
◎	ABC乾粉滅火器	6
PBL	火警綜合盤	1
⊔	差動式感知器	16
⊠	偵煙式感知器	5
⊙	揚聲器	1
⊗-	出口標示燈	1
⊗->	避難方向指示燈	2
⊕	緊急照明燈	4

受檢場所	名稱	國立中央大學	區域	男生第九宿舍B棟	天佑消防製	圖號
	地址	桃園市中壢區中大路300號	樓層	B1F		*8-1

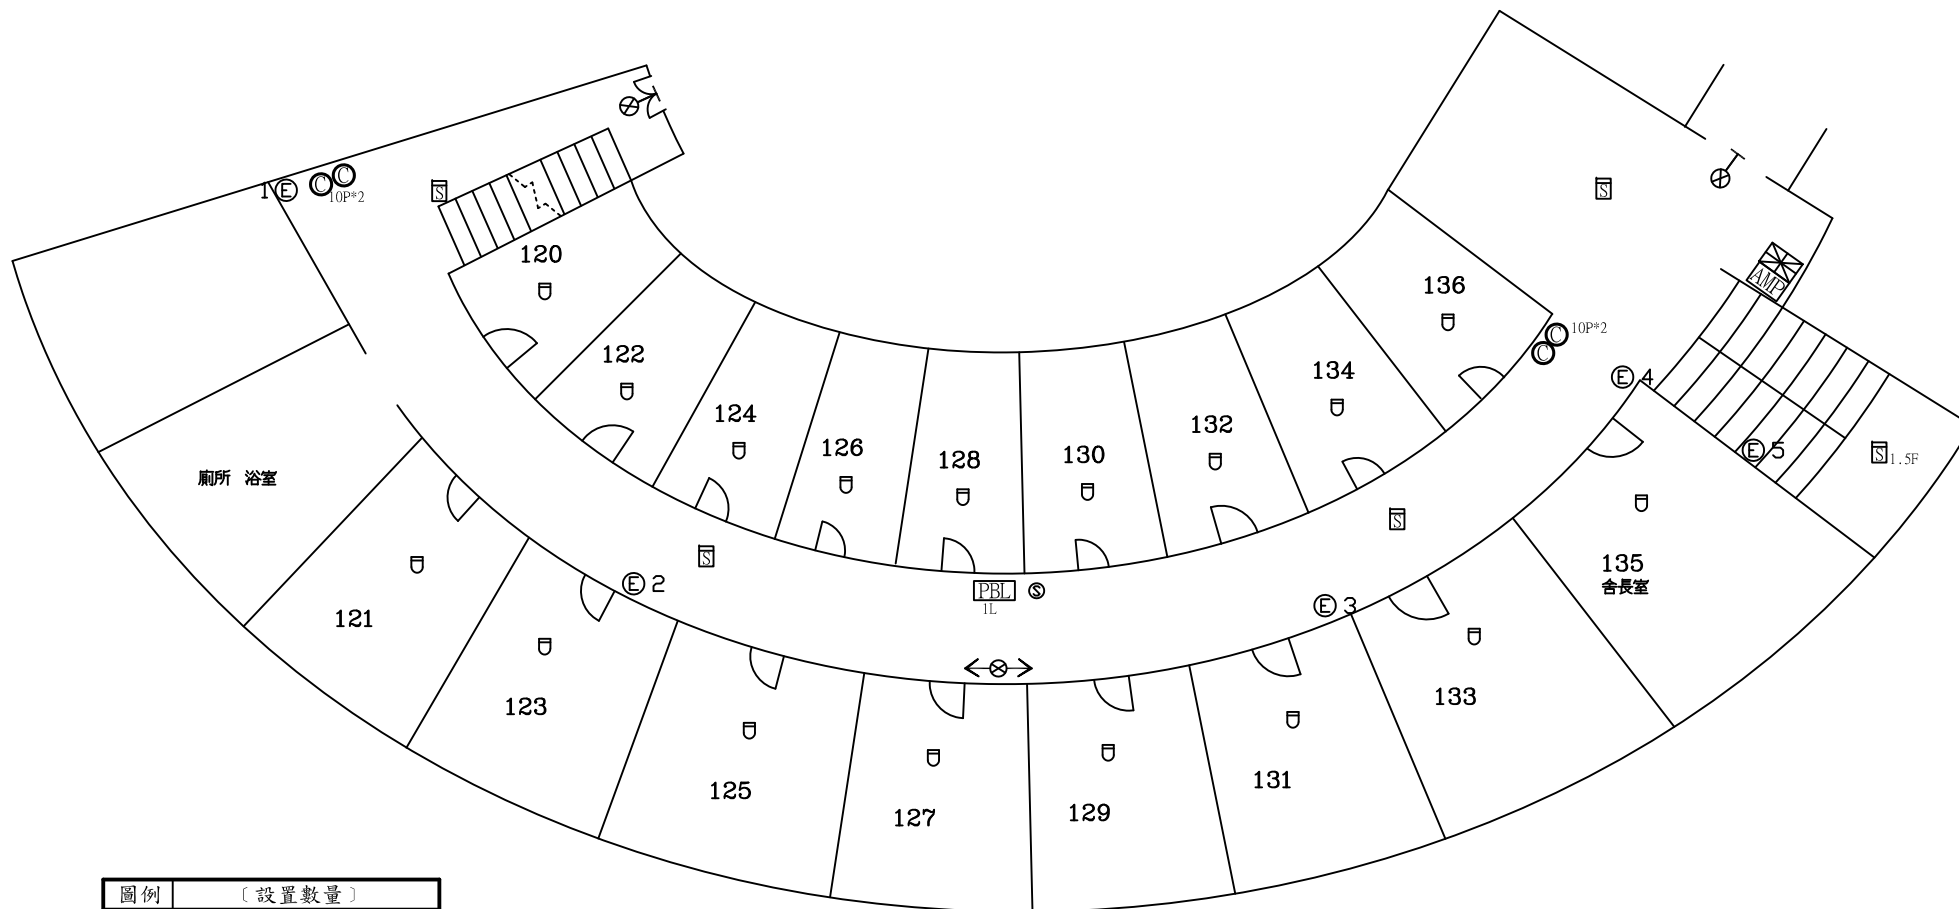


圖例	〔設置數量〕	
⊙	ABC乾粉滅火器	4
PBL	火警綜合盤	1
⊠	火警受信總機	1
⊔	差動式感知器	17
⊓	偵煙式感知器	5
AMP	緊急廣播主機	1
⊙	揚聲器	1
⊗-	出口標示燈	2
⊗->	避難方向指示燈	1
⊕	緊急照明燈	5

受檢場所	名稱	國立中央大學	區域	男生第九宿舍B棟	天佑消防製	圖號	
	地址	桃園市中壢區中大路300號	樓層	1F		*8-2	

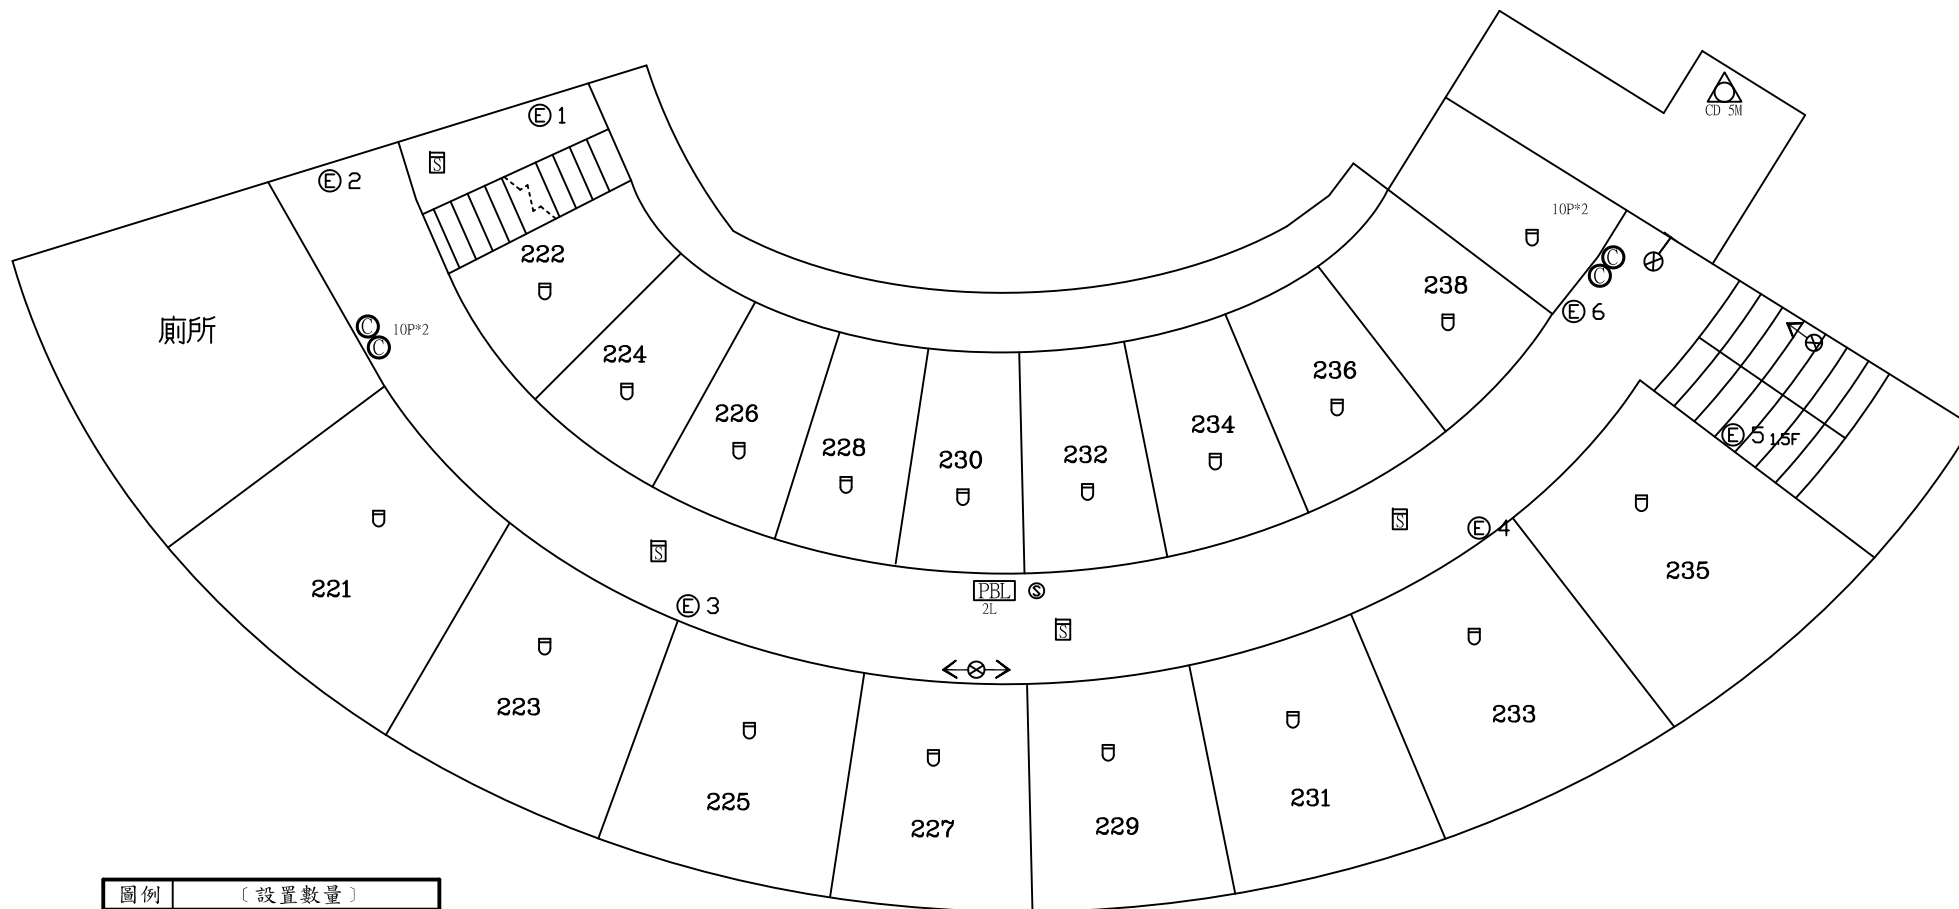


圖例	〔設置數量〕	
◎	ABC乾粉滅火器	4
PBL	火警綜合盤	1
☐	差動式感知器	18
☐	偵煙式感知器	4
◎	揚聲器	1
⊗←	出口標示燈	1
⊗→	避難方向指示燈	2
⊕	緊急照明燈	6
△	緩降機	1

受檢場所	名稱	國立中央大學	區域	男生第九宿舍B棟	天佑消防製	圖號
	地址	桃園市中壢區中大路300號	樓層	2F		

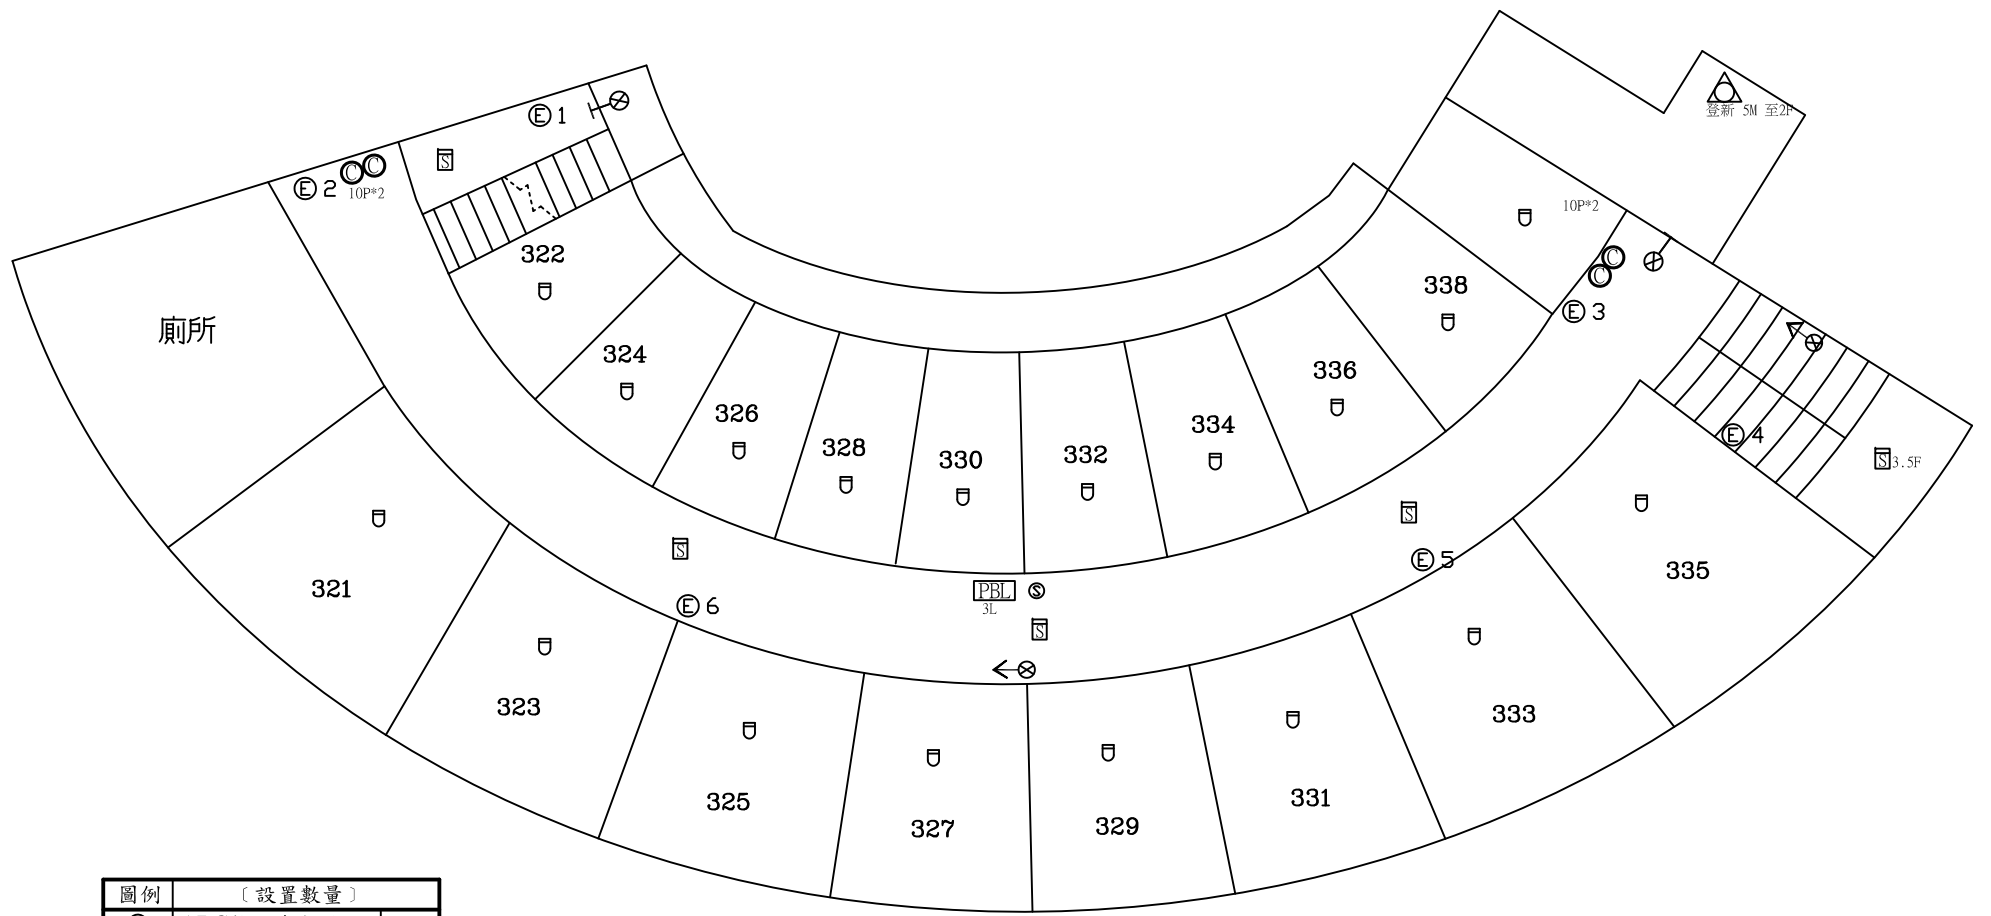


圖例	〔設置數量〕	
◎	ABC乾粉滅火器	4
▭PBL	火警綜合盤	1
⊔	差動式感知器	18
⊔S	偵煙式感知器	5
◎	揚聲器	1
⊗-I	出口標示燈	2
⊗->	避難方向指示燈	2
⊕	緊急照明燈	6
△	緩降機	1

受檢場所	名稱	國立中央大學	區域	男生第九宿舍B棟	天佑消防製	圖號
	地址	桃園市中壢區中大路300號	樓層	3F		

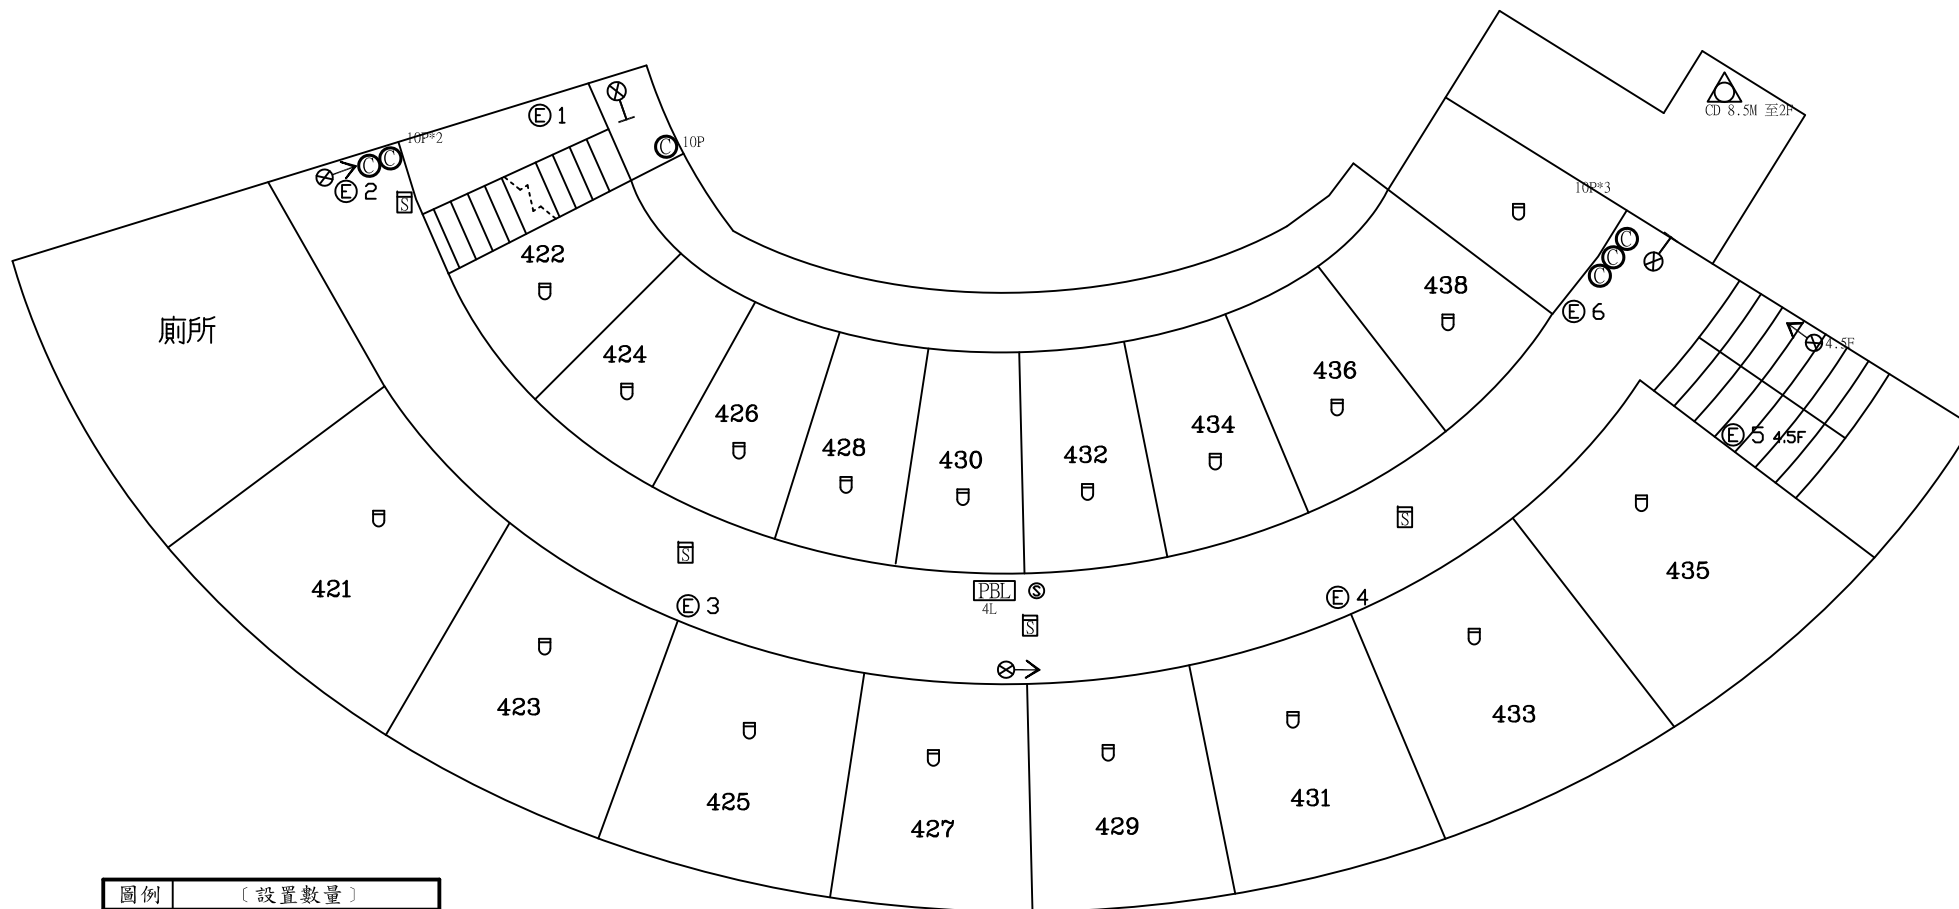


圖例	〔設置數量〕	
◎	ABC乾粉滅火器	6
PBL	火警綜合盤	1
☐	差動式感知器	18
☐	偵煙式感知器	4
◎	揚聲器	1
⊗-	出口標示燈	2
⊗->	避難方向指示燈	3
⊕	緊急照明燈	6
△	緩降機	1

受檢場所	名稱	國立中央大學	區域	男生第九宿舍B棟	天佑消防製	圖號
	地址	桃園市中壢區中大路300號	樓層	4F		

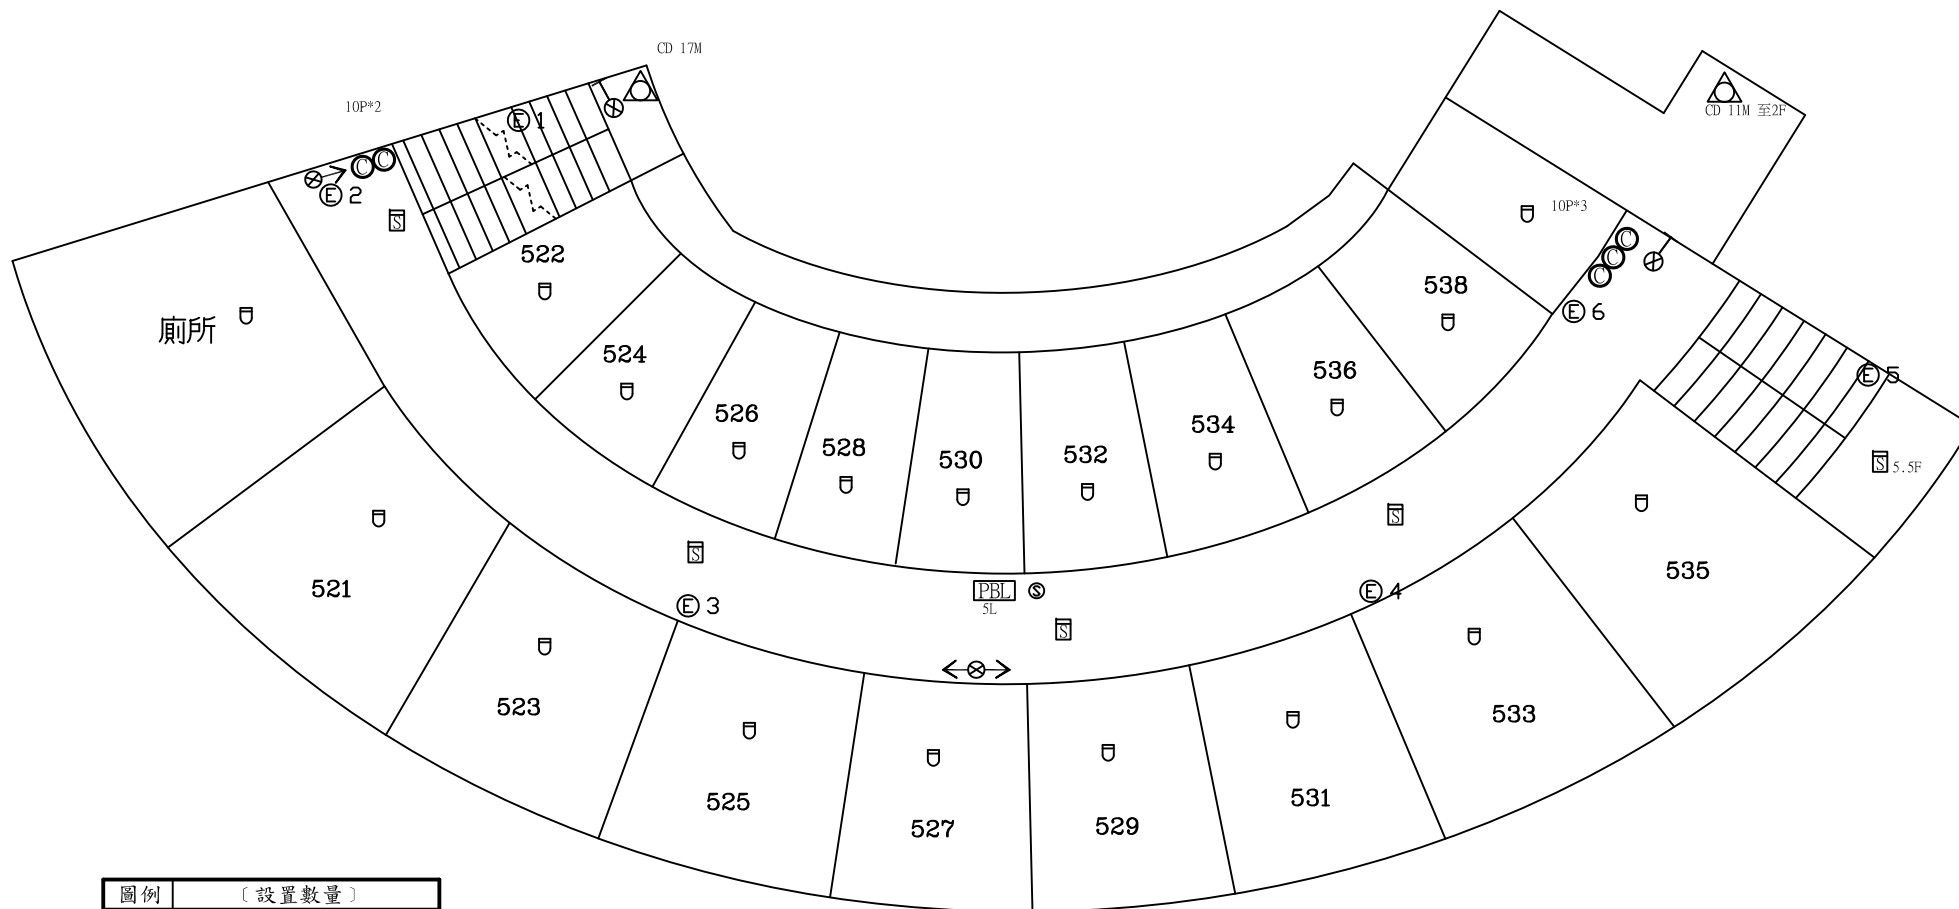

圖例	〔設置數量〕	
◎	ABC乾粉滅火器	5
PBL	火警綜合盤	1
⊔	差動式感知器	19
⊔	偵煙式感知器	5
⊙	揚聲器	1
⊗-	出口標示燈	2
⊗->	避難方向指示燈	2
⊕	緊急照明燈	6
△	緩降機	2

受檢場所	名稱	國立中央大學	區域	男生第九宿舍B棟	天佑消防製	圖號	
	地址	桃園市中壢區中大路300號	樓層	5F		*8-6	

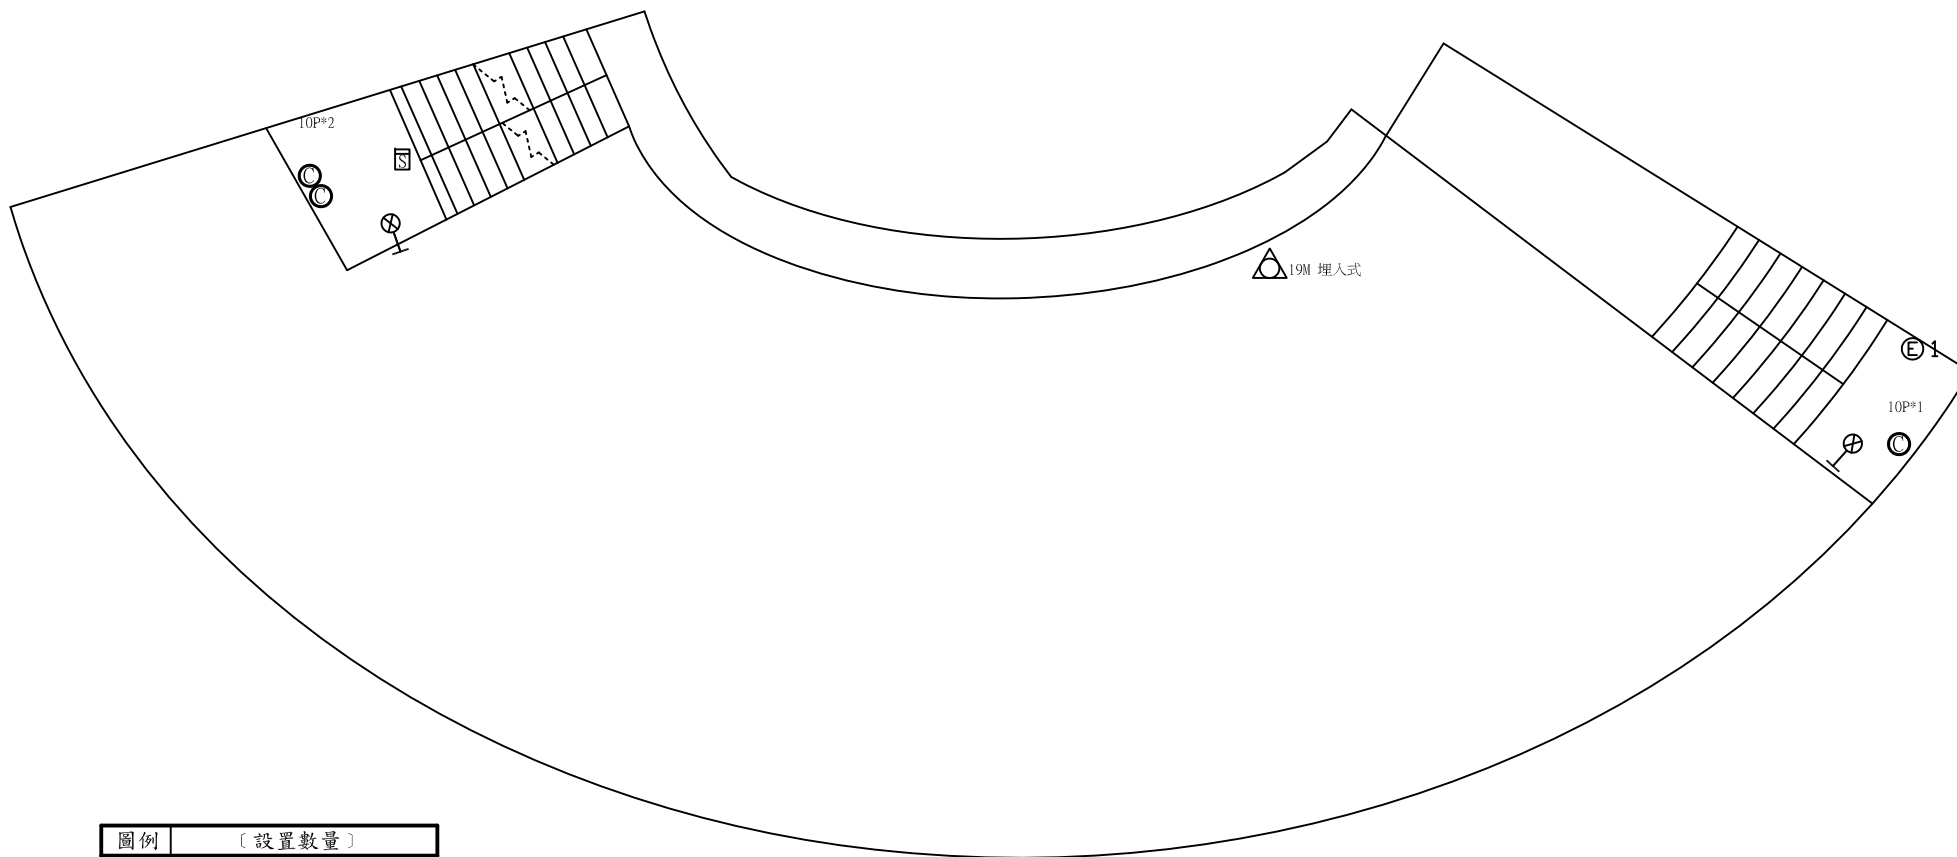

圖例	〔設置數量〕	
◎	ABC乾粉滅火器	3
⊠	偵煙式感知器	1
⊗	出口標示燈	2
⊕	緊急照明燈	1
△	緩降機	1

受檢場所	名稱	國立中央大學	區域	男生第九宿舍B棟	天佑消防製	圖號
	地址	桃園市中壢區中大路300號	樓層	RF		