



圖例	〔設置數量〕	
⊙	ABC乾粉滅火器	14
	消防控箱及火警綜合盤	2
PBL	火警綜合盤	1
S	偵煙式感知器	24
⊙	揚聲器	15
⊗	出口標示燈	7
⊗→	避難方向指示燈	1
⊙	緊急照明燈	16
	排煙閘門	6
	排煙手動啟動裝置	6
	排煙機控制盤	3

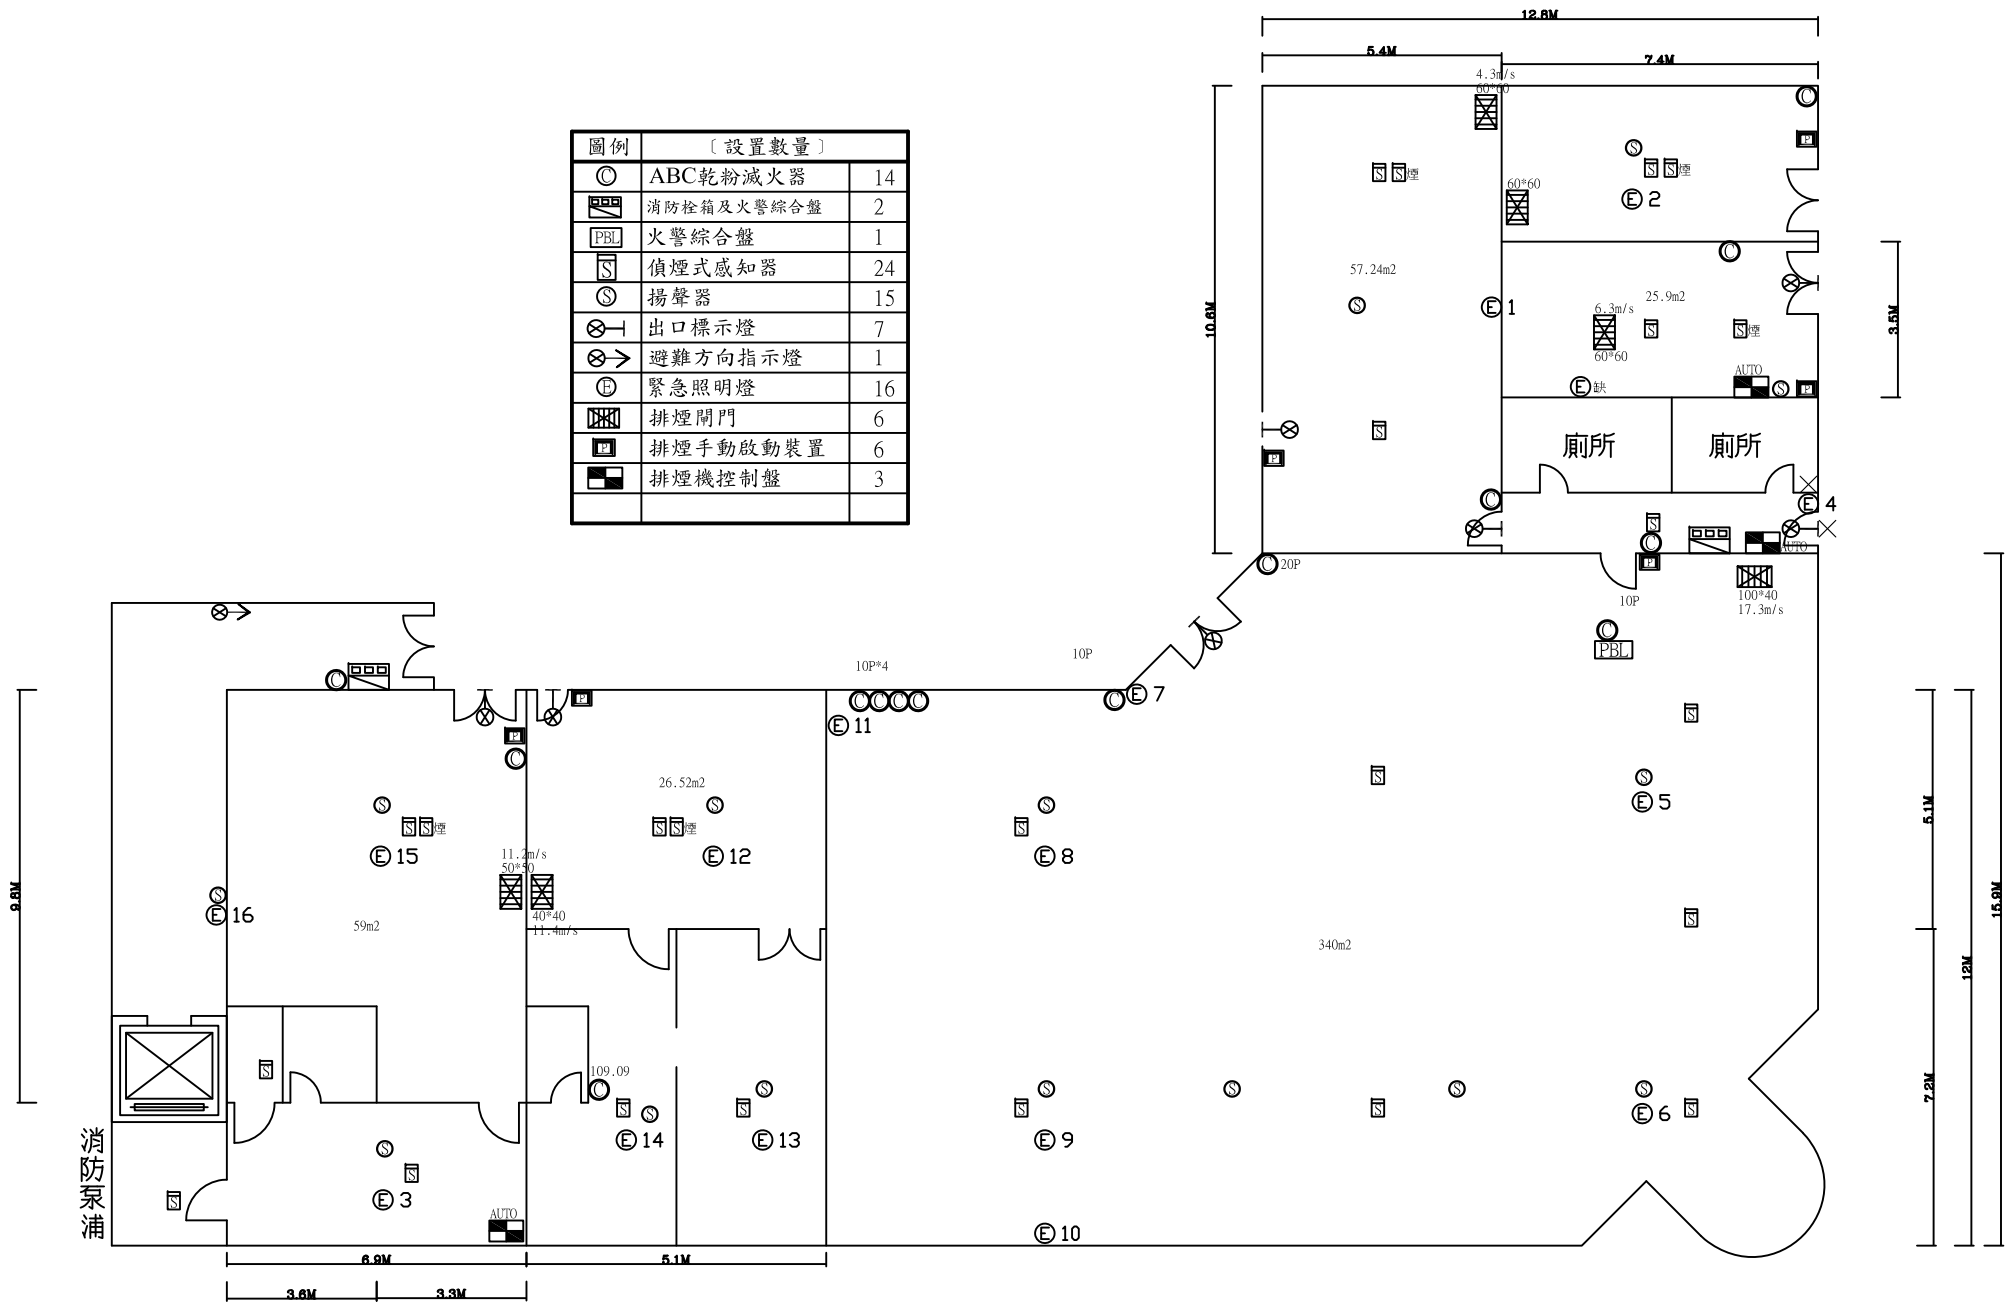

受檢場所	名稱	國立中央大學	區域	男生第十一宿舍	天佑消防製	圖號
	地址	桃園市中壢區中大路300號	樓層	B1F		




圖例	〔設置數量〕	
⊙	ABC乾粉滅火器	7
☒	消防栓箱及火警綜合盤	2
U	定溫式感知器	1
S	偵煙式感知器	28
⊙	揚聲器	25
⊗←	出口標示燈	1
⊗→	避難方向指示燈	5
⊕	緊急照明燈	28
△	緩降機	2
☒	避難器具標示燈	1

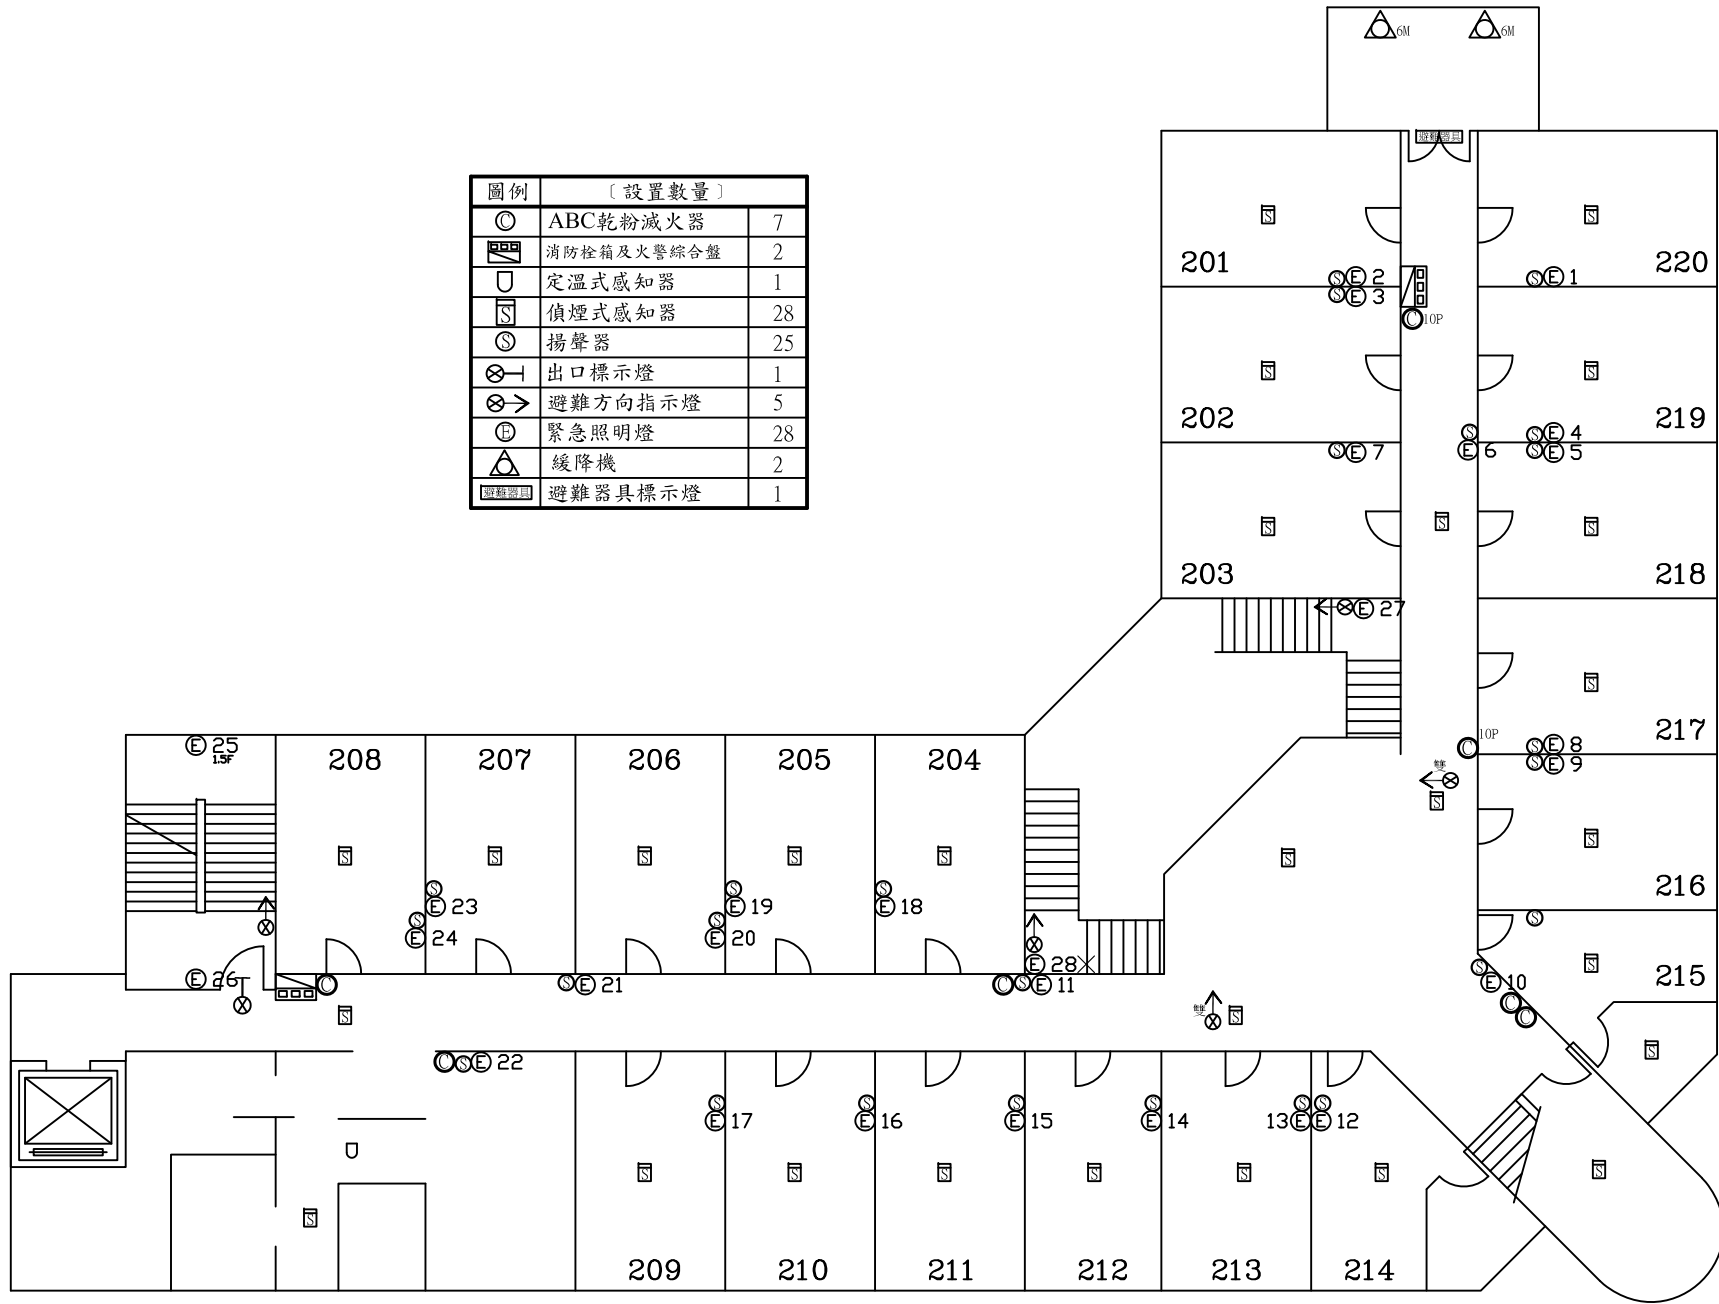

受檢場所	名稱	國立中央大學	區域	男生第十一宿舍	天佑消防製	圖號
	地址	桃園市中壢區中大路300號	樓層	2F		


圖例	〔設置數量〕	
◎	ABC乾粉滅火器	8
☒	消防控箱及火警綜合盤	2
PBL	火警綜合盤	1
U	定溫式感知器	1
S	偵煙式感知器	28
⊙	揚聲器	26
⊗	出口標示燈	4
⊗→	避難方向指示燈	3
⊕	緊急照明燈	27
△	緩降機	1
☒	避難器具標示燈	3
☒	排煙閘門	1
☒	排煙手動啟動裝置	1
☒	排煙機控制盤	1

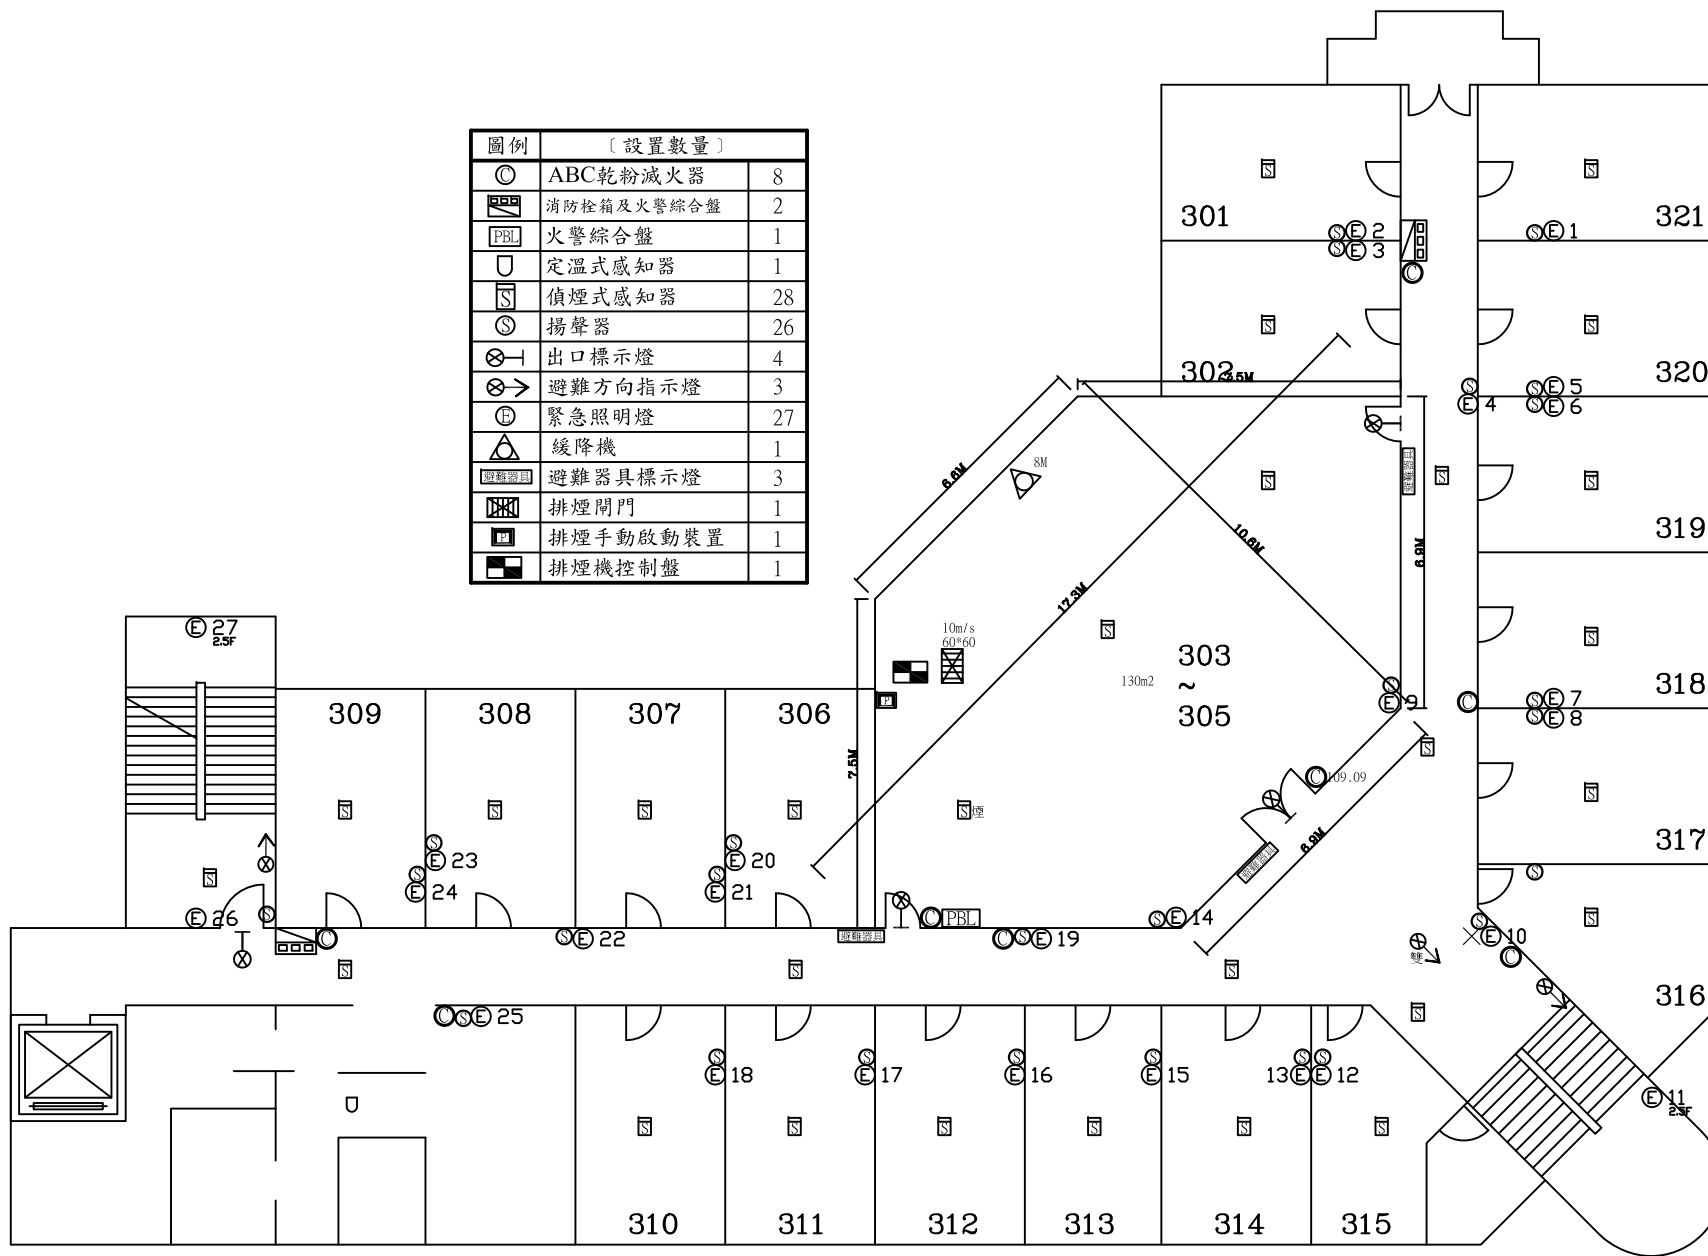

受檢場所	名稱	國立中央大學	區域	男生第十一宿舍	天佑消防製	圖號
	地址	桃園市中壢區中大路300號	樓層	3F		




圖例	〔設置數量〕	
☉	ABC乾粉滅火器	7
☒	消防栓箱及火警綜合盤	2
U	定溫式感知器	1
☒	偵煙式感知器	25
⊙	揚聲器	25
⊗→	出口標示燈	1
⊗→	避難方向指示燈	3
⊙	緊急照明燈	27
△	緩降機	1
☒	避難器具標示燈	1

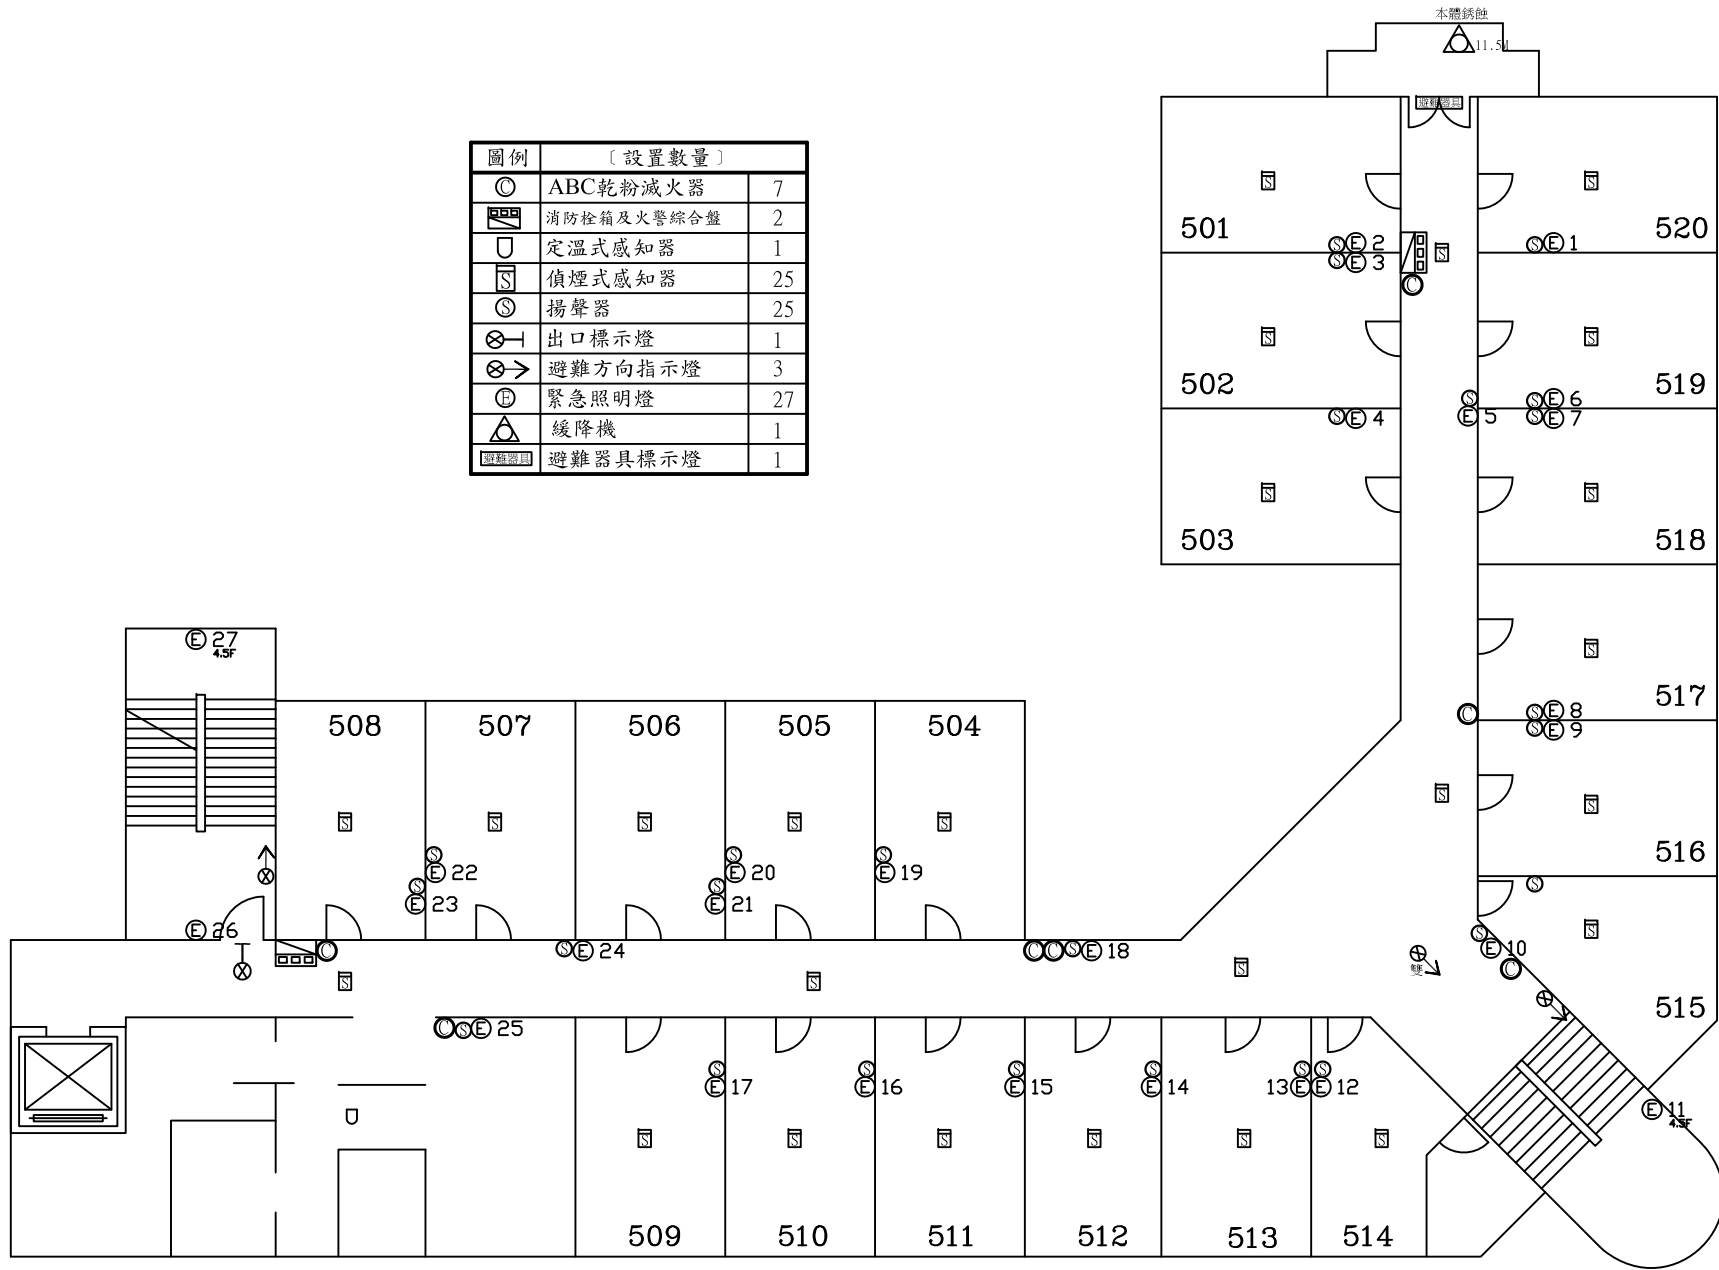

受檢場所	名稱	國立中央大學	區域	男生第十一宿舍	天佑消防製	圖號
	地址	桃園市中壢區中大路300號	樓層	5F		

圖例	〔設置數量〕	
◎	ABC乾粉滅火器	4
⊠	偵煙式感知器	4
⊙	揚聲器	3
⊗	出口標示燈	2
ⓔ	緊急照明燈	2

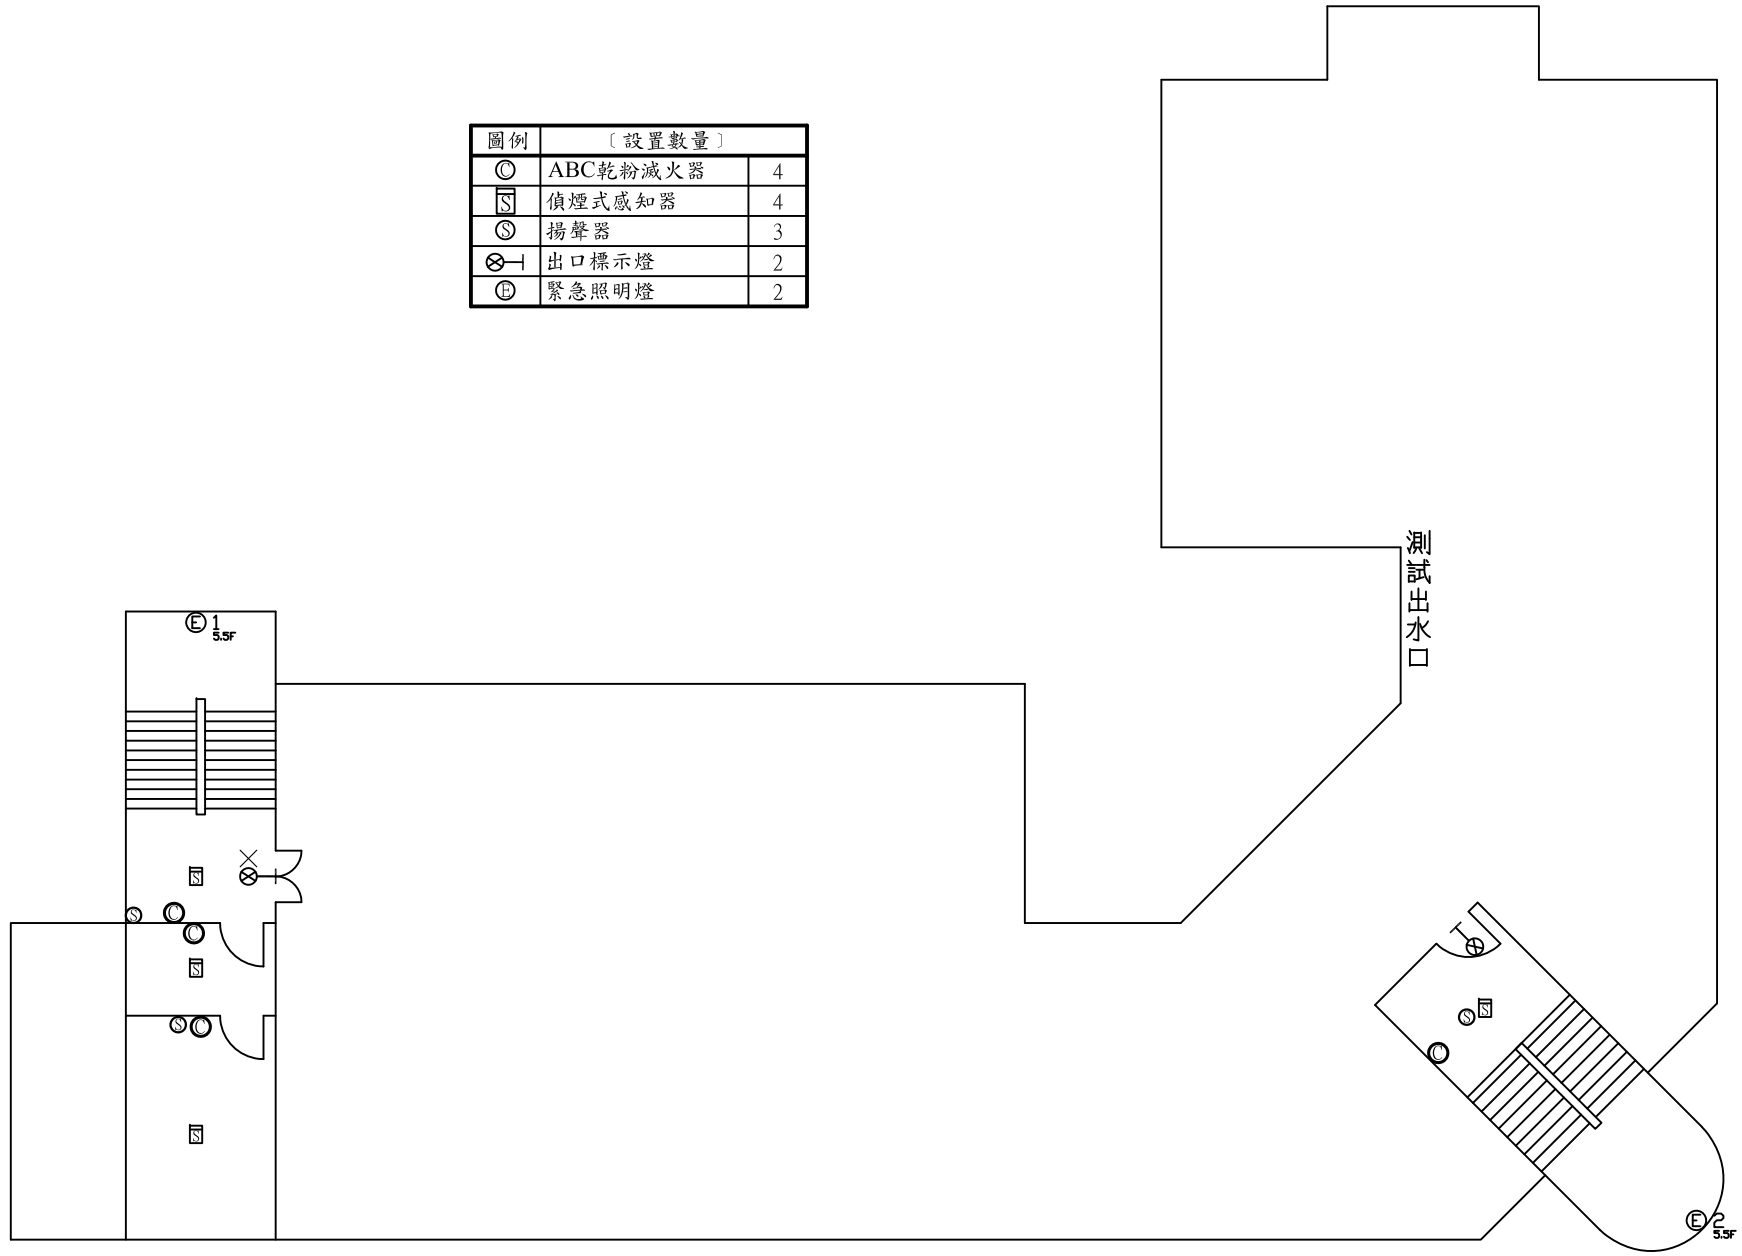

受檢場所	名稱	國立中央大學	區域	男生第十一宿舍	天佑消防製	圖號
	地址	桃園市中壢區中大路300號	樓層	RF		