

 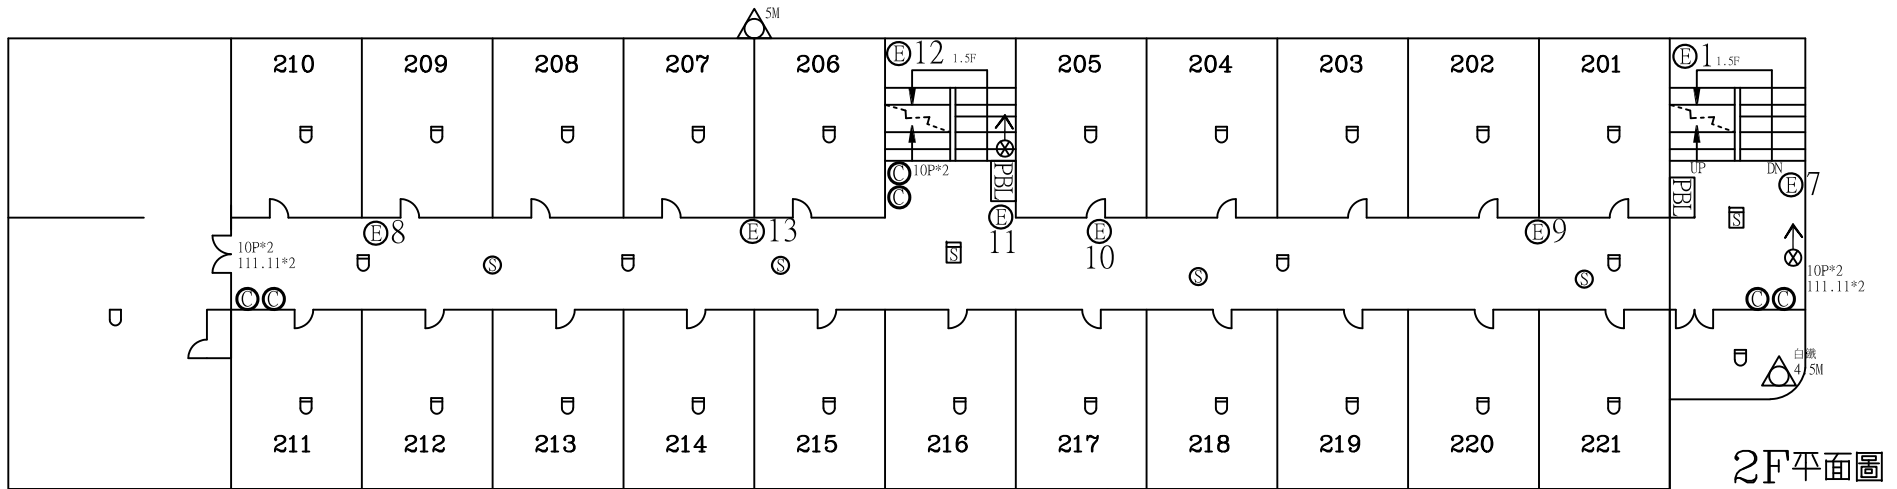


本棟低壓供電

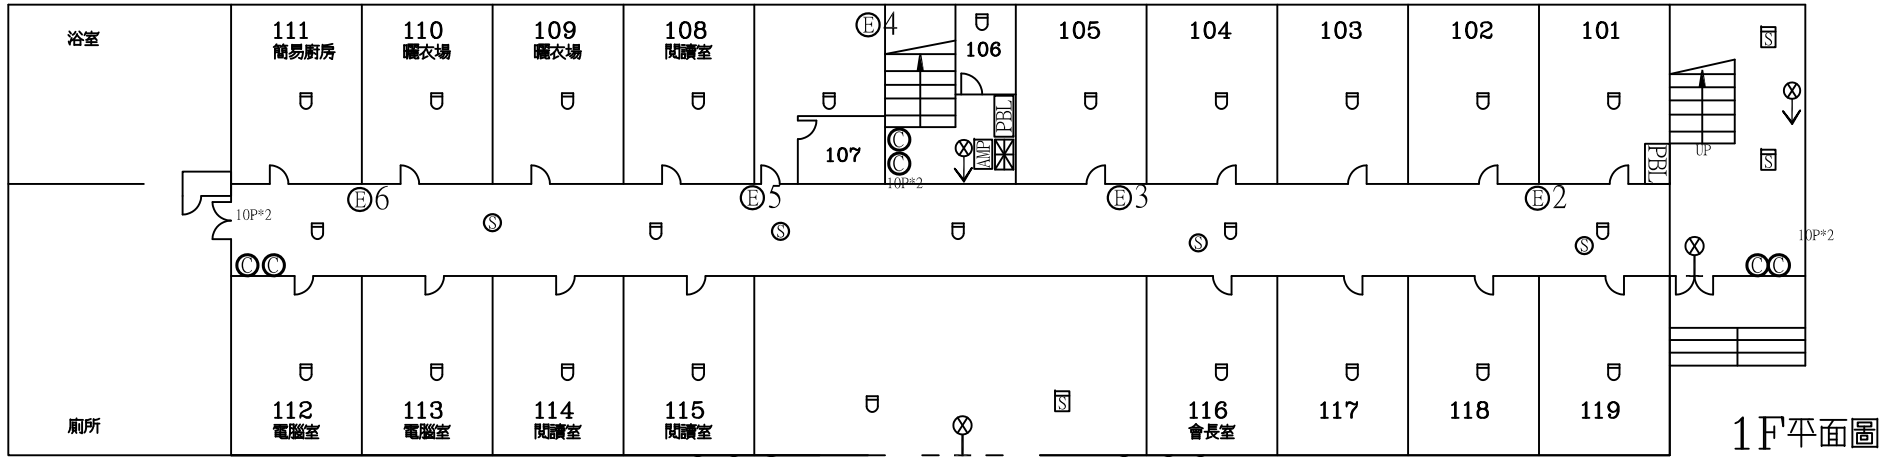



圖例	[設置數量]	圖例	[設置數量]
⊙	ABC乾粉滅火器 12	AMP	緊急廣播主機 1
⊠	火警受信總機 1	⊙	揚聲器 8
PBL	火警綜合盤 4	⊗	出口標示燈 2
⊖	差動式感知器 51	⊗→	避難方向指示燈 4
⊖	定溫式感知器 1	⊕	緊急照明燈 13
⊖	偵煙式感知器 5	△	緩降機 2

上游開關:管理二館高壓變電站VCB5




總電源開關:男研舍高壓變電站MVCB

受檢場所	名稱	國立中央大學	區域	男生第十二宿舍	天佑消防製	圖號
	地址	桃園市中壢區中大路300號	樓層	1F、2F		

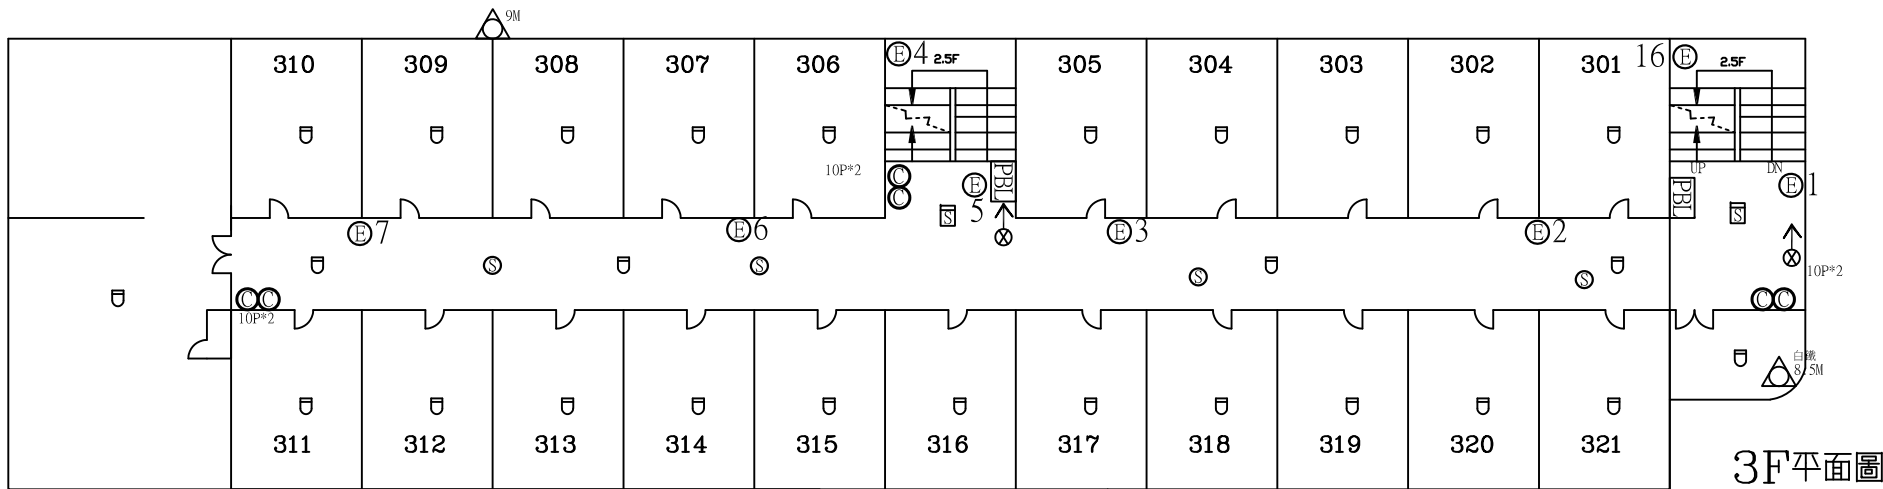 



3F平面圖

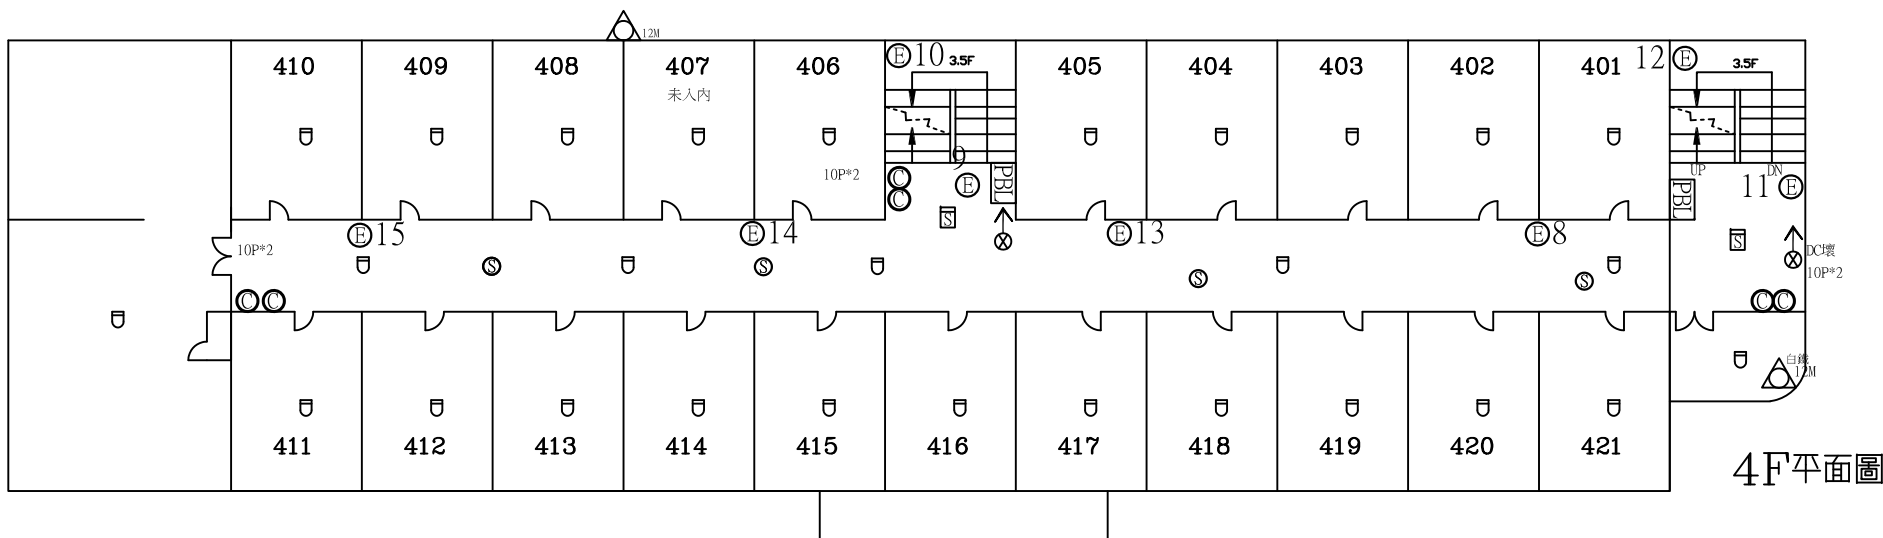


4F平面圖

圖例	〔設置數量〕		圖例	〔設置數量〕	
◎	ABC乾粉滅火器	12	⊙	揚聲器	8
PBL	火警綜合盤	4	⊗→	避難方向指示燈	4
⊖	差動式感知器	55	⊕	緊急照明燈	16
⊖	偵煙式感知器	4	△	緩降機	4

受檢場所	名稱	國立中央大學	區域	男生第十二宿舍	天佑消防製	圖號
	地址	桃園市中壢區中大路300號	樓層	3F、4F		

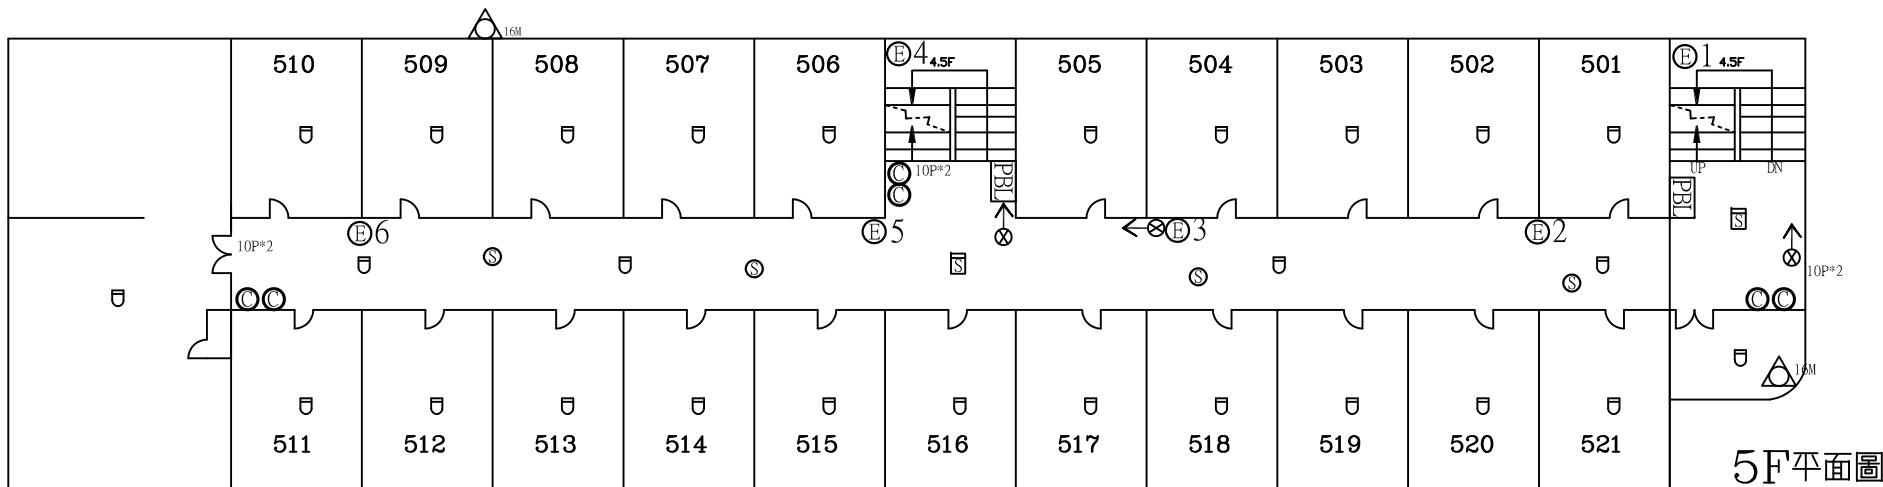 

5F平面圖

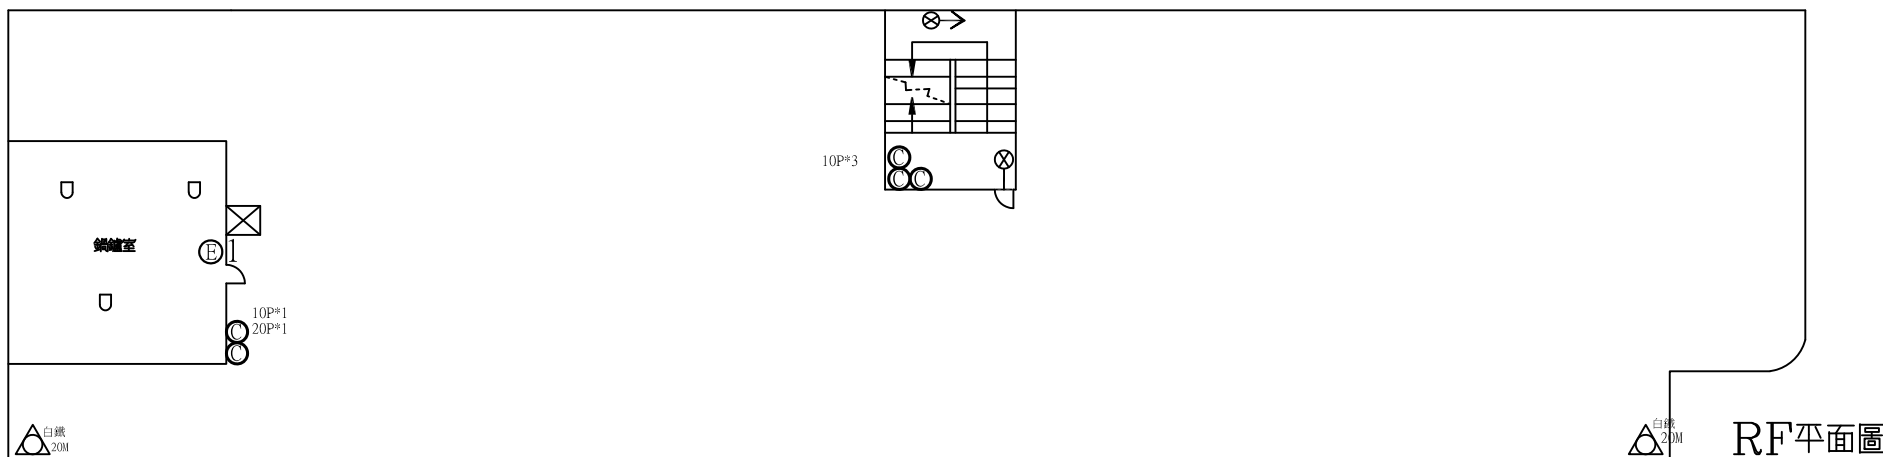

RF平面圖

圖例	[設置數量]	圖例	[設置數量]
◎	ABC乾粉滅火器 11	⊙	揚聲器 4
PBL	火警綜合盤 2	⊗←	出口標示燈 1
⊖	差動式感知器 27	⊗→	避難方向指示燈 4
⊖	定溫式感知器 3	⊕	緊急照明燈 7
⊖	偵煙式感知器 2	△	緩降機 4

受檢場所	名稱	國立中央大學	區域	男生第十二宿舍	天佑消防製	圖號
	地址	桃園市中壢區中大路300號	樓層	5F、RF		