



受檢場所	名稱	國立中央大學	棟別	男生第十三宿舍	樓層	1F、2F	天佑消防製	圖號	
	地址	桃園市中壢區中大路300號						*12-1	

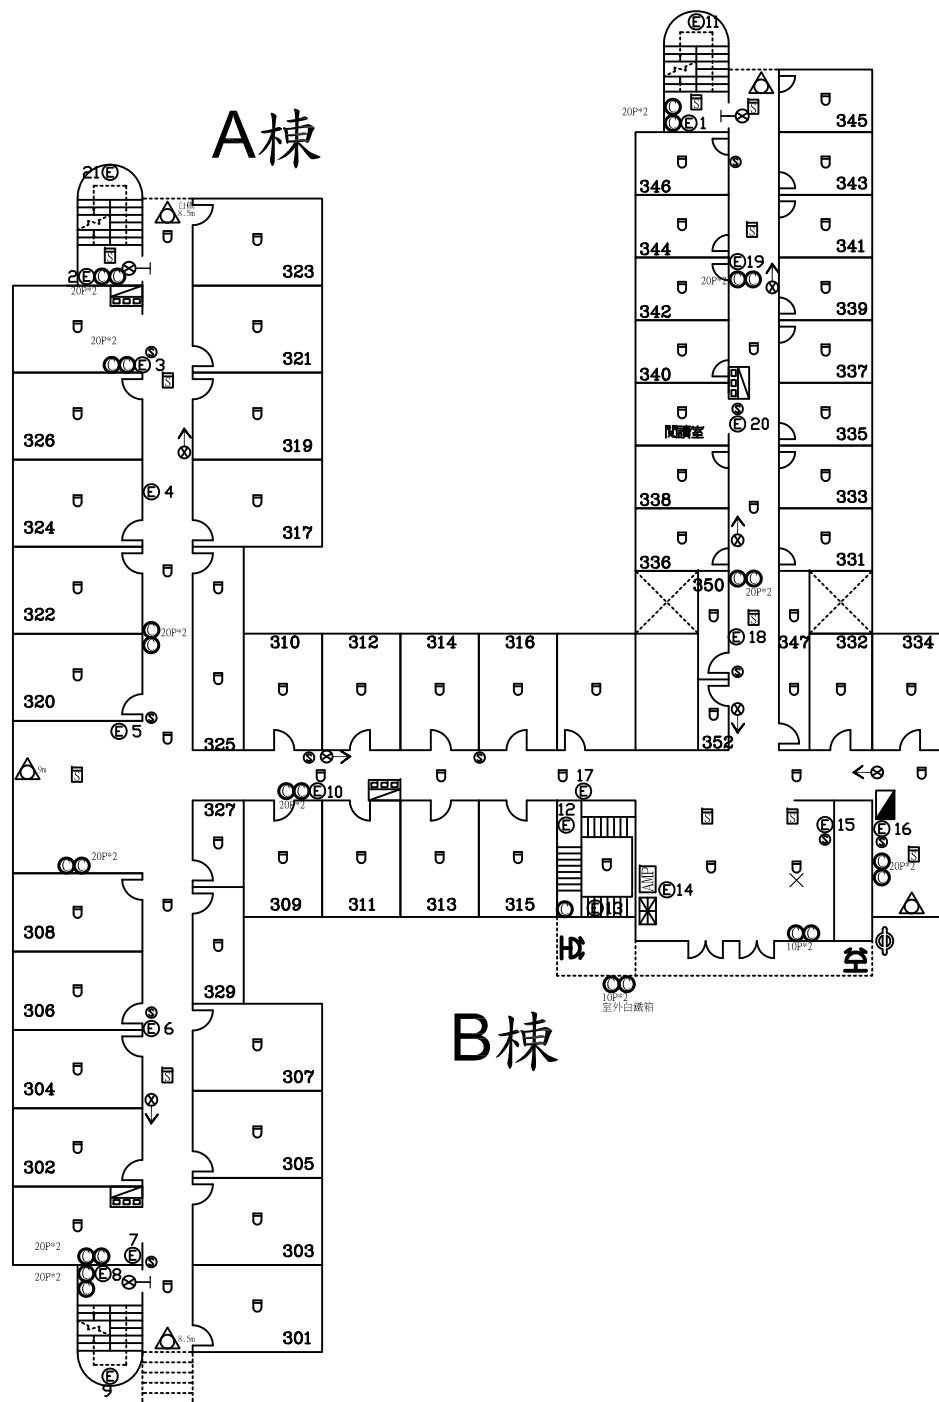


圖例	設置數量
ABC 乾粉滅火器	27
消防栓箱及火警綜合盤	4
消防栓箱	1
火警受信總機	1
差動式感知器	67
偵煙式感知器	11
揚聲器	11
緊急廣播主機	1
出口標示燈	3
避難方向指示燈	7
緊急照明燈	21
緩降機	5
送水口	2
採水口	1

受檢場所	名稱	國立中央大學	棟別	男生第十三宿舍	樓層	3F	天佑消防製	圖號
	地址	桃園市中壢區中大路300號						

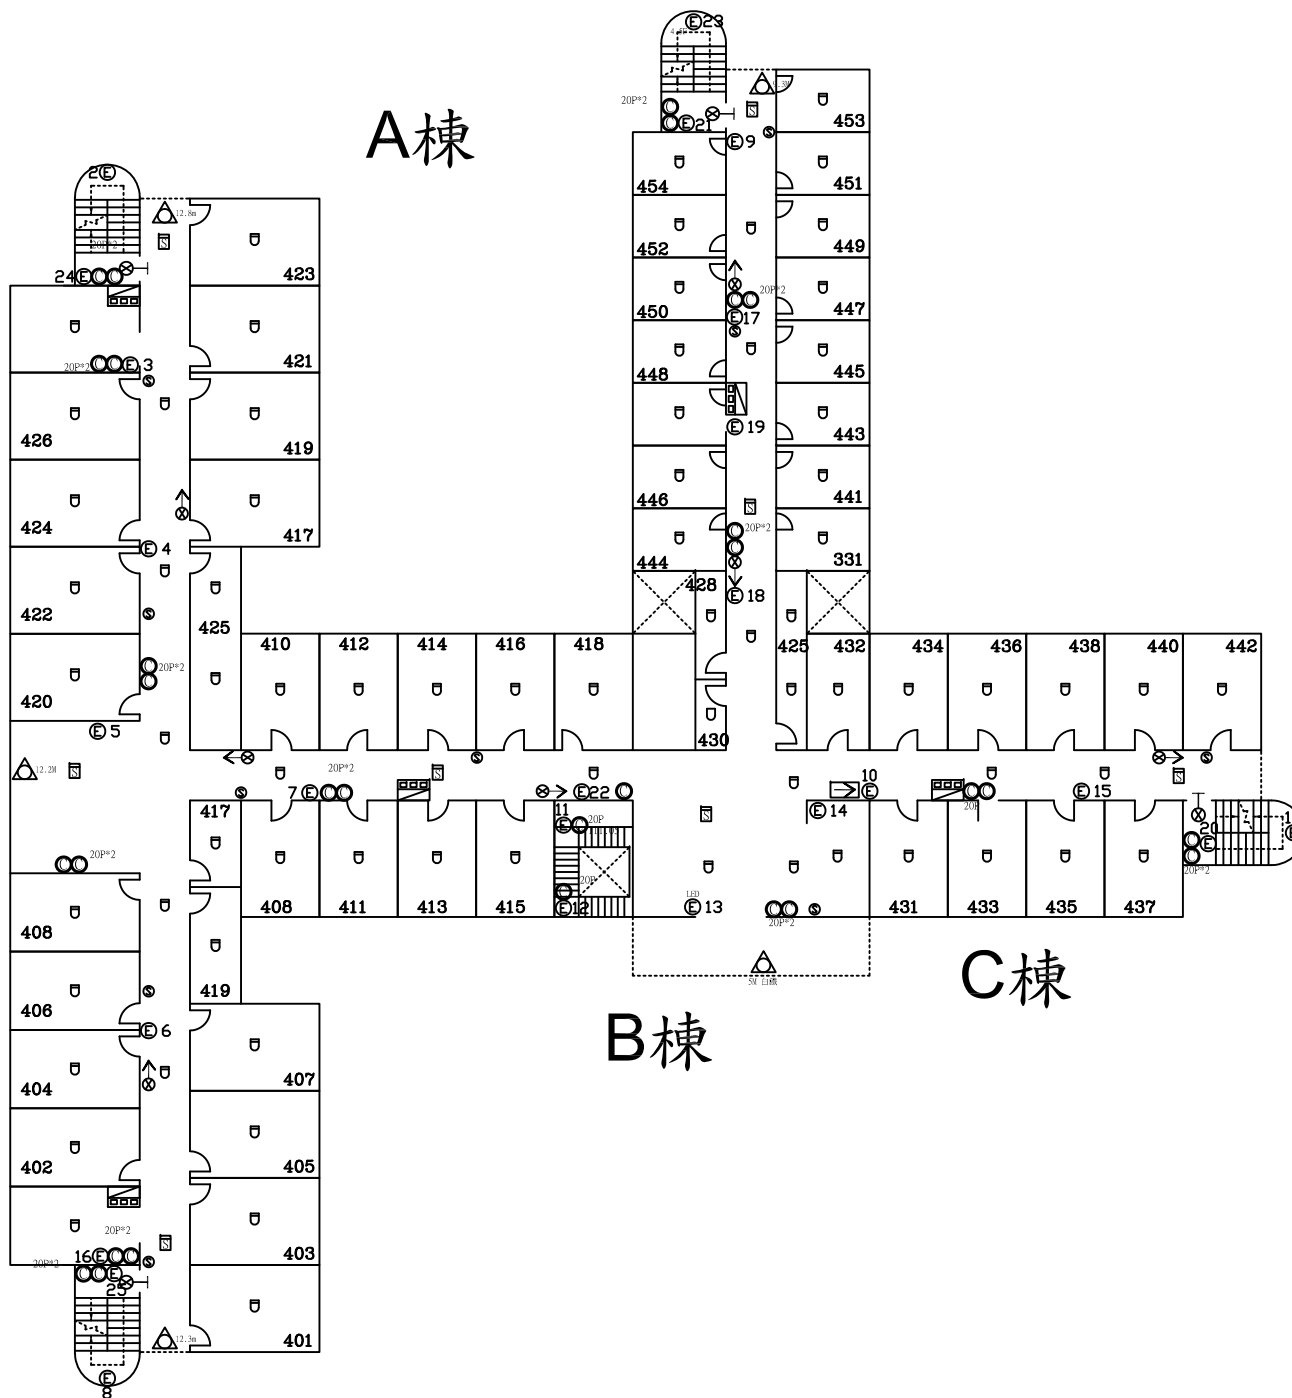

圖例	設置數量
☉	ABC乾粉滅火器 29
☒	消防栓箱及火警綜合盤 5
☐	差動式感知器 75
☐	定溫式感知器 1
☒	偵煙式感知器 8
☉	揚聲器 10
☉	出口標示燈 4
☉	避難方向指示燈 8
☉	避難方向指示牌 1
☉	緊急照明燈 25
☒	緩降機 5


受檢場所	名稱	國立中央大學	棟別	男生第十三宿舍	樓層	4F	天佑消防製	圖號
	地址	桃園市中壢區中大路300號						

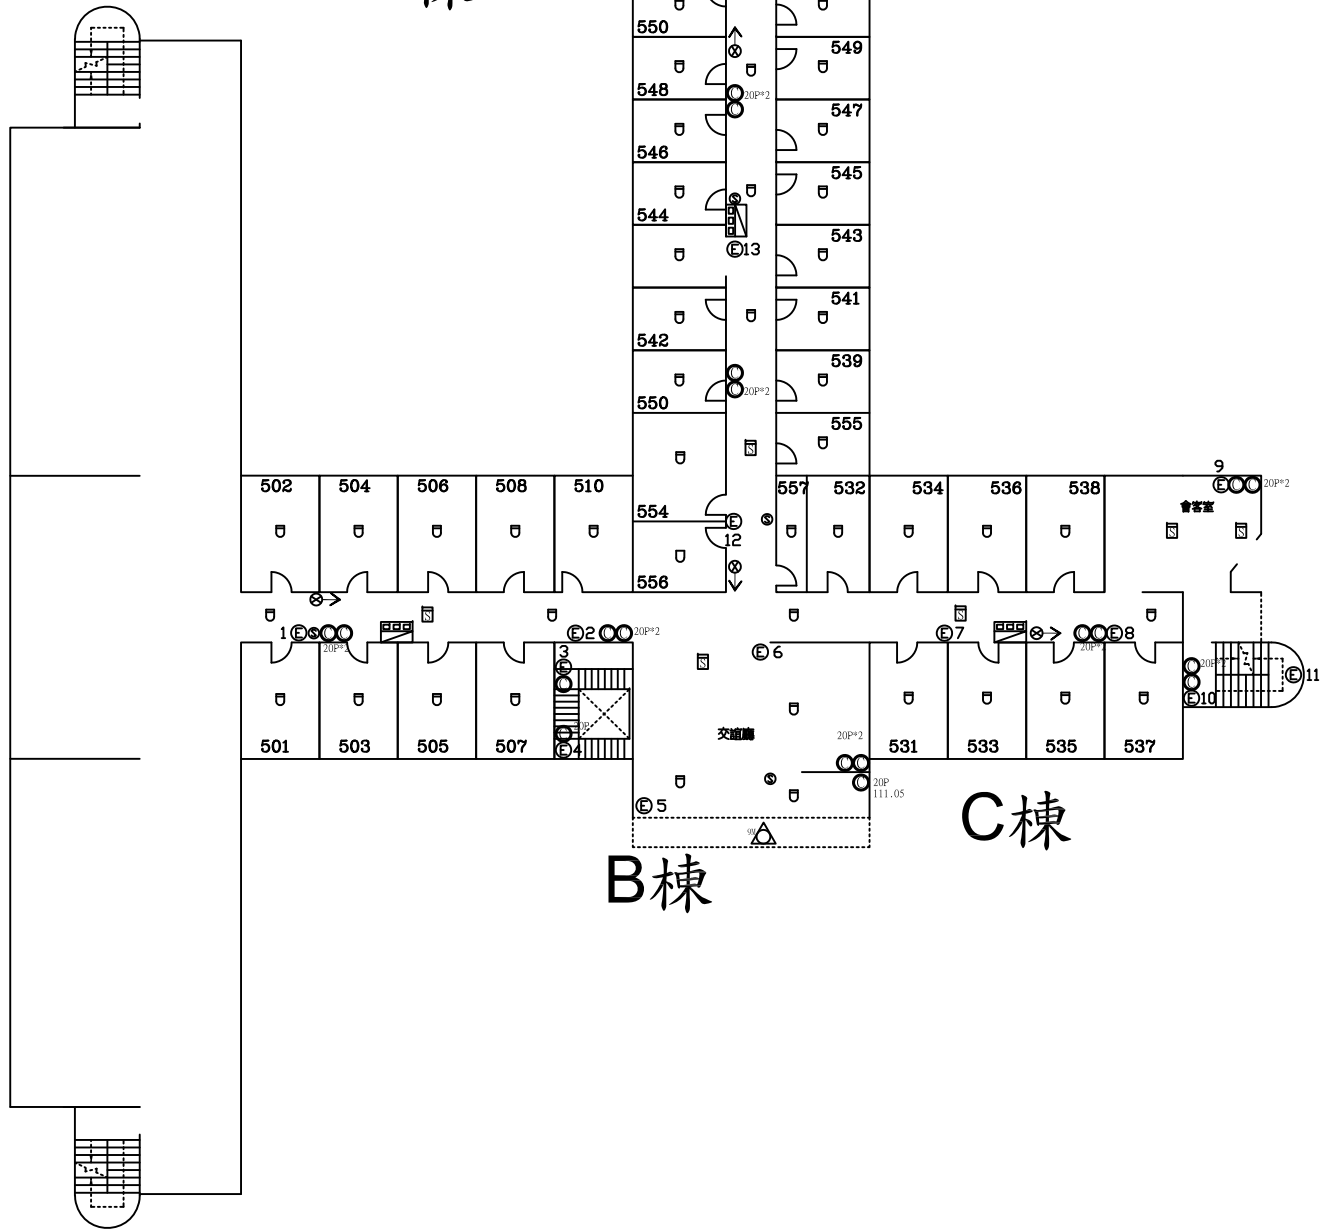


圖例	設置數量	
ABC	ABC	21
消防	消防	3
差動	差動	45
定溫	定溫	1
偵煙	偵煙	8
揚聲	揚聲	5
出口	出口	1
避難	避難	4
緊急	緊急	16
緩降	緩降	2

受檢場所	名稱	國立中央大學	棟別	男生第十三宿舍	樓層	5F	天佑消防製	圖號
	地址	桃園市中壢區中大路300號						


# 6F

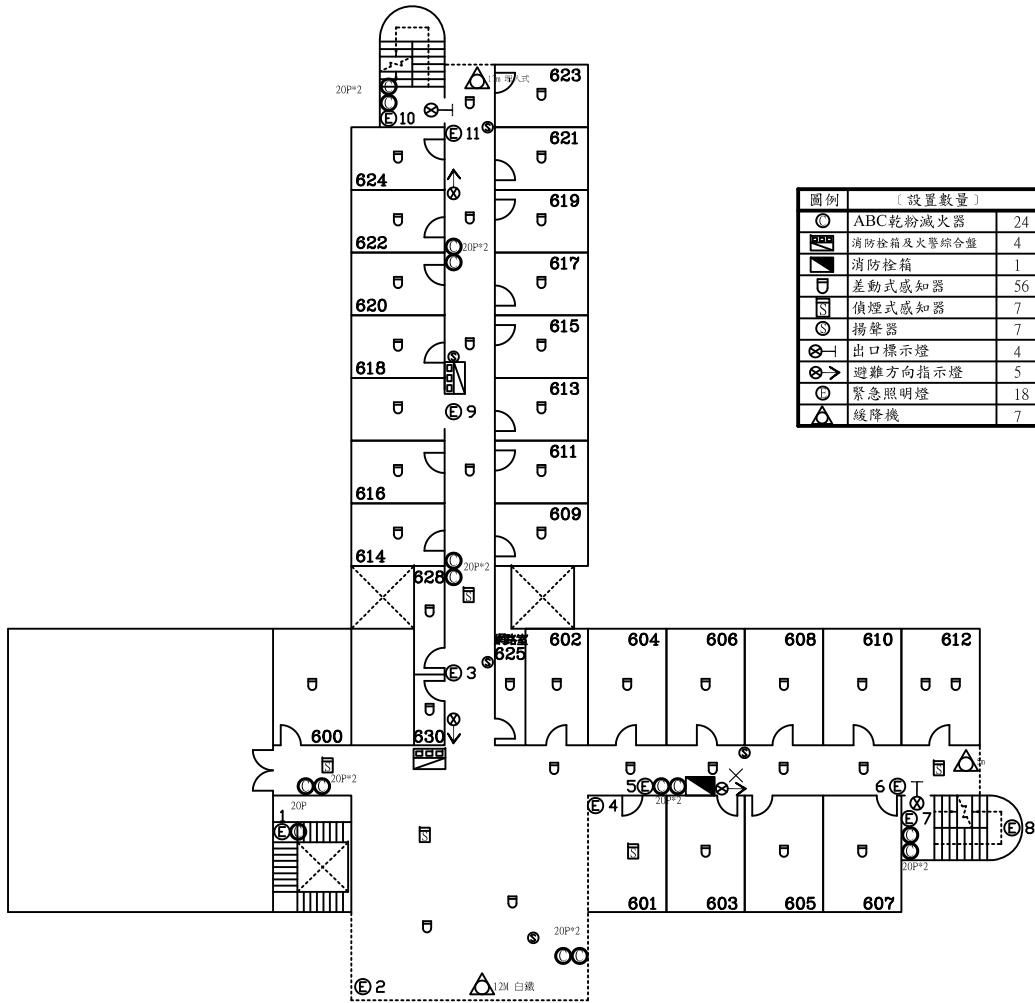

# 7F

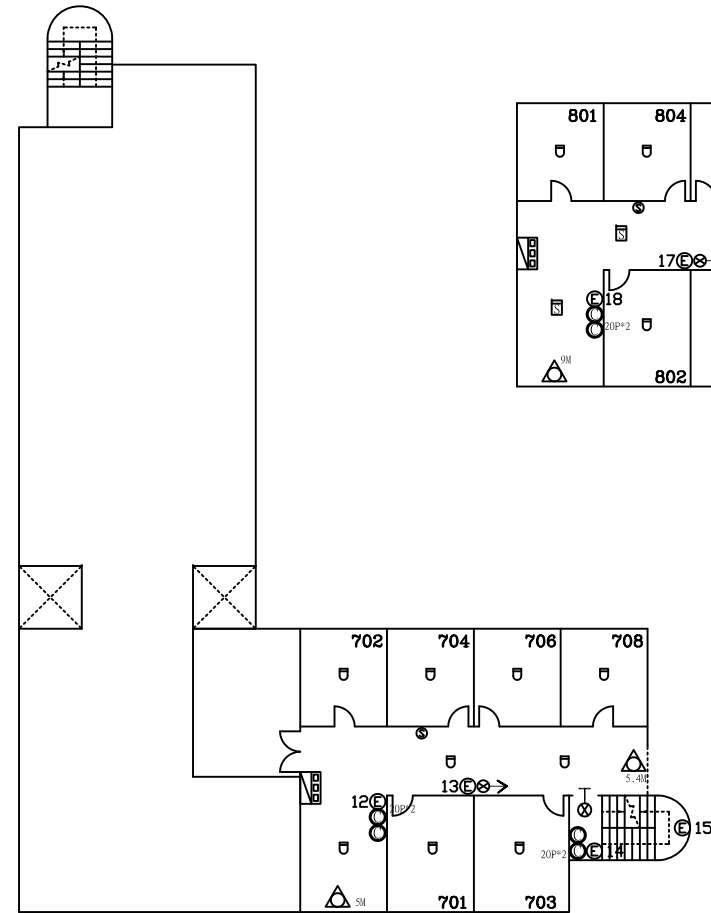

# 8F

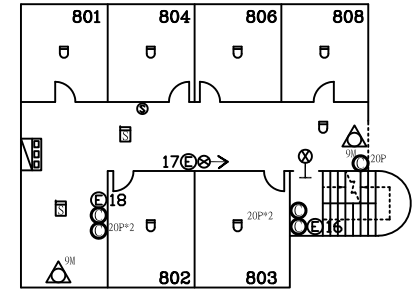

受檢場所	名稱	國立中央大學	棟別	男生第十三宿舍	樓層	6F、7F、8F	天佑消防製	圖號
	地址	桃園市中壢區中大路300號						
								*12-5