



| 圖例 | 〔設置數量〕 | |
|-----|------------|----|
| ⊙ | ABC乾粉滅火器 | 5 |
| ☒ | 消防栓箱及火警綜合盤 | 2 |
| ☒ | 火警受信總機 | 1 |
| ⊔ | 差動式感知器 | 23 |
| ⊔ | 偵煙式感知器 | 3 |
| AMP | 緊急廣播主機 | 1 |
| ⊙ | 揚聲器 | 29 |
| ⊗ | 出口標示燈 | 3 |
| ⊗→ | 避難方向指示燈 | 0 |
| ⊕ | 緊急照明燈 | 28 |

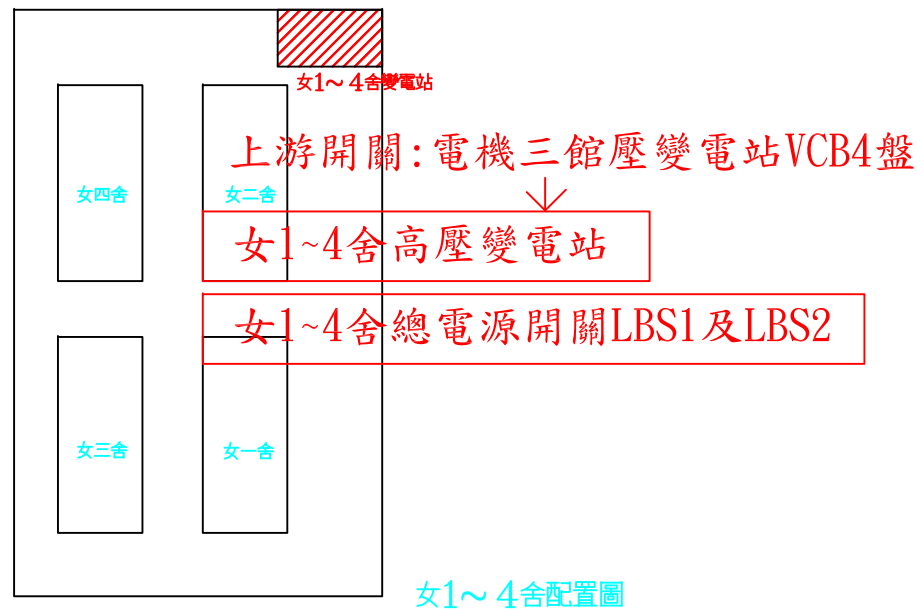


| | | | | | | |
|------|----|---------------|----|--------|-------|----|
| 受檢場所 | 名稱 | 國立中央大學 | 區域 | 女生第一宿舍 | 天佑消防製 | 圖號 |
| | 地址 | 桃園市中壢區中大路300號 | 樓層 | 1F | | |

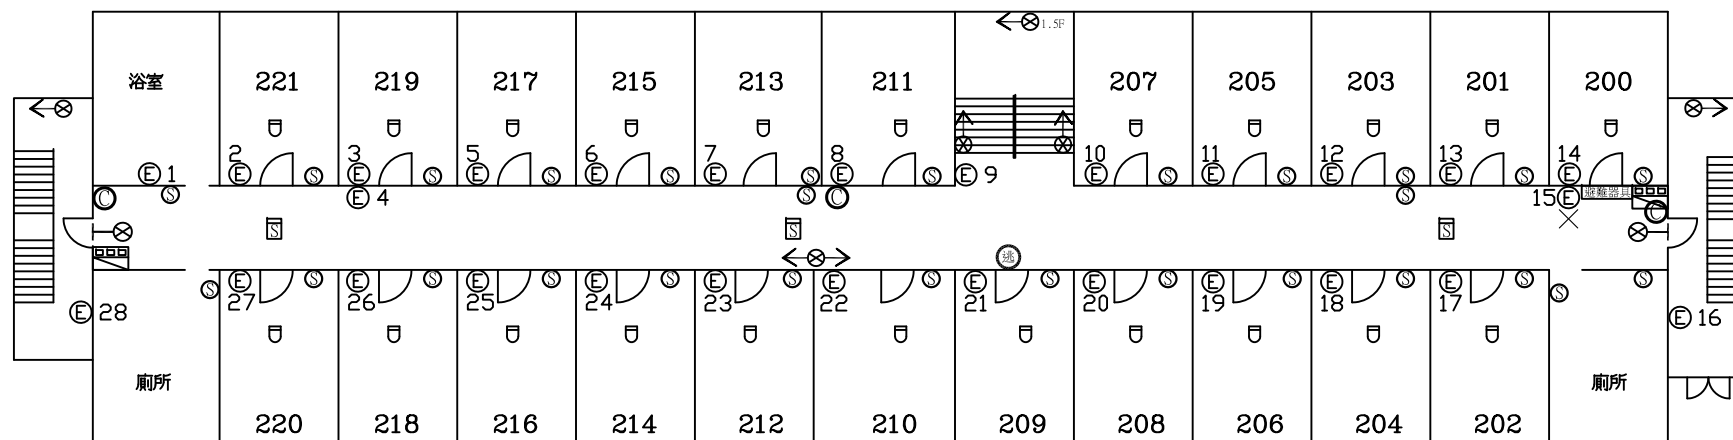

| 圖例 | 〔設置數量〕 | |
|----|------------|----|
| ⊗ | ABC乾粉滅火器 | 3 |
| ⊠ | 消防栓箱及火警綜合盤 | 2 |
| ⊡ | 差動式感知器 | 22 |
| ⊢ | 偵煙式感知器 | 3 |
| ⊙ | 揚聲器 | 28 |
| ⊗← | 出口標示燈 | 2 |
| ⊗→ | 避難方向指示燈 | 6 |
| ⊕ | 緊急照明燈 | 28 |
| △ | 緩降機 | 0 |
| ⊠ | 避難器具燈 | 1 |

| | | | | | | |
|------|----|---------------|----|--------|-------|----|
| 受檢場所 | 名稱 | 國立中央大學 | 區域 | 女生第一宿舍 | 天佑消防製 | 圖號 |
| | 地址 | 桃園市中壢區中大路300號 | 樓層 | 2F | | |

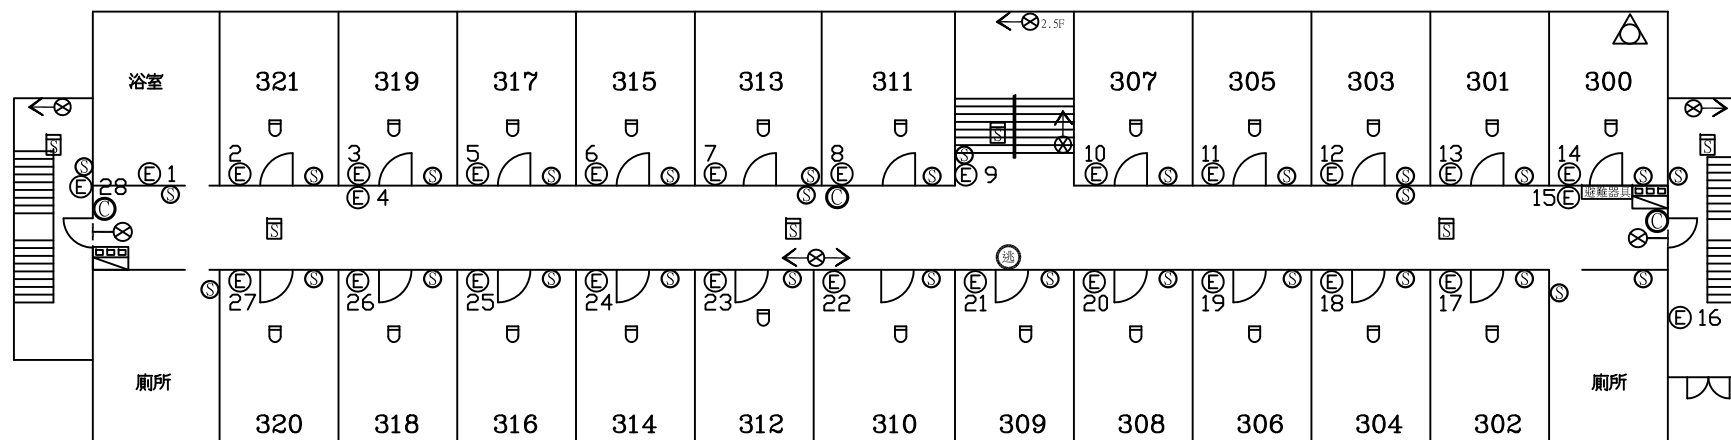

| 圖例 | 〔設置數量〕 | |
|----|------------|----|
| ⊙ | ABC乾粉滅火器 | 3 |
| ☒ | 消防栓箱及火警綜合盤 | 2 |
| ⊔ | 差動式感知器 | 22 |
| ⊓ | 偵煙式感知器 | 6 |
| ⊙ | 揚聲器 | 31 |
| ⊗← | 出口標示燈 | 2 |
| ⊗→ | 避難方向指示燈 | 5 |
| ⊕ | 緊急照明燈 | 28 |
| △ | 緩降機 | 1 |
| ⊗ | 避難器具燈 | 1 |

測試出水口

| | | | | | | |
|------|----|---------------|----|--------|-------|----|
| 受檢場所 | 名稱 | 國立中央大學 | 區域 | 女生第一宿舍 | 天佑消防製 | 圖號 |
| | 地址 | 桃園市中壢區中大路300號 | 樓層 | 3F、RF | | |