

女1~4舍變電站

上游開關: 電機三館壓變電站VCB4盤

女二舍


女1~4舍高壓變電站

女1~4舍總電源開關LBS1及LBS2

圖例	〔設置數量〕	
⊙	ABC乾粉滅火器	5
☑	消防檢箱及火警綜合盤	2
☒	火警受信總機	1
⊔	差動式感知器	22
⊓	偵煙式感知器	4
AMP	緊急廣播主機	1
⊙	揚聲器	29
⊙-	出口標示燈	4
⊙->	避難方向指示燈	3
⊙	緊急照明燈	25


女1~4舍配置圖

受檢場所	名稱	國立中央大學	區域	女生第二宿舍	天佑消防製	圖號
	地址	桃園市中壢區中大路300號	樓層	1F		

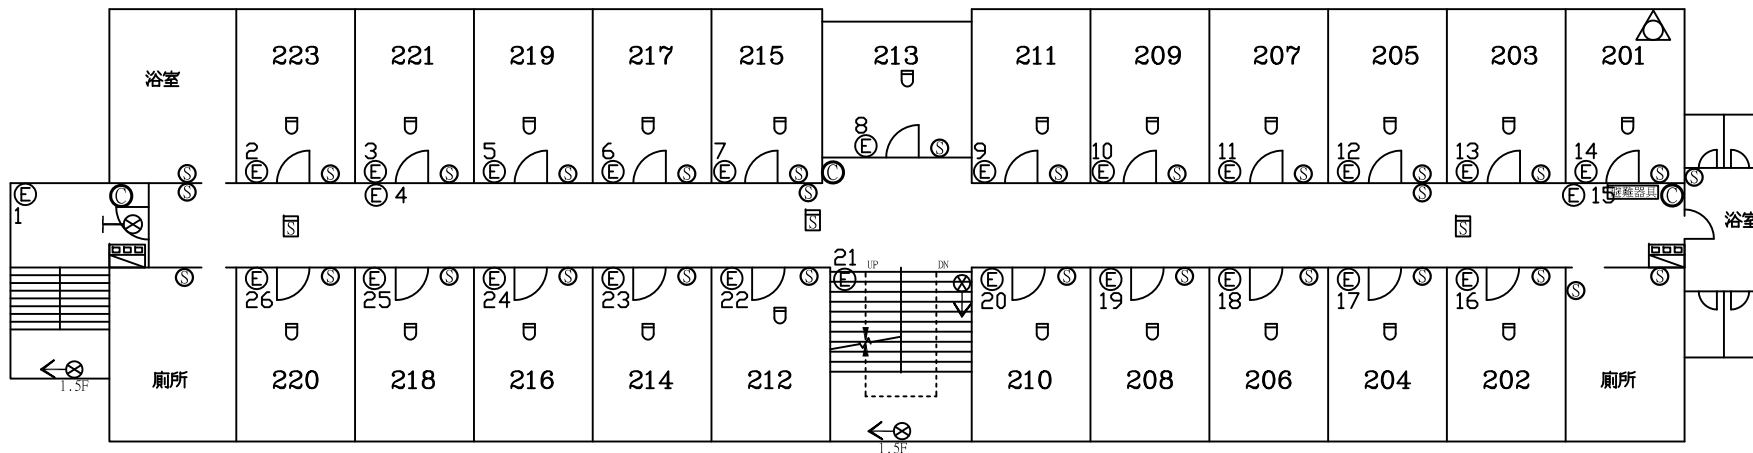

圖例	〔設置數量〕	
☉	ABC乾粉滅火器	3
☒	消防檢箱及火警綜合盤	2
☒	差動式感知器	22
☒	偵煙式感知器	3
☉	揚聲器	30
☒←	出口標示燈	1
☒→	避難方向指示燈	3
☉	緊急照明燈	26
☒	緩降機	1
☒	避難器具燈	1

受檢場所	名稱	國立中央大學	區域	女生第二宿舍	天佑消防製	圖號
	地址	桃園市中壢區中大路300號	樓層	2F		

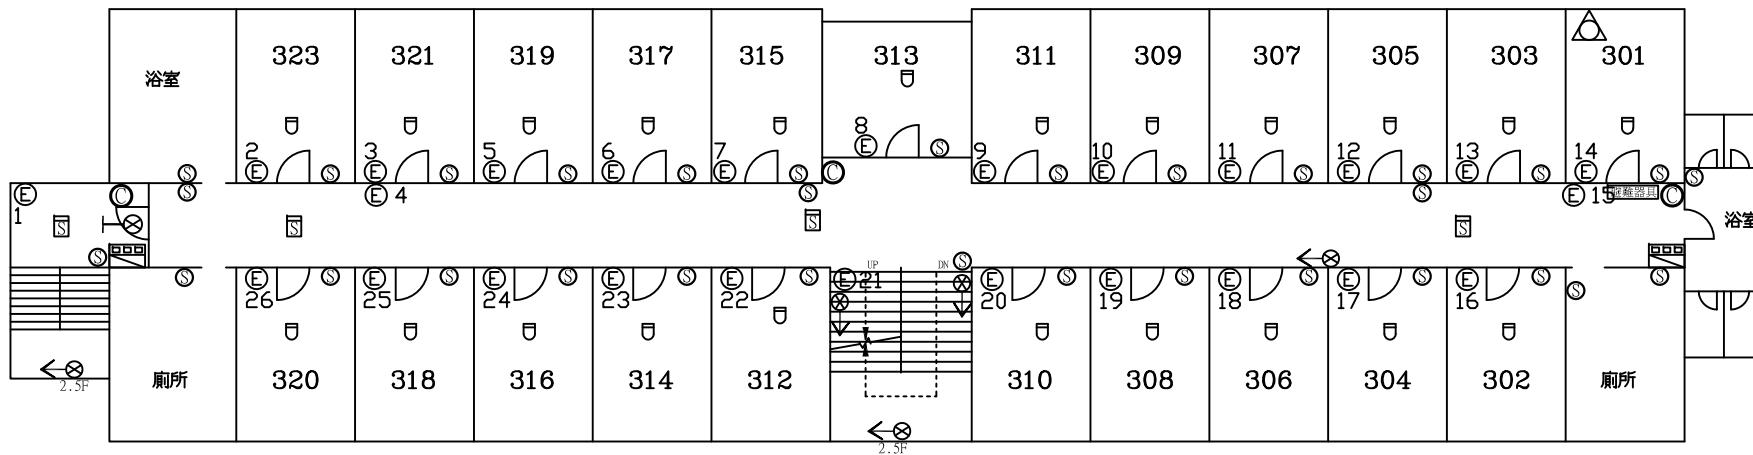

圖例	〔設置數量〕	
☉	ABC乾粉滅火器	3
☒	消防檢箱及火警綜合盤	2
☐	差動式感知器	22
☒	偵煙式感知器	4
☉	揚聲器	32
☉←	出口標示燈	1
☉→	避難方向指示燈	5
☉	緊急照明燈	26
△	緩降機	1
☐	避難器具燈	1

受檢場所	名稱	國立中央大學	區域	女生第二宿舍	天佑消防製	圖號
	地址	桃園市中壢區中大路300號	樓層	3F		