



圖例	〔設置數量〕	
⊙	ABC乾粉滅火器	8
⊠	火警受信總機	1
⊞	火警綜合盤	1
⊗	出口標示燈	2
⊗➔	避難方向指示燈	0
⊕	緊急照明燈	7

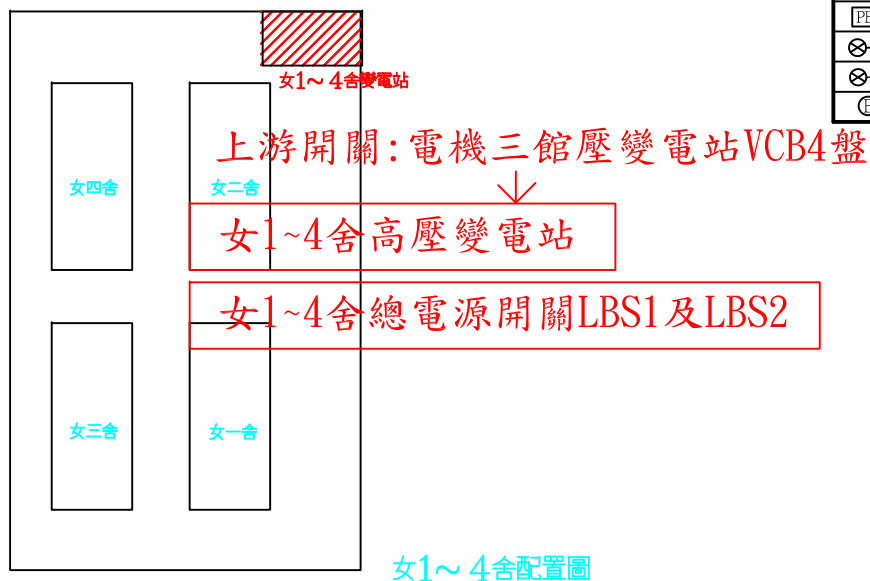


受檢場所	名稱	國立中央大學	區域	女生第三宿舍	天佑消防製	圖號
	地址	桃園市中壢區中大路300號	樓層	1F		

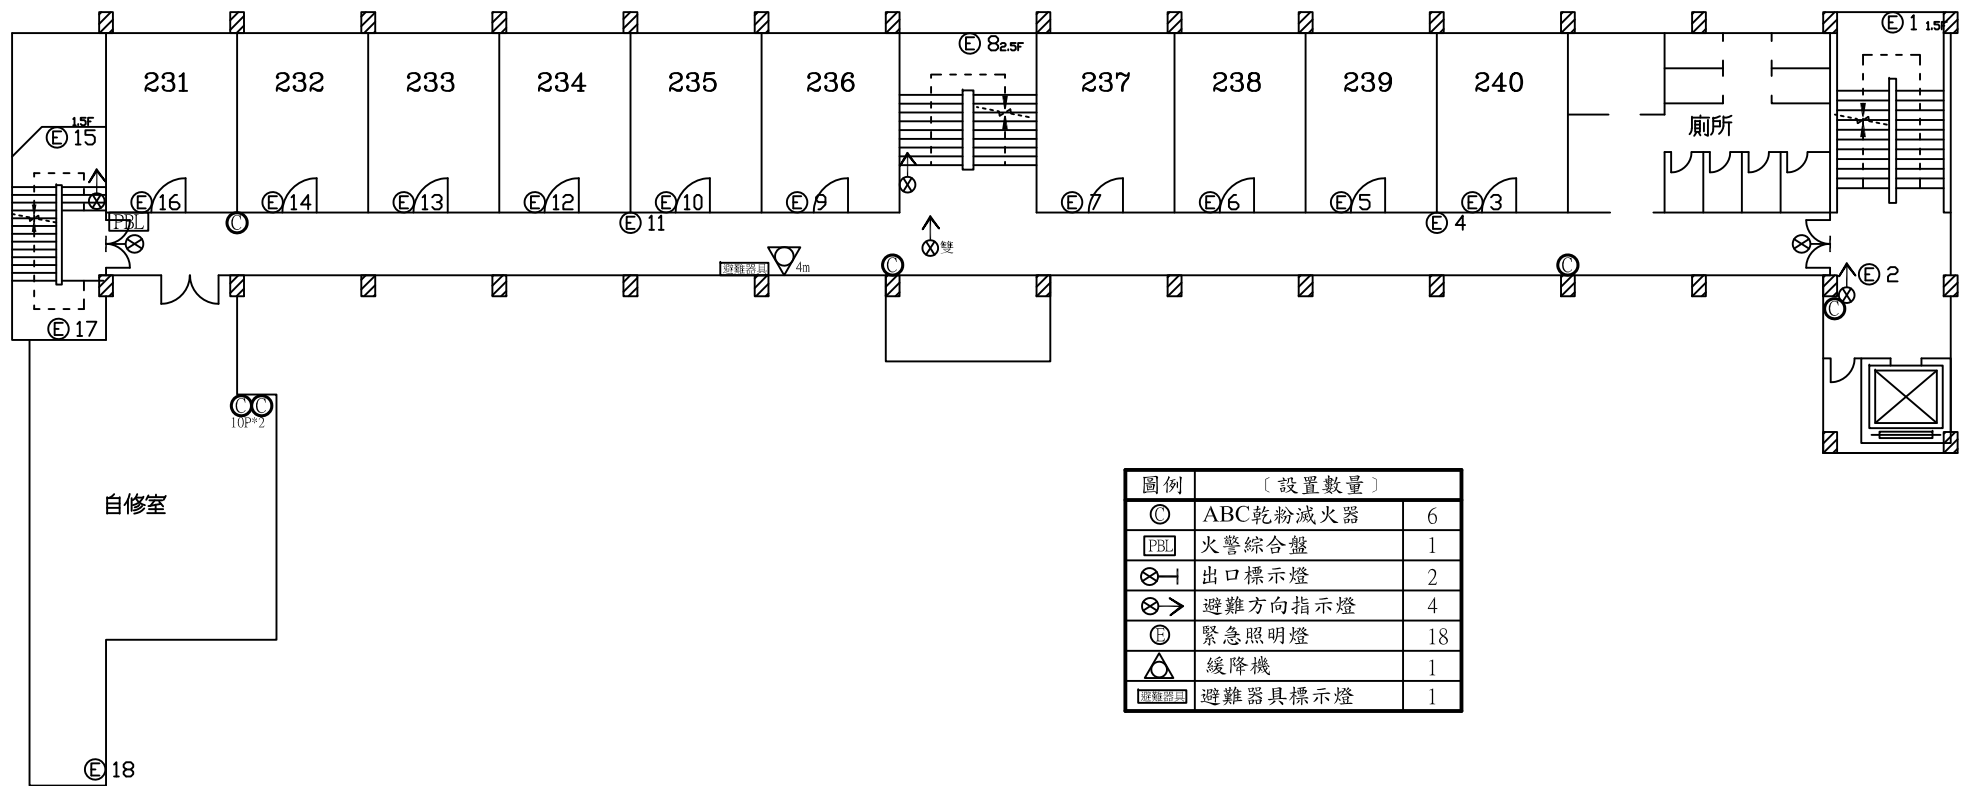


圖例	〔設置數量〕	
◎	ABC乾粉滅火器	6
■	火警綜合盤	1
⊗→	出口標示燈	2
⊗→	避難方向指示燈	4
⊕	緊急照明燈	18
△	緩降機	1
■	避難器具標示燈	1

受檢場所	名稱	國立中央大學	區域	女生第三宿舍	天佑消防製	圖號
	地址	桃園市中壢區中大路300號	樓層	2F		

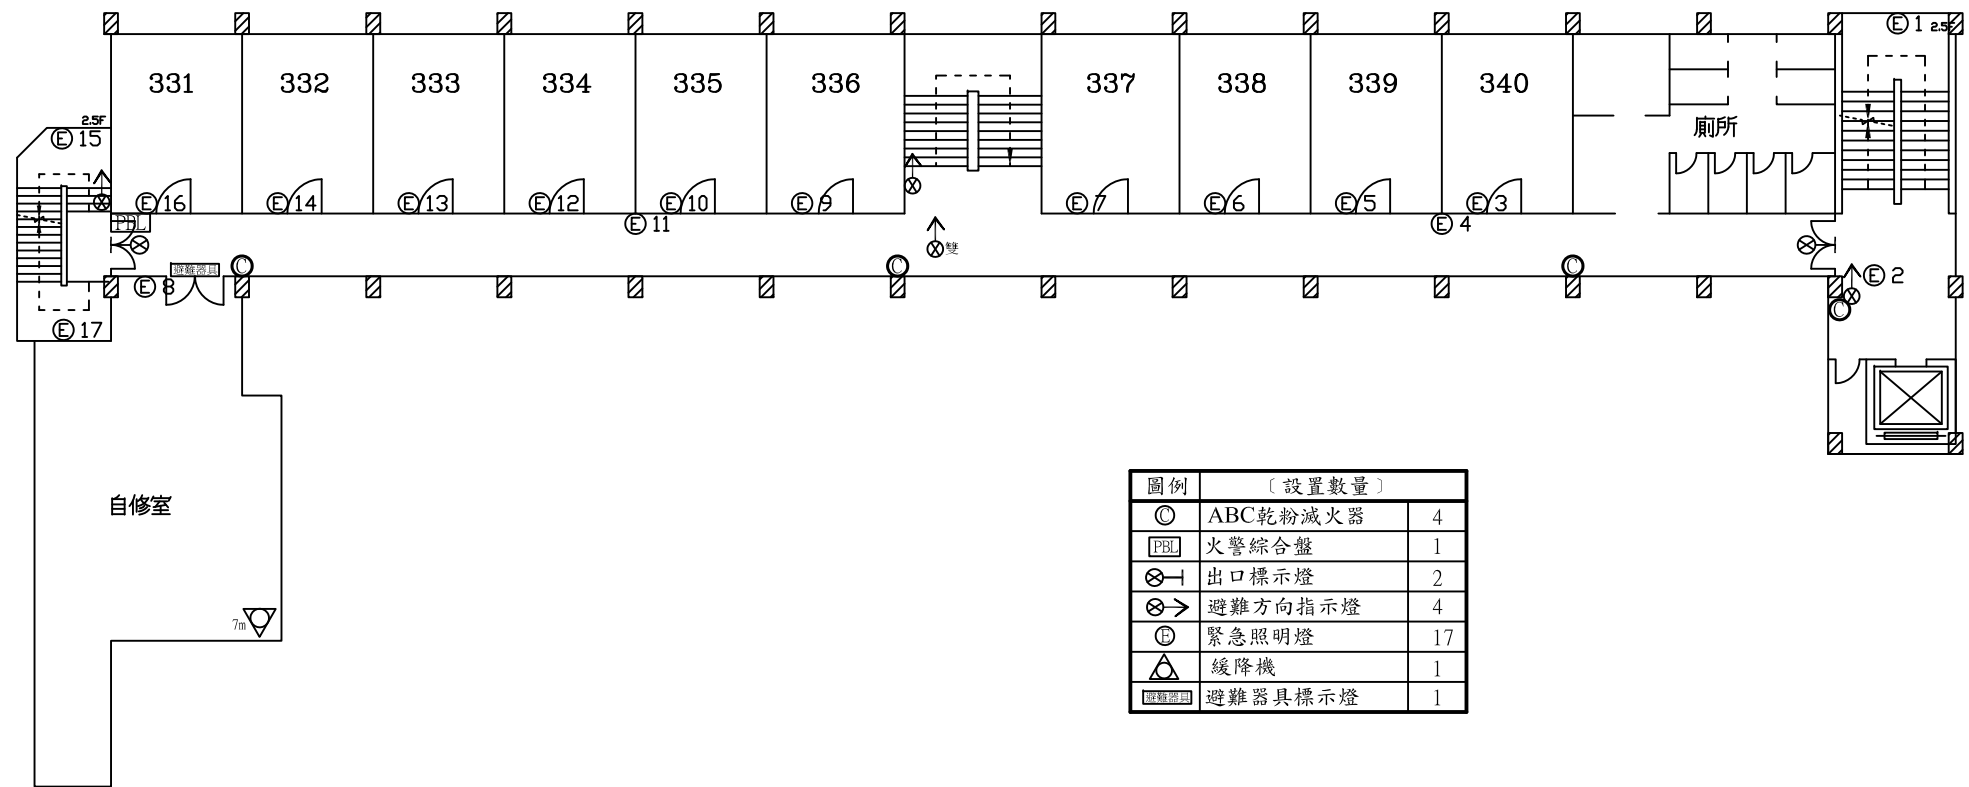

圖例	〔設置數量〕	
⊙	ABC乾粉滅火器	4
PBL	火警綜合盤	1
⊗→	出口標示燈	2
⊗→	避難方向指示燈	4
⊙	緊急照明燈	17
△	緩降機	1
⊗	避難器具標示燈	1

受檢場所	名稱	國立中央大學	區域	女生第三宿舍	天佑消防製	圖號
	地址	桃園市中壢區中大路300號	樓層	3F		

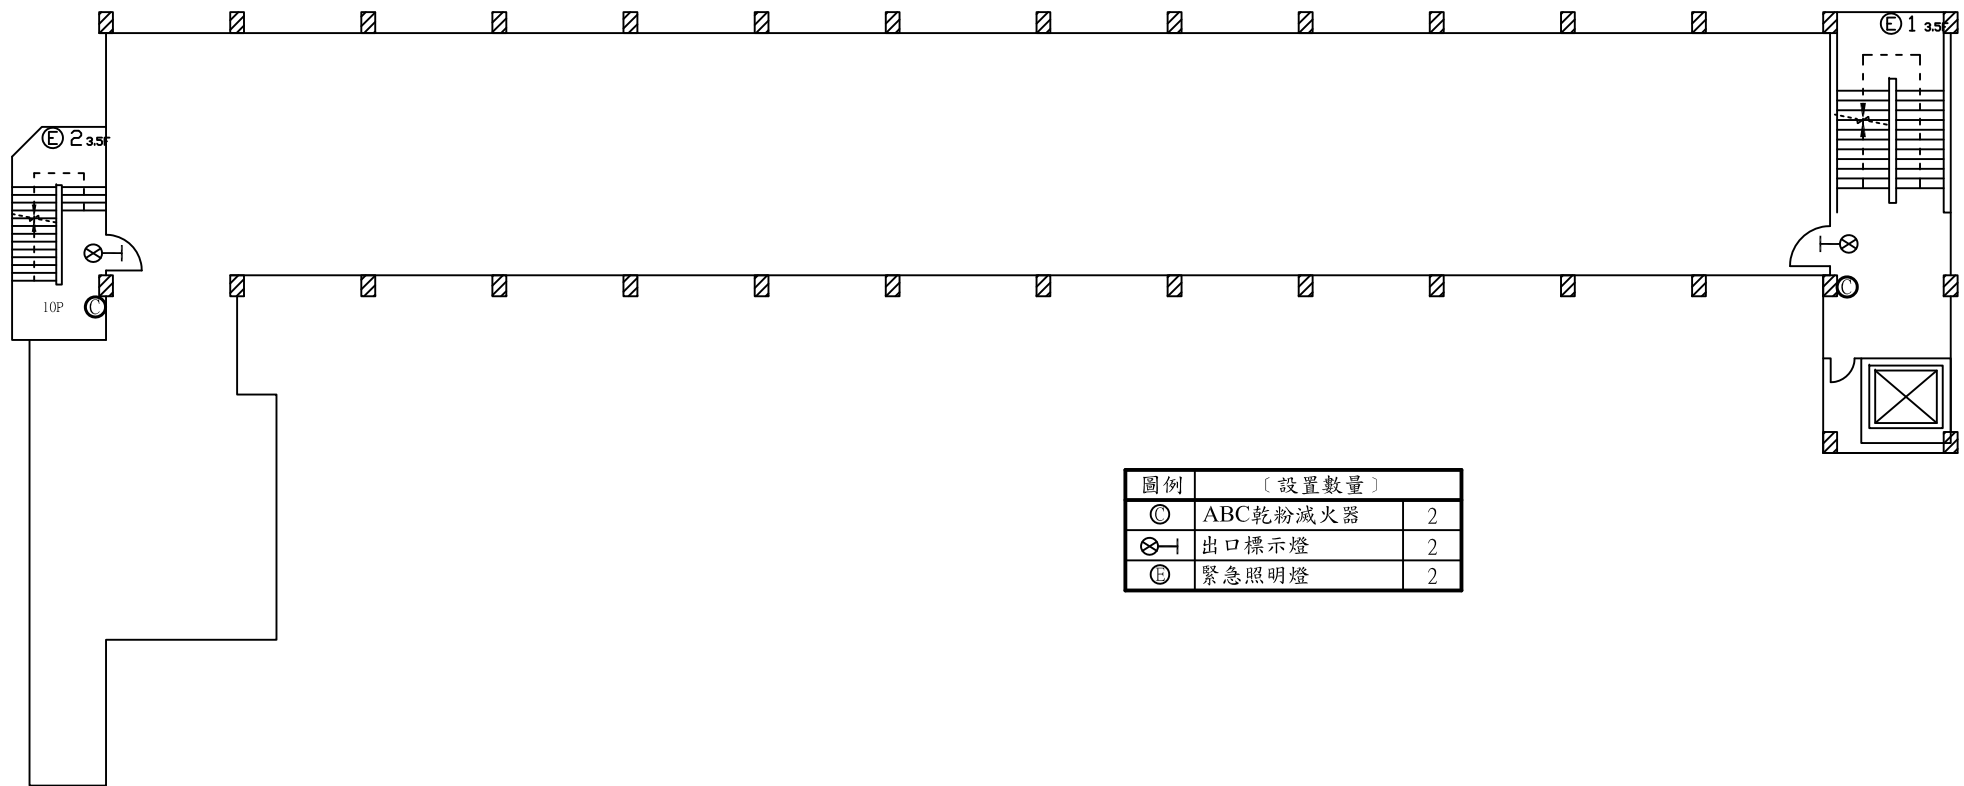

受檢場所	名稱	國立中央大學	區域	女生第三宿舍	天佑消防製	圖號
	地址	桃園市中壢區中大路300號	樓層	RF		