


女四舍1F


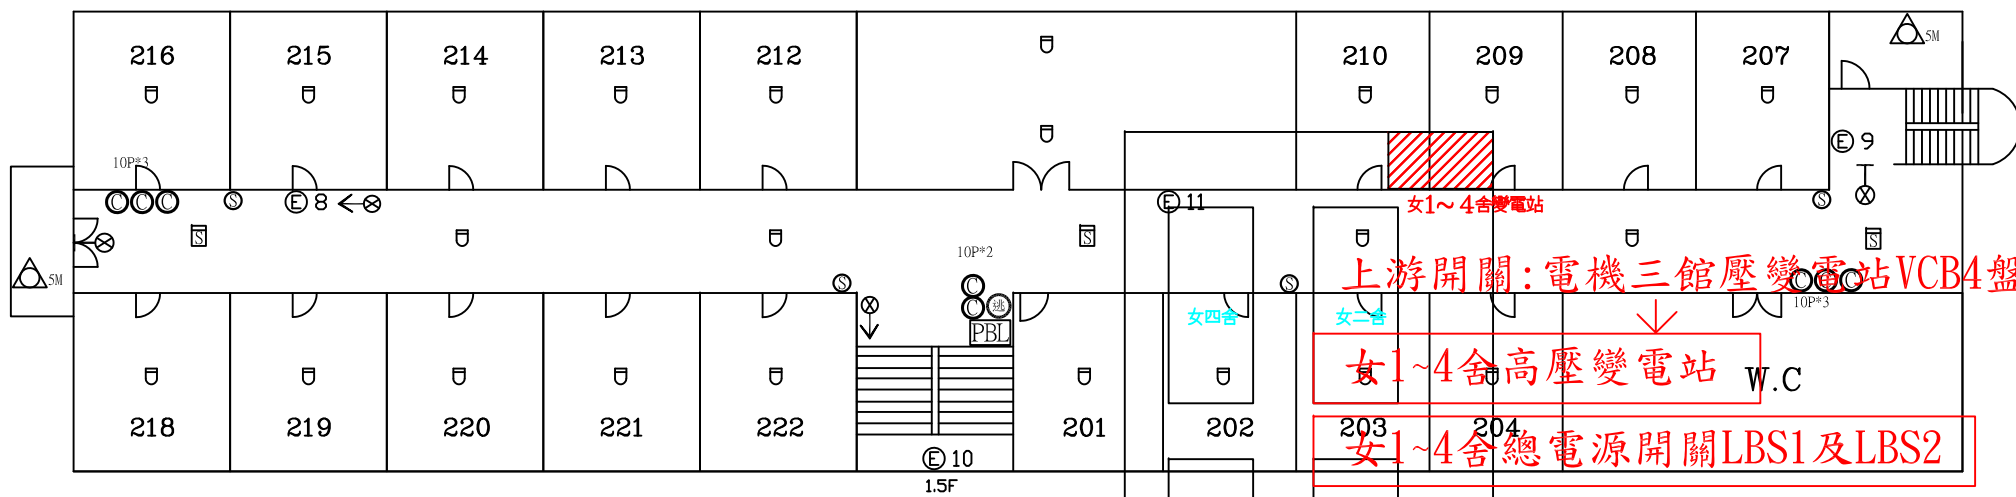


女四舍2F


女1~4舍配置圖

| 圖例  | [設置數量]      | 圖例  | [設置數量]    |
|-----|-------------|-----|-----------|
| ◎   | ABC乾粉滅火器 17 | AMP | 緊急廣播主機 1  |
| ⊠   | 火警受信總機 1    | ⊙   | 揚聲器 8     |
| PBL | 火警綜合盤 2     | ⊗←  | 出口標示燈 6   |
| ⊞   | 差動式感知器 46   | ⊗→  | 避難方向指示燈 3 |
| ⊞   | 偵煙式感知器 9    | ⊕   | 緊急照明燈 11  |
|     |             | △   | 緩降機 2     |

|      |    |               |    |        |    |       |       |    |       |
|------|----|---------------|----|--------|----|-------|-------|----|-------|
| 受檢場所 | 名稱 | 國立中央大學        | 區域 | 女生第四宿舍 | 樓層 | 1F、2F | 天佑消防製 | 圖號 |       |
|      | 地址 | 桃園市中壢區中大路300號 |    |        |    |       |       |    | *16-1 |

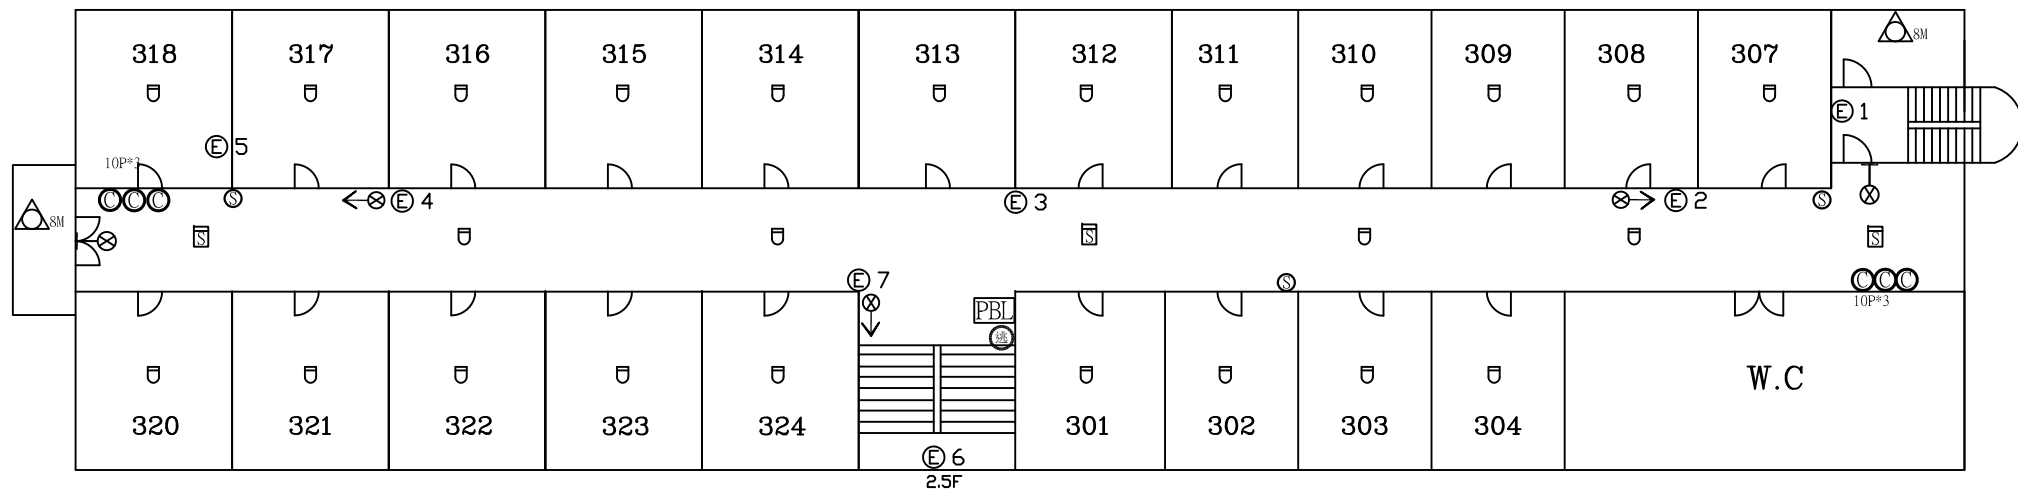 


女四舍3F

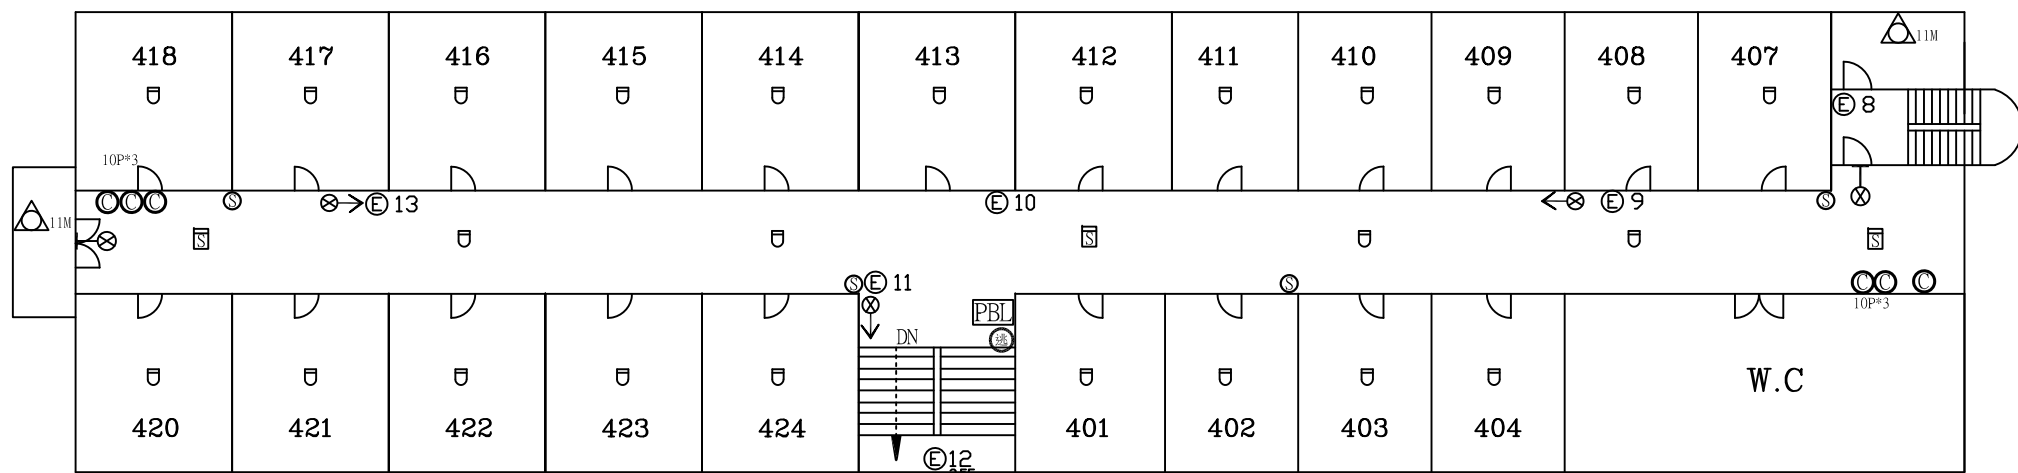


女四舍4F

| 圖例  | [設置數量]      | 圖例 | [設置數量]    |
|-----|-------------|----|-----------|
| ◎   | ABC乾粉滅火器 12 | ◎  | 揚聲器 7     |
| PBL | 火警綜合盤 2     | ⊗→ | 出口標示燈 4   |
| ⊞   | 差動式感知器 50   | ⊗→ | 避難方向指示燈 6 |
| S   | 偵煙式感知器 6    | ⊕  | 緊急照明燈 13  |
|     |             | △  | 緩降機 4     |

|      |    |               |    |        |    |       |       |    |       |
|------|----|---------------|----|--------|----|-------|-------|----|-------|
| 受檢場所 | 名稱 | 國立中央大學        | 區域 | 女生第四宿舍 | 樓層 | 3F、4F | 天佑消防製 | 圖號 |       |
|      | 地址 | 桃園市中壢區中大路300號 |    |        |    |       |       |    | *16-2 |

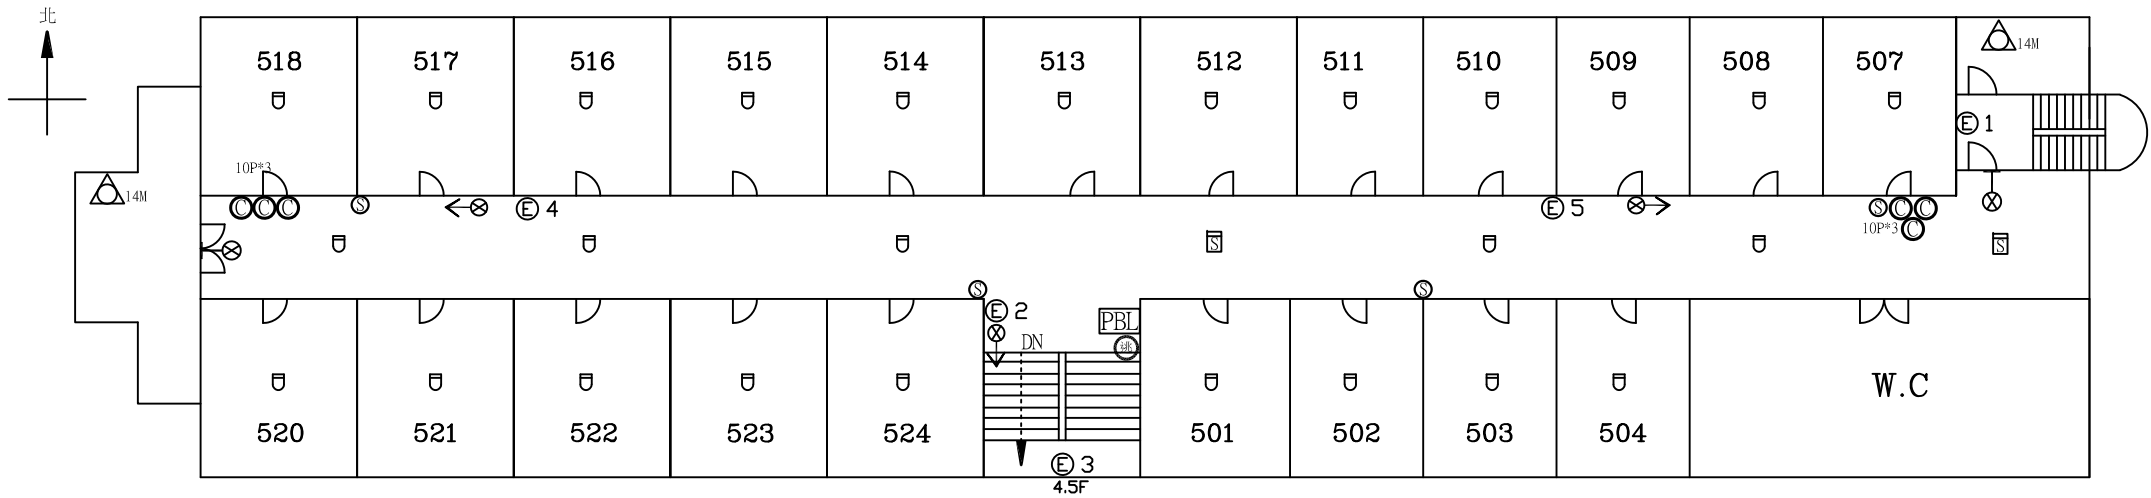

女四舍5F

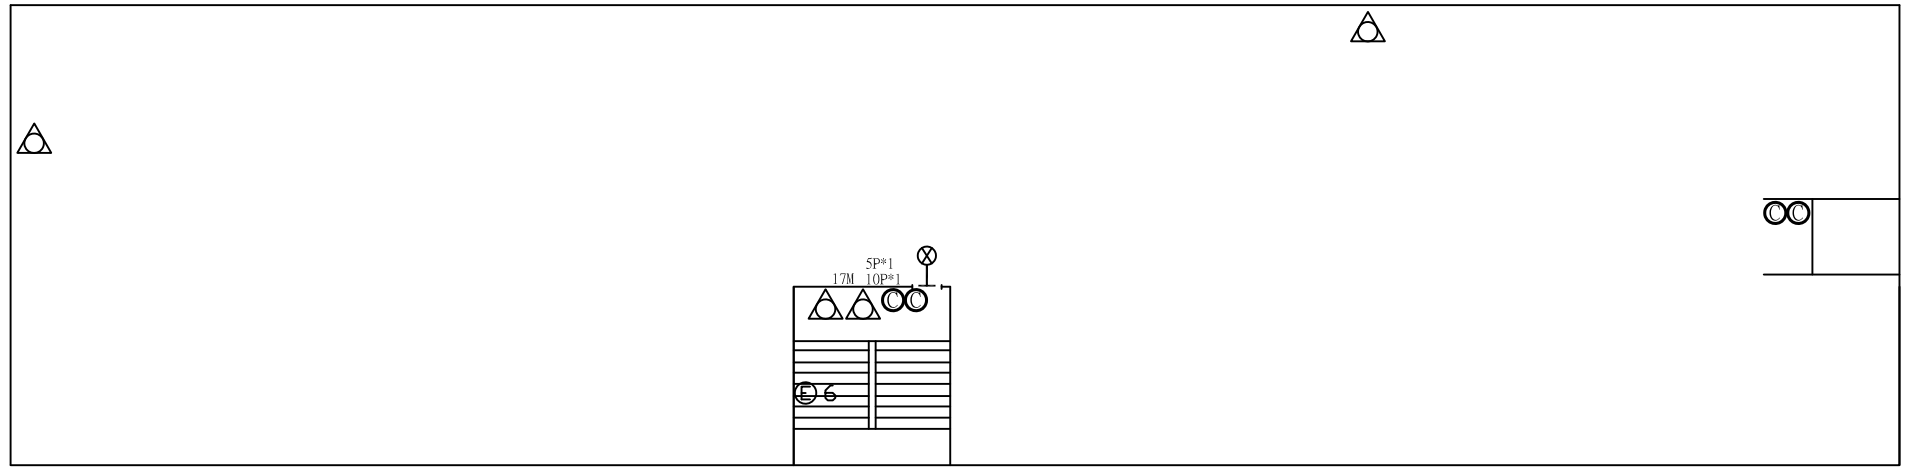

女四舍RF

| 圖例 | [設置數量]      | 圖例  | [設置數量]    |
|----|-------------|-----|-----------|
| ◎  | ABC乾粉滅火器 10 | ◎   | 揚聲器 4     |
| ☐  | 火警綜合盤 1     | ⊗-  | 出口標示燈 3   |
| ⊡  | 差動式感知器 26   | ⊗-> | 避難方向指示燈 3 |
| ⊡  | 偵煙式感知器 2    | ⊕   | 緊急照明燈 6   |
|    |             | △   | 緩降機 6     |