



十四舍範圍

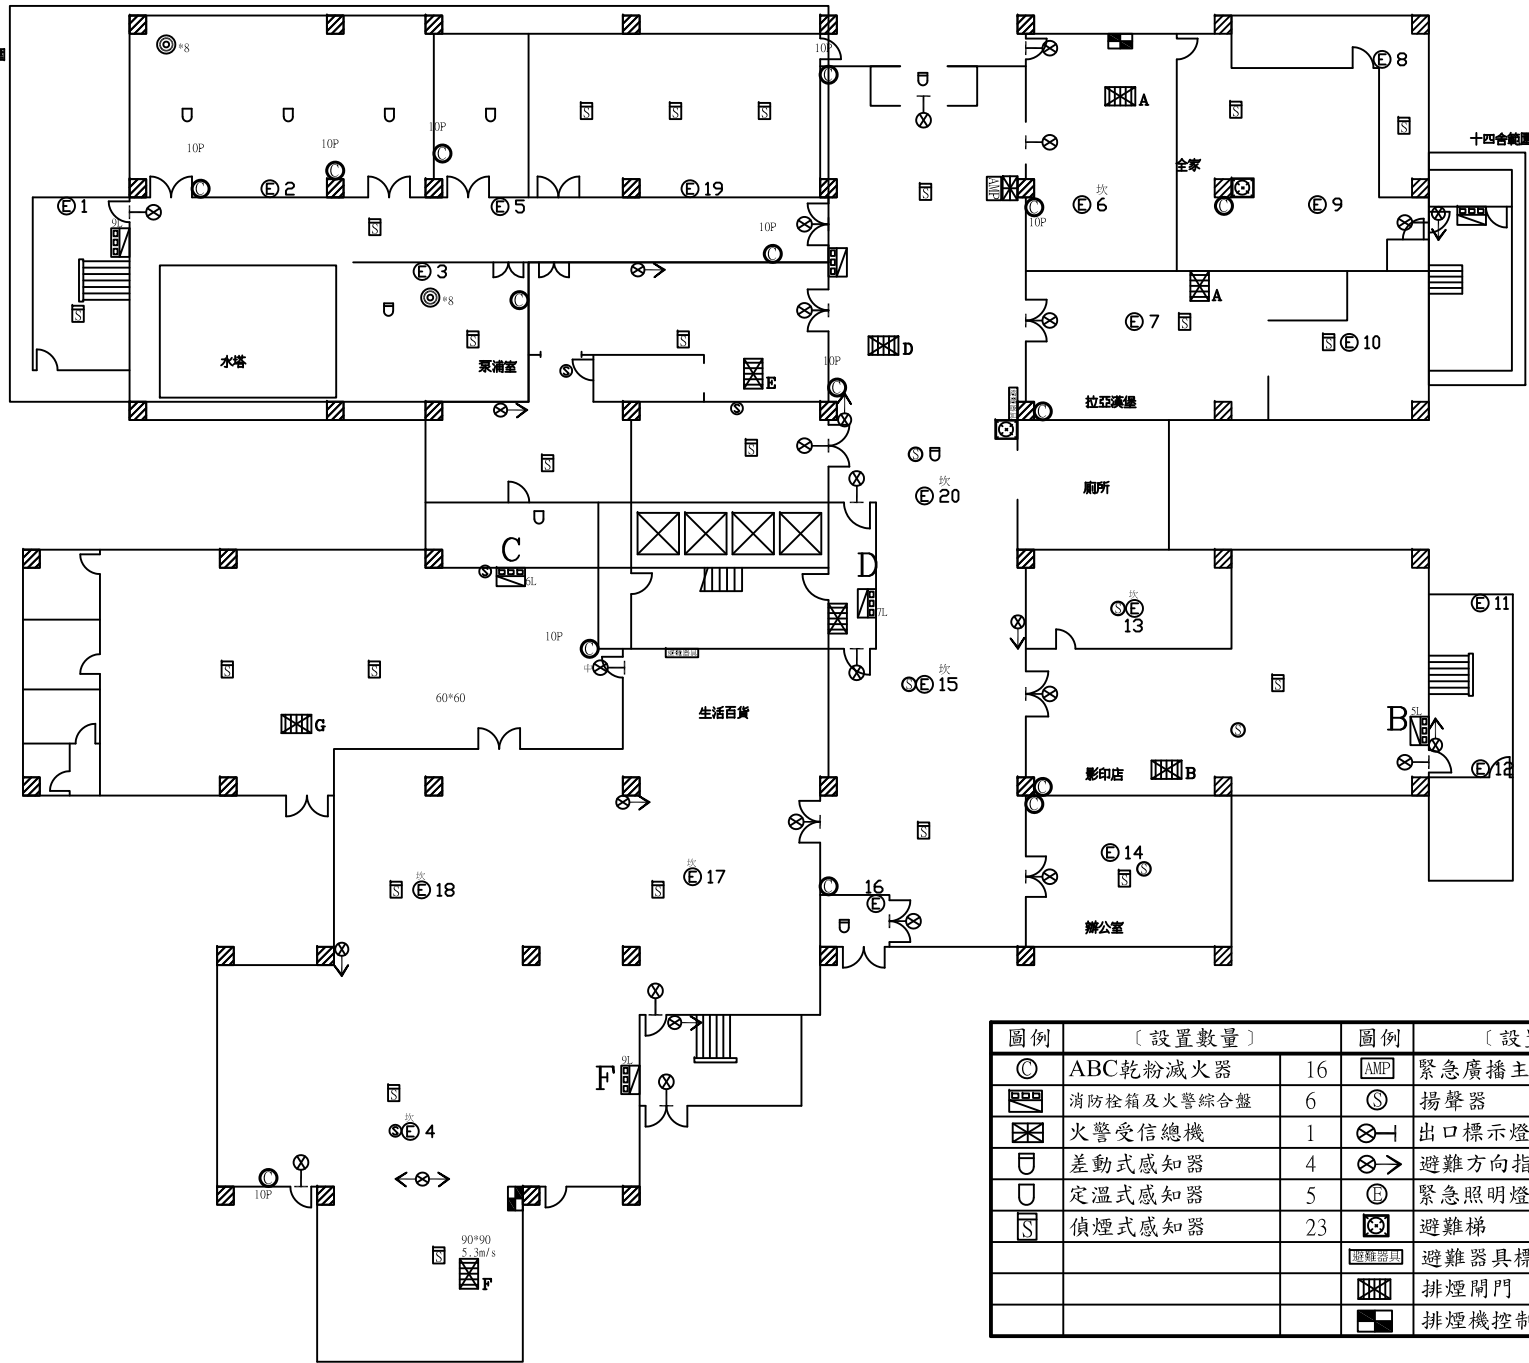

十四舍範圍



圖例	[設置數量]	圖例	[設置數量]
◎	ABC乾粉滅火器 16	AMP	緊急廣播主機 1
☐	消防控箱及火警綜合盤 6	⊙	揚聲器 9
☒	火警受信總機 1	⊗	出口標示燈 19
⊖	差動式感知器 4	⊗→	避難方向指示燈 9
⊖	定溫式感知器 5	⊙	緊急照明燈 20
⊖	偵煙式感知器 23	⊗	避難梯 2
		☐	避難器具標示燈 2
		☒	排煙閘門 8
		☐	排煙機控制盤 2

受檢場所	名稱	國立中央大學	棟別	女生第十四宿舍	樓層	B1F	天佑消防製	圖號	
	地址	桃園市中壢區中大路300號							*18-1

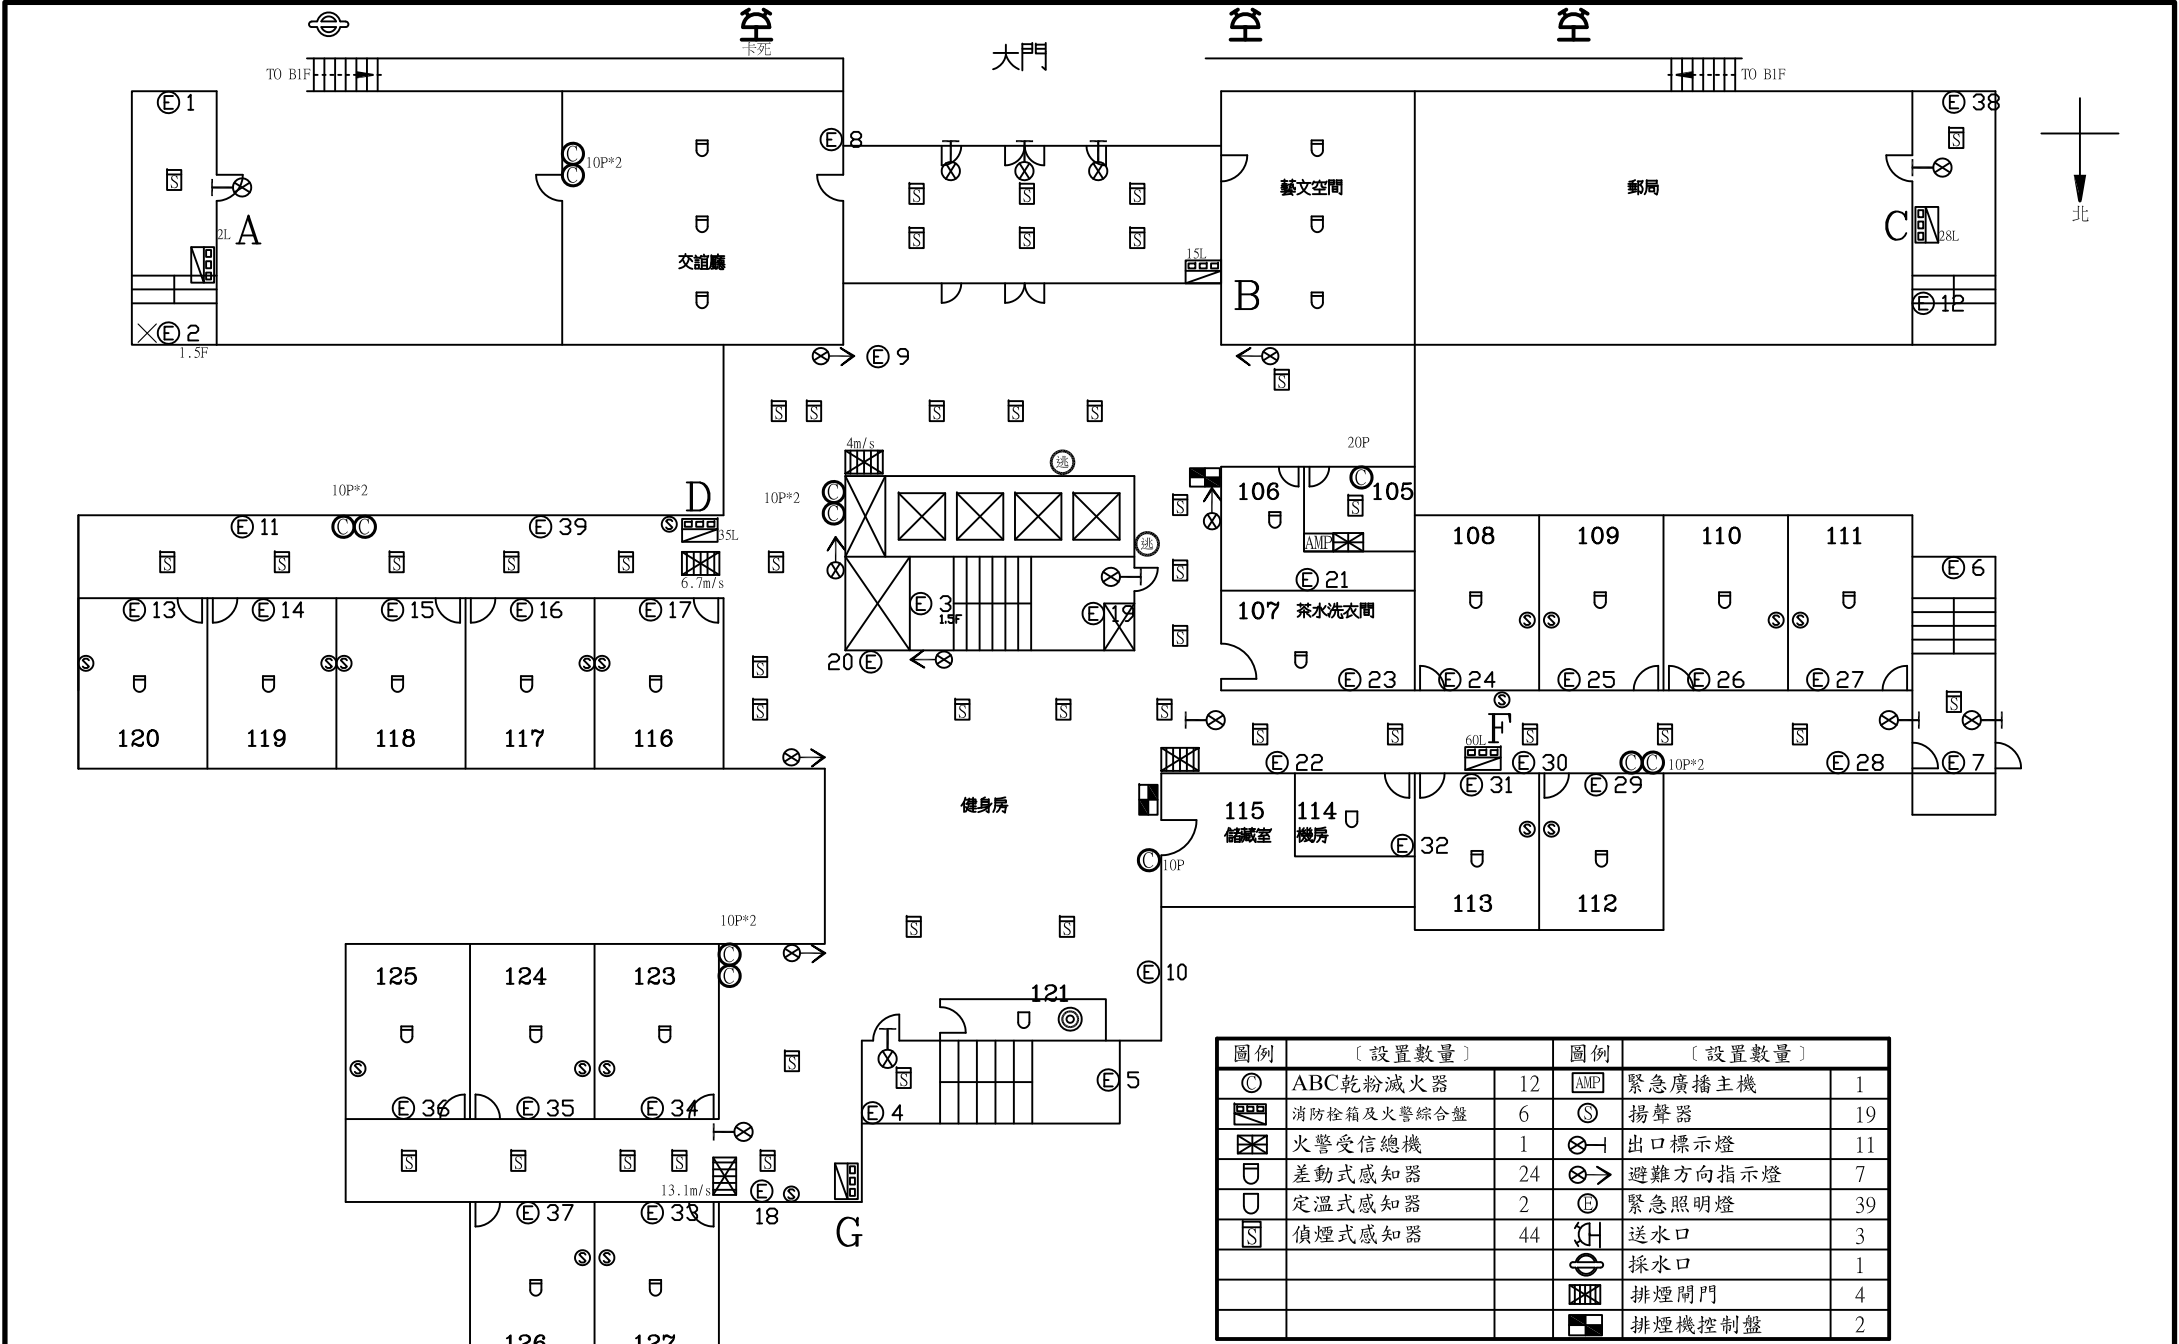


總電源開關：東區總變電站HVC-1盤VCB

受檢場所	名稱 國立中央大學	棟別 女生第十四宿舍	樓層 1F	天佑消防製	圖號 *18-2
	地址 桃園市中壢區中大路300號				

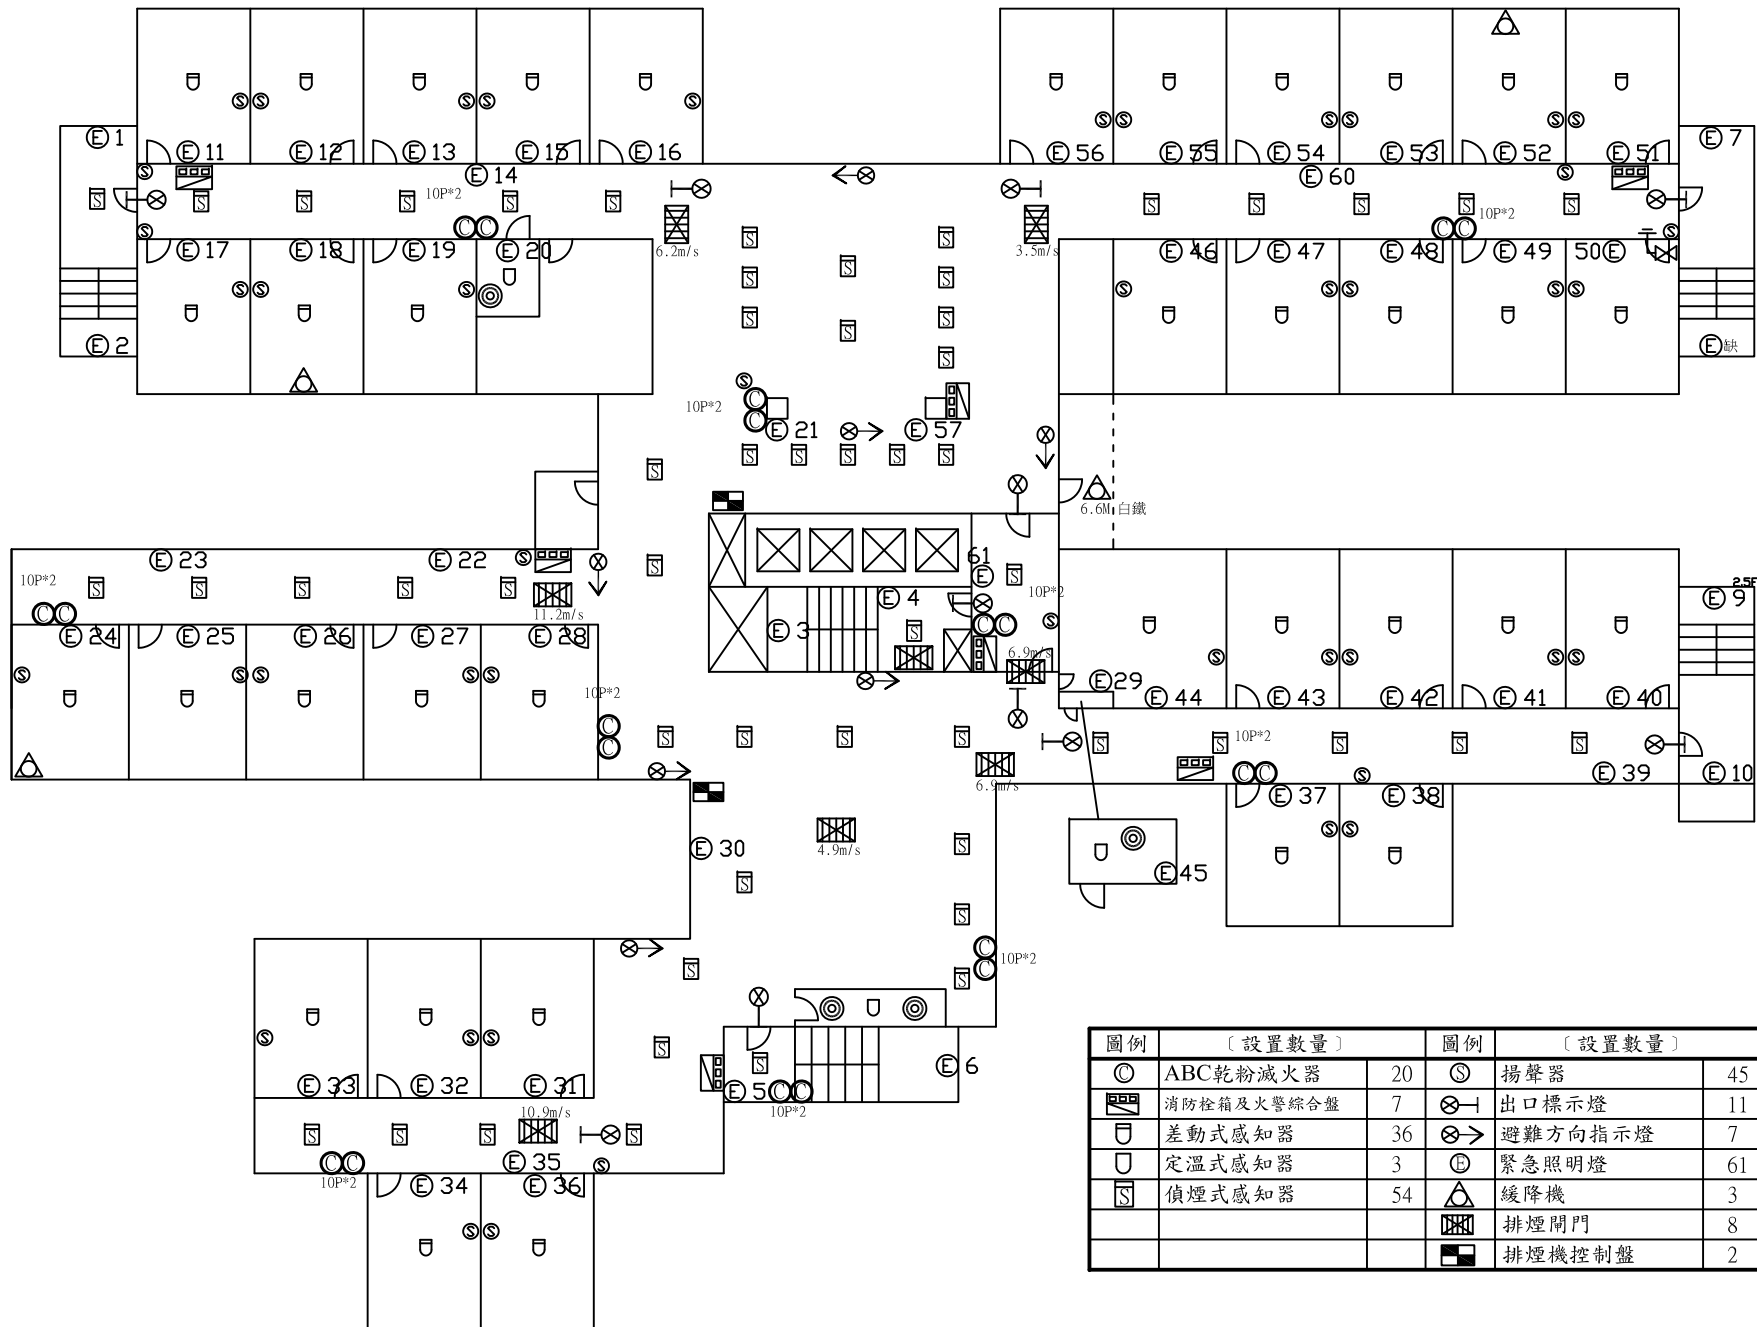 


圖例	[設置數量]	圖例	[設置數量]
◎	ABC乾粉滅火器 20	⊙	揚聲器 45
☒	消防栓箱及火警綜合盤 7	⊗	出口標示燈 11
⊔	差動式感知器 36	⊗→	避難方向指示燈 7
⊔	定溫式感知器 3	⊕	緊急照明燈 61
⊔	偵煙式感知器 54	△	緩降機 3
		⊗	排煙開門 8
		⊗	排煙機控制盤 2

受檢場所	名稱	國立中央大學	棟別	女生第十四宿舍	樓層	2F	天佑消防製	圖號	
	地址	桃園市中壢區中大路300號							*18-3

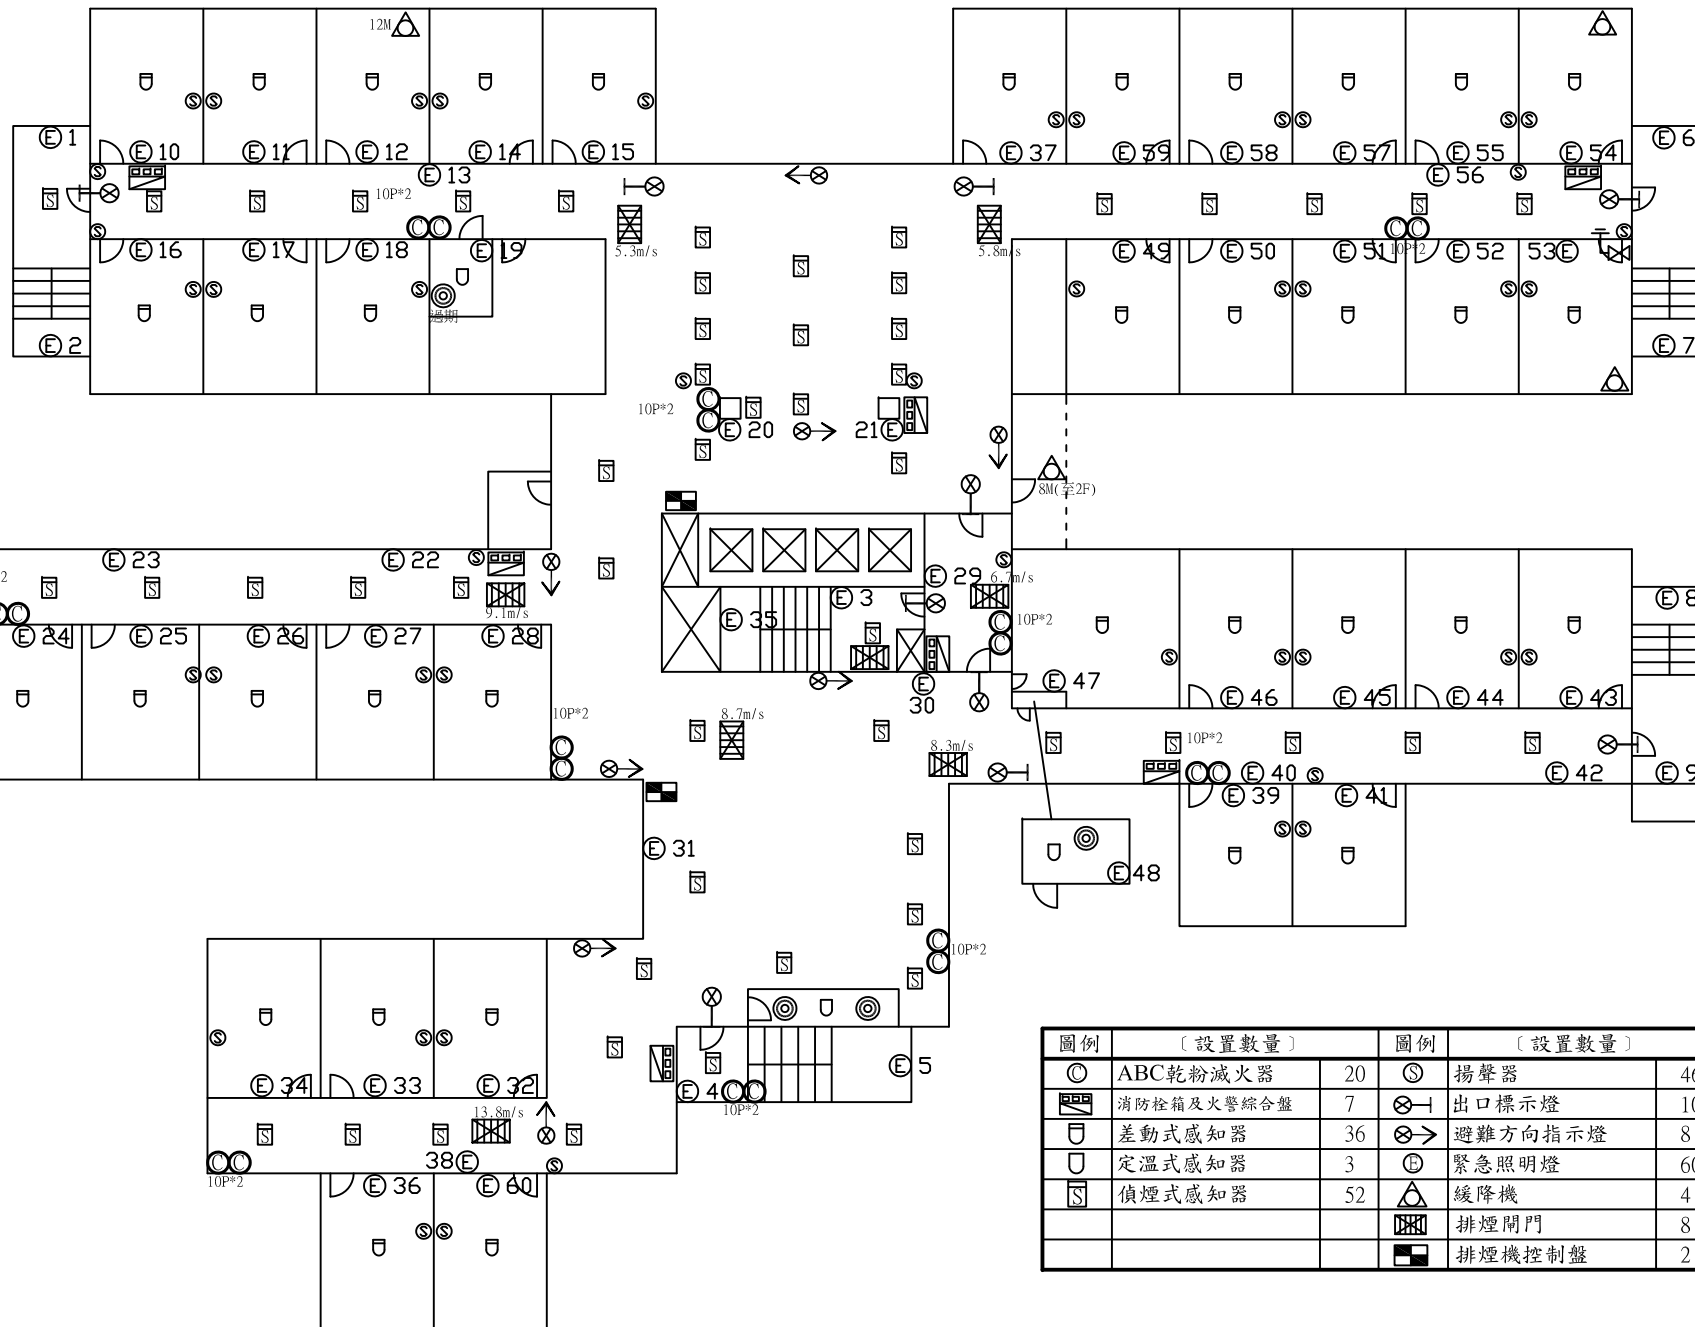


圖例	[設置數量]	圖例	[設置數量]
◎	ABC乾粉滅火器 20	⊙	揚聲器 46
☒	消防栓箱及火警綜合盤 7	⊗	出口標示燈 10
⊔	差動式感知器 36	⊗→	避難方向指示燈 8
⊔	定溫式感知器 3	⊕	緊急照明燈 60
⊔	偵煙式感知器 52	△	緩降機 4
		☒	排煙開門 8
		■	排煙機控制盤 2

受檢場所	名稱	國立中央大學	棟別	女生第十四宿舍	樓層	4F	天佑消防製	圖號	
	地址	桃園市中壢區中大路300號							*18-5

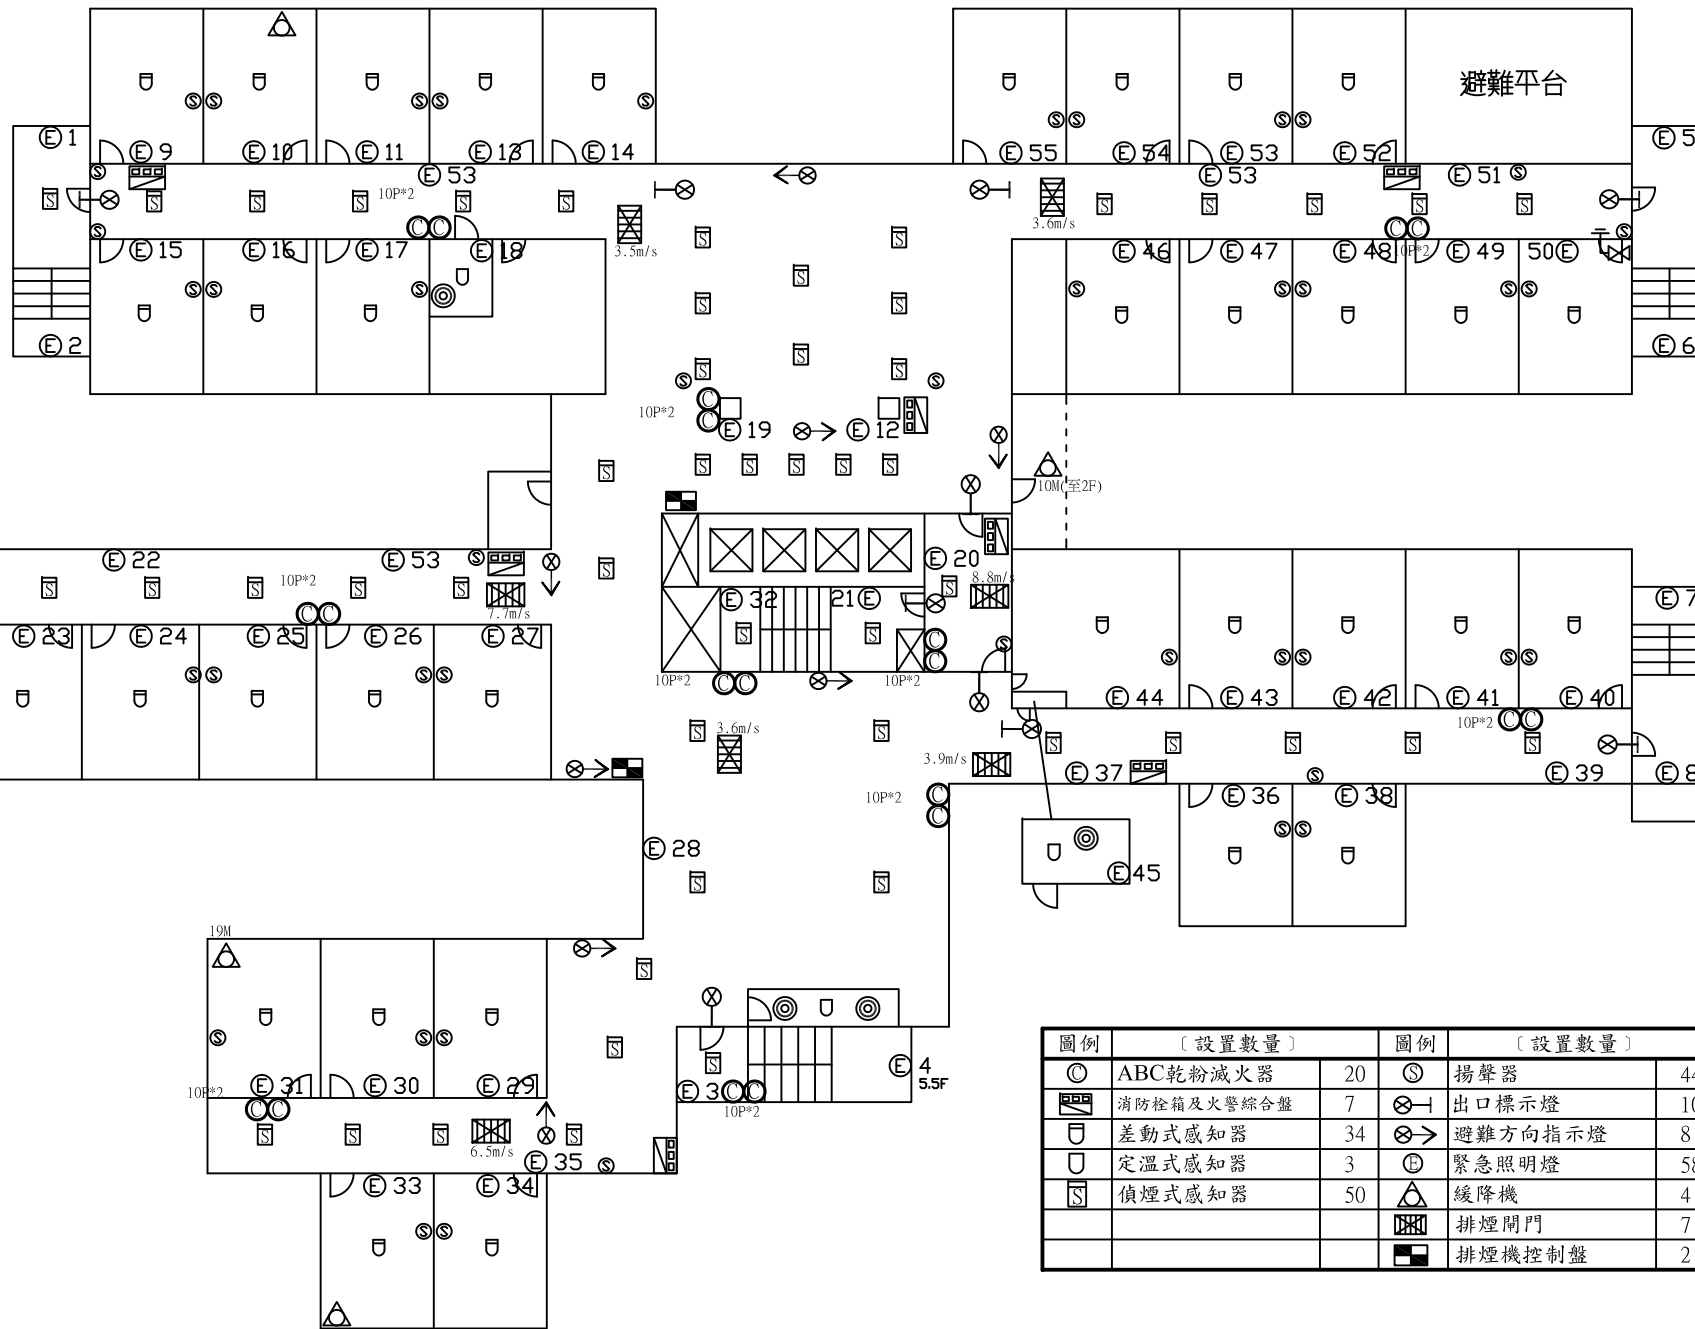



圖例	[設置數量]	圖例	[設置數量]
◎	ABC乾粉滅火器 20	⊙	揚聲器 44
☒	消防栓箱及火警綜合盤 7	⊗	出口標示燈 10
⊖	差動式感知器 34	⊗→	避難方向指示燈 8
⊖	定溫式感知器 3	⊕	緊急照明燈 58
⊖	偵煙式感知器 50	△	緩降機 4
		☒	排煙開門 7
		☒	排煙機控制盤 2

受檢場所	名稱	國立中央大學	棟別	女生第十四宿舍	樓層	5F	天佑消防製	圖號	918-6
	地址	桃園市中壢區中大路300號							*18-6

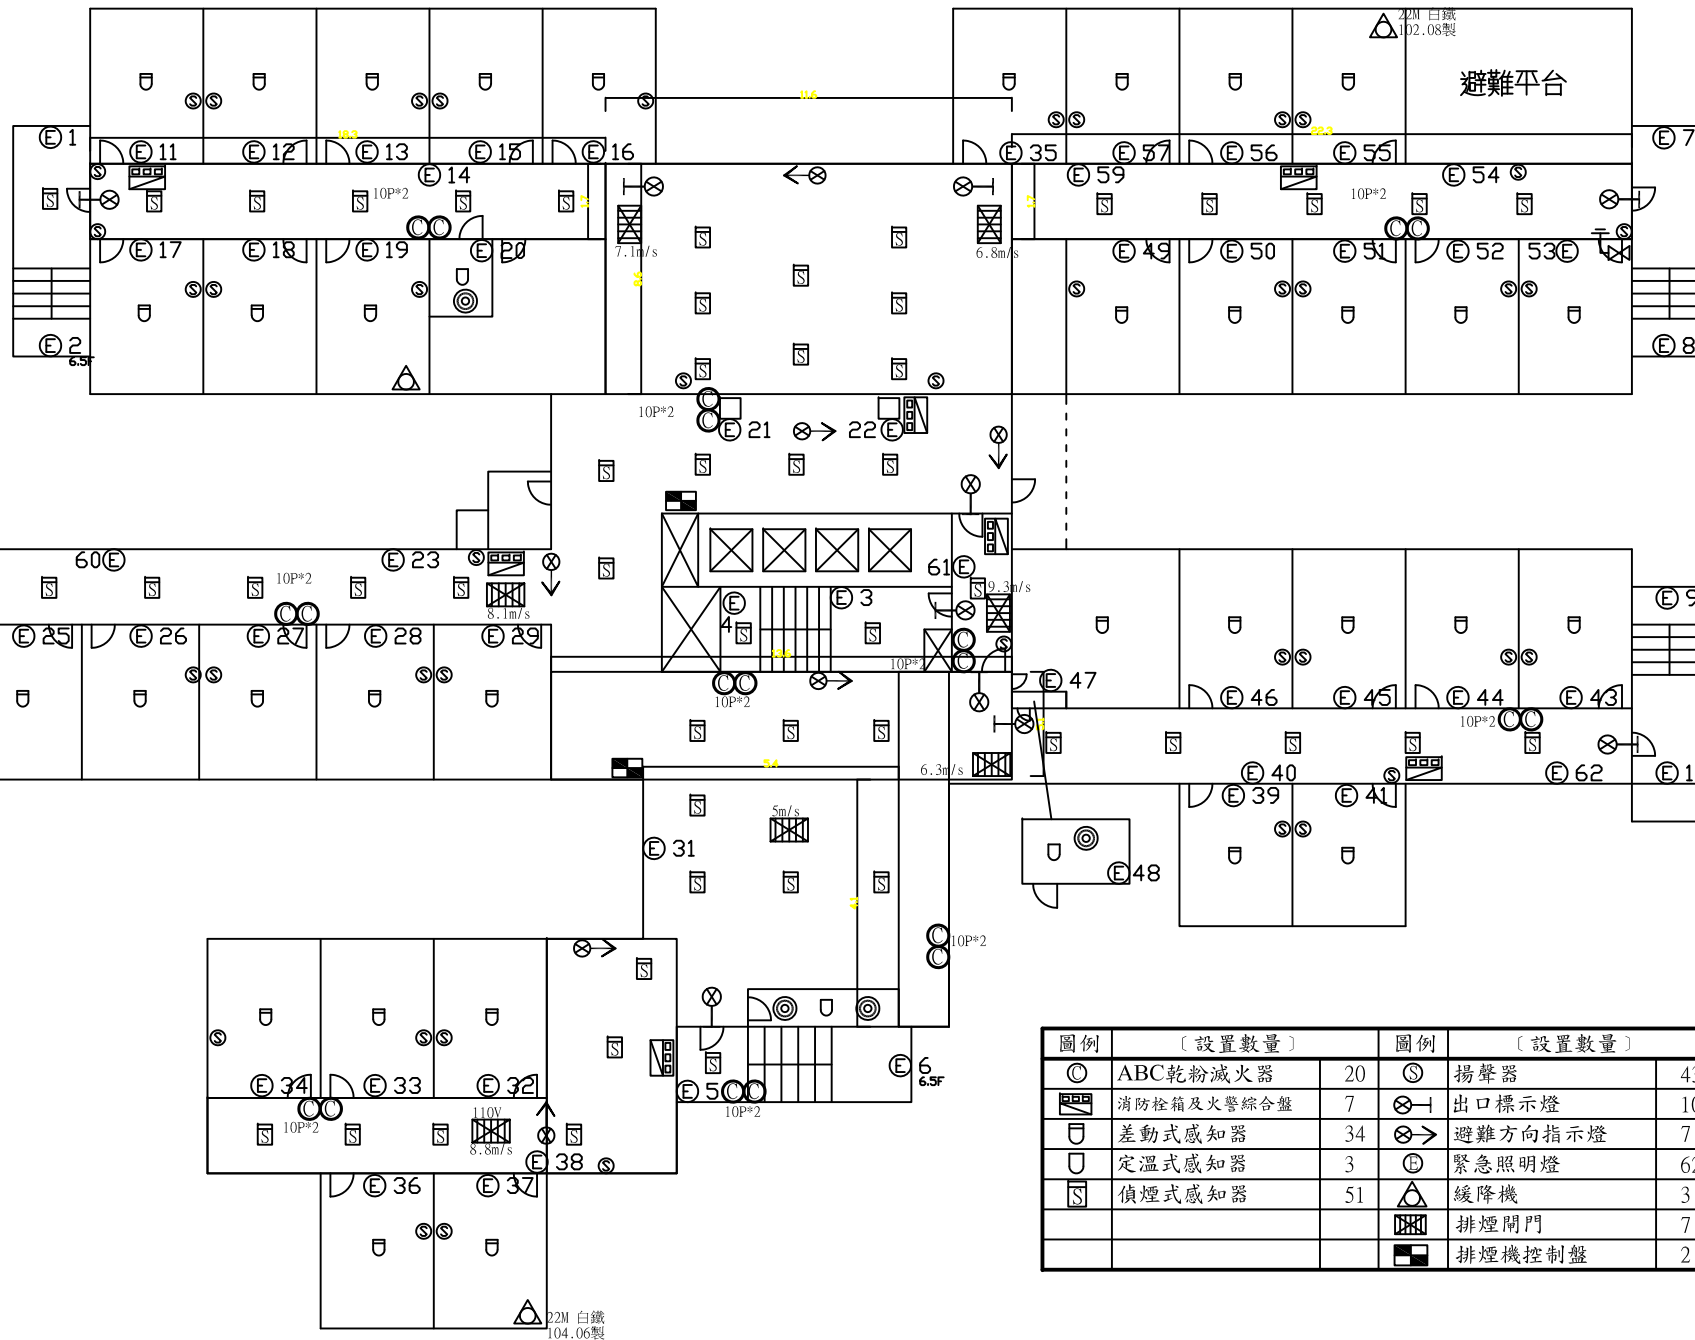



圖例	[設置數量]	圖例	[設置數量]
◎	ABC乾粉滅火器 20	⊙	揚聲器 43
☒	消防栓箱及火警綜合盤 7	⊗	出口標示燈 10
⊖	差動式感知器 34	⊗→	避難方向指示燈 7
⊖	定溫式感知器 3	⊕	緊急照明燈 62
⊖	偵煙式感知器 51	△	緩降機 3
		⊗	排煙開門 7
		⊗	排煙機控制盤 2

受檢場所	名稱	國立中央大學	棟別	女生第十四宿舍	樓層	6F	天佑消防製	圖號	918-7
	地址	桃園市中壢區中大路300號							*18-7

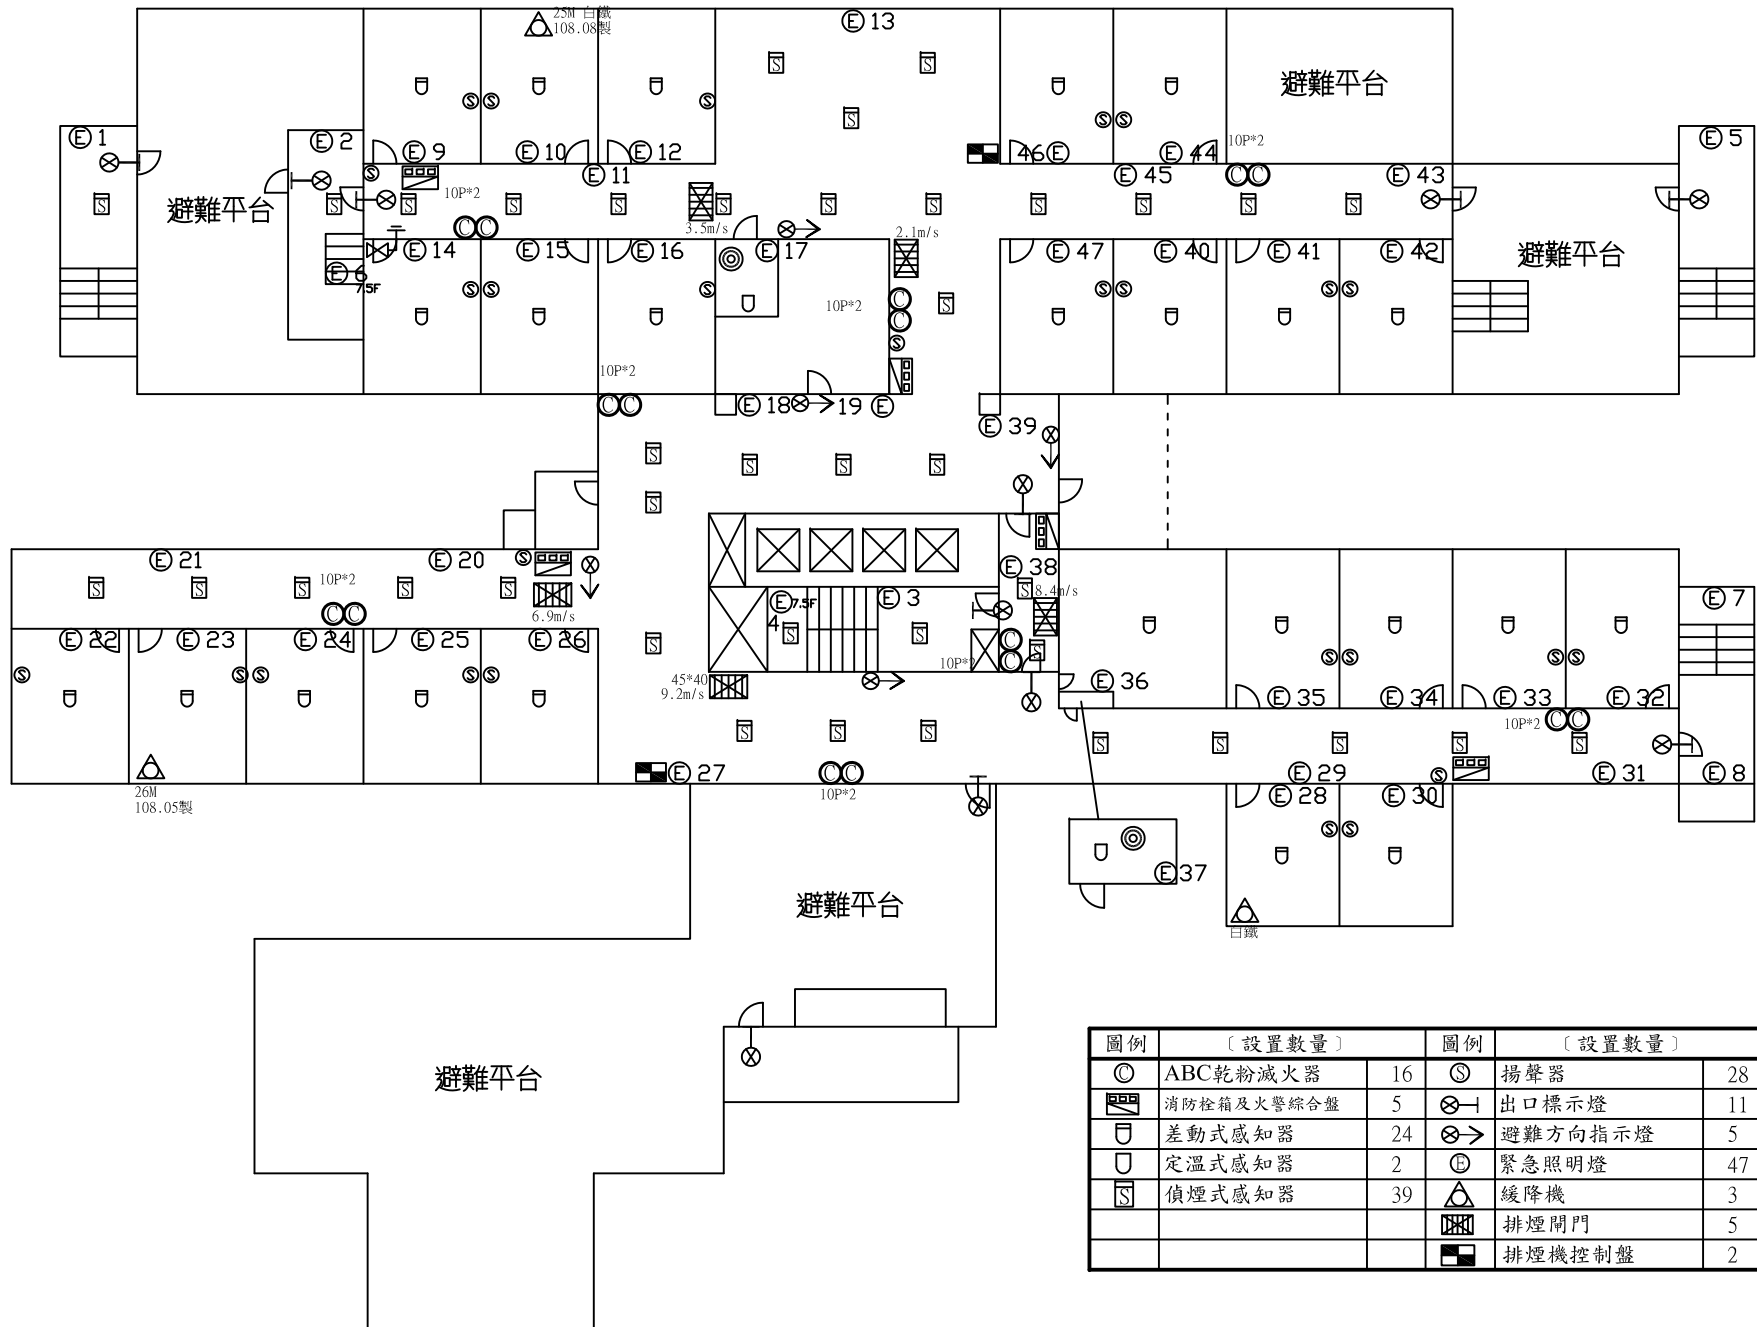 



圖例	[設置數量]	圖例	[設置數量]
◎	ABC乾粉滅火器 16	⊙	揚聲器 28
☒	消防栓箱及火警綜合盤 5	⊗	出口標示燈 11
∪	差動式感知器 24	⊗→	避難方向指示燈 5
∩	定溫式感知器 2	⊕	緊急照明燈 47
⊞	偵煙式感知器 39	△	緩降機 3
		☒	排煙開門 5
		☒	排煙機控制盤 2

受檢場所	名稱	國立中央大學	棟別	女生第十四宿舍	樓層	7F	天佑消防製	圖號	918-8
	地址	桃園市中壢區中大路300號							*18-8

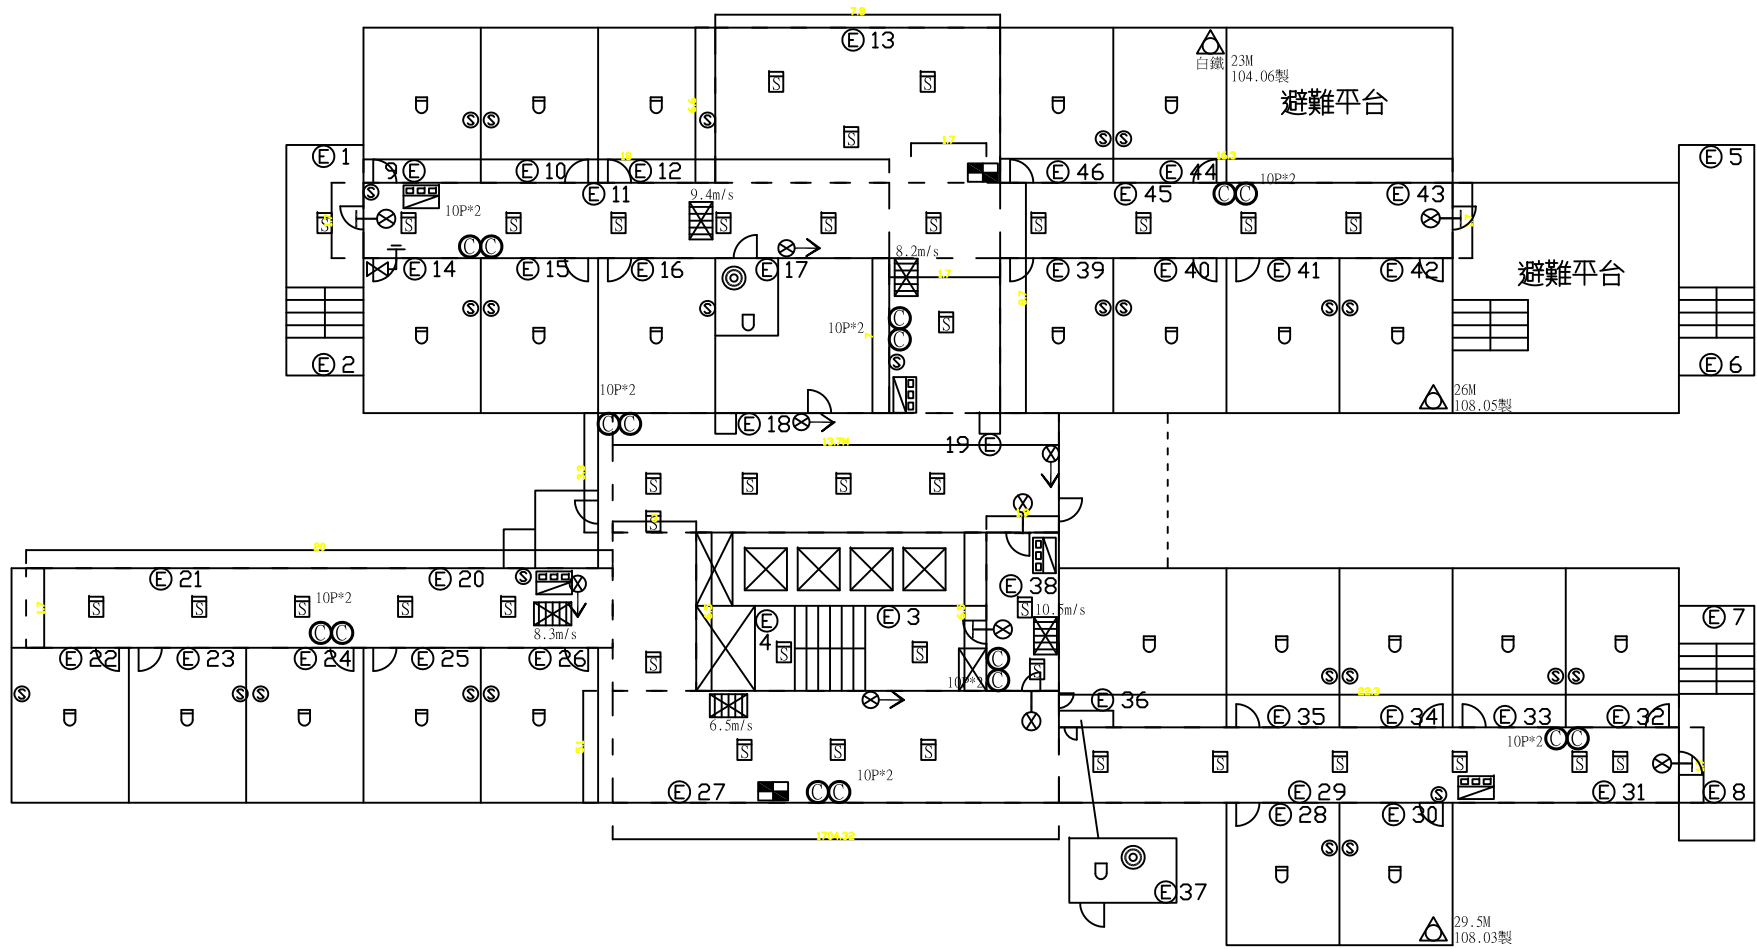 



圖例	[設置數量]	圖例	[設置數量]
◎	ABC乾粉滅火器 16	⊙	揚聲器 27
☒	消防栓箱及火警綜合盤 5	⊗	出口標示燈 6
⊔	差動式感知器 24	⊗→	避難方向指示燈 5
⊕	定溫式感知器 2	⊕	緊急照明燈 46
⊖	偵煙式感知器 39	△	緩降機 3
		⊘	排煙開門 5
		⊠	排煙機控制盤 2

受檢場所	名稱	國立中央大學	棟別	女生第十四宿舍	樓層	8F	天佑消防製	圖號	9
	地址	桃園市中壢區中大路300號						*18-9	

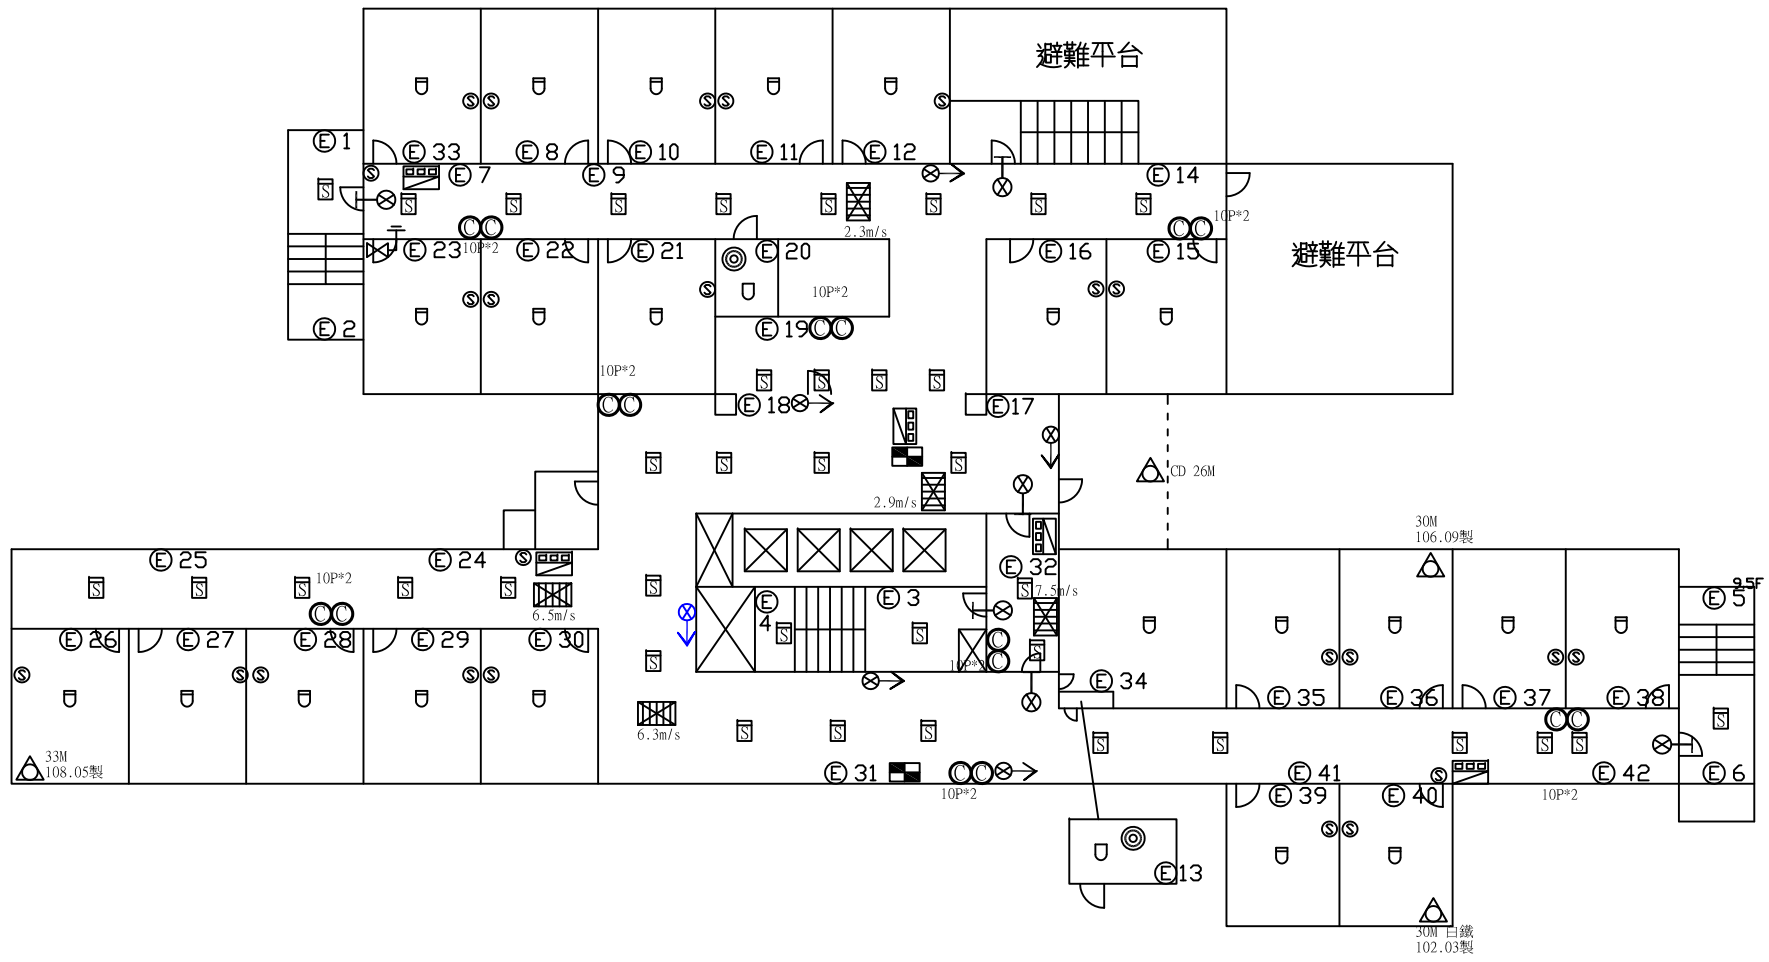 



圖例	[設置數量]	圖例	[設置數量]
◎	ABC乾粉滅火器 16	⊙	揚聲器 24
☒	消防栓箱及火警綜合盤 5	⊗	出口標示燈 6
⊖	差動式感知器 22	⊗→	避難方向指示燈 6
⊖	定溫式感知器 2	⊕	緊急照明燈 42
⊖	偵煙式感知器 37	△	緩降機 4
		⊖	排煙開門 5
		⊖	排煙機控制盤 2

受檢場所	名稱	國立中央大學	棟別	女生第十四宿舍	樓層	9F	天佑消防製	圖號
	地址	桃園市中壢區中大路300號						

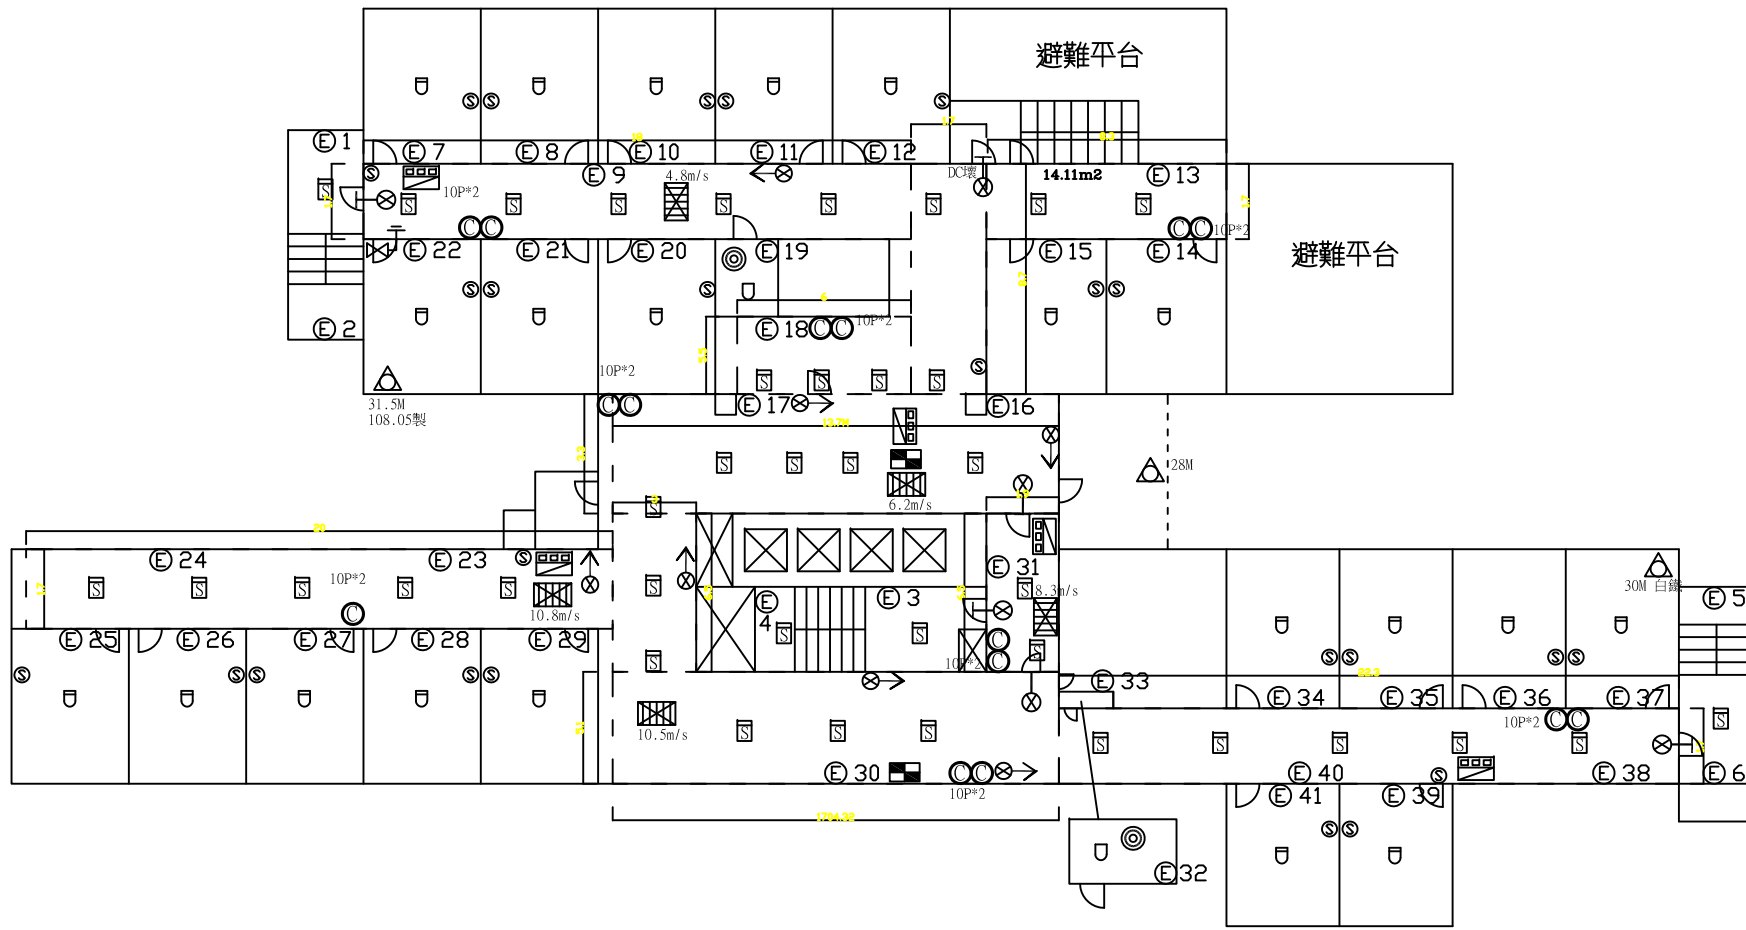 



圖例	[設置數量]	圖例	[設置數量]
◎	ABC乾粉滅火器 16	⊙	揚聲器 25
☒	消防栓箱及火警綜合盤 5	⊗	出口標示燈 6
⊖	差動式感知器 21	⊗→	避難方向指示燈 7
⊖	定溫式感知器 2	⊕	緊急照明燈 41
⊖	偵煙式感知器 38	△	緩降機 3
		☒	排煙開門 5
		⊖	排煙機控制盤 2

受檢場所	名稱	國立中央大學	棟別	女生第十四宿舍	樓層	10F	天佑消防製	圖號
	地址	桃園市中壢區中大路300號						

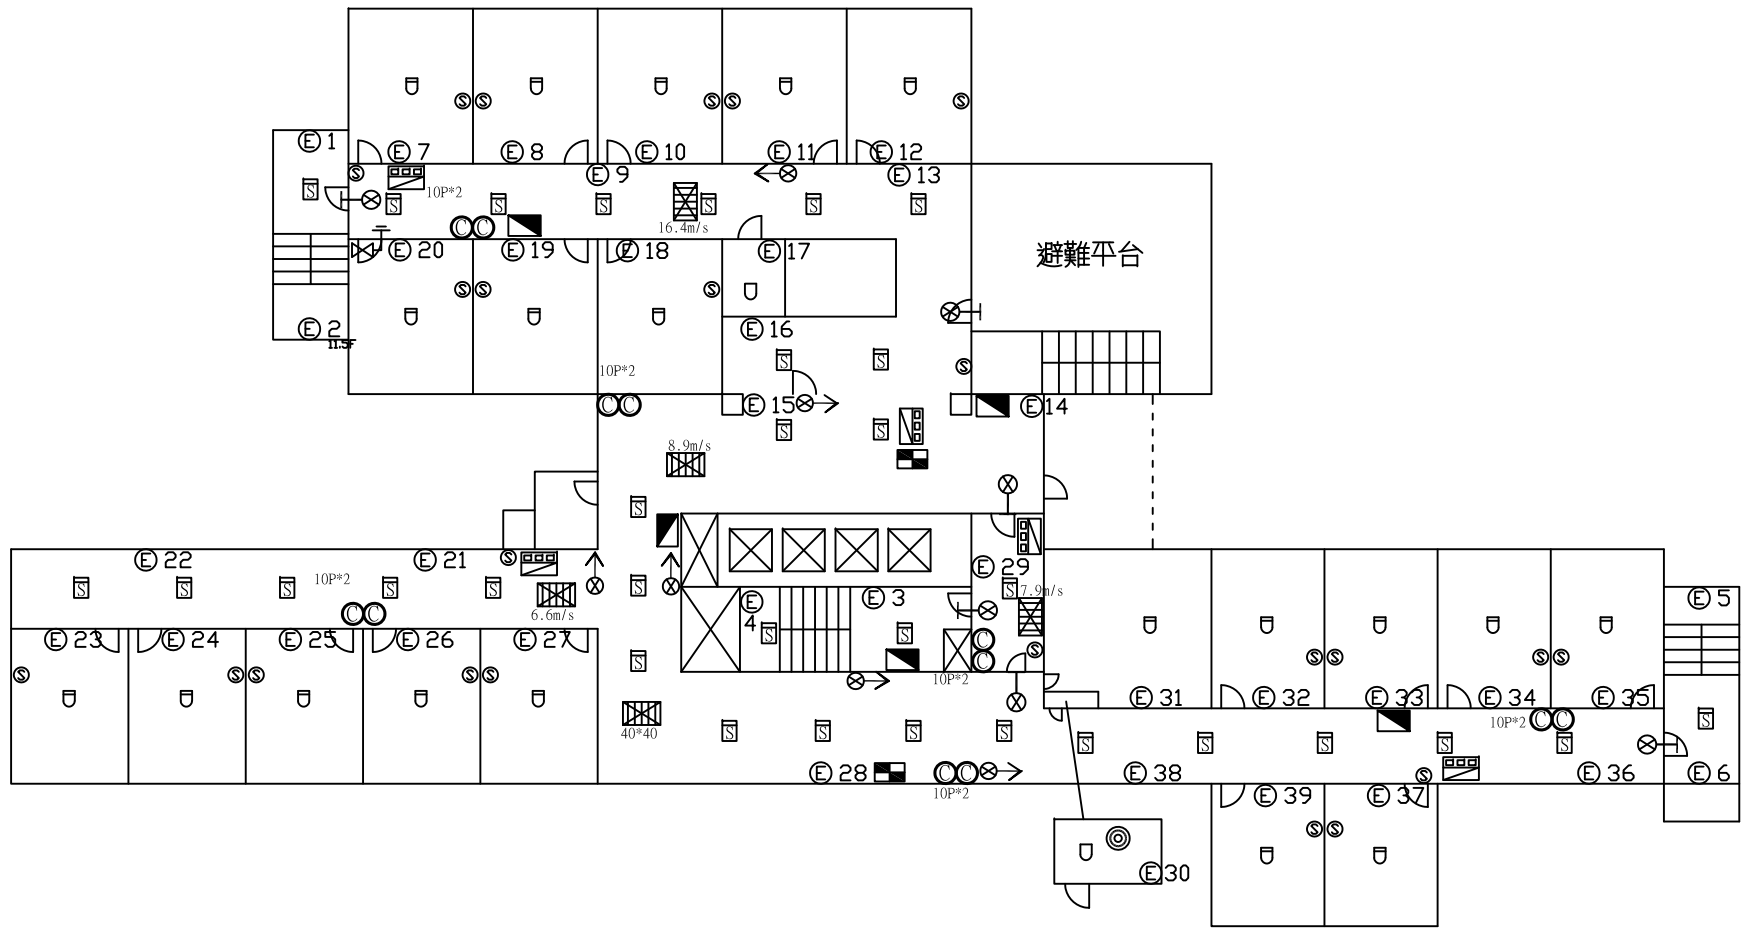 

圖例	[設置數量]	圖例	[設置數量]
◎	ABC乾粉滅火器 12	⊙	揚聲器 24
消防栓箱及火警綜合盤	5	⊗	出口標示燈 6
水帶箱	4	⊗→	避難方向指示燈 6
差動式感知器	20	⊕	緊急照明燈 39
定溫式感知器	2	△	緩降機 0
偵煙式感知器	32	▨	排煙開門 5
		■	排煙機控制盤 2

受檢場所	名稱	國立中央大學	棟別	女生第十四宿舍	樓層	11F	天佑消防製	圖號	
	地址	桃園市中壢區中大路300號							*18-12

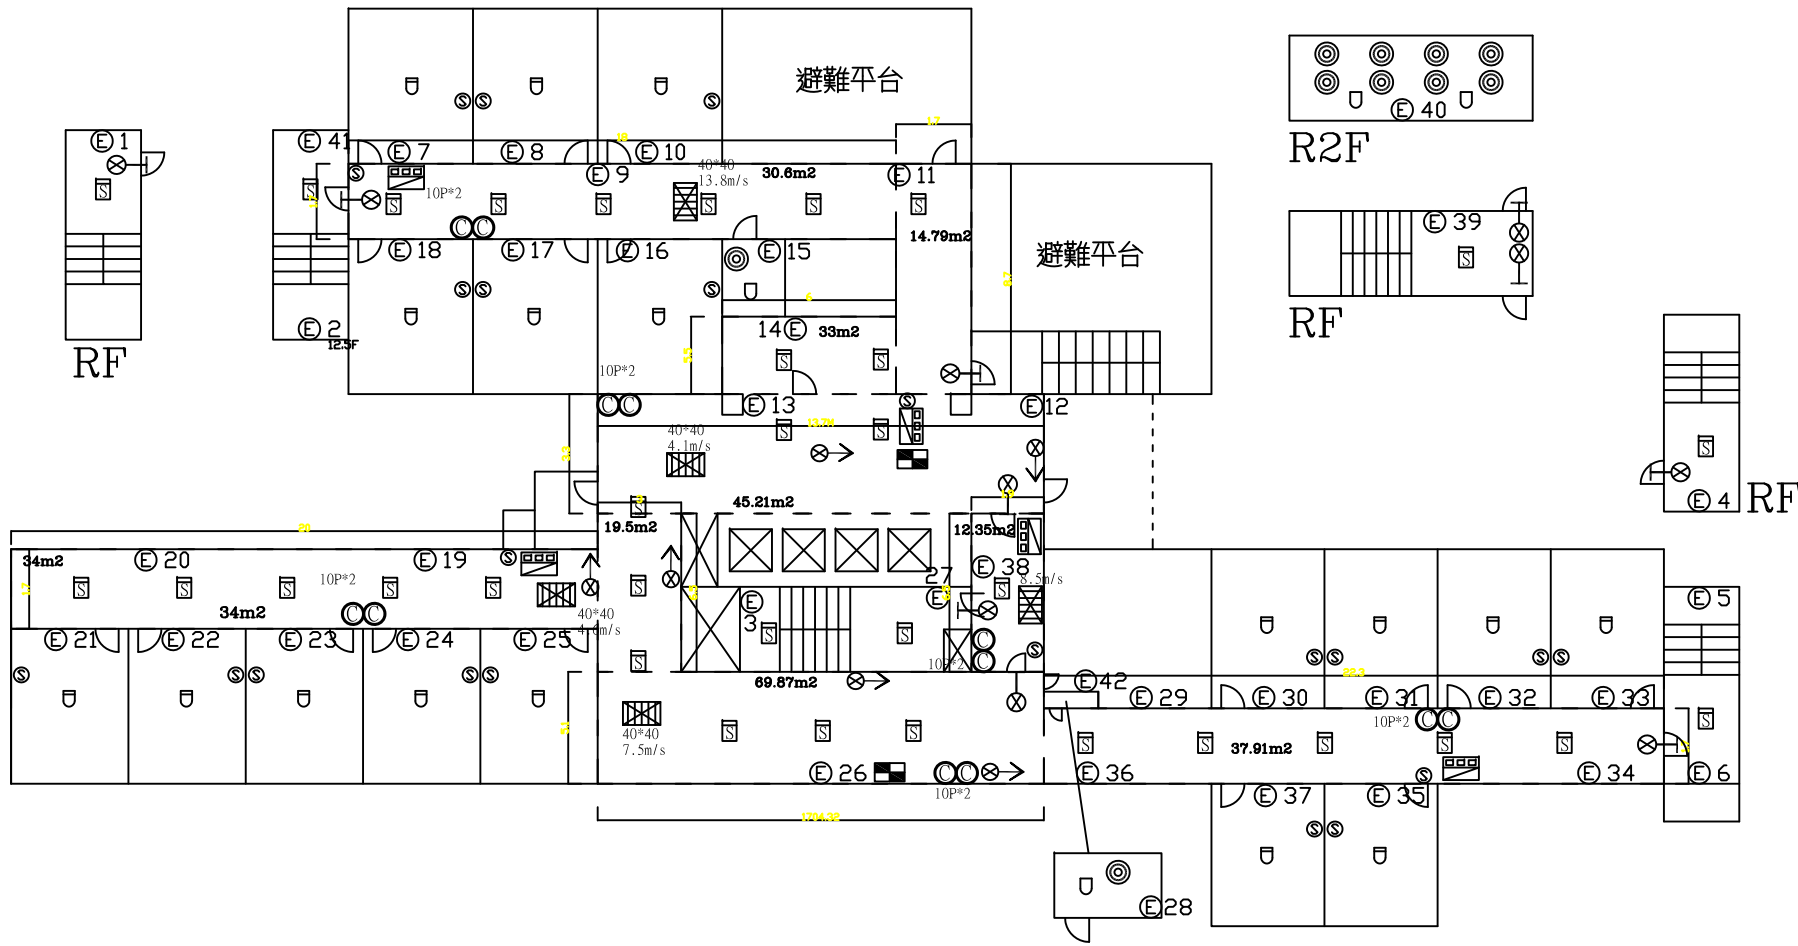 

圖例	[設置數量]	圖例	[設置數量]
◎	ABC乾粉滅火器 12	⊙	揚聲器 22
☒	消防栓箱及火警綜合盤 5	⊗	出口標示燈 10
▢	水帶箱 0	⊗→	避難方向指示燈 6
⊖	差動式感知器 17	⊕	緊急照明燈 42
⊖	定溫式感知器 4	△	緩降機 0
⊖	偵煙式感知器 34	▨	排煙開門 5
		■	排煙機控制盤 2

受檢場所	名稱	國立中央大學	棟別	女生第十四宿舍	樓層	12F、RF	天佑消防製	圖號
	地址	桃園市中壢區中大路300號						